

TYP PROVEDENÍ: RZB-Z-5S165
 KRYTÍ: IP43
 ROZMĚRY: 734x942x138
 DĚLENÍ: -
 NÁTĚR: RAL 9003
 OBSLUHA: -
 PŘÍVOD (Y): SPODEM
 VÝVODY: NAHORU

Proudová soustava: 3NPE AC 50Hz, 400/230V, síť TN-S


Ochrana před nebezpečným dotykovým napětím neživých částí
dle ČSN 33 200-4-41 ed.2:


Základní ochrana – izolací živých částí a krytím


Ochrana při poruše – automatickým odpojením od zdroje,
ochranným pospojováním


Doplňková ochrana – proudovým chráničem


I. ETAPA


| | | | | |
|--|---|-----------------------|---|---------|
| VYPRACOVAL | VEDOUČÍ PROJEKTANT | ZODPOVĚDNÝ PROJEKTANT | <div> ELEKTRO-SYCHRA Elektro-Sychra, spol. s r.o. Jilemnického 233 562 01, Ústí nad Orlicí tel: 465 523 140, e-mail: info@elektro-sychra.cz</div> | |
| DAVID TOMAN | ING. PETR ŠEĎAJ | ING. PETR ŠEĎAJ | | |
| MÍSTO VÝSTAVBY | Lanškroun, Dolní Třešňovec 17,18, 563 01 | | | |
| INVESTOR | Pardubický kraj, Komenského náměstí 125 532 11 Pardubice | | | |
| STAVBA SŠ ZEMĚDĚLSKÁ A VETERINÁRNÍ LANŠKROUN — REKONSTRUKCE ELEKTROINSTALACE | | | FORMÁT | A4 |
| | | | DATUM | 03/2018 |
| | | | STUPEŇ | DPS |
| | | | ČÍSLO ZAKÁZKY | 18013 |
| | | | MĚŘÍTKO | 1 : 50 |
| OBSAH | ROZVADĚČ RMS1 | | ČÍSLO VÝKRESU | E—527 |

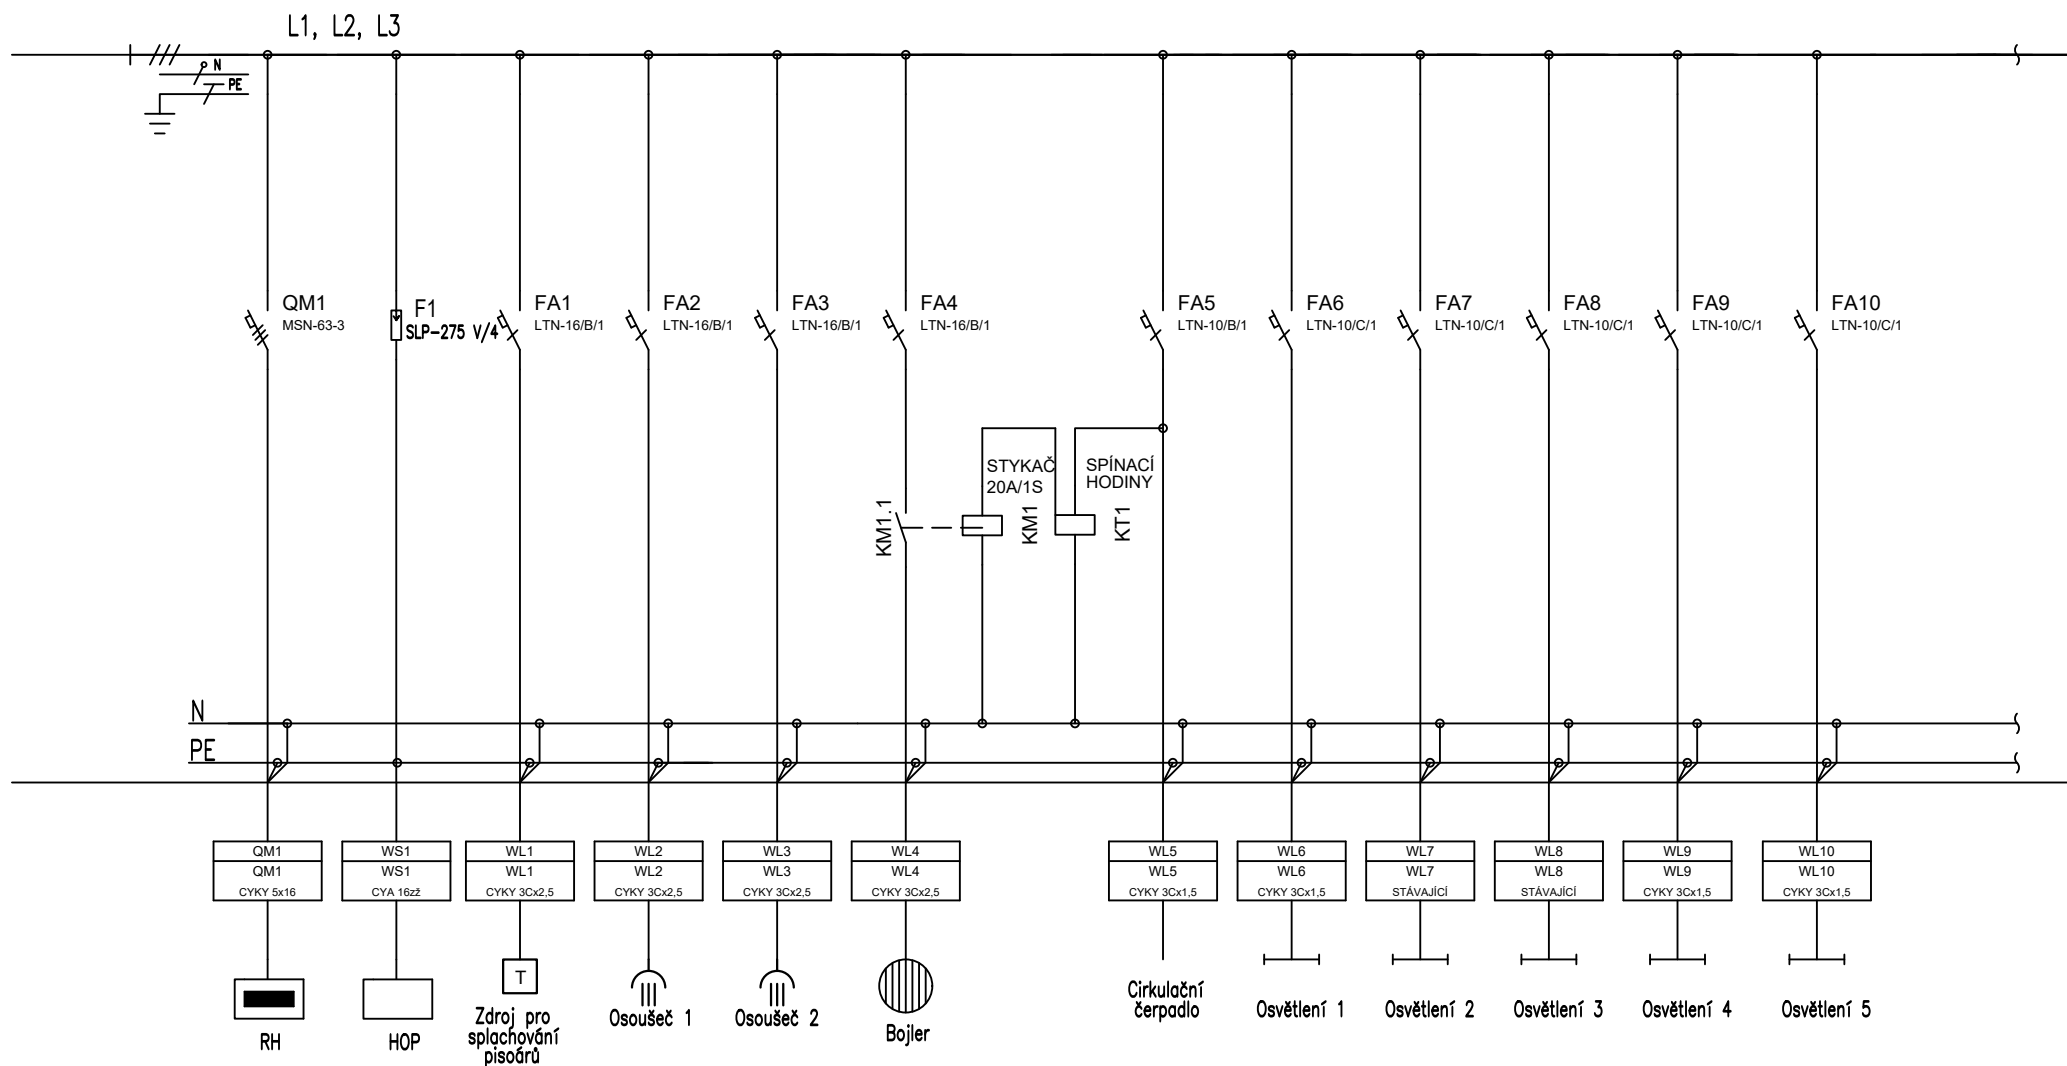


| | | | | | |
|--|-------------------------|---------------------|---|---------------|-----------------|
| LIST C.: LISTU: | 2 7 | ROZVADĚČ RMS1 | | | ARCHIVNI CISLO: |
| <div><div>ELEKTRO-SYCHRA Elektro-Sychra, spol. s r.o. Jiennického 233 562 01, Ústí nad Orlicí tel: 465 523 140, e-mail: info@elektro-sychra.cz</div></div> | OBJ.C.,PJ: I.ETAPA | ZAK.CISLO: 18013 | AKCE: SŠ zemědělská a veterinární Lanškroun- rekonstrukce elektroinstalace | VYKRES CISLO: | |
| | PROVEDL: DAVID TOMAN | DATUM: 3/2018 | INVESTOR: Pardubický kraj, Komenského náměstí 125, 532 11 Pardubice | E-527 | |

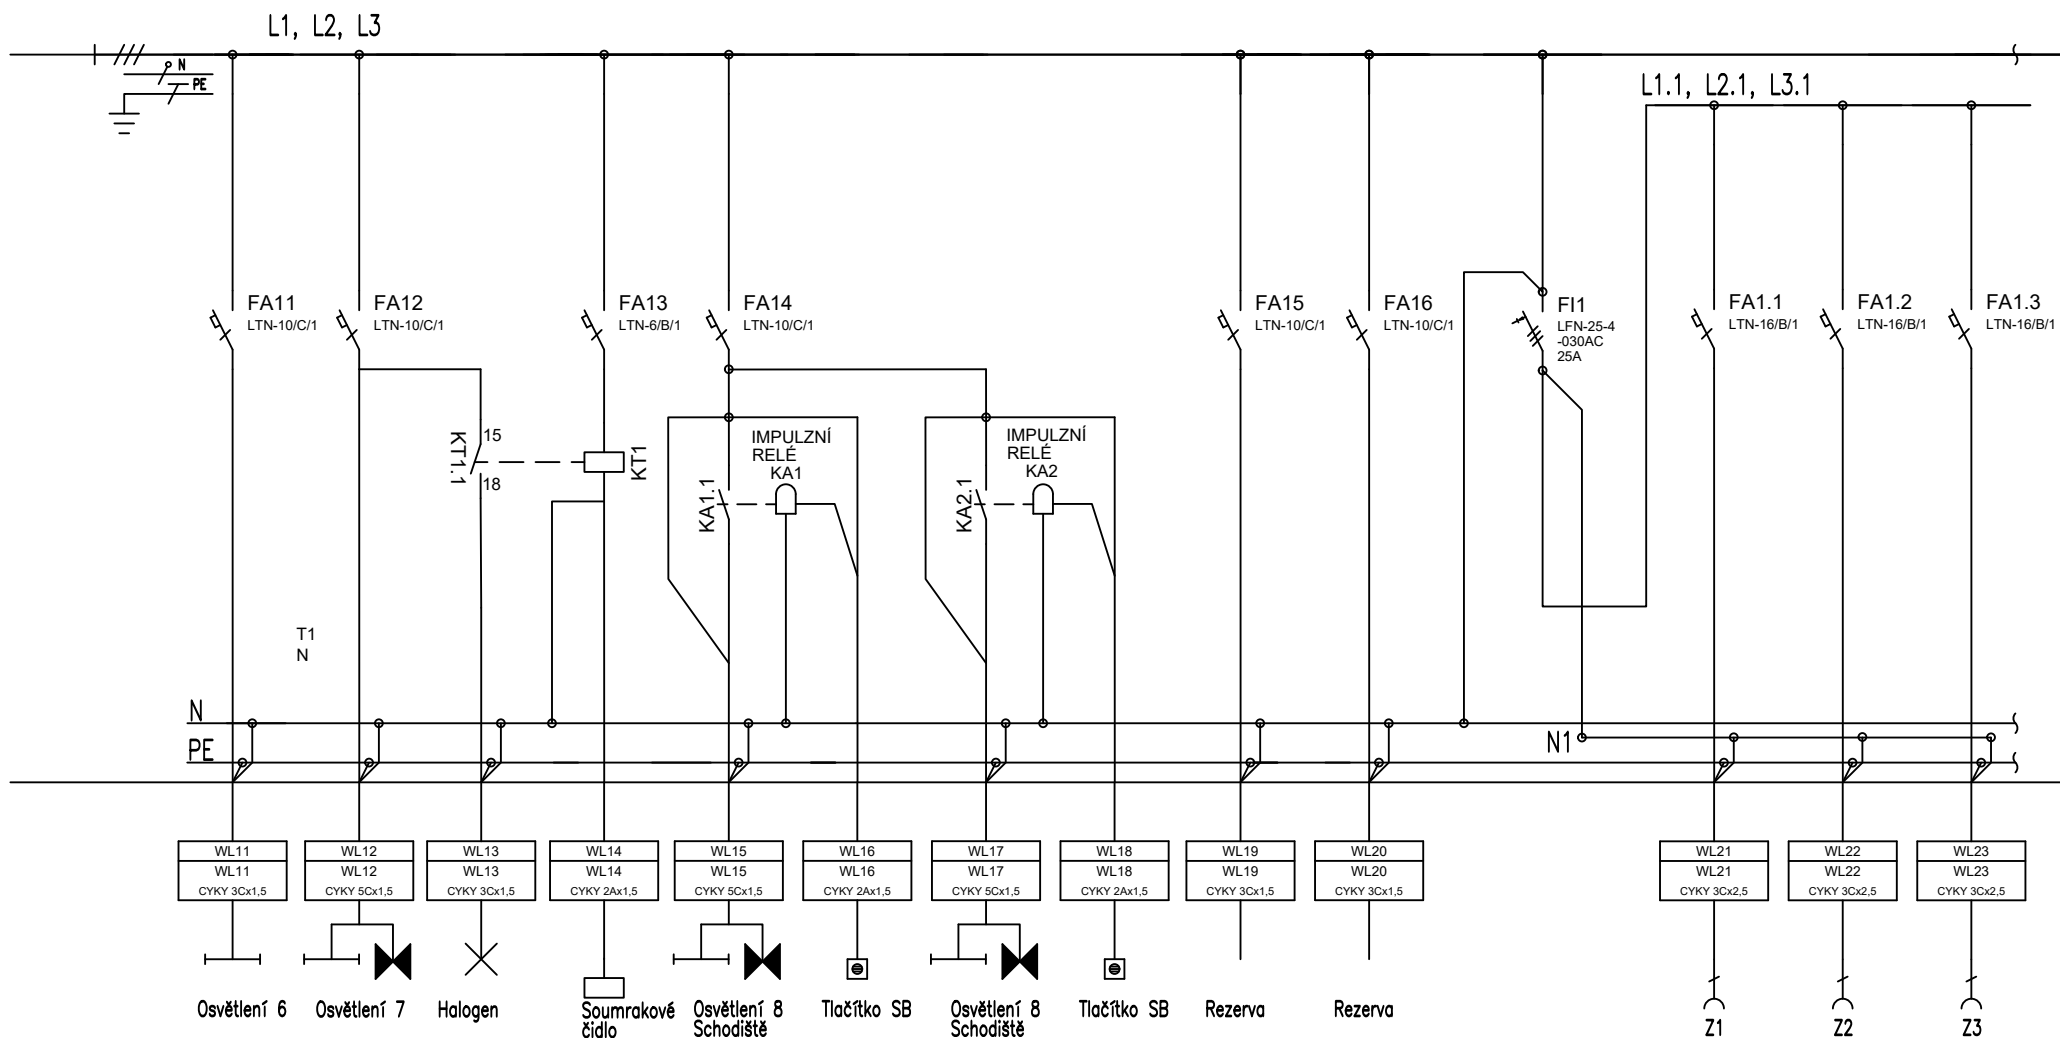


| | | | | | |
|--|-------------------------|---------------------|---|--|----------------------------|
| LIST C.: LISTU: | 3 7 | ROZVADĚČ RMS1 | | | ARCHIVNÍ ČÍSLO: |
|  Elektro-Sychra, spol. s r.o. Jilemnického 233 562 01, Ústí nad Orlicí tel: 465 523 140, e-mail: info@elektro-sychra.cz | OBJ.C.,PJ: I.ETAPA | ZAK.CÍSLO: 18013 | AKCE: SŠ zemědělská a veterinární Lanškroun- rekonstrukce elektroinstalace | | VYKRES ČÍSLO: E-527 |
| | PROVEDL: DAVID TOMAN | DATUM: 3/2018 | INVESTOR: Pardubický kraj, Komenského náměstí 125, 532 11 Pardubice | | |

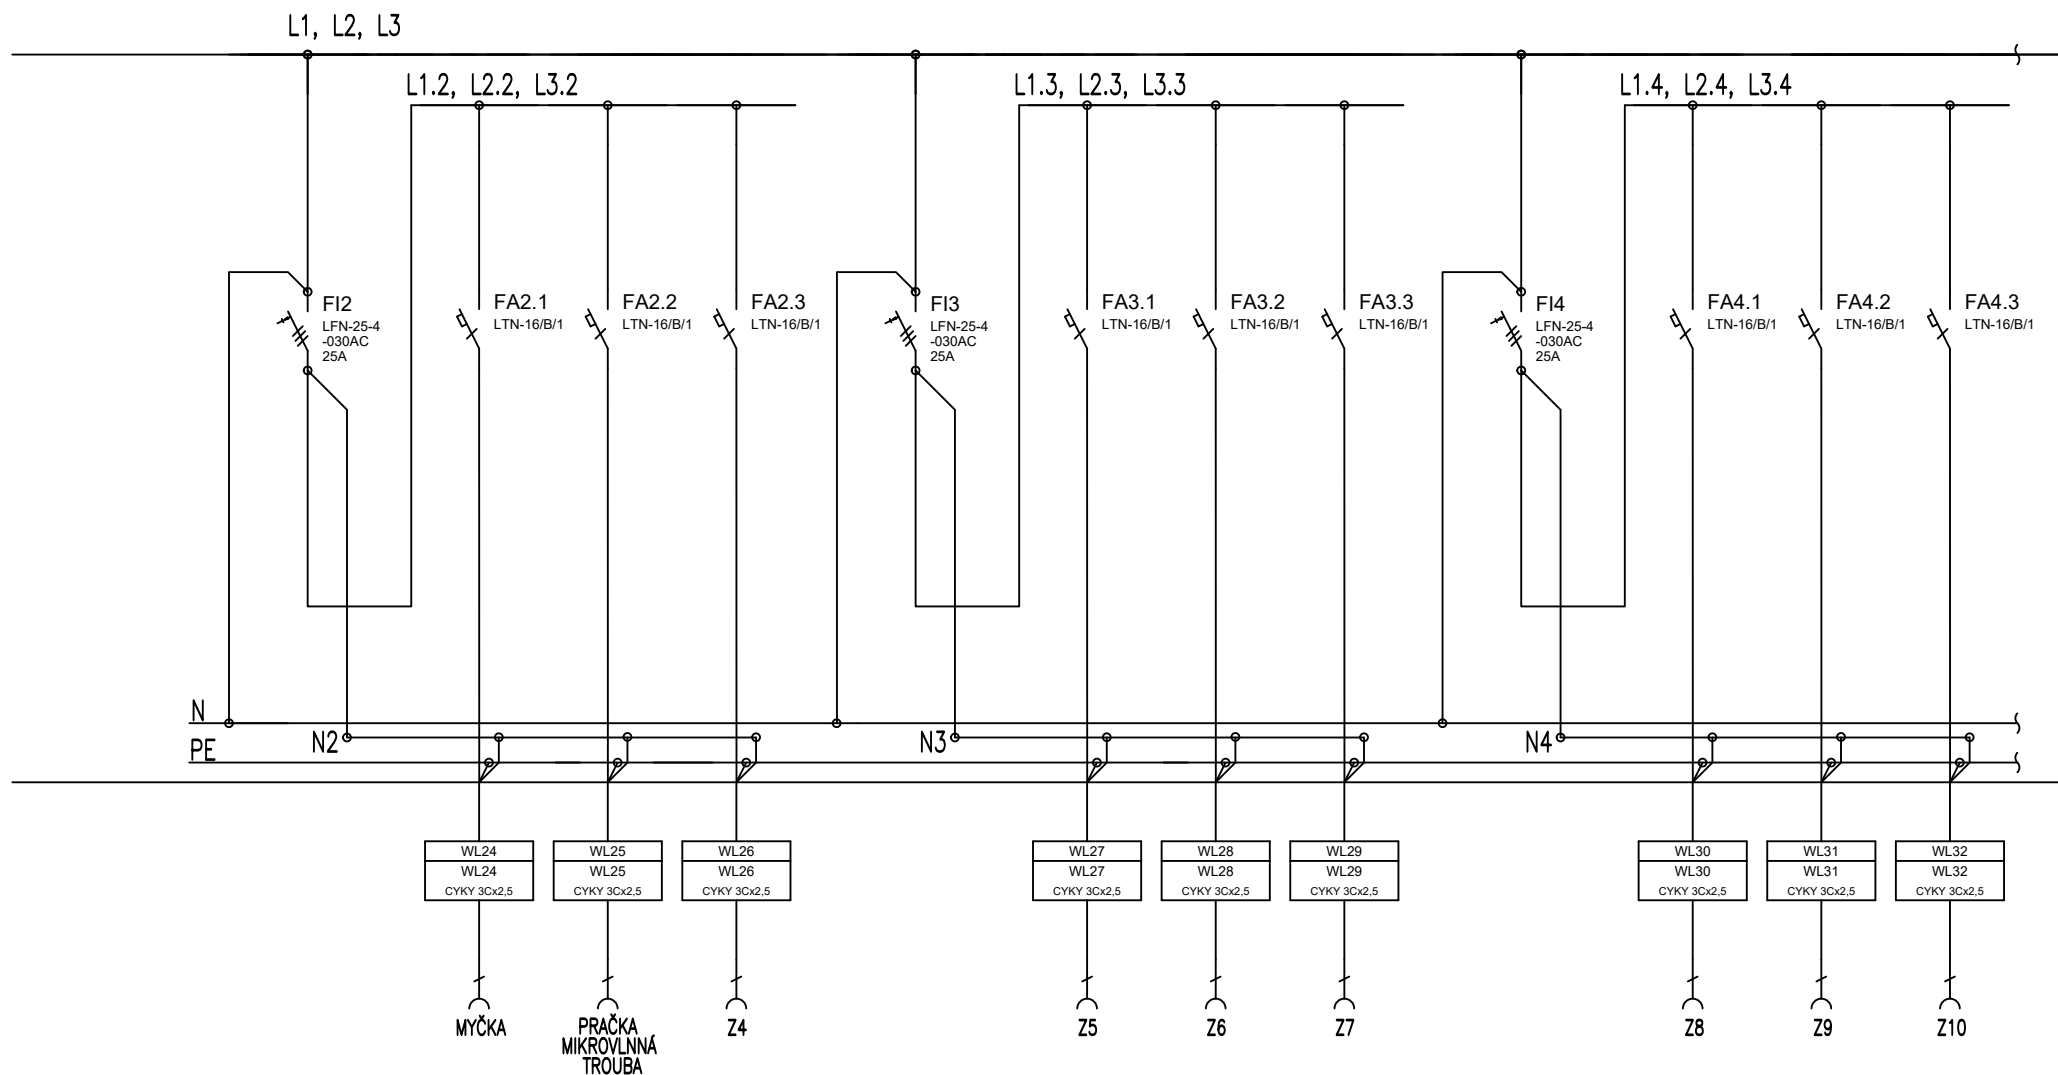

| | | | | |
|---|----------------------|------------------|--|-----------------|
| LIST C.: 4 | ROZVADĚČ RMS1 | | | ARCHIVNI CISLO: |
| LISTU: 7 | | | | VYKRES CISLO: |
| ELEKTRO-SYCHRA Elektro-Sychra, spol. s r.o. Jilemnického 233 562 01 Ústí nad Orlicí tel: 465 523 140, e-mail: info@elektro-sychra.cz | OBJ.C.,PJ: I.ETAPA | ZAK.CISLO: 18013 | AKCE: SŠ zemědělská a veterinární Lanškroun- rekonstrukce elektroinstalace | E-527 |
| | PROVEDL: DAVID TOMAN | DATUM: 3/2018 | INVESTOR: Pardubický kraj, Komenského náměstí 125, 532 11 Pardubice | |

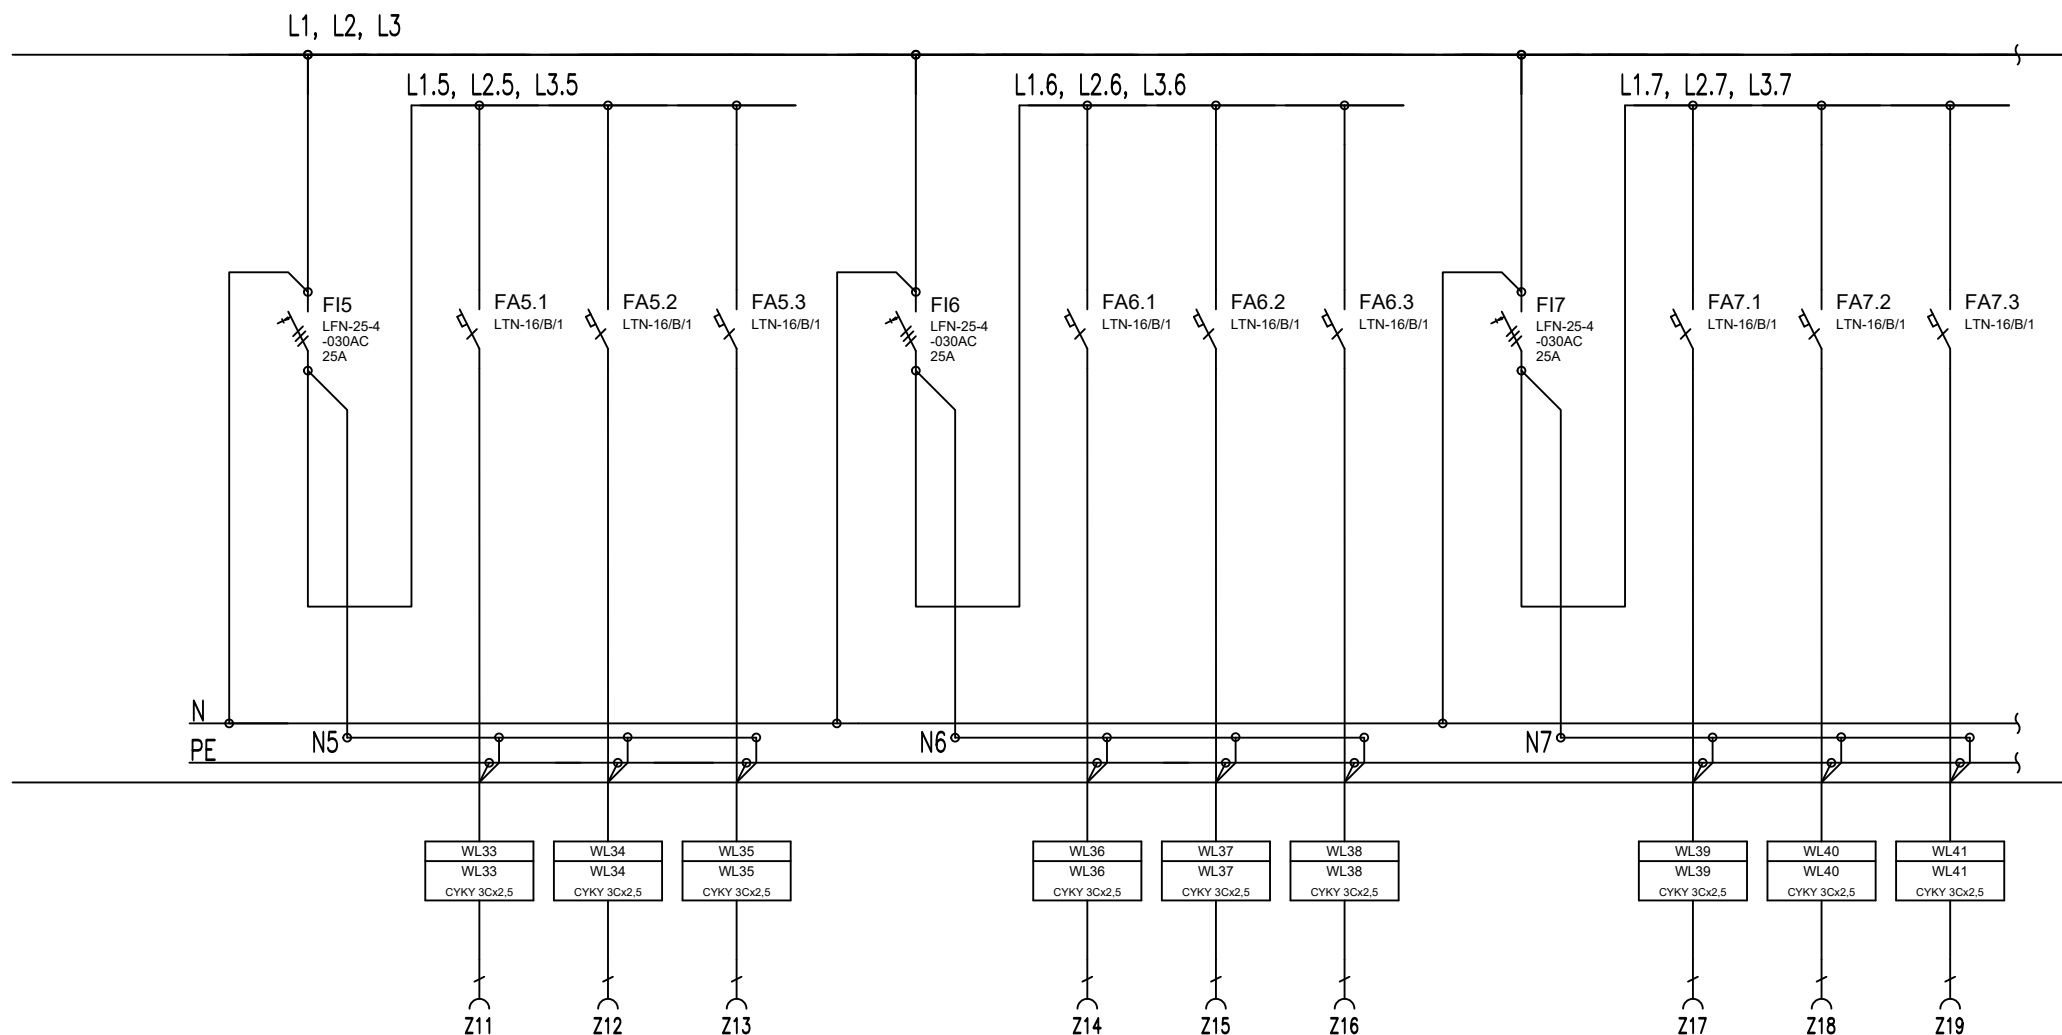

| | | | | |
|---|-----------------------|--|---|-----------------|
| LIST C.: 5 LISTU: 7 ELEKTRO-SYCHRA <small>Elektro-Sychra, spol. s r.o. Jilemnického 233 562 01, Ústí nad Orlicí tel: 465 523 140, e-mail: info@elektro-sychra.cz</small> | ROZVADĚČ RMS1 | | | ARCHIVNÍ ČÍSLO: |
| | OBJ.C.,PJ: I.ETAPA | ZAK.ČÍSLO: 18013 | AKCE: SŠ zemědělská a veterinární Lanškroun- rekonstrukce elektroinstalace | ČÍSLO KRESLA: |
| PROVEDL: DAVID TOMAN | DATUM: 3/2018 | INVESTOR: Pardubický kraj, Komenského náměstí 125, 532 11 Pardubice | E-527 | |

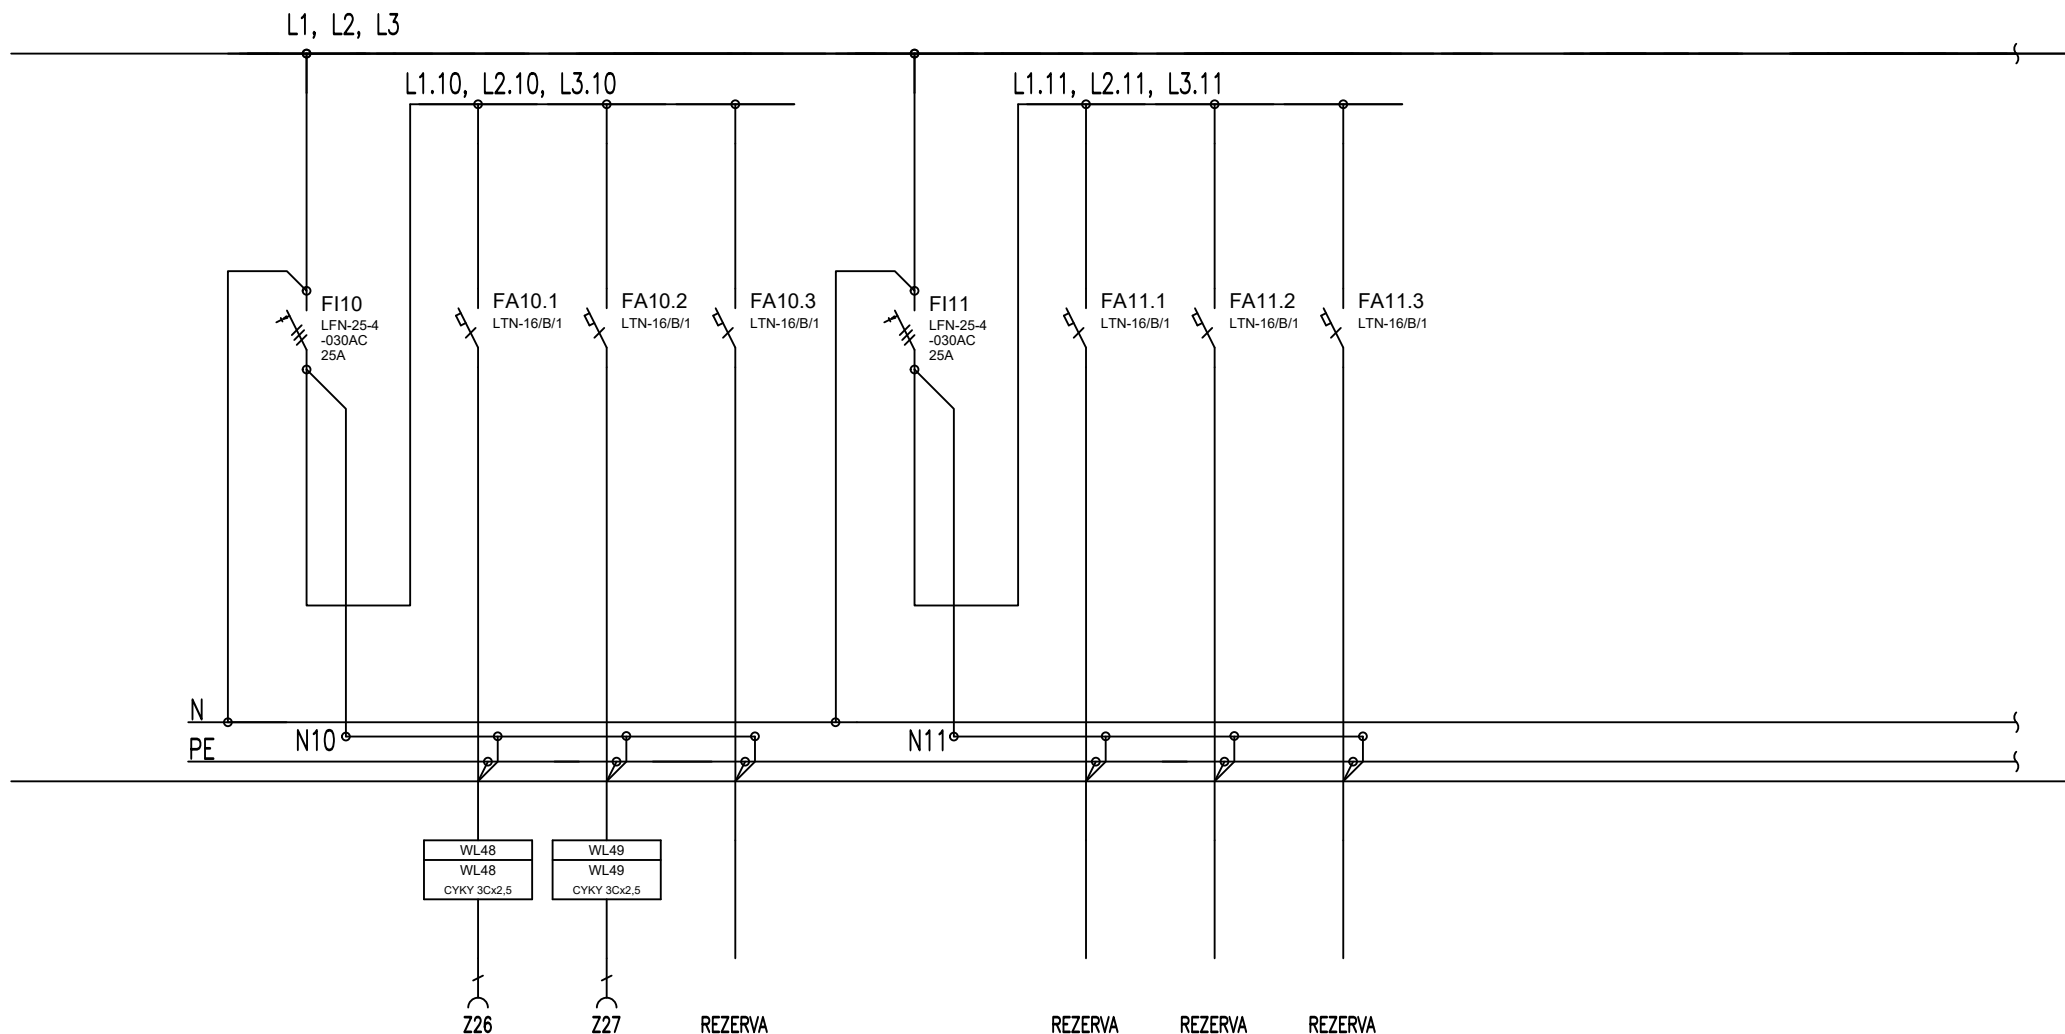

| | | | | | |
|---|-------------------------|---------------------|---|--|-------------------------------|
| ELEKTRO-SYCHRA <small>Elektro-Sychra, spol. s r.o. Jilemnického 233 562 01, Ústí nad Orlicí tel: 465 523 140, e-mail: info@elektro-sychra.cz</small> | LIST C.: 7 LISTU: 7 | | ROZVADĚČ RMS1 | | ARCHIVNÍ ČÍSLO: |
| | OBJ.C.,PJ: I.ETAPA | ZAK.ČÍSLO: 18013 | AKCE: SŠ zemědělská a veterinární Lanškroun- rekonstrukce elektroinstalace | | VÝKRES ČÍSLO: E-527 |
| | PROVEDL: DAVID TOMAN | DATUM: 3/2018 | INVESTOR: Pardubický kraj, Komenského náměstí 125, 532 11 Pardubice | | |