


LEGENDA MÍSTNOSTÍ

ČÍSLO MÍSTN.	ÚČEL MÍSTNOSTI	PLOCHA m²
1.01	CHODBA	5,30
1.02	WC - DÍVKY	11,20
1.03	UMÝVÁRNA - DÍVKY	23,80
1.04	CHODBA	11,10
1.05	WC - CHLAPCI	13,40
1.06	CHODBA	14,00
1.07	PŘEDSÍŇ	3,80
1.08	WC	0,90
1.09	SPRCHA	2,50
1.10	ŠATNA - PERSONÁL	7,10
1.11	SOC. ZÁZ. - PERSONÁL	10,00
1.12	SKLAD	18,00
1.13	SKLAD	7,40
1.14	SCHODIŠTÉ	11,80
1.15	CHODBA	

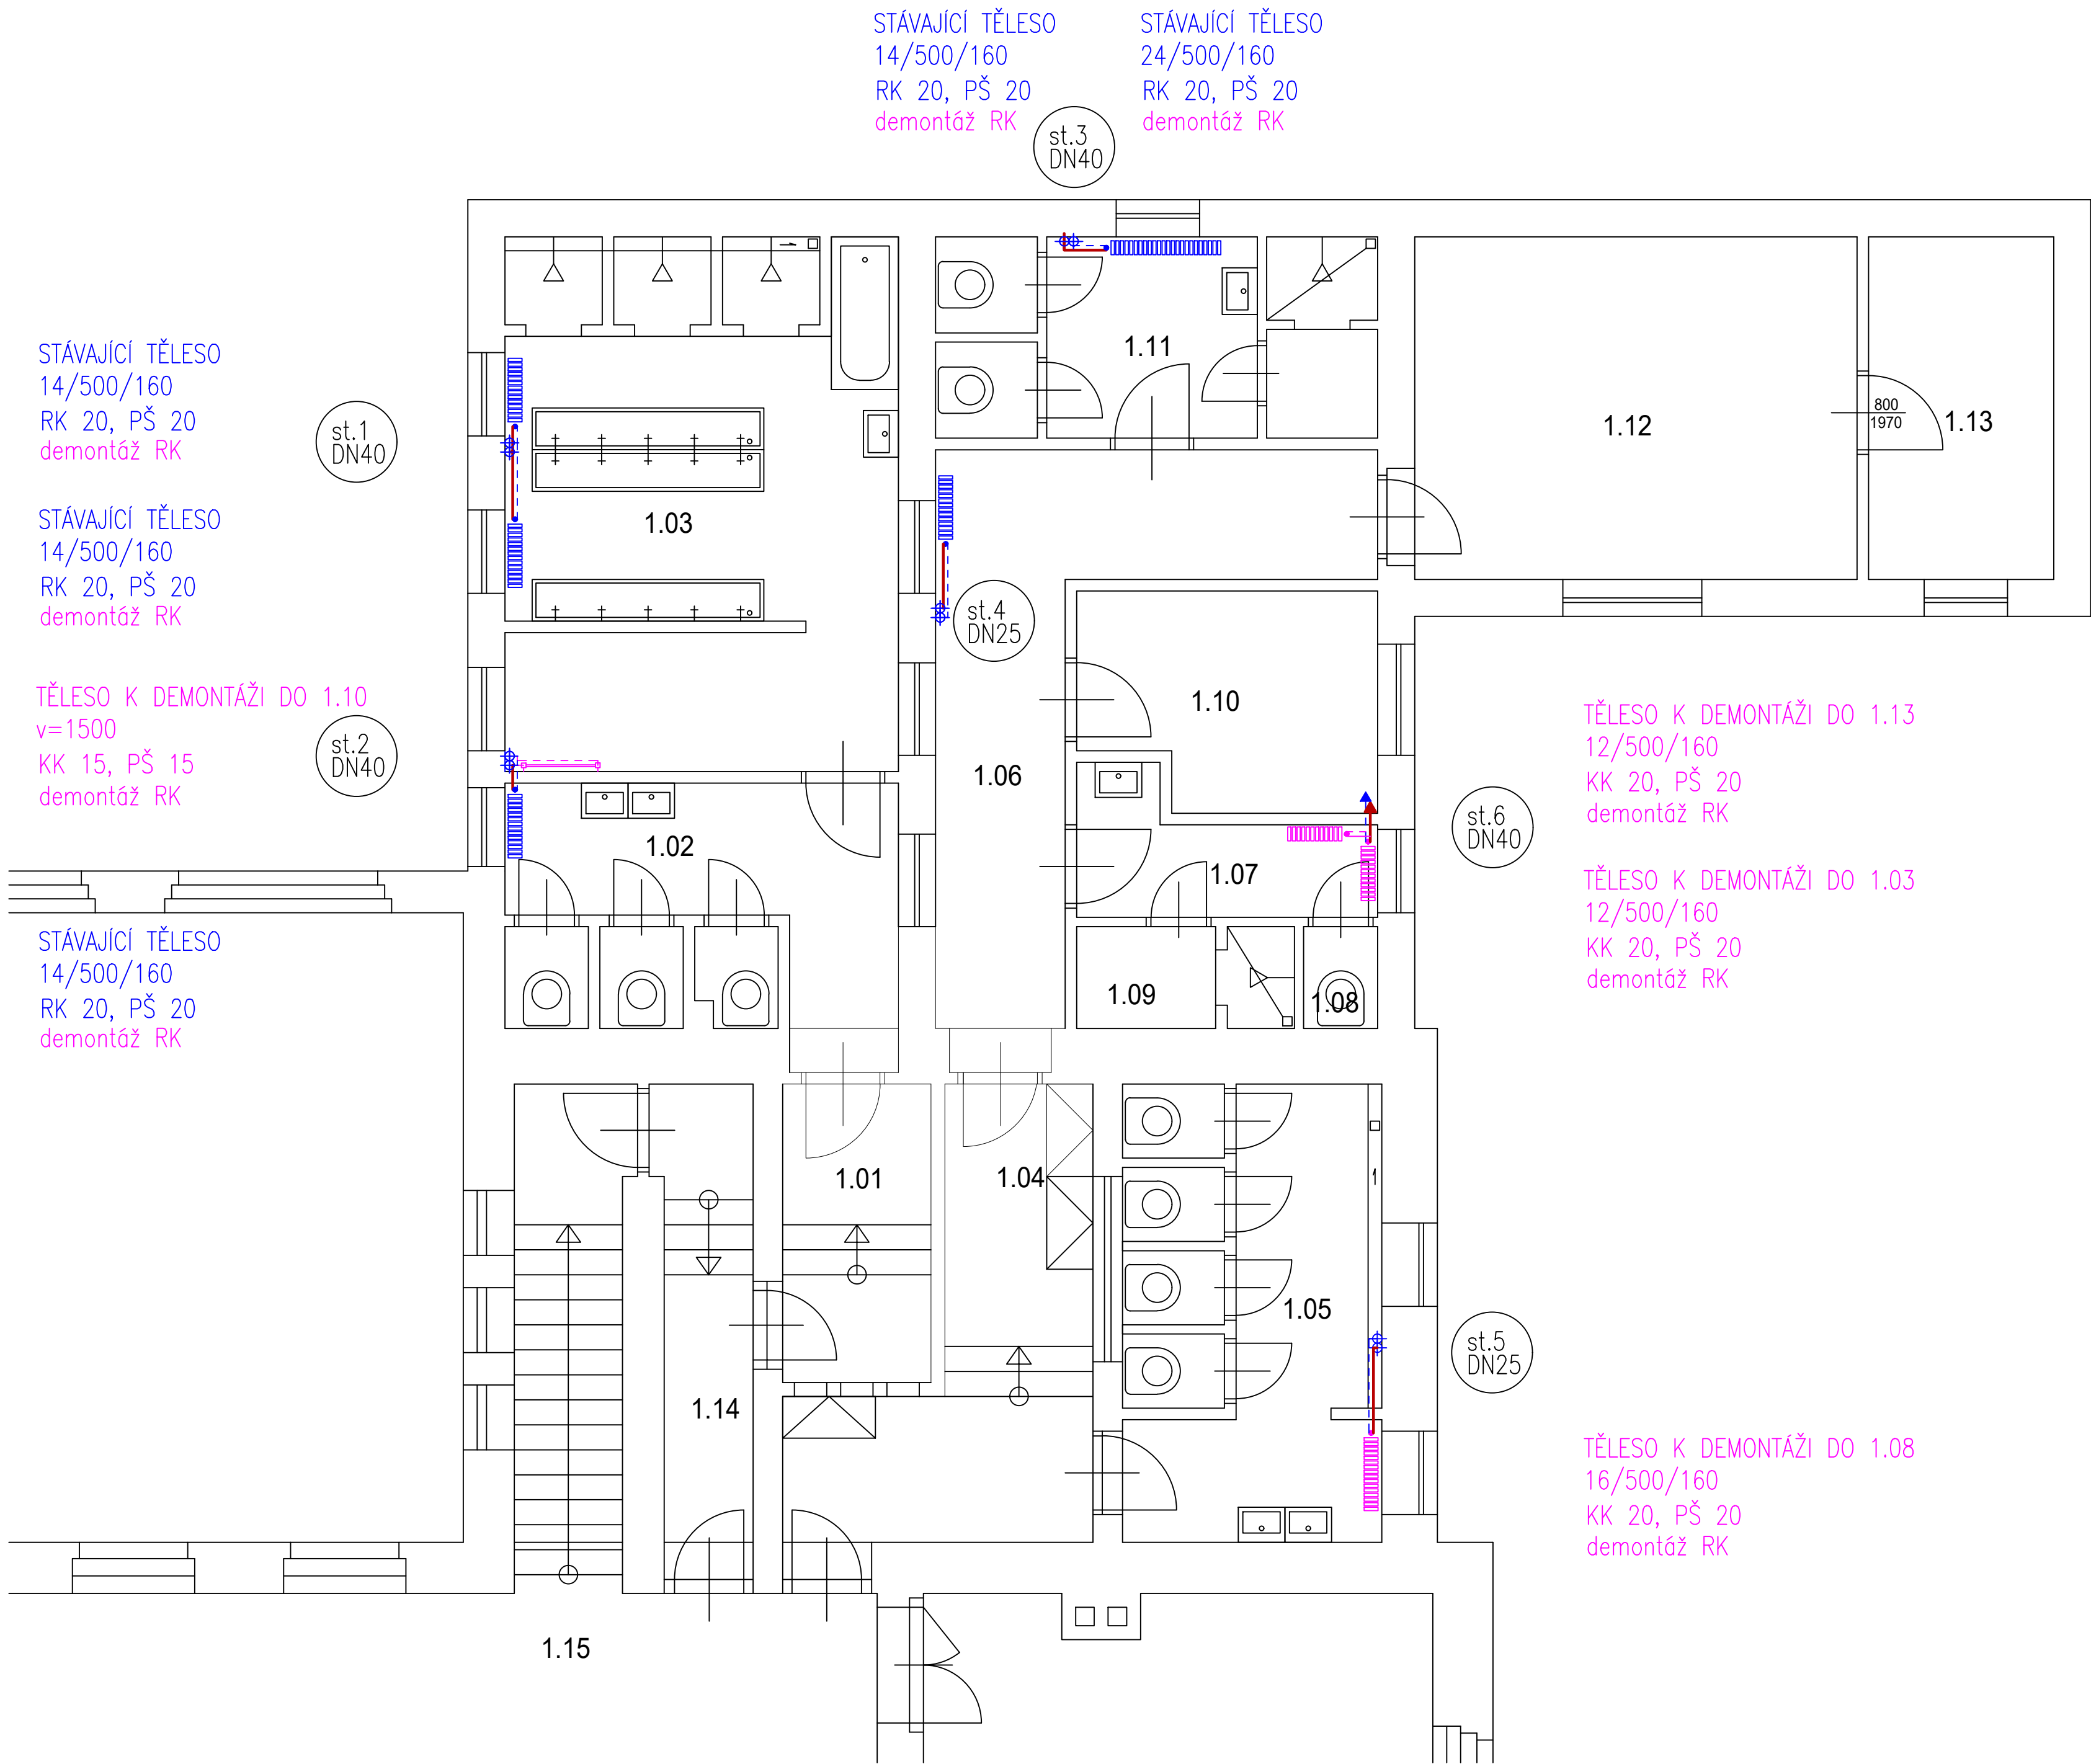

LEGENDA ARMATUR

RK	STÁVAJÍCÍ RADIÁTOROVÝ KOHOUT
PŠ	PŘÍMÉ ŠROUBENÍ
HM	SDRUŽENÁ ARMATURA TRUBKOVÝCH TĚLES
TRV	TERMOSTATICKÝ VENTIL S TERMOSTATICKOU HLAVICÍ

LEGENDA OTOPNÝCH TĚLES

	STÁVAJÍCÍ ČLÁNKOVÝ RADIÁTOR – PONECHANÝ
	STÁVAJÍCÍ DESKOVÝ RADIÁTOR – PONECHANÝ
	STÁVAJÍCÍ TRUBKOVÉ TĚLESO – PONECHANÉ
	STÁVAJÍCÍ ČLÁNKOVÝ RADIÁTOR – PŘESUNUTÝ
	STÁVAJÍCÍ DESKOVÝ RADIÁTOR – PŘESUNUTÝ
	STÁVAJÍCÍ TRUBKOVÉ TĚLESO – PŘESUNUTÉ
	NOVÝ ČLÁNKOVÝ RADIÁTOR
	NOVÝ DESKOVÝ RADIÁTOR
	NOVÉ TRUBKOVÉ TĚLESO

LEGENDA POTRUBÍ

	ROZVOD K RADIÁTORŮM 70/55°C PŮVODNÍ
	ROZVOD K RADIÁTORŮM 70/55°C NOVÝ

POZNÁMKA:

PŘED MONTÁŽÍ NOVÉHO POTRUBÍ BUDE ZKONTROLOVÁNO ŘÁZENÍ POTRUBÍ, ABY NEBYLO MOŽNO ZAMĚNIT PŘÍVOD A ZPÁTEČKU!


POZNÁMKA:

PO ODŘEZÁNÍ URČENÝCH ČÁSTÍ POTRUBÍ BUDE POTRUBÍ UTĚSNĚNO TAK, ABY DO NĚJ NEMOHLÝ VNIKNOU NEČISTOTY A PO PROVEDENÍ STAVEBNÍCH ÚPRAV BUDE PROVEDENO OSAZENÍ NOVÝCH TĚLES NEBO PŘEMÍSTĚNÍ STÁVAJÍCÍCH TĚLES S NOVÝM NÁPOJENÍM CU PÁJENÝM POTRUBÍM. VARIANTNĚ LZE POUŽÍT POTRUBÍ OCEL – V MÍSTECH, KDE BY BYLO OBTÍŽNÉ SVÁŘENÍ. PO PROVEDENÍ MONTÁŽÍ BUDE CELÝ POTRUBNÍ ÚSEK TĚTO POTRUBNÍ VĚTVY PROVĚŘEN TLAKOVOU ZKOUŠKOU PN 0,6 MPA A POTRUBÍ ULOŽENÉ V PODLAHÁCH NEBO ZDECH BUDE OPATŘENO TEPELNOU IZOLACÍ.

POZNÁMKA:

ŘEŠENÉ PROSTORY MAJÍ UVEDENOU VÝPOČTOVOU TOPNOU TEPLOTU PROSTORU. V MÍSTNOSTECH S POZNÁMKOU – NEŘEŠENO – NEBUDE TOPNÝ SYSTÉM MĚNĚN.

OZNAČENÍ STÁVAJÍCÍ STOUPAČKY A DIMENZE OCELOVÉHO POTRUBÍ

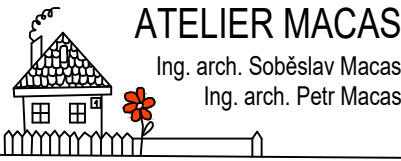

Ing. arch. Soběslav Macas
Ing. arch. Petr Macas
Br. Veverkových 2717, 530 02 Pardubice, Czech republic
Tel.: +420 466616329 Fax: +420 466616328
Internet: www.ateliermacas.cz
E-mail: info@ateliermacas.cz
atelermacas@macas.cz

Investor: Dětský domov Pardubice Ke Tvrzi 235, Pardubice 53003			
Alce: Dětský domov Pardubice Rekonstrukce koupelny a sociálního zařízení Ke Tvrzi 235, Pardubice 53003	Vypracoval: Jiří Bartoň Stupeň: Podklad pro výběr dodavatele Datum: 05.2018 Formát: 8"A4 Měřítko: 1:50		D.3.2
Stávající stav Půdorys 1.NP - ÚT			