


PŮDORYS 1. NADZEMNÍHO PODLAŽÍ - NOVÝ STAV

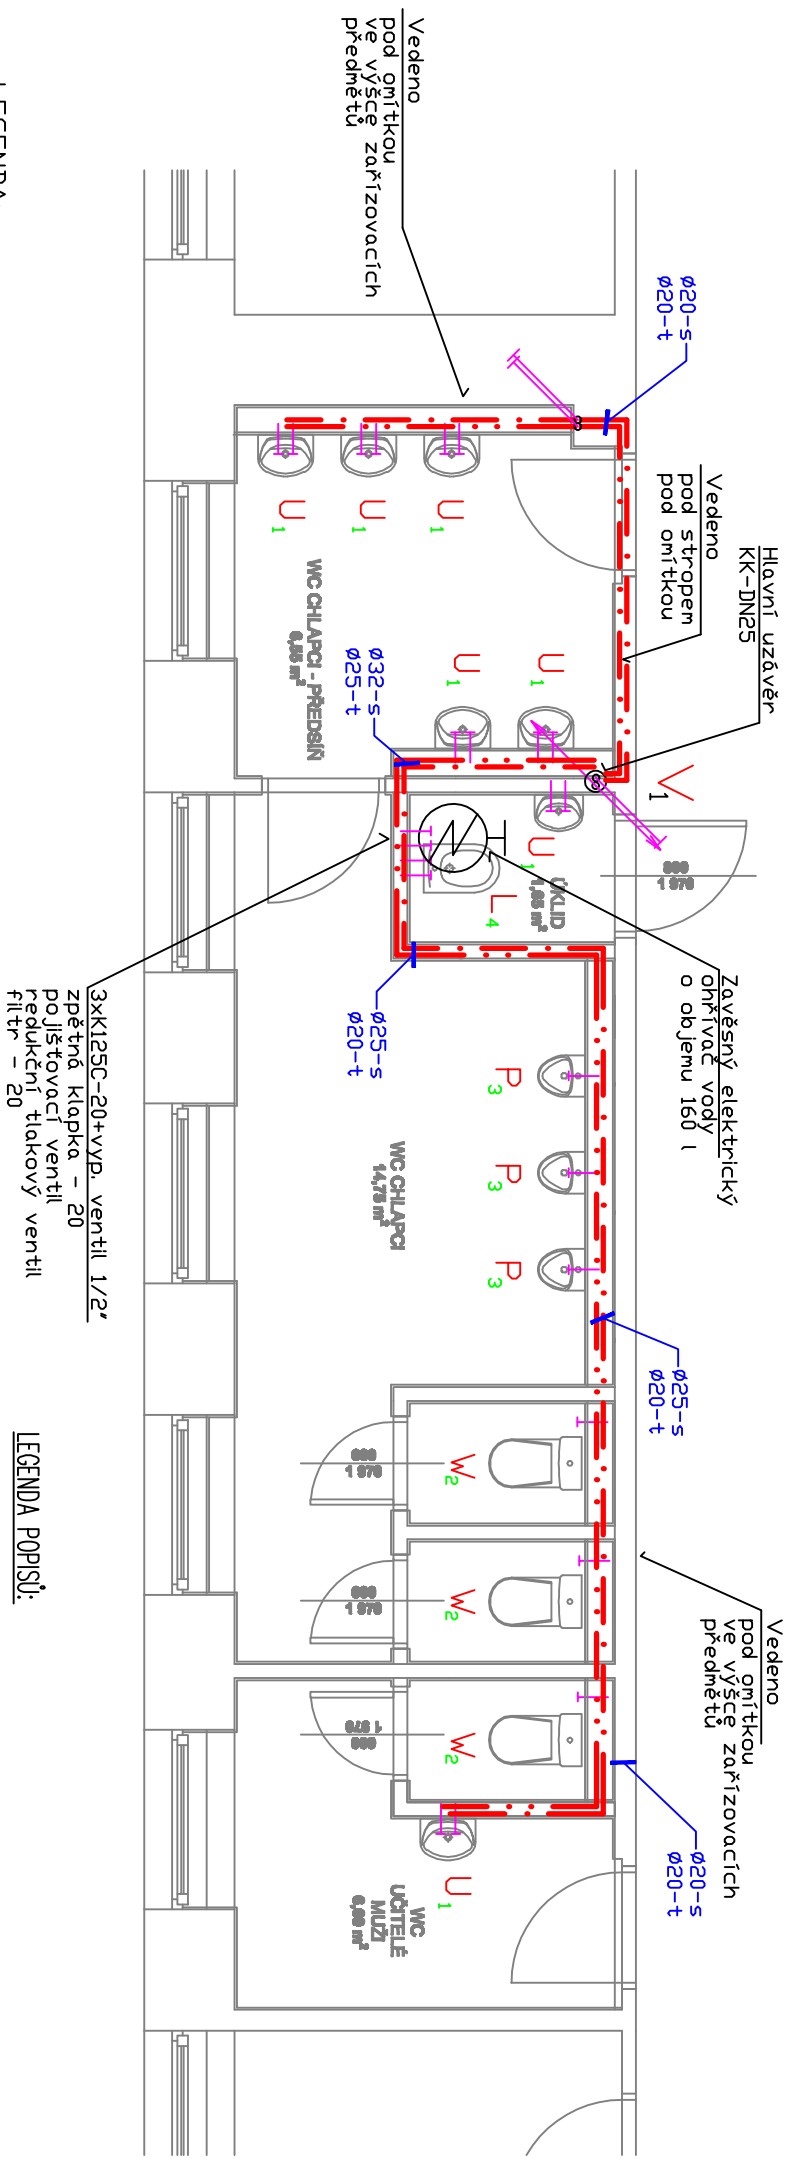

LEGENDA:

- STÁVAJÍCÍ ROZVOD STUDENÉ PITNÉ VODY
- NOVÝ ROZVOD TEPLÉ VODY
- NOVÝ ROZVOD STUDENÉ PITNÉ VODY

SEZNAM ZAŘÍZOVACÍCH PŘEDMĚTŮ:

- W - KLOZETOVÁ MÍSA
- U - UMYVADLO
- P - PISDAR
- L - VÝLEVKA

LEGENDA POPISŮ:

- WK VYPOUŠTĚČ KULOVÝ KOHOUT SE SÁČEM, KULOVÝ, G 1/2", PN 10
- KK KULOVÝ KOHOUT, PLNOPRŮTOKOVÝ, ZÁMTOVÝ, S UPRÁVENOU PLOCHOU VNITŘNÍ KOULE PROTI ZAMÁŠENÍ USAZENINAM, PN 35
- P1 POŽÁRNĚ OCHRANĚNÝ TMEJ, PROMAT, PROMASEAL GAMMA (E1 30)
- P2 POŽÁRNĚ OCHRANĚNÁ MANŽETA PROMAT, PROMASTOP (E1 60)

- LEGENDA
- 1 přívod studené a teplé vody
 - páková baterie nástěnná
 - 2x rohový ventil 3/8"
 - 2 přívod studené vody
 - rohový ventil 3/8"
 - 3 přívod studené vody
 - písoarový ventil – senzor
 - 4 přívod studené a teplé vody
 - páková baterie nástěnná – výlevka
 - rozteč – 150 mm

Odpovědný proj.		Podpis	Projektant	Podpis	PROJEKTOVÁ KANCELÁŘ PARDUBICE Bachůčkova 1629, Pardubice 530 02 tel. 777 902 157	
Návrhová Lbůše			Návrhář Renéš		Číslo zakázky	
Investor		PARDUBICKÝ KRAJ, Komenského nám. 125, 532 11 Pardubice			Č. kopie	
Místo		Přelouč			Stupeň: DPS	
Kraj		PARDUBICKÝ KRAJ			Formát: A4	
Akce		GYMNÁZIUM A SOŠ PŘELOUČ - REKONSTRUKCE SOC. ZAŘÍZENÍ			Datum: 10/2016	
Obsah		PŮDORYS ROZVODU - 1.NP - ROZVOD VODY WC CHLAPCI -			Měřítko: 1:50	
					Část	
					D1.4.1.	
					Č. výkresu	
					03	