
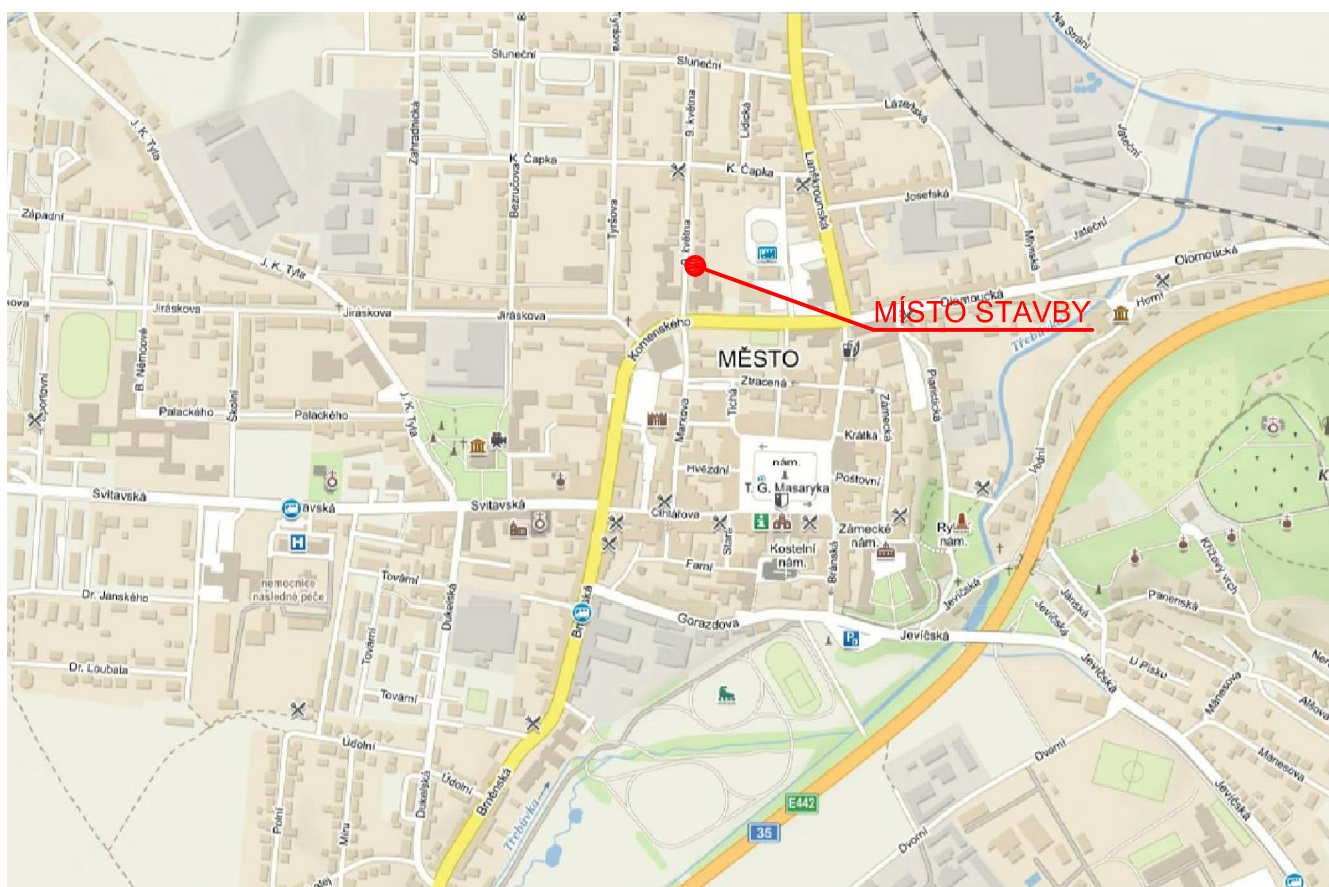



SITUACE ŠIRŠÍCH VZTAHŮ

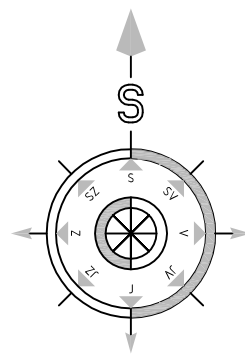

Vypracoval:	Zodpovědný projektant:	Hlavní inženýr projektu:	 Sinc s.r.o. IČ: 288 14 878 +420 775 124 685 www.sinc.cz	
ING. Antonín NÁDVORNÍK	ING. Jaroslav DVOŘÁK	ING. Jaroslav DVOŘÁK		
Místo stavby: Moravská Třebová, p.č. 687/1; 687/2, k.ú Moravská Třebová			Sinc s.r.o. IČ: 288 14 878 +420 775 124 685 www.sinc.cz	
Investor: Pardubický kraj, Komenského náměstí 125, 532 11 Pardubice				
Akce: Realizace úspor energie - Speciální ZŠ, MŠ a PŠ Moravská Třebová, budovy C a D			Formát: 4 A4	Paré:
			Datum: 11/2018	
			Stupeň: DPS	
			Zak. č.: 180502	
			Měřítko: 1:250	
Objekt:				
Výkres: C. SITUAČNÍ VÝKRESY			Č.v.	
SITUACE ŠIRŠÍCH VZTAHŮ			C.1	