


STÁVAJÍCÍ STAV A BOURACÍ PRÁCE
PŮDORYS 2.NP

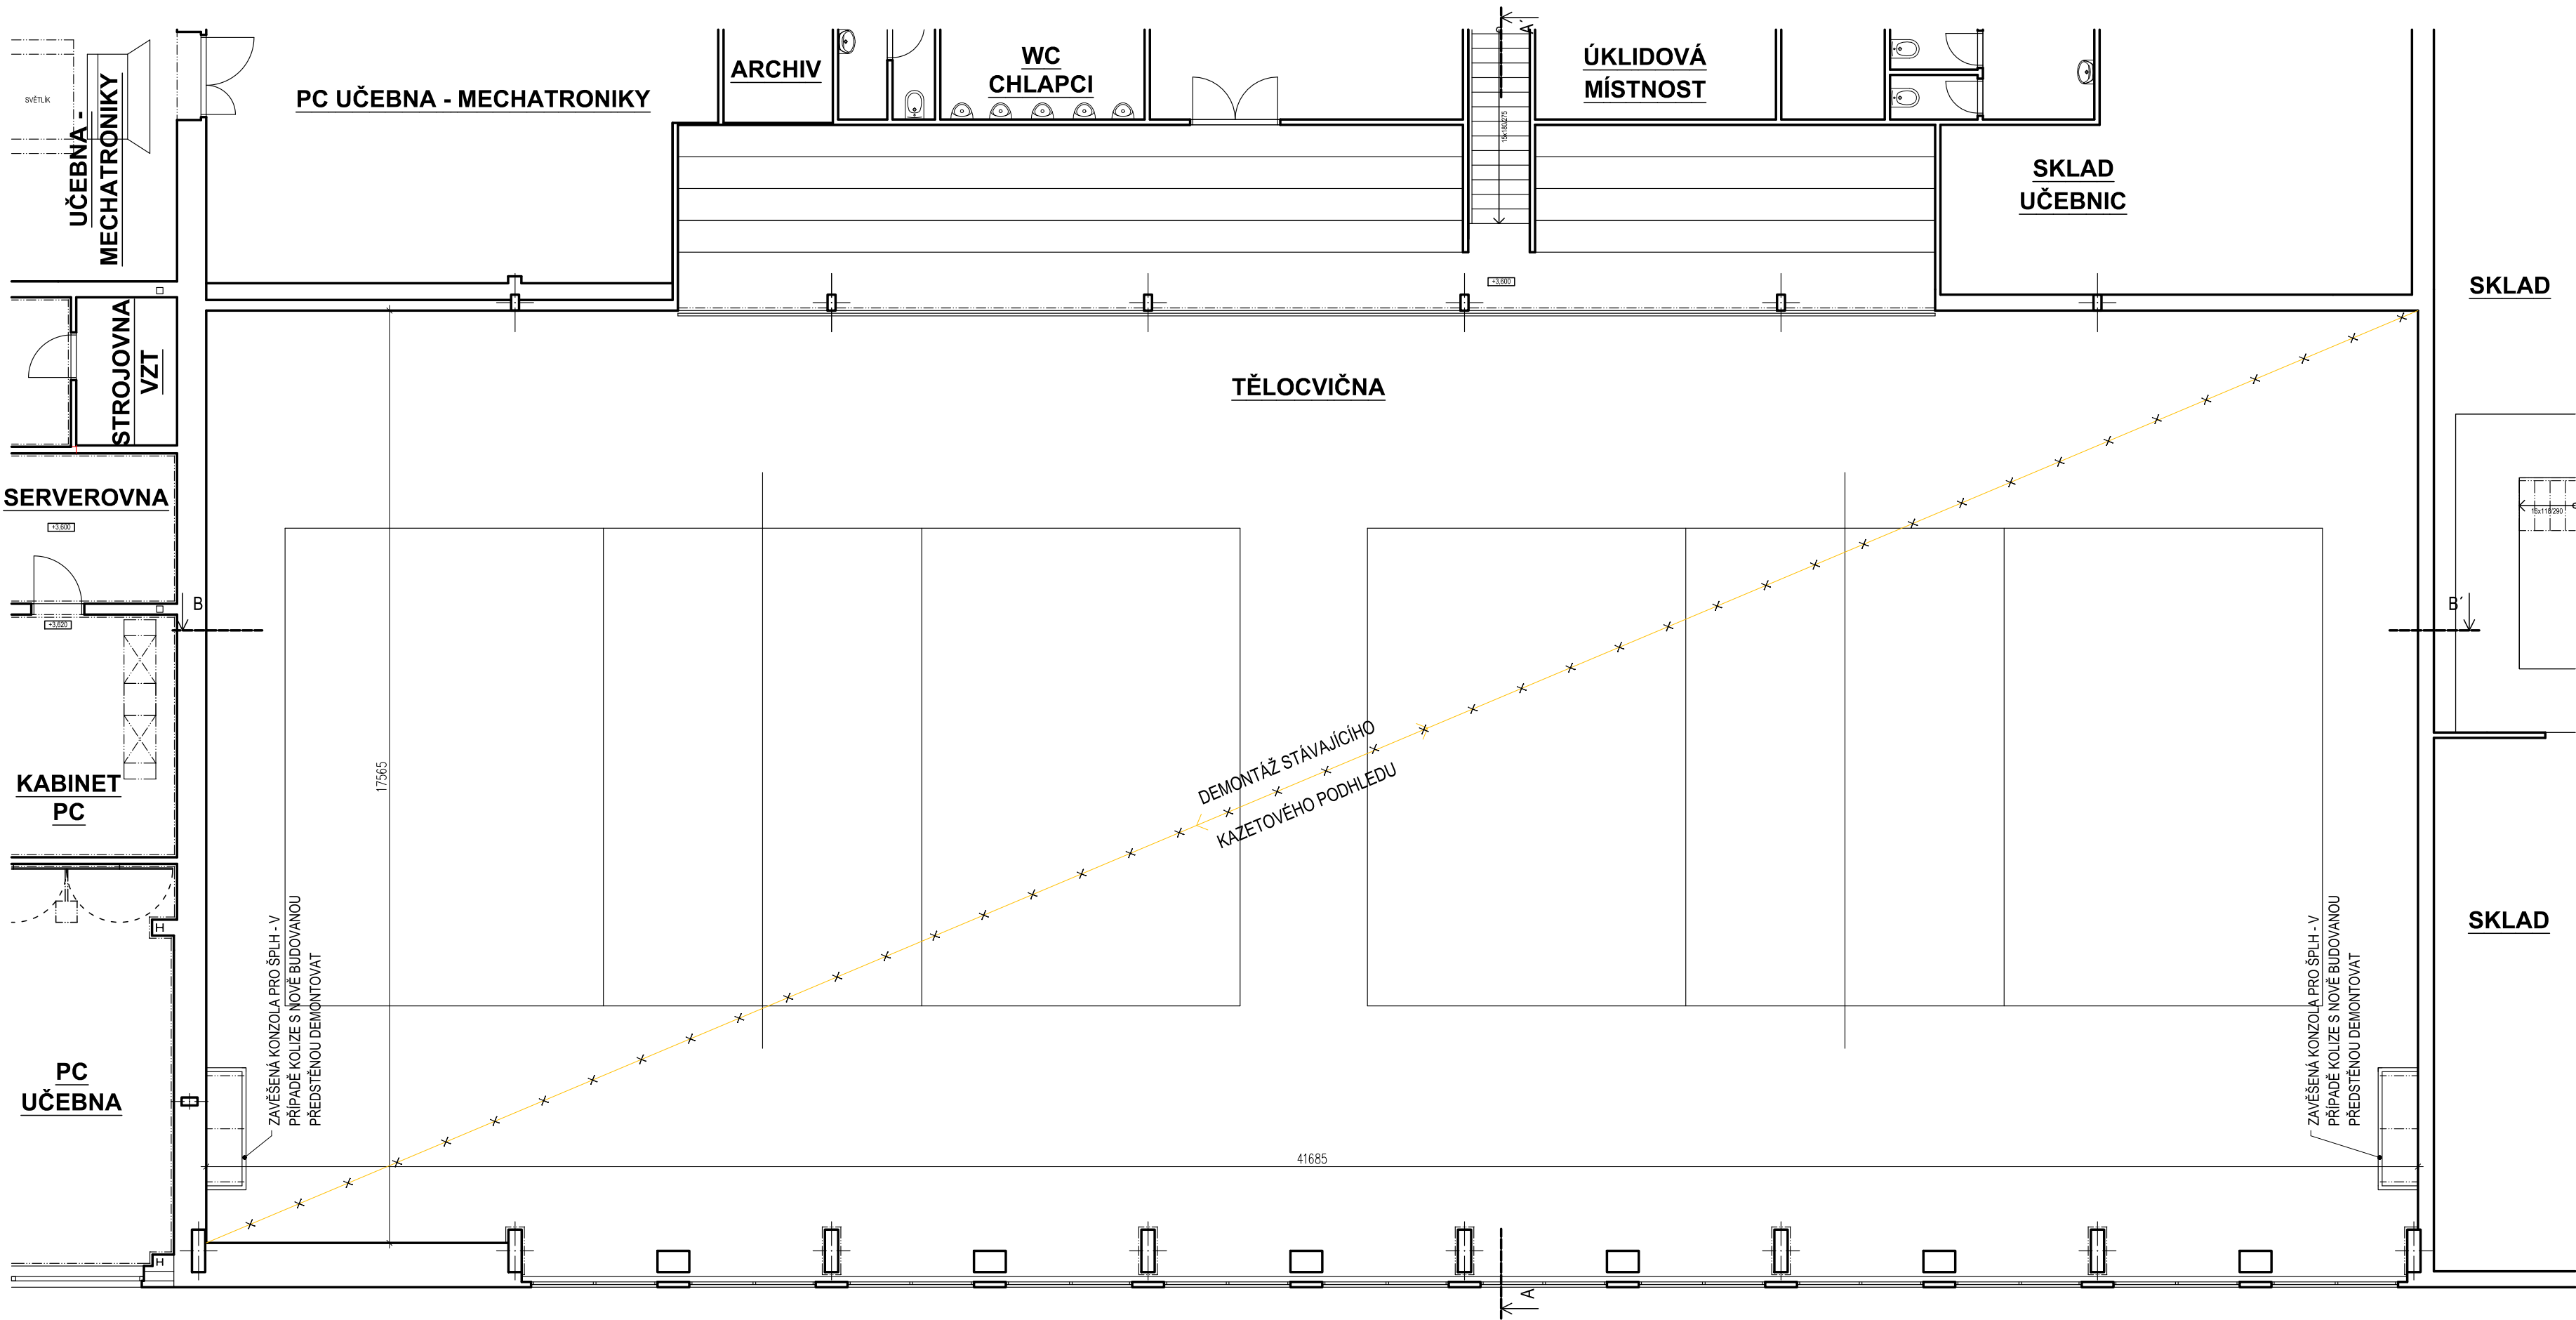



Generální projektant:



PRODIN A.S.
JIRÁSKOVA 169
530 02 PARDUBICE
www.PRODIN.CZ
DIČ: CZ25292161
IČO: 25292161

Zpracovatel dílčí části dokumentace:

Vypracoval: Bc. Jakub Oplířň	Zodp. projektant: Ing. Jiří Mareš	Kontroloval: Ing. Jiří Mareš
Kraj: Pardubický	Traťový úsek/Obec: Lanškroun	
Investor Pardubický kraj, Komenského náměstí 125, 532 11 Pardubice		



Akce: SOŠ a SOU Lanškroun - úprava podhledu ve sportovní hale a osvětlení haly Sokolská 288, Lanškroun		Formát 4xA4
		Datum 11/2018
		Účel DPS
		Č. zakázky 3110-18-071
		Změna Č. kopie
		Měřítko 1:100
Obsah výkresu: Půdorys 2.NP - stávající stav a bourací práce		Část dokumentace D.1.
		Č. výkresu 03