


NAVRHOVANÝ STAV
PŮDORYS 2.NP

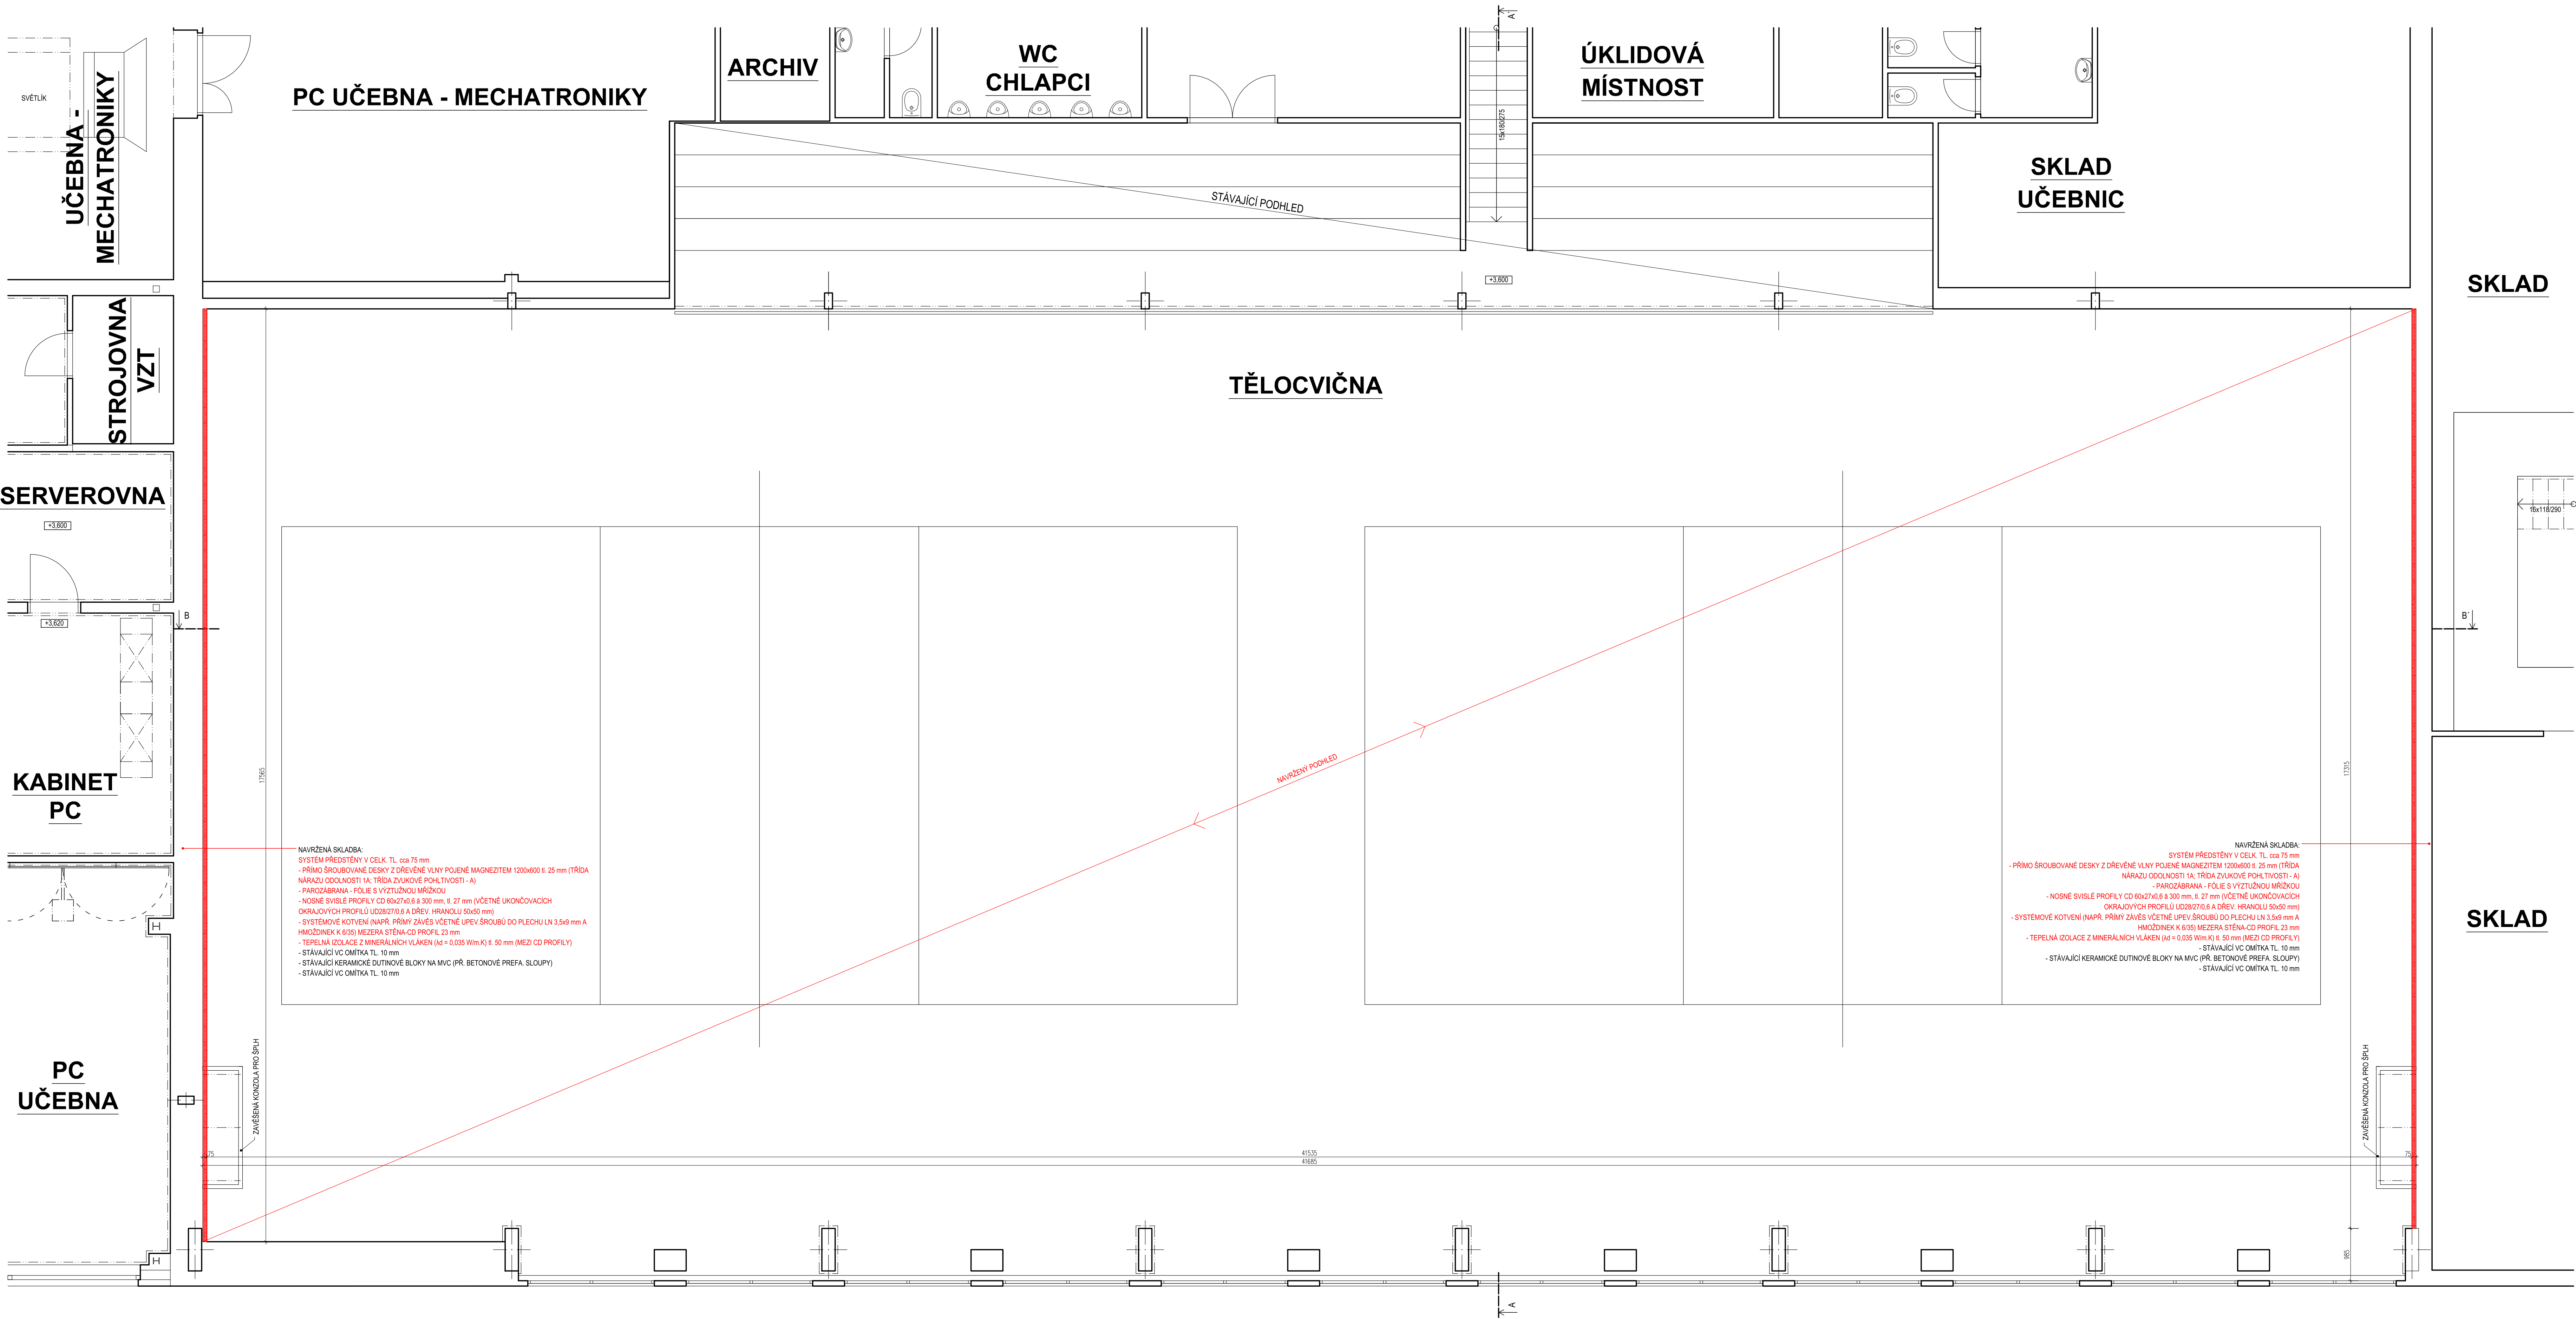

Generální projektant:



PRODIN A.S.
JIRÁSKOVA 169
530 02 PARDUBICE

WWW.PRODIN.CZ
DIČ: CZ25292161
IČO: 25292161

Zpracovatel dílčí části dokumentace:

Vypracoval:

Bc. Jakub Oplíšť

Kraj:

Pardubický

Investor:

Pardubický kraj, Komenského náměstí 125, 532 11 Pardubice

Akce:

SOŠ a SOU Lanškroun

- úprava podhledu ve sportovní hale a

osvětlení haly

Sokolská 288, Lanškroun

Dělník:

Půdorys 2.NP - navrhovaný stav

Souřadnicový systém S-JTSK, Výškový systém Bpv

Kontroloval:

Ing. Jiří Mařada

Trafový úsek/Obec:

Lanškroun

Formát:

12xA4

Datum:

11/2018

Účel:

DPS

Č. zakázky:

3110-18-071

Změna:

Č. kopie

Měřítko:

1:50

Část dokumentace:

D.1.

Č. výkresu:

08