 



SITUACE KOODINAČNÍ

516/40

LEGENDA SÍTÍ

- — — — — STÁVAJÍCÍ JEDNOTNÁ KANALIZACE
 - - - - - NOVÁ KANALIZAČNÍ PŘÍPOJKA DN 150

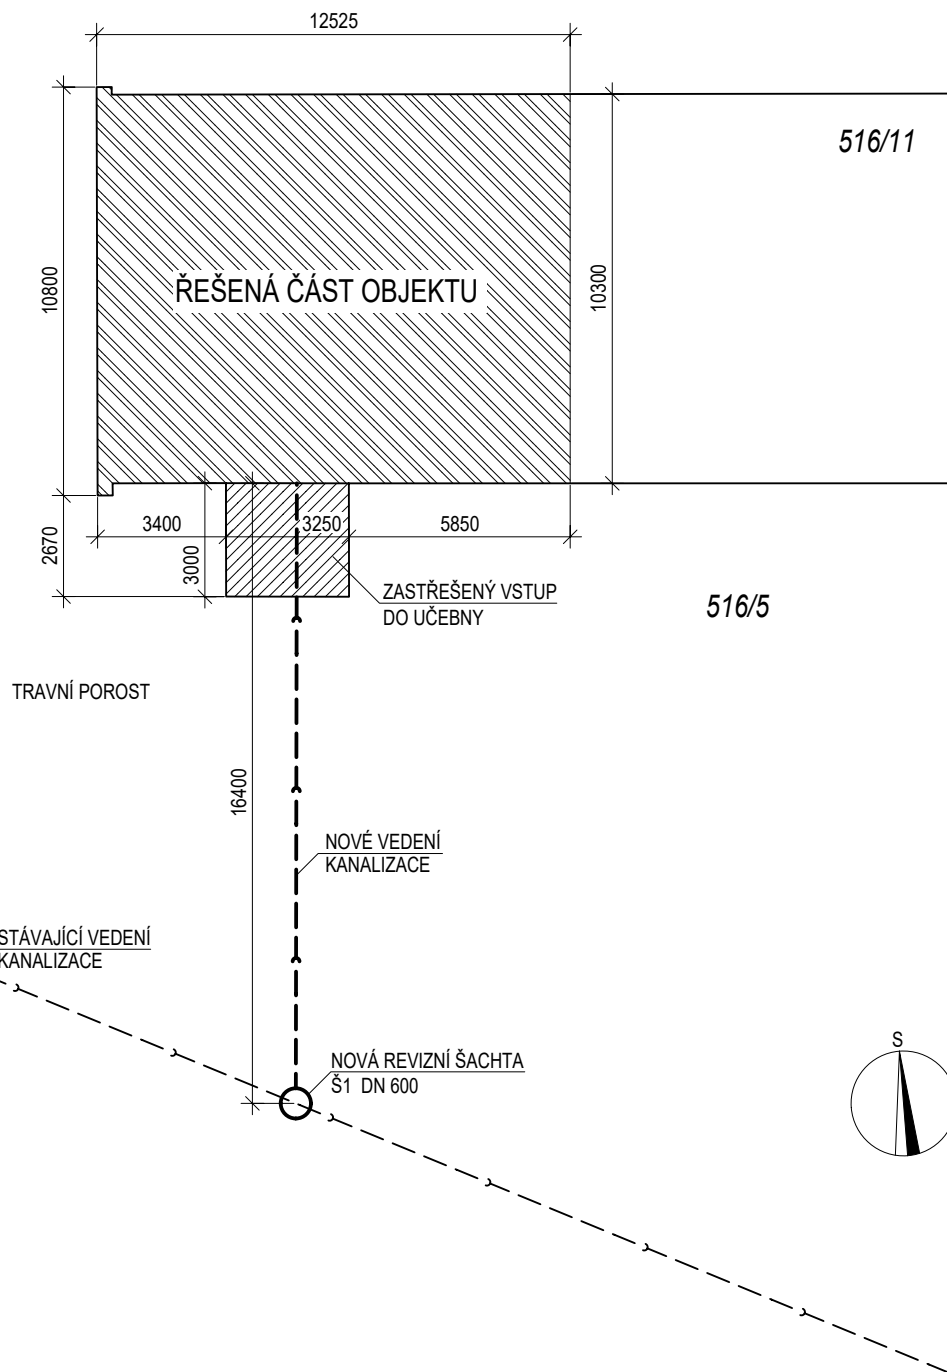

ZODPOVĚDNÝ PROJEKTANT:
 ING. JANA SOUČKOVÁ
 AUTORIZOVANÝ INŽENÝR PRO POZEMNÍ STAVBY
 ČKAIT - 0013778

STAVBA:

**Střední škola chovu koní a jezdeckví Kladruby nad Labem
 - rekonstrukce a vybavení odborné učebny**

MÍSTO STAVBY: K. Ú.: KLADRUBY NAD LABEM, PARCEL. Č.: 516/11

INVESTOR: Pardubický kraj
 Komenského náměstí 125, 532 11 Pardubice

STUPEŇ PD: PD PRO PROVÁDĚNÍ STAVBY

ČÁST: C. SITUACE STAVBY

NÁZEV VÝKRESU: SITUACE KOODINAČNÍ

Č. VÝKRESU:
 C.2

PROJEKTANT:

ING. ONDŘEJ BALOUN
 Gen. R. Tesáříka 136, 261 01 Příbram I
 e-mail: baloun6@seznam.cz
 tel.: 724 960 510
 www.p2projekt.cz

PARÉ Č.:

ČÍSLO ZAKÁZKY: 01-2019

DATUM: 1/2019

MĚŘÍTKO: 1:200