

OSA KOMUNIKACE
ČÍSLA VYTŘČOVANÝCH BODŮ


 
POZNÁMKA:

- PŘESNOST VYTČENÍ A PŘÍPUSTNÉ ODCHYLKY JSOU DÁNY:

ČSN 73 04 22
ČSN 01 34 19

MĚŘÍTKO:

1 : 500

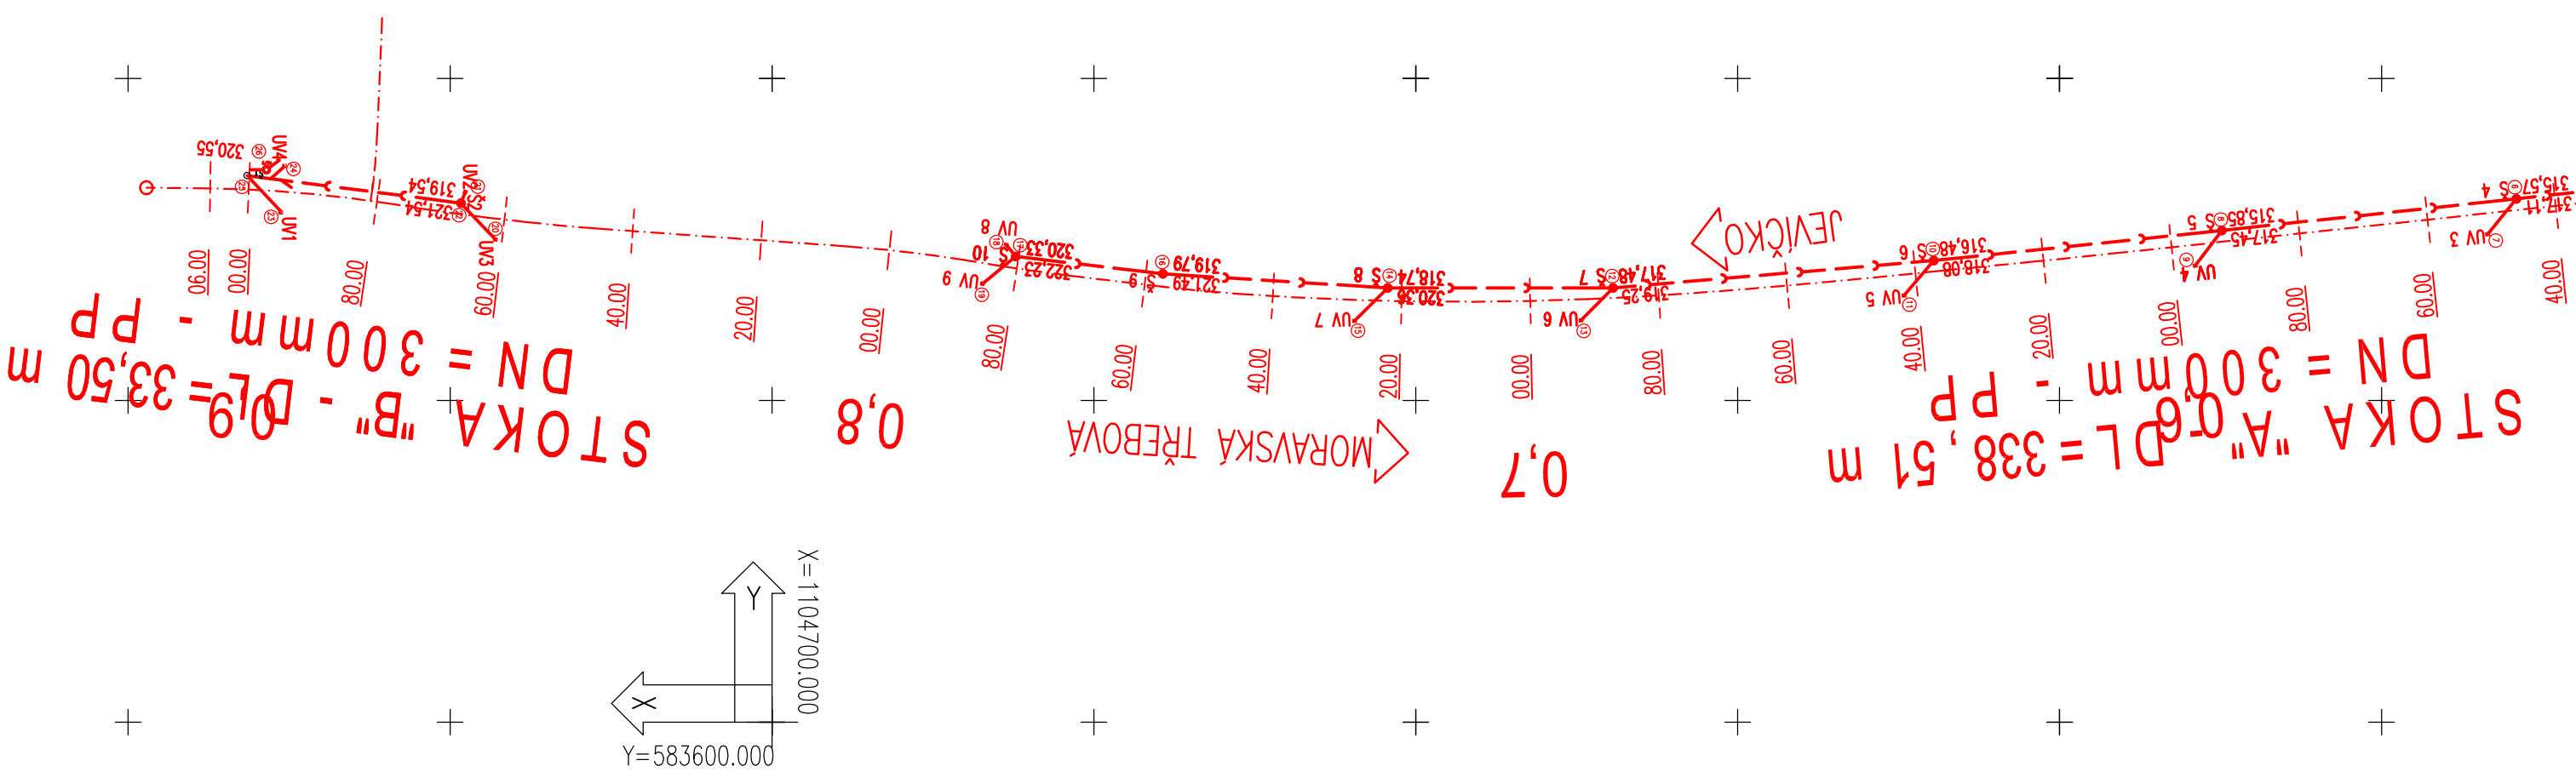

KRESLE:	MILOS BEDNAR, D.S.	
ZPRACOVAVL:	MILOS BEDNAR, D.S.	
TECHNICKÁ KONTROLA:	ING. JAN MACHEK	
ZODPOVĚDNÝ PROJEKTANT:	ING. JAN BUREŠA	
HLAVNÍ PROJEKTANT:	ING. JAN BUREŠA	
REGION: PARBUJICKÝ	OKRES: SVITAVY	OBEC: MĚSTECKO TRNAVKA
INVESTOR: PARBUJICKÝ KRAJ, KOMENSKÉHO NÁMĚŠTÍ 125, 532 11 PARBUJICE		
AKCE:	MODERNIZACE SILNICE II/371 MĚSTECKO TRNAVKA	
OBJEKT:	A.5. GEODETICKÁ DOKUMENTACE	
OBSAH:	SITUACE VYTÝČENÍ SO 301	