


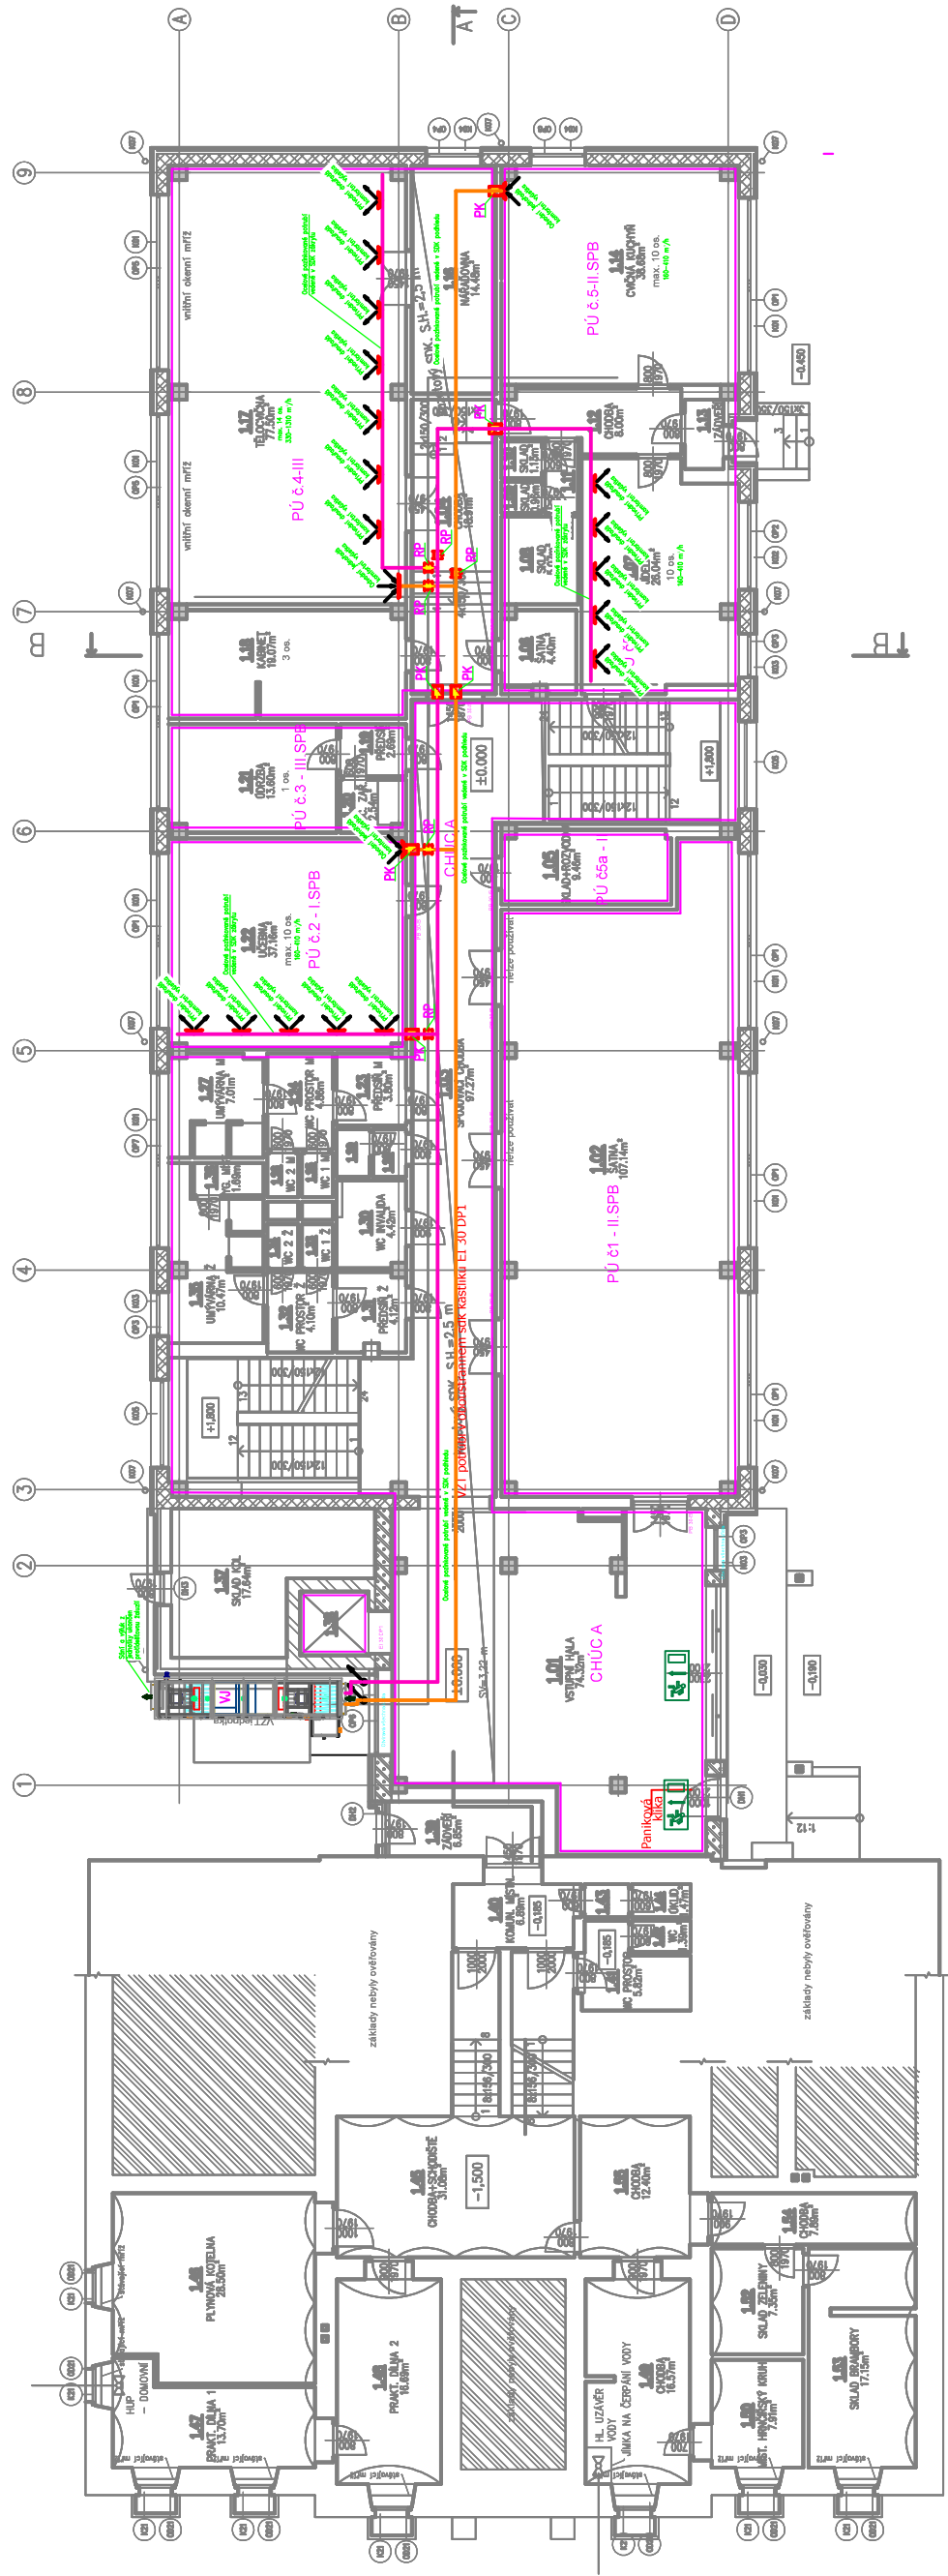

Číslo	Stavba	Práche (m2)
1.01	1.01 VSTUPNÍ HALA	74,32
1.02	1.02 SÁLNA	107,14
1.03	1.03 SPOJOVACÍ CHODBA	97,27
1.04	1.04 CHODBA	18,91
1.05	1.05 SKLAD-HROZIVNA	9,45
1.06	1.06 SÁLNA	4,4
1.07	1.07 JEDLNA	28,04
1.08	1.08 SKLAD	5,07
1.09	1.09 SKLAD	0,98
1.10	1.10 SKLAD	11,3
1.11	1.11 CHODBA	1,88
1.12	1.12 CHODBA	8
1.13	1.13 ZADVERI	2,1
1.14	1.14 CVCNA KUCHNĚ	38,68
1.16	1.16 NÁRADOVNA	14,48
1.17	1.17 TEOLOVNA	77,5
1.18	1.18 KABINET	19,07
1.19	1.19 PŘEDSÍNĚ	2,69
1.20	1.20 SOC. ZÁŘ.	22,54
1.21	1.21 ÚORBA	15,6
1.22	1.22 UČEBNA	37,16
1.23	1.23 PŘEDSÍNĚ M	3,8
1.24	1.24 WC PROSTOR M	4,86
1.25	1.25 WC 1 M	1,05
1.26	1.26 WC 2 M	1,05
1.27	1.27 ÚPÝVARNÁ M	7,01
1.28	1.28 PŘEDSÍNĚ WC ZAM.	1,26
1.29	1.29 WC ZAM.	1,2
1.30	1.30 WC INVALIDA	4,42
1.31	1.31 PŘEDSÍNĚ Ž	4,12
1.32	1.32 WC PROSTOR Ž	4,1
1.33	1.33 WC 1 Ž	1,05
1.34	1.34 WC 2 Ž	1,05
1.35	1.35 ÚPÝVARNÁ Ž	10,46
1.36	1.36 HYG. MÍST.	1,69
1.37	1.37 SKLAD KOL	17,64
1.38	1.38 VÝTAH, ŠAHTA	3,28
1.39	1.39 ZADVERI	6,85
1.40	1.40 KOMUN. MÍSTN.	6,89
1.41	1.41 WC PROSTOR	5,82
1.42	1.42 WC	1,39
1.43	1.43 PŘEDSÍNĚ	1,14
1.44	1.44 OKUD	1,47
1.45	1.45 CHODBA+SCHODIST	31,08
1.46	1.46 PLYNOVÁ KOTELNA	28,5
1.47	1.47 PRAKT. DÍLNA 1	13,69
1.48	1.48 PRAKT. DÍLNA 2	16,69
1.49	1.49 CHODBA	16,57
1.50	1.50 MÍST. HŘEČSKÝ KRUH	7,91
1.52	1.52 SKLAD ZELENY	7,35
1.53	1.53 SKLAD BRAMBORY	17,14
1.54	1.54 CHODBA	7,89
1.55	1.55 CHODBA	12,4



Vypracoval: Ing. Jan VODEHNAL	Hlavní inženýr projektu: Ing. Jaroslav DVORÁK		 PROJEKČNÍ A INŽENYRSKÁ SPOLEČNOST IČ: 288 14 878 www.sinc.cz Stina s.r.o. +420 775 124 685
Místo stavby: st. 222/2, k.ú. Žamberk			Formát: 2× A4 Datum: 01/2019 Stupeň: DPS Zakáz. č.: 180703 Měřítko: 1:100
Investor: Pardubický kraj, Komenského náměstí 125, 532 11 Pardubice			
Akce: <b>REALIZACE ÚSPOR ENERGIE - SŠ A ZŠ ŽAMBERK, STARÁ BUDOVA A PŘÍSTAVBA</b>			
Objekt: -			
Vykres: D.1.3 POŽÁRNĚ BEZPEČNOSTNÍ ŘEŠENÍ			
<b>PŮDORYS 1.NP - NOVÝ STAV</b>			Č.v. <b>D.1.3.2</b>