


PŮDORYS 1.NP - UKS, STA, DDZ, EPH

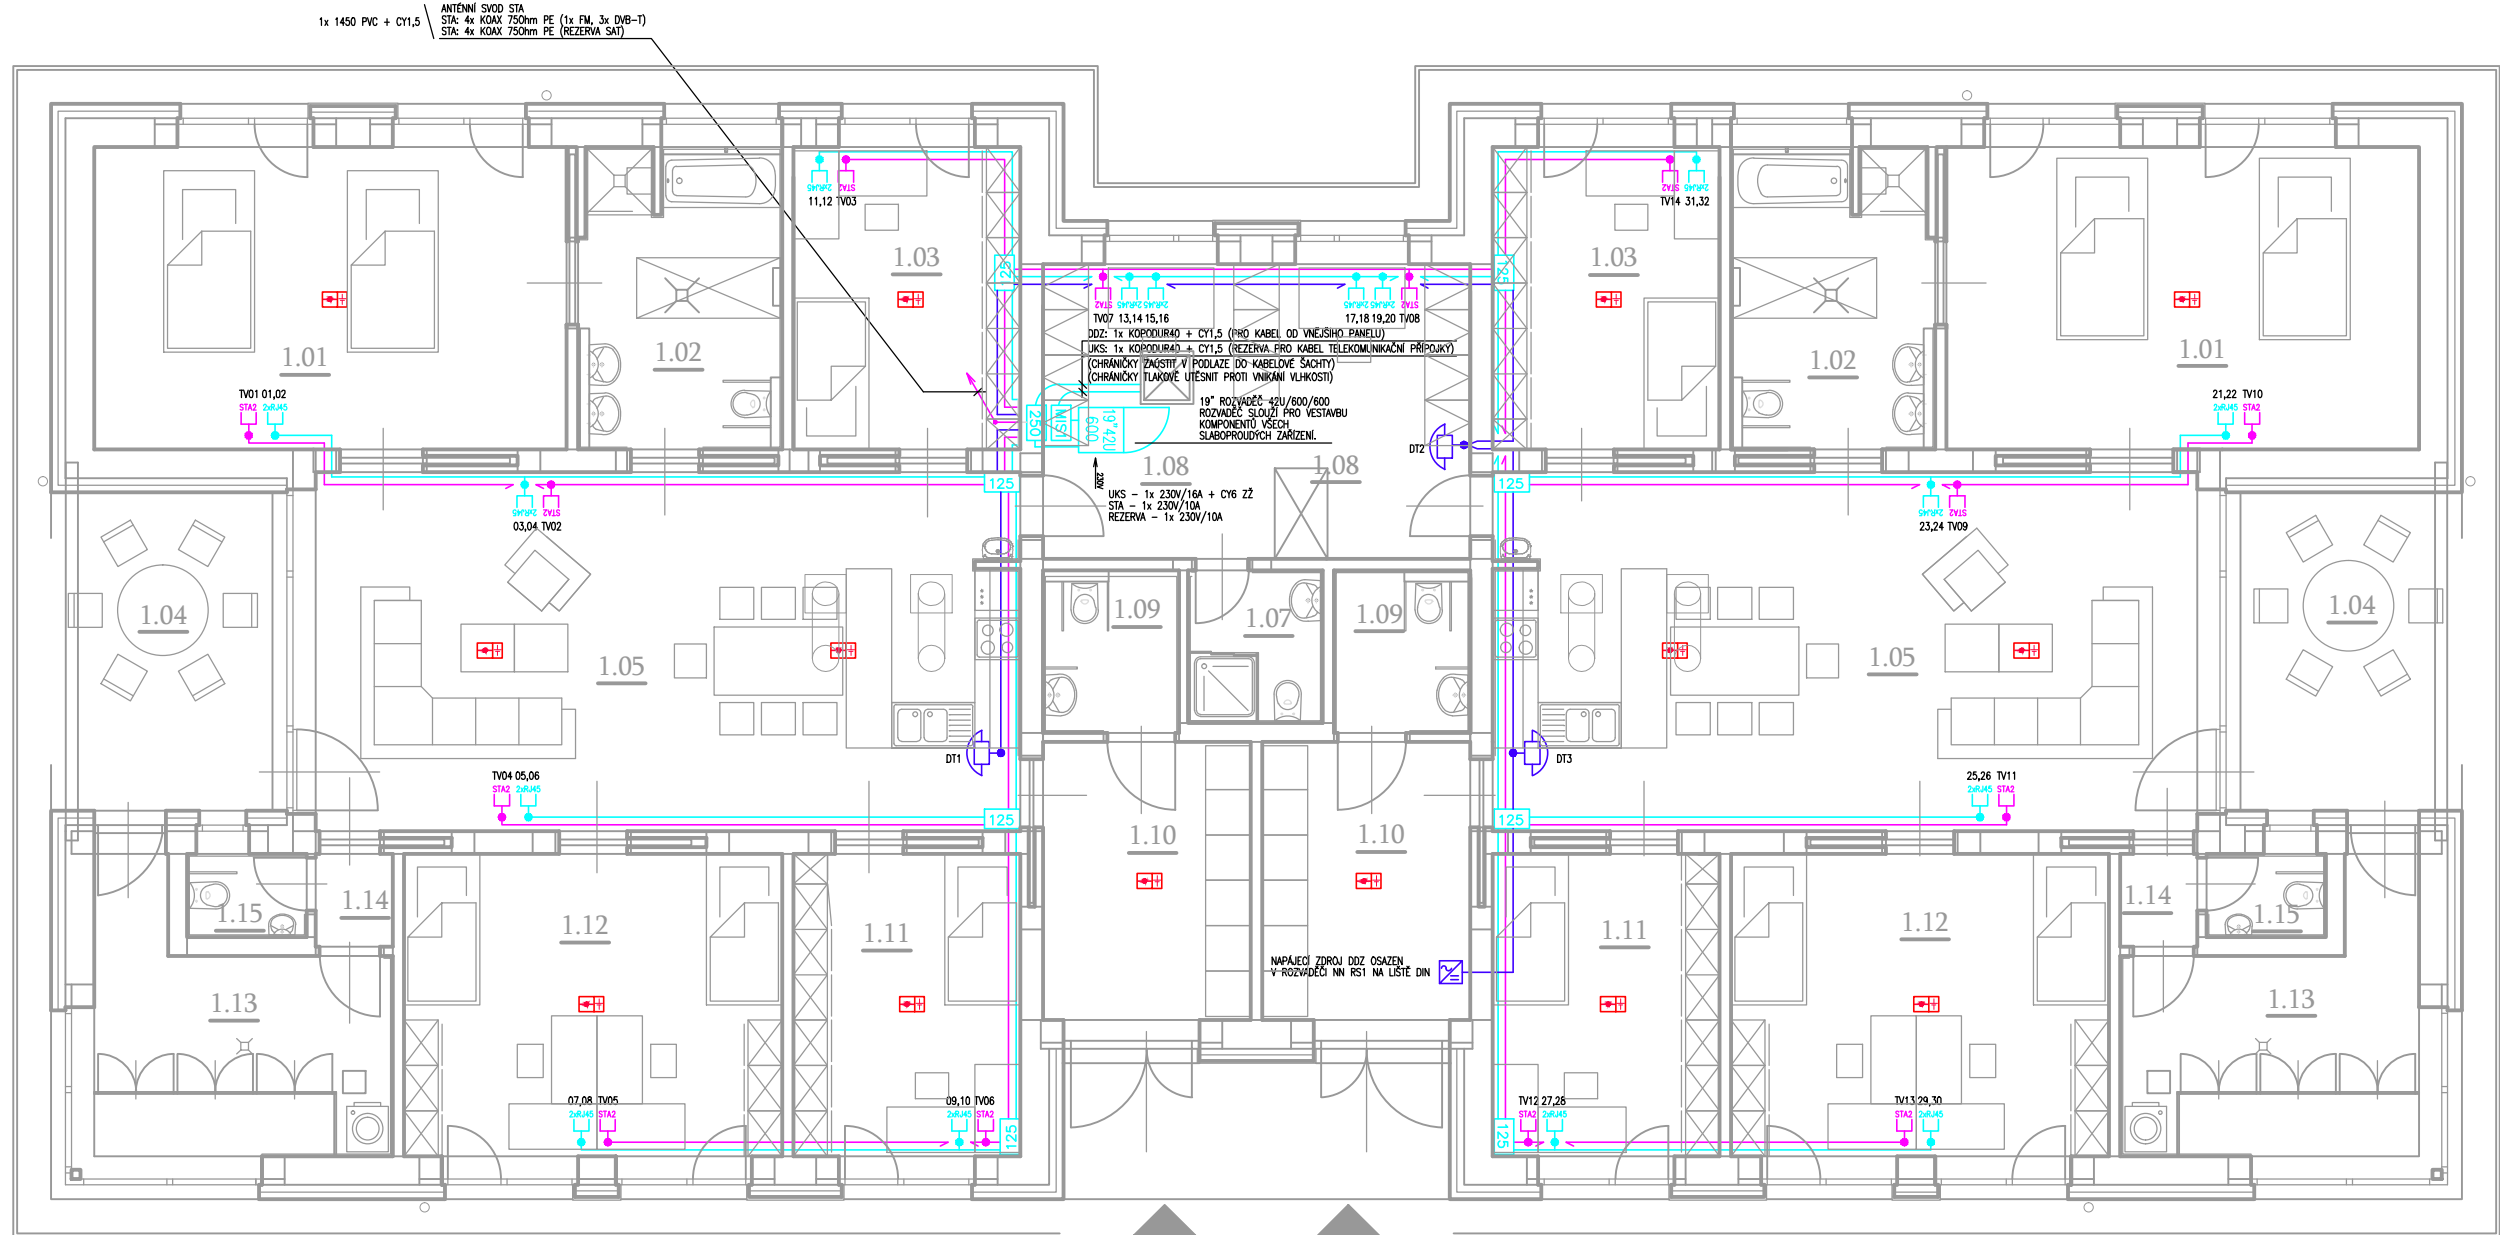

LEGENDA MÍSTNOSTÍ

ČÍSLO	MÍSTNOST	M2	PODLAHA	ÚPRAVA STĚN	ÚPRAVA STROPU
1.01	Dvořácký pokoj	25,00	PVC	Výpenná omítka	SDK podhled
1.02	Koupelna	10,80	Keram. dlažba-R10	Výpenná omítka/keramický obklad	SDK podhled
1.03	Jednolůžkový pokoj	12,00	PVC	Výpenná omítka	SDK podhled
1.04	Terasa	13,15	Betonová dlažba		
1.05	Obývací pokoj + kuchyně	44,27	PVC	Výpenná omítka	SDK podhled
1.07	WC personálu	3,51	Keram. dlažba-R10	Výpenná omítka/keramický obklad	SDK podhled
1.08	Sklad pomůcek - pro personál	11,16	PVC	Výpenná omítka	SDK podhled
1.09	WC	3,78	Keramická dlažba	Výpenná omítka/keramický obklad	SDK podhled
1.10	Zároveň	10,10	Keram. dlažba-R10	Výpenná omítka	SDK podhled
1.11	Jednolůžkový pokoj	12,00	PVC	Výpenná omítka	SDK podhled
1.12	Dvořácký pokoj	20,00	PVC	Výpenná omítka	SDK podhled
1.13	Obývací prostor - tech. místnost	17,79	Keram. dlažba-R10	Výpenná omítka	SDK podhled
1.14	Chodbička	1,27	Keram. dlažba-R10	Výpenná omítka/keramický obklad	SDK podhled
1.15	WC - obslužné	1,74	Keram. dlažba-R10	Výpenná omítka/keramický obklad	SDK podhled
Podlahová plocha celkem		180,59			
Podl. plocha bez ven. terasy		167,44			

Plochy jsou uvedeny pro 1/2 dvojdomu, m.č. 1.07 je zahrnuta celá

LEGENDA ZNAČEK: Univerzální kabelový systém

Stojanový 19" rozvaděč výšky 42U, pádových rozměrů 600x600mm
Umístění: Rozvodný uzel UKS, Aktivní prvky UKS, Hlavní zesilovací souprava STA

Zásuvka datová 2x RJ45 CAT.5e UTP

Záložní zdroj UPS

Telekomunikační rozvaděč MS1

Instalační box KT250

Instalační box KT125

Společná televizní anténa

Anténa pro příjem DVB-T, FM

Zásuvka STA TV+R

Domácí dorazovací zařízení

Vnější komunikační panel s audiomodulem a tlačítky

Domovní telefon

Napáječ dorazovacího systému

Autonomní detekce a signalizace požáru

Optický detektor autonomní detekce a signalizace s bateriovým napájením

POZNÁMKA:

Všecké vnitřní kabelové rozvody UKS provedeny kabely typu UTP CAT.5e.

Všecké vnitřní kabelové rozvody DDZ provedeny kabely typu SYMFY 5x2x0,5.

Všecké vnitřní kabelové rozvody STA provedeny koaxiálními kabely 750hm např. H125 PVC.

SVody od antén STA provedeny koaxiálními kabely 750hm např. H125 PE.

Kabelové vývody ponechat s rezervou délkou vývodu cca 1m.

Při instalaci systému postupovat v souladu s ČSN a EN.

Výšku telefonů DDZ sjednotit s výšinou NN ovládací, neurčí-li řešení interiéru jinak.

Výšku zásuvek UKS a STA sjednotit s výškou zásuvek NN rozvodu.

Pokud budou v jednom místě současně instalovány zásuvky UKS a STA,

je vhodné umístění těchto zásuvek vzájemně koordinovat tak,

aby bylo možné při kompletaci přístrojů využít vámišky pro vícenásobnou montáž.

Přesná poloha prvků musí být při realizaci koordinována s pozicemi ostatních zařízení.

Přesnou polohu výstupních zařízení upřesnit architektem akce v rámci zadání interiéru.

Při umístění koncových prvků je nutné dle brát na zřetel vliv velikosti zařizovacích předmětů interiéru,

kteří by mohly ovlivnit využití instalovaných prvků.

Řešení interiéru rovněž upřesnit požadavky na barevné provedení jednotlivých koncových prvků s příslušným odstínem RAL.

Kabelové rozvody budou uloženy v PVC trubkách pod omítkou, uvnitř SDK přítěk, nad podhledem nebo v podlaže.

Působení vnějších vlivů dle ČSN 33 2000-5-51 jsou prostory s instalovanými zařízeními


určeny pro potřebu PO jako prostory - normální (vnitřní prostory), zvláště nebezpečné (vnější prostory).

Ochrana před nebezpečným dotykovým napětím dle ČSN 33 2000-4-41:

- pro napájecí zdroje - automatickým odpojením od sítě TN-C-S, 230V/50Hz.

Při kládění sdělovacích kabelů dodržet odstupy od ostatních rozvodů dle ČSN 34 2300:

- do 5m souběž 5cm, nad 5m souběž 20cm a při křížení 1cm.

KRESLIL	PROJEKTANT	ODPOV. PROJEKTANT	HIP	KONTROLOVAL	 PRAXION PROJEKČNÍ A INŽENÝRSKÁ KANCELÁŘ HURDÁLKOVA 206, 547 01 NÁCHOD tel. 491 433 158 fax. 491 487 785
SINC s.r.o.	SINC s.r.o.	JIRÍ MACHÁČEK	ING. R. HUBKA		
STAVEBNÍK	PARDUBICKÝ KRAJ, KOMENSKÉHO NÁMĚSTÍ 125, 532 11 PARDUBICE				STUPEŇ DPS
MÍSTO STAVBY	CHRUĐIM, PIŠTOVY, p.p.č.1879/1 a 1879/4 v k.ú. CHRUĐIM				
AKCE TRANSFORMACE DOMOVA SOCIÁLNÍCH SLUŽEB SLATINANY III					DATUM IX/2013
OBJEKT	SO-01 DVOUBYTOVÝ DŮM				ZAKÁZKOVÉ ČÍSLO 18/13
DÍL	F.1.4.5 SLABOPROUD A TELEKOMUNIKACE				ARCHIVNÍ ČÍSLO 407
OBSAH	PŮDORYS 1.NP - UKS, STA, DDZ, EPH				FORMÁT 3 x A4
					MĚŘÍTKO 1 : 100
					ČÍSLO VÝKRESU SLP02