


Legenda:
M8 Msta měření vlhkosti mikrovlnou metodou přístrojem
MOIST 350 B do hloubky zdi 350 mm.

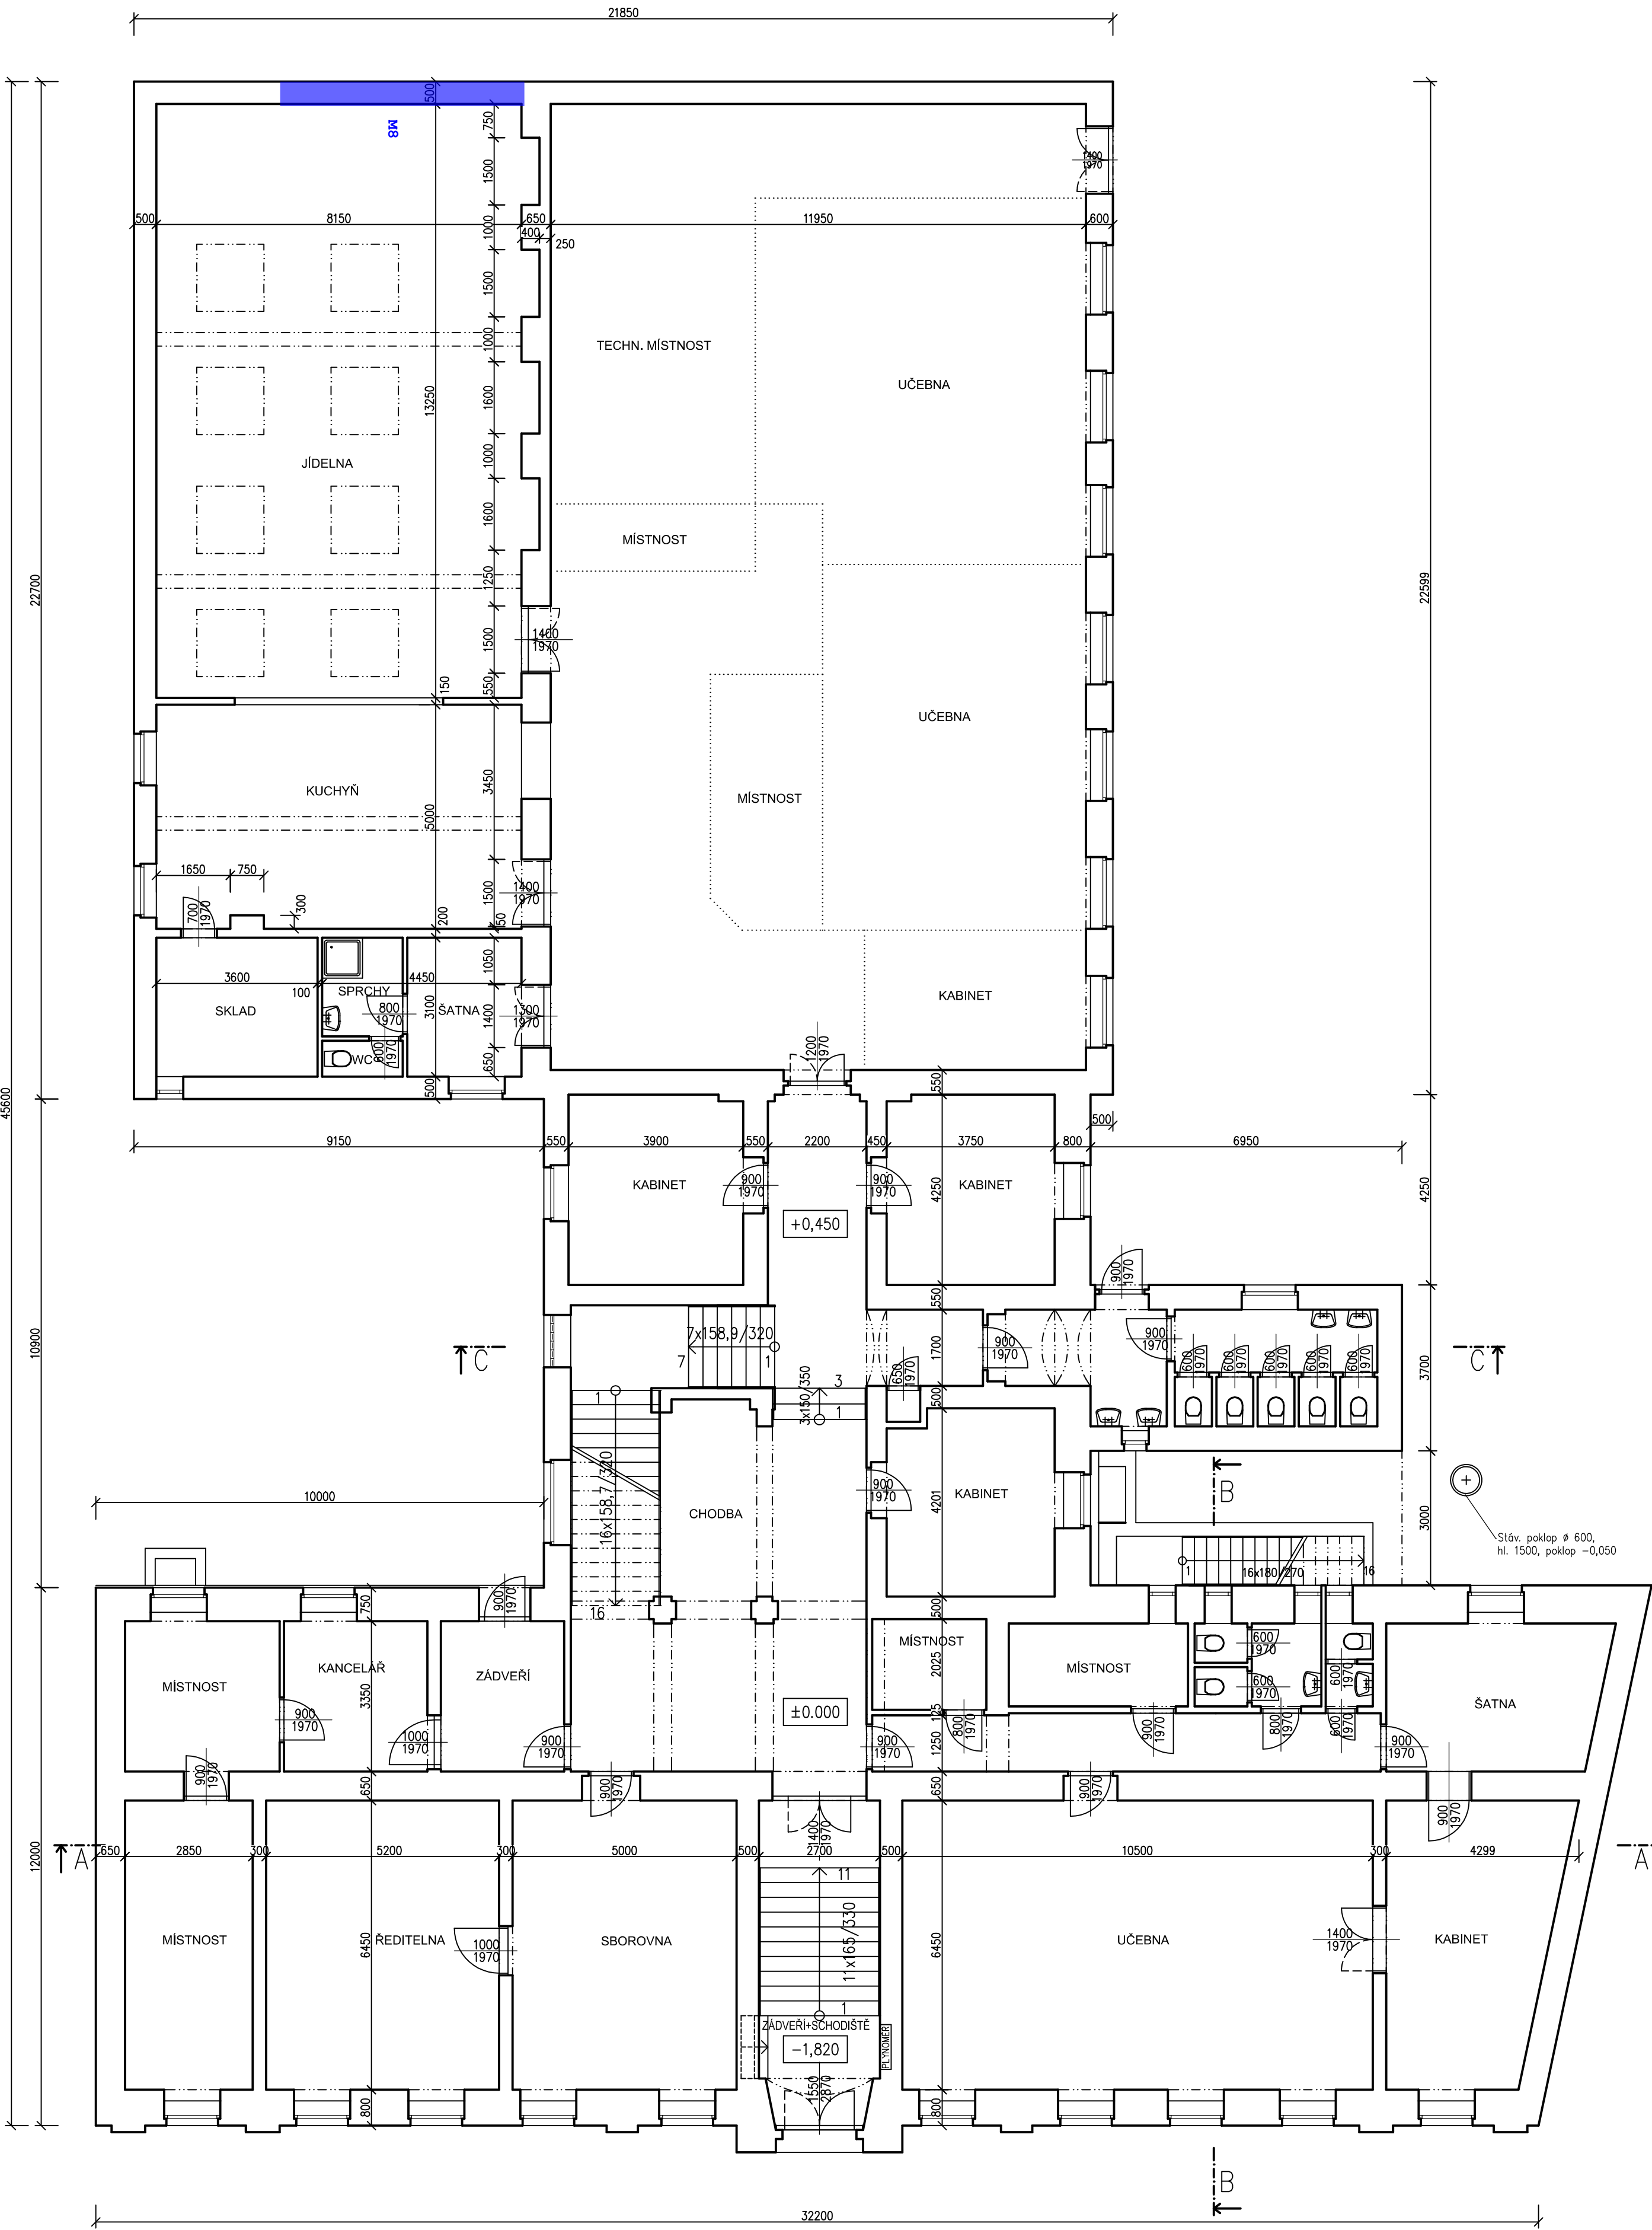

Vpracoval:		Hlavní inženýr projektu:		Ing. Jaroslav DVORÁK U Dolního rybníka 340, 568 02 Svitavy dvorak@sinc.cz IČ: 866 81 087
Ing. Vít Sauer		Ing. Jaroslav DVORÁK		
Místo stavby: st. 185/1, k.ú. Svitavy-předměstí				
Investor: Pardubický kraj, Komenského náměstí 125, 532 11 Pardubice				
Akce:		Formát: A3		Paré:
REALIZACE ÚSPOR ENERGIE - STŘEDNÍ ZDRAVOTNICKÁ ŠKOLA SVITAVY		Datum: 09/2018		
		Stupeň: DSP		
		Zakáz. č.: 180603		
		Měřítko: 1:100		
Objekt: SO 01 SANACE SUTERÉNU				
Výkres:				Č.v.
PŮDORYS 1.NP				-