


měřítko 1 : 75

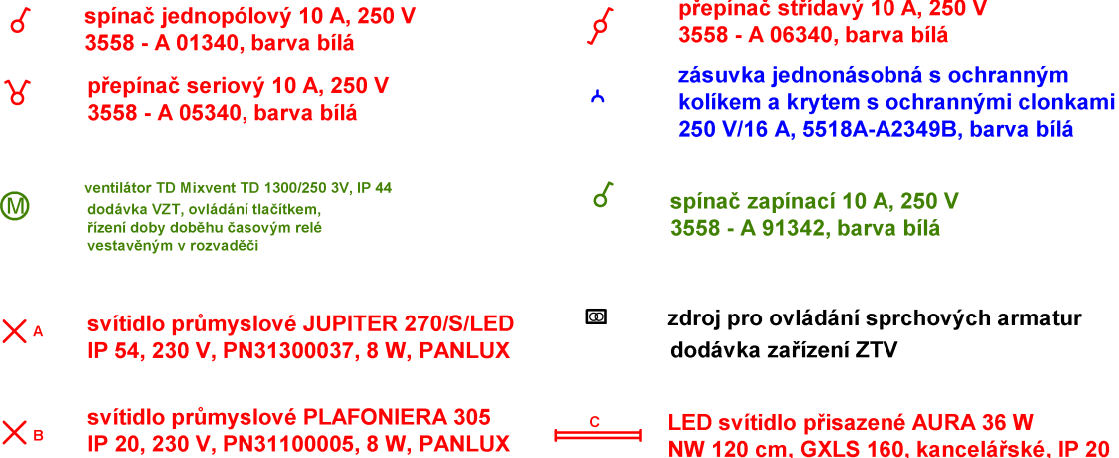

**Proudová soustava : 3 + PEN stř. 50 Hz, 400 / 230 V, TN - C - S**

Ochrana před nebezpečným dotykem : podle ČSN 33 2000 - 4 - 41  
automatickým odpojením od zdroje

Kreslil	Zodpovědný projektant	Podpis	STAR Pardubice s.r.o. Semtínská 56 533 53 Pardubice	
Ing. Tomáš Bárta	Ing. Tomáš Bárta			
Investor	Pardubický kraj		533 53 Pardubice	
Místo	Poděbradova 842, Chrudim, PSČ 537 60		Číslo zakázky	Číslo kopie
Kraj	Pardubický		1813 / 2018	
Akce  " SO.1 - BUDOVA ŠKOLY "			Stupeň : DPS	
			Formát : 2 A 4	
			Datum : 02/2019	
			Měřítko : 1 : 75	
Obsah	Elektroinstalace - provozní rozvod silnoprůdu Sociální zařízení - TĚLOCVIČNA		Část	Číslo výkresu
			D.1.4.5.	D.1.4.5.12