


měřítko 1 : 75

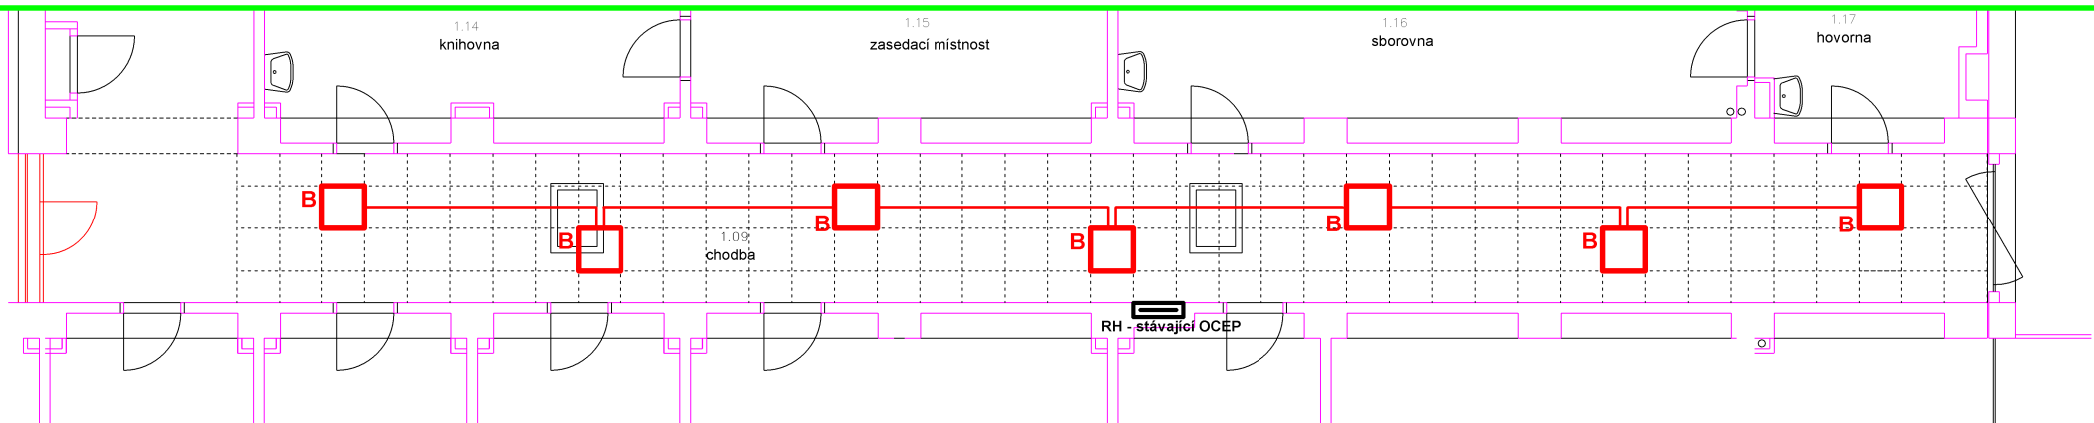

**Svítidla PANLUX**

**B**  **LED PANEL vestavný  
600 x 600 mm  
PN22300001, LED 45 W**

**poznámka**  
ovladače pro ovládání ponechány stávající  
včetně vývodu z rozvaděče RH - CYKY 3 C x 1,5,  
mezi svítidly uloženy nové kabely v podhledu

stávající svítidla budou nahrazena svítidly  
LED vestavěnými do stropního podhledu

**LEGENDA**

Proudová soustava : 3 + PEN stř. 50 Hz, 400 / 230 V, TN - C - S

Ochrana před nebezpečným dotykem : podle ČSN 33 2000 - 4 - 41  
automatickým odpojením od zdroje

Kreslil	Zodpovědný projektant	Podpis	<b>STAR Pardubice s.r.o.</b> Semtínská 56 533 53 Pardubice	
Ing. Tomáš Bárta	Ing. Tomáš Bárta			
Investor	Pardubický kraj		Číslo zakázky	Číslo kopie
Místo	Poděbradova 842, Chrudim, PSČ 537 60		1813 / 2018	
Kraj	Pardubický		Stupeň : DPS	
Akce " SO.1 - BUDOVA ŠKOLY"			Formát : 2 A 4	
			Datum : 02/2019	
			Měřítko : 1 : 75	
			Část	Číslo výkresu
Obsah	Elektroinstalace - provozní rozvod silnoproudu		D.1.4.5.	D.1.4.5.2
	Chodba - m.č. 1.09 - administrativní část			