
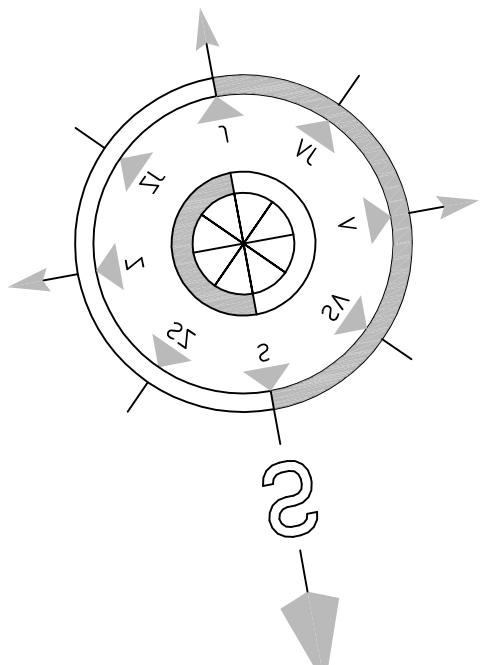
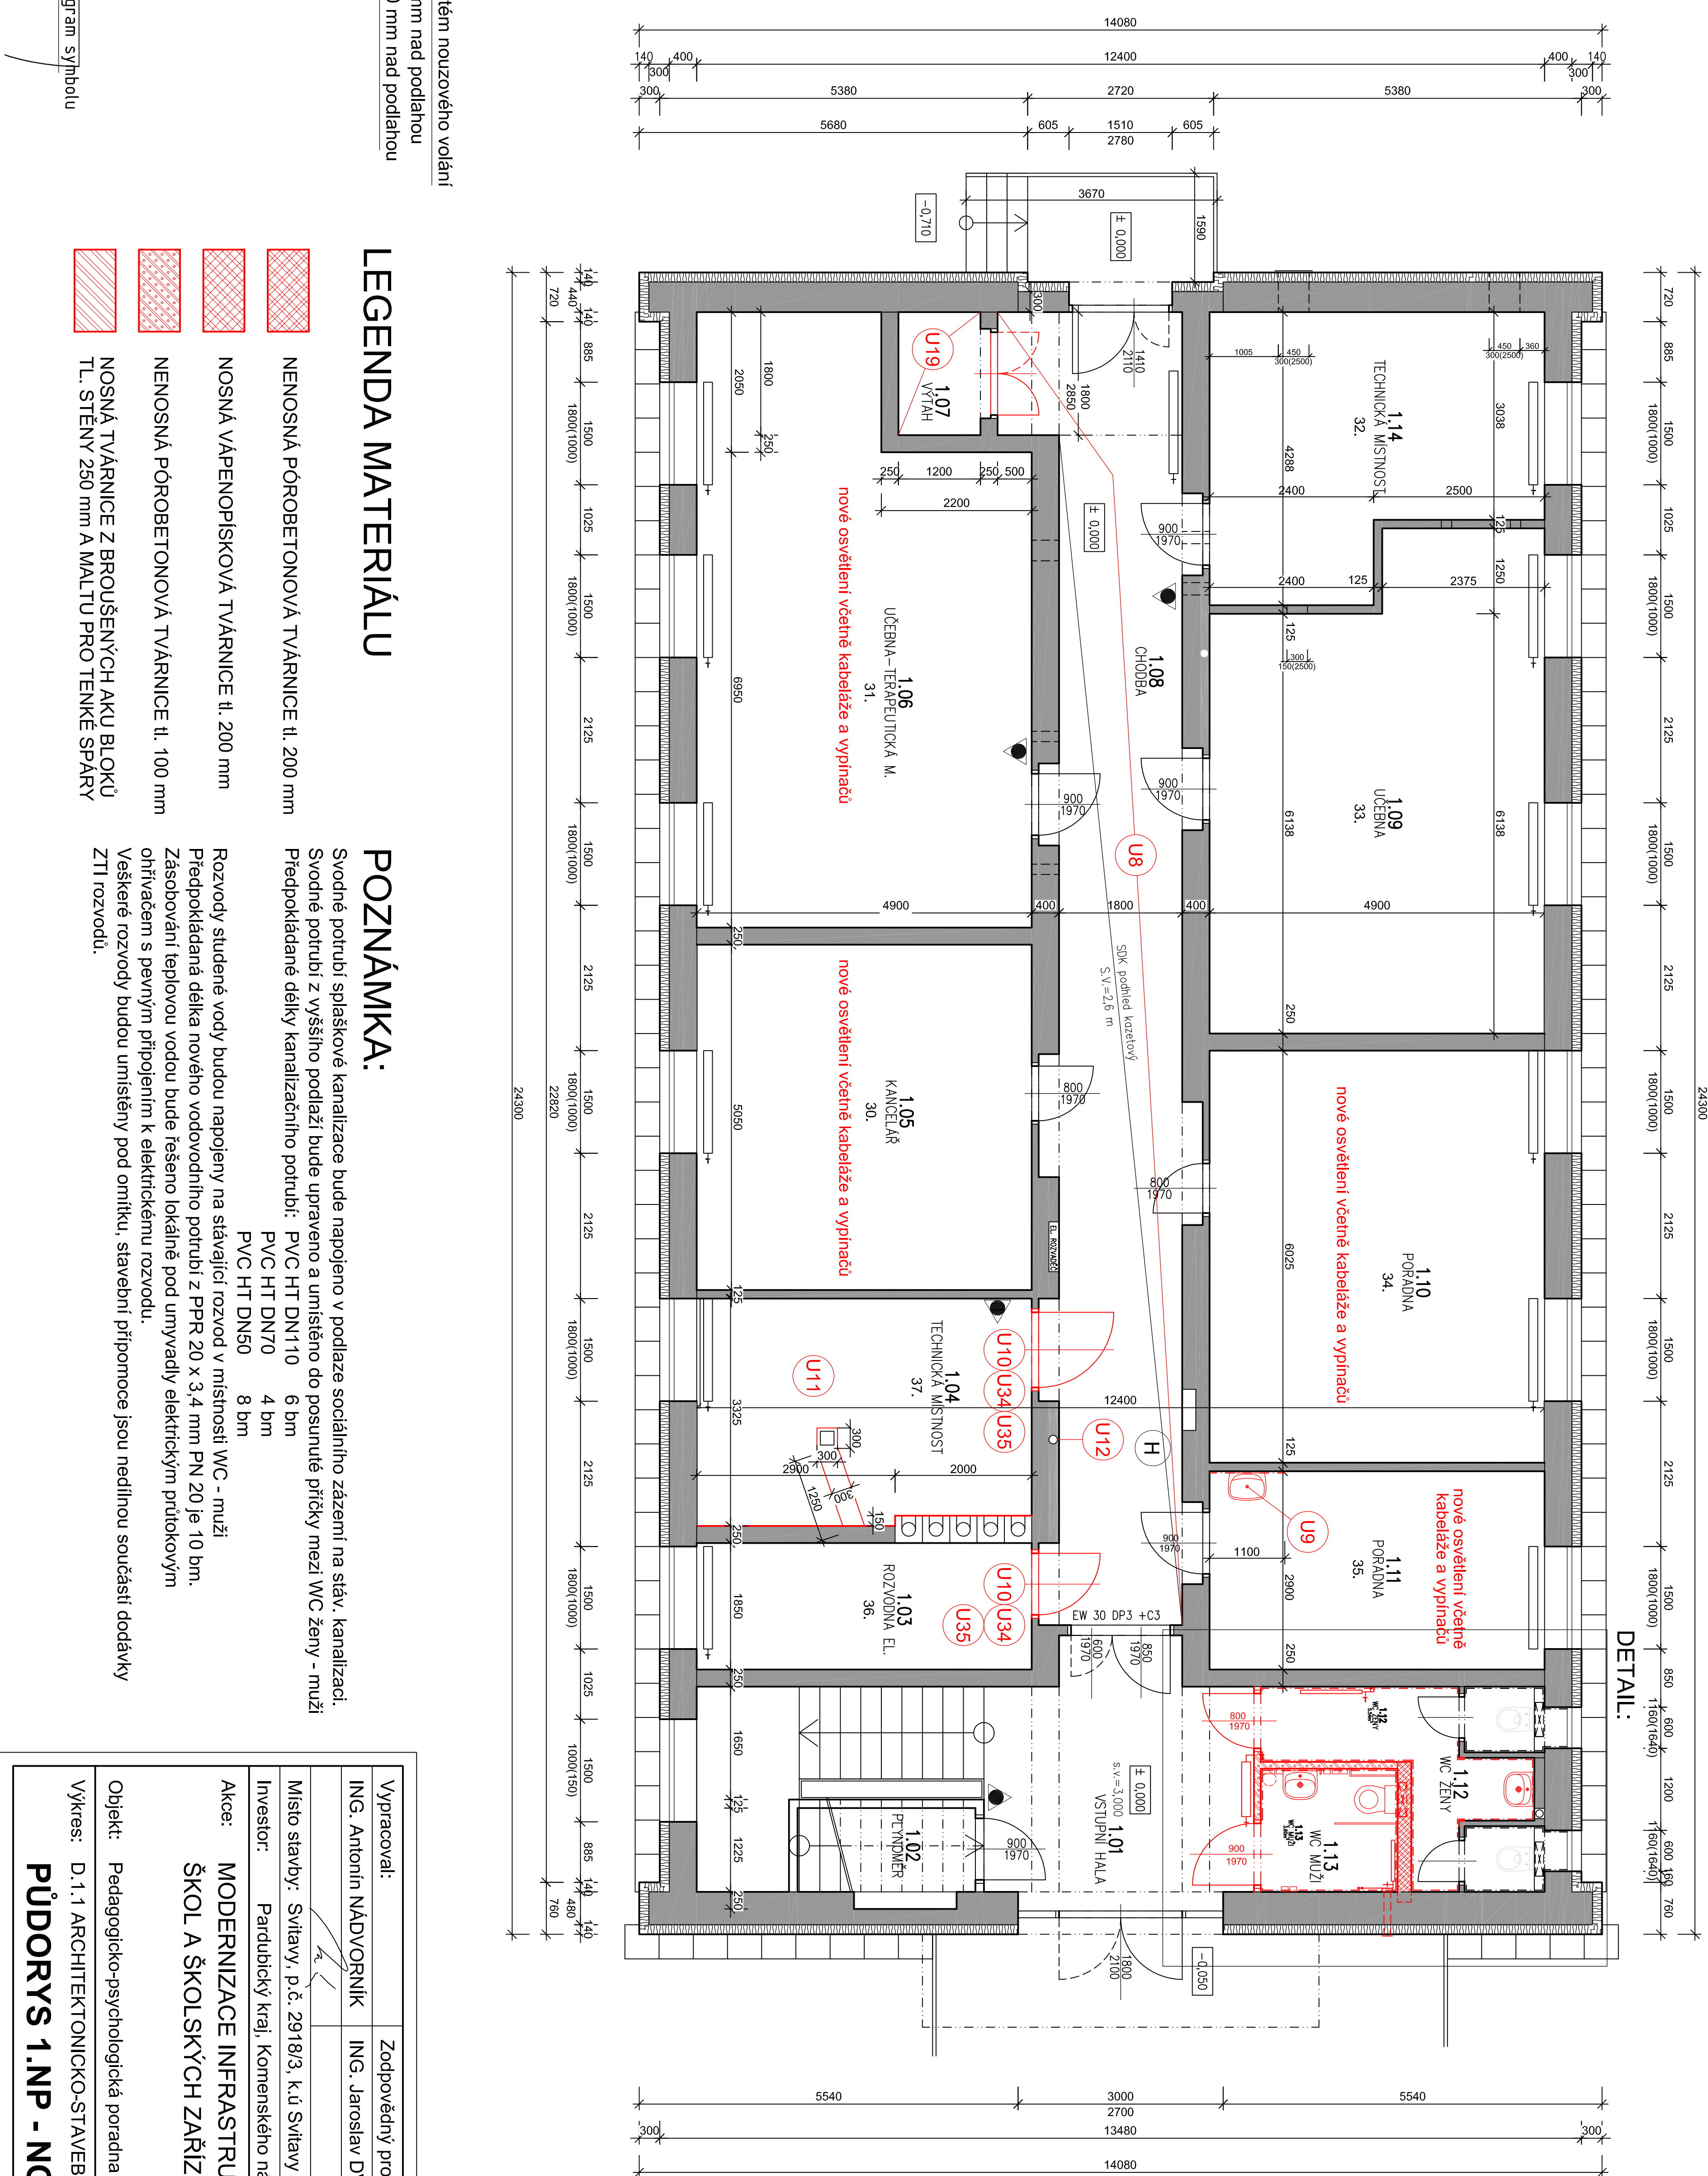


DETAIL 1:25 =

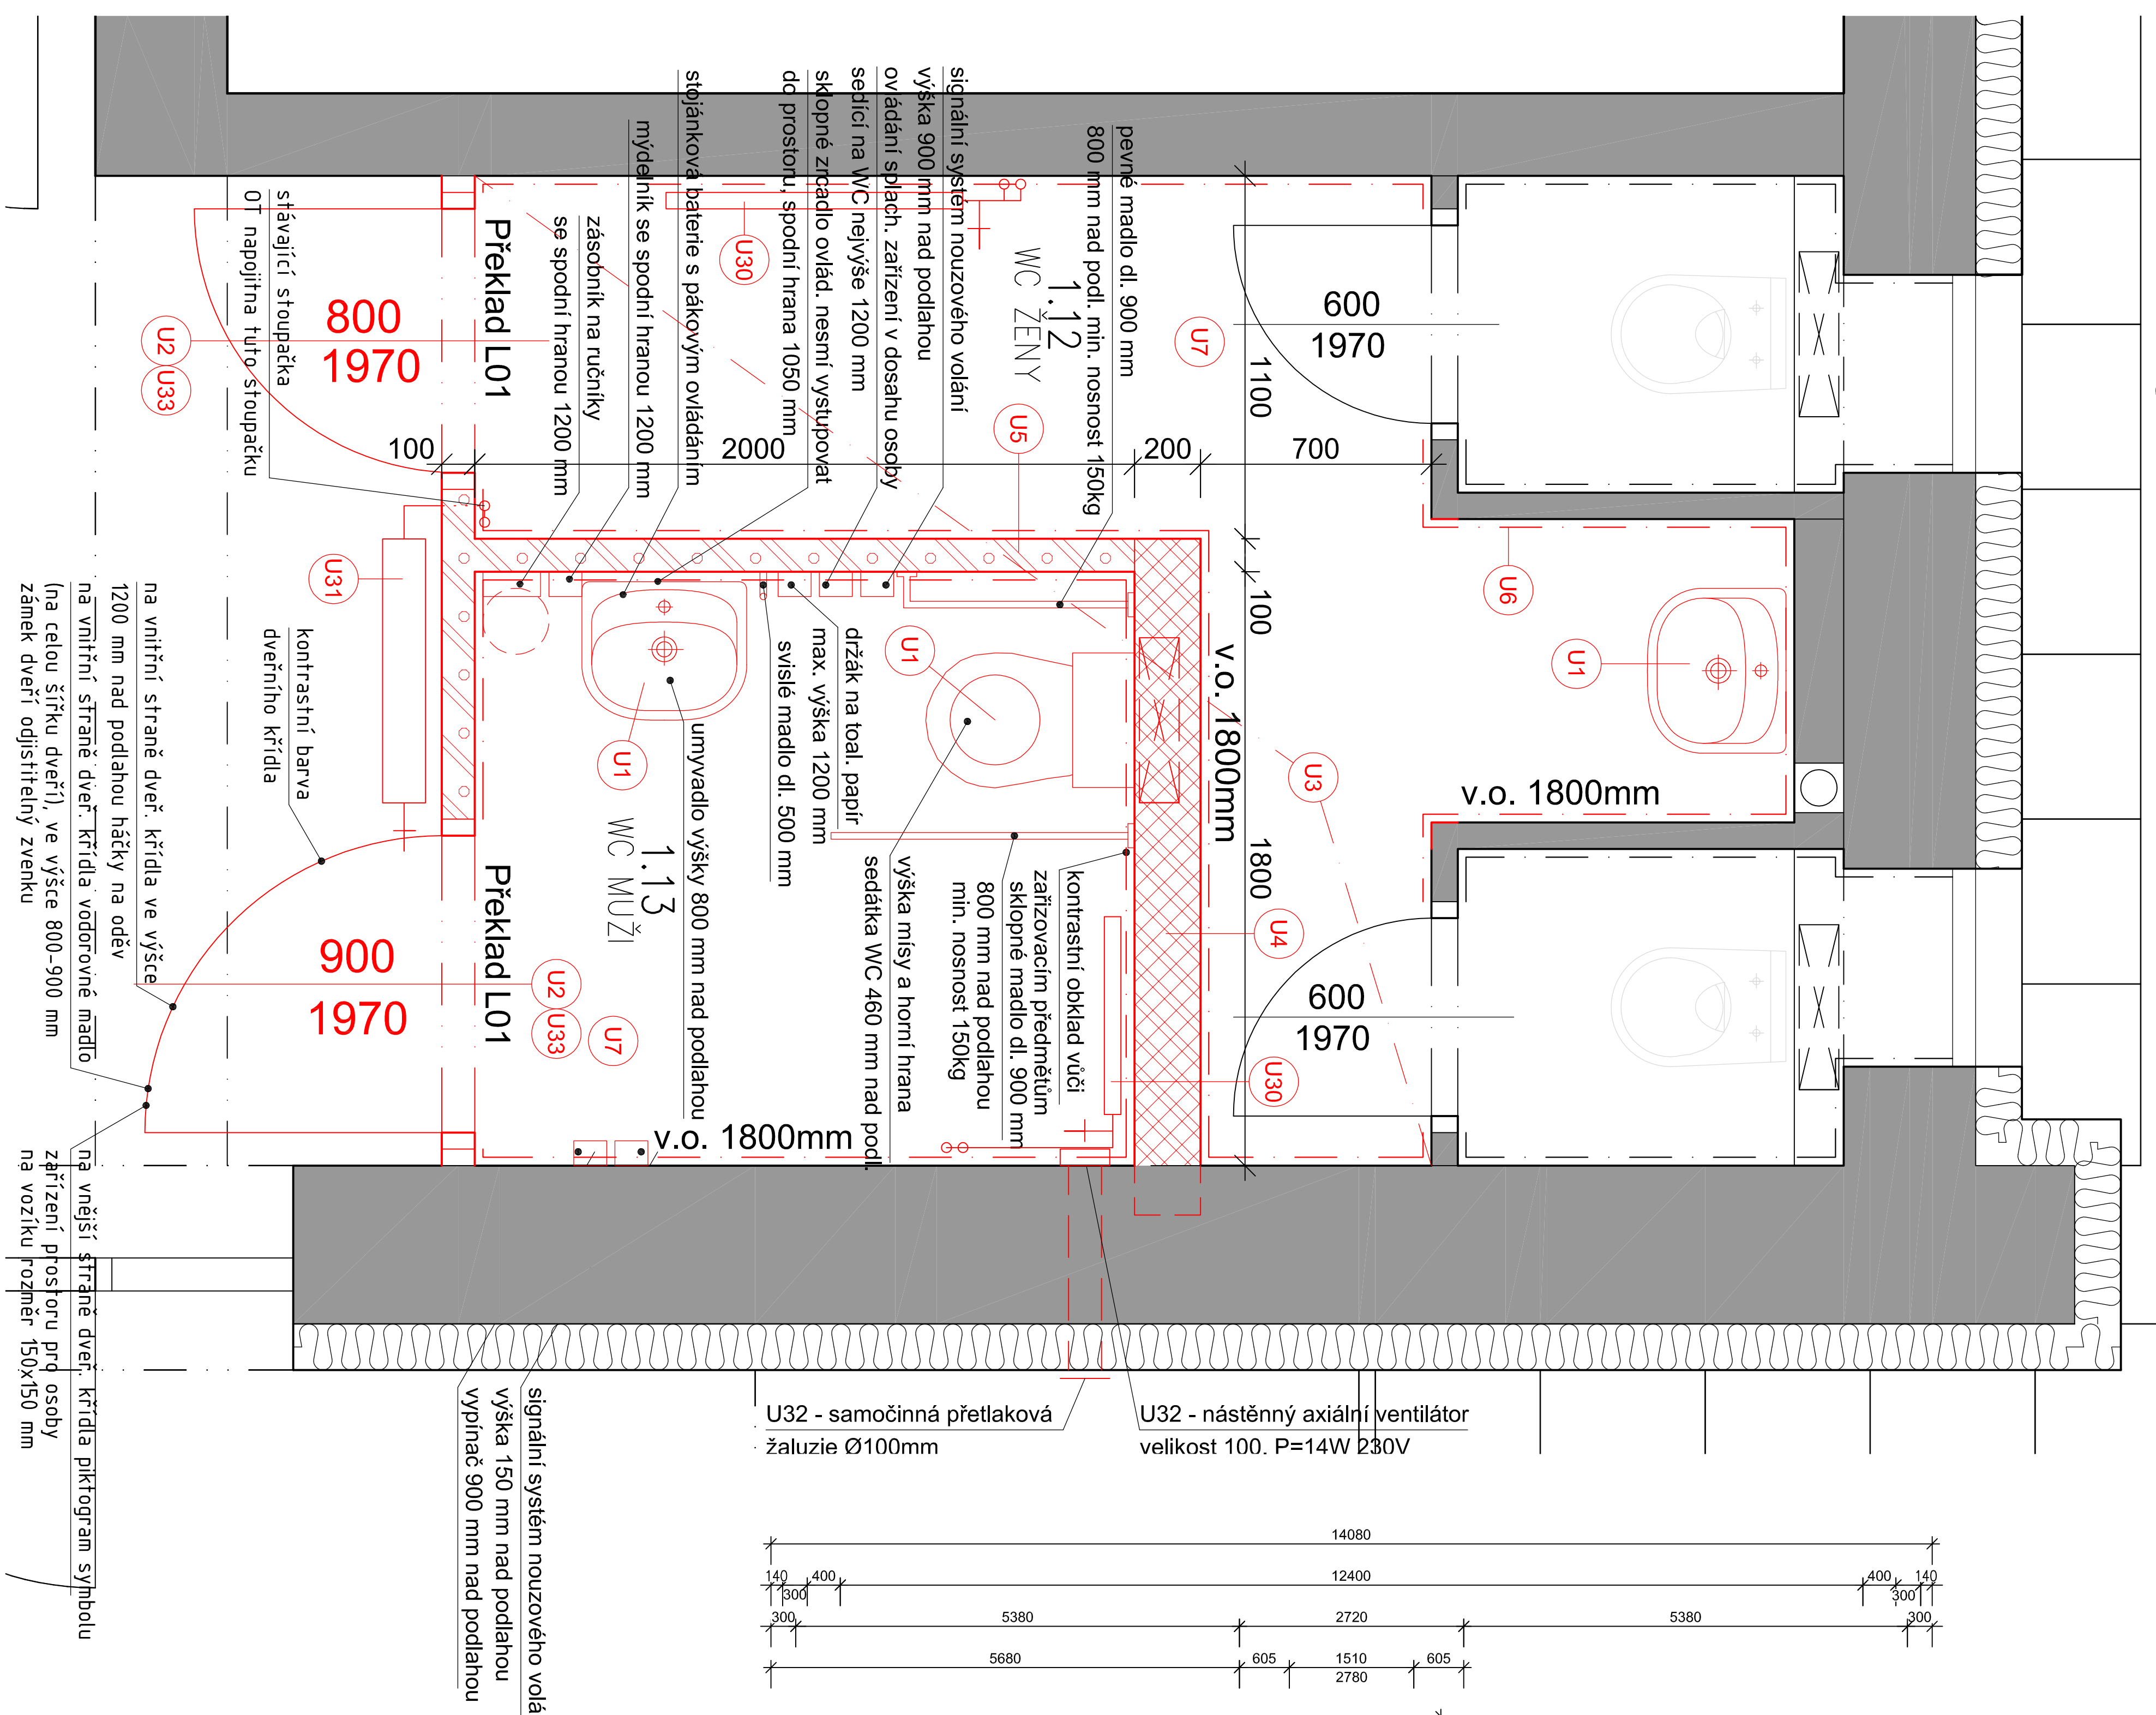

# PŮDORYS 1.NP - NOVÝ STAV



Tabuľka mŕstnosti 1.NF

Číslo	Jméno	Plocha [m <sup>2</sup> ]
1.01	VSTUPNÍ HALA	22,1
1.02	PLVNDĚŘ	3,18
1.03	ROZVODNA	9,06
1.04	TECH. MÍSTNOST	15,99
1.05	KANCELÁŘ	24,74
1.06	ČEKÁRNA - TERAPEUTI	39,59
	MÍSTNOST	
1.07	VÝTAH	2,16
1.08	CHODBA	36,18
1.09	SKLAD	33,79
1.10	PORADNA	29,52
1.11	PORADNA	14,21
1.12	WC ŽENY	5,61
1.13	WC MUŽI	5,7
1.14	TECHNICKÁ	17,9

Cellková plocha [m<sup>2</sup>]: 259,74

## LEGENDA:

NOVÉ KONSTRUKCE

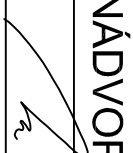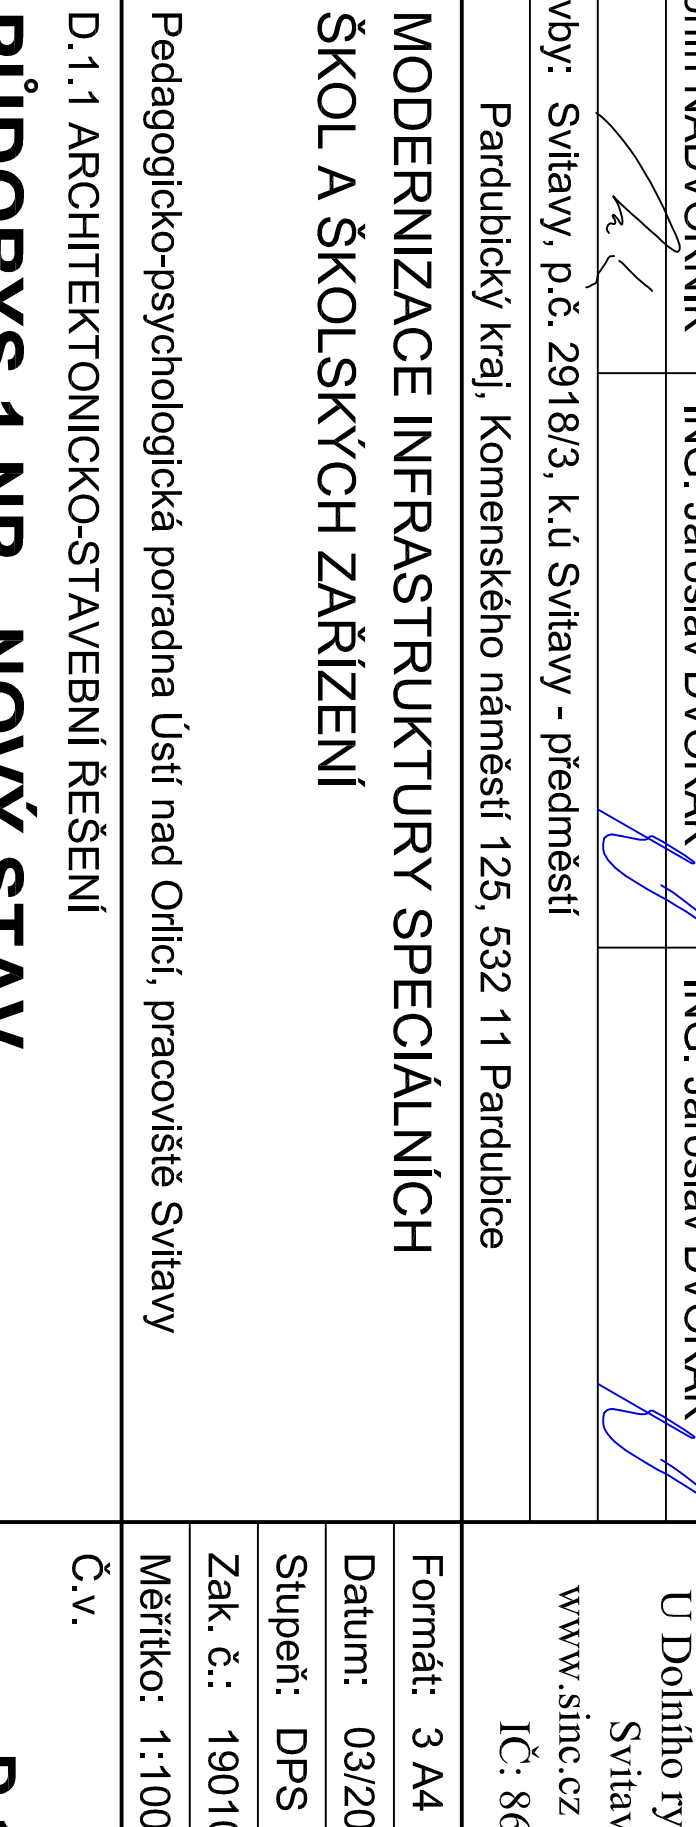Vypracoval:	Zodpovědný projektant:	Hlavní inženýr projektu:
ING. Antonín NADVOŘNÍK	ING. Jaroslav DVORÁK	ING. Jaroslav DVORÁK
		
Místo stavby:	Svítlavý, p.č. 2918/3, k.ú. Svítlavý - předměstí	
Investor:	Paroubický kraj, Komenšského náměstí 125, 532 11 Pardubice	
Akce:	MODERNIZACE INFRASTRUKTURY SPECIÁLNÍCH ŠKOL A ŠKOLSKÝCH ZAŘÍZENÍ	
Objekt:	Pedagogicko-psychologická poradna Ustí nad Orlicí, pracoviště Svítlavý	
Výkres:	D.1.1 ARCHITEKTONICKO-STAVEBNÍ ŘEŠENÍ	
<b>PŮDORYS 1.NP - NOVÝ STAV</b>		
		
Ing. Jaroslav DVORÁK U Dolního rybníka ev. č. 340, Svítlavý 568 02 www.sinc.cz dvorak@sinc.cz IČ: 866 81 087		
Formát: 3 A4	Paré:	
Datum: 03/2019		
Stupeň: DPS		
Zak. č.: 190106		
Měřítko: 1:100		
Č.v.		
<b>D.1.1.6</b>		