


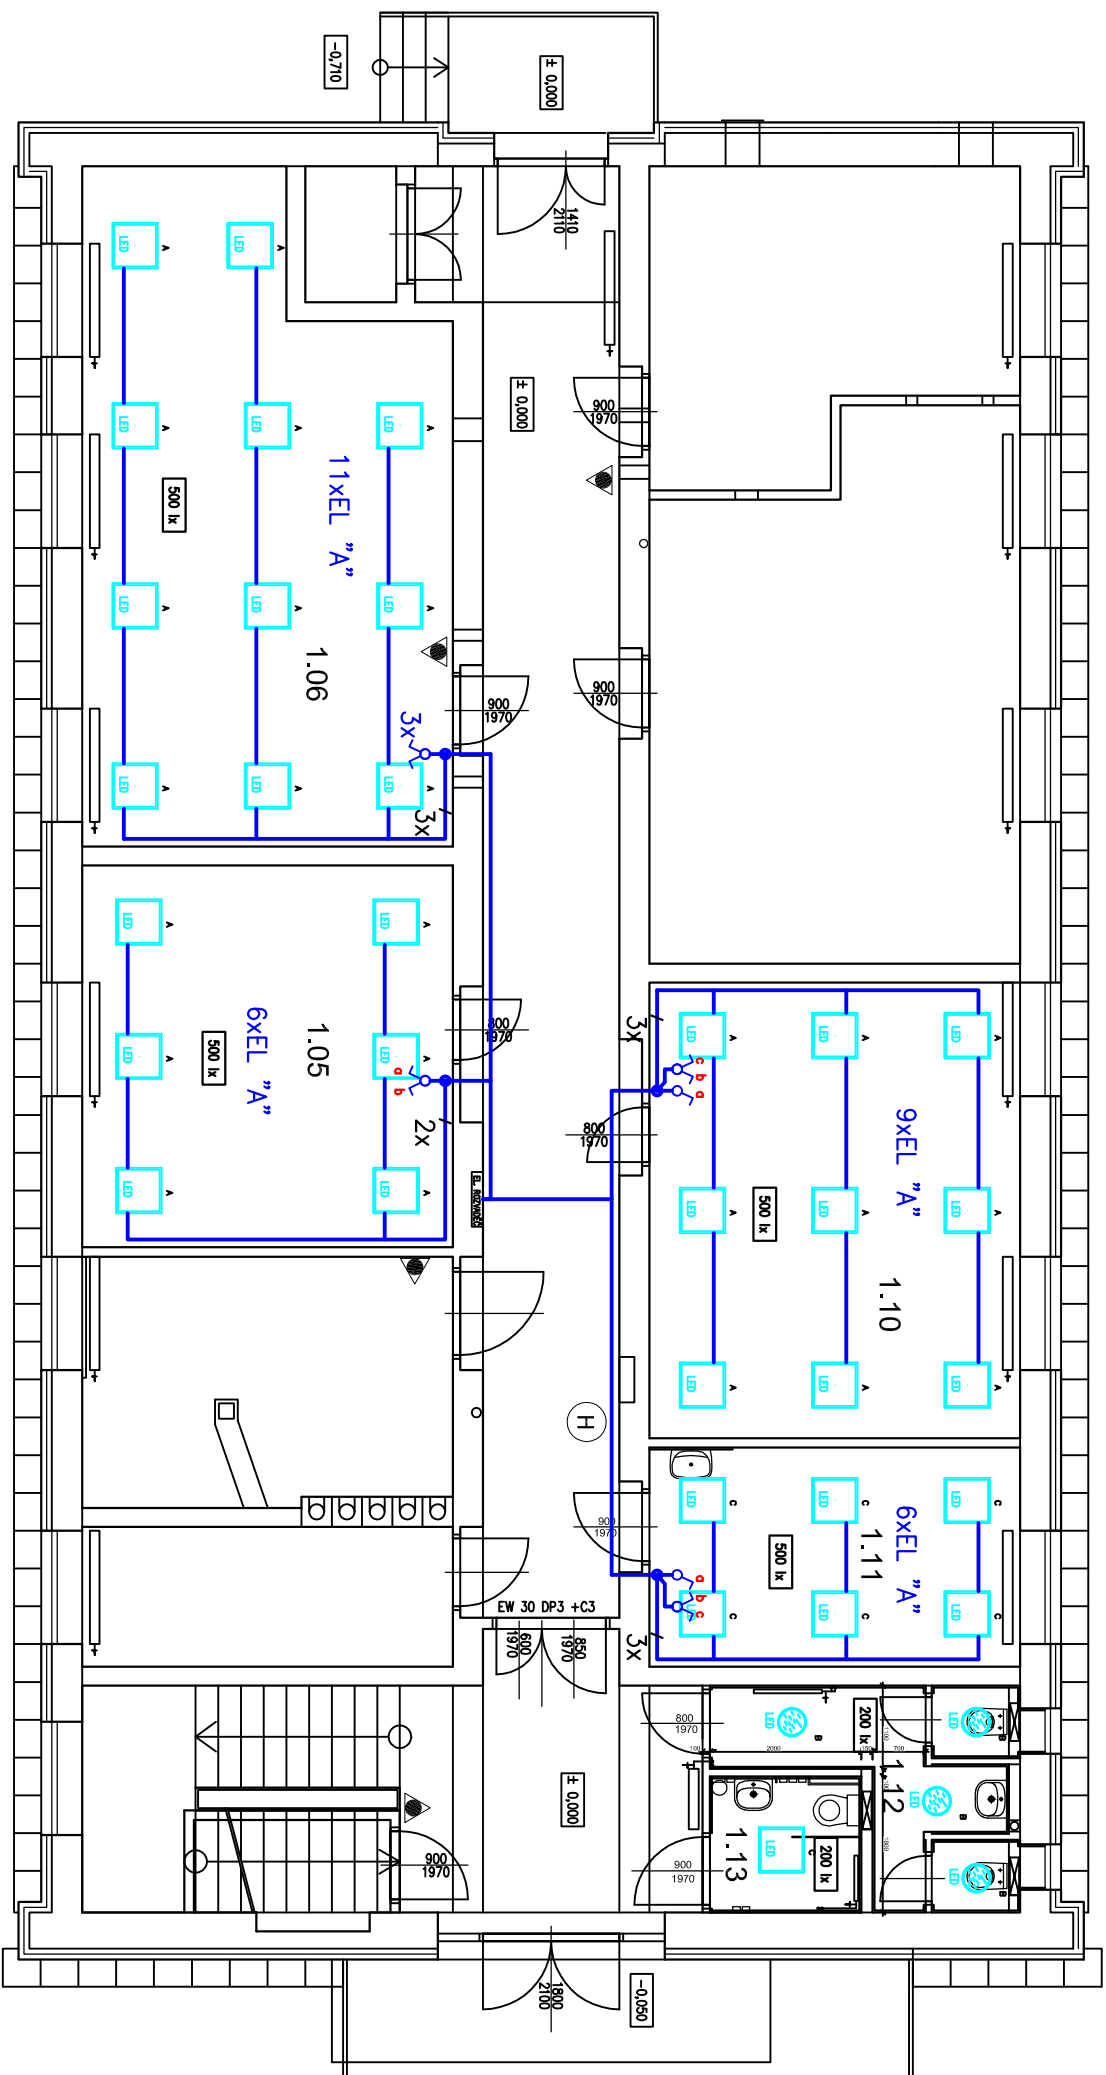




















# ELEKTROINSTALLACE 1.NP




LEGENDA:

- 





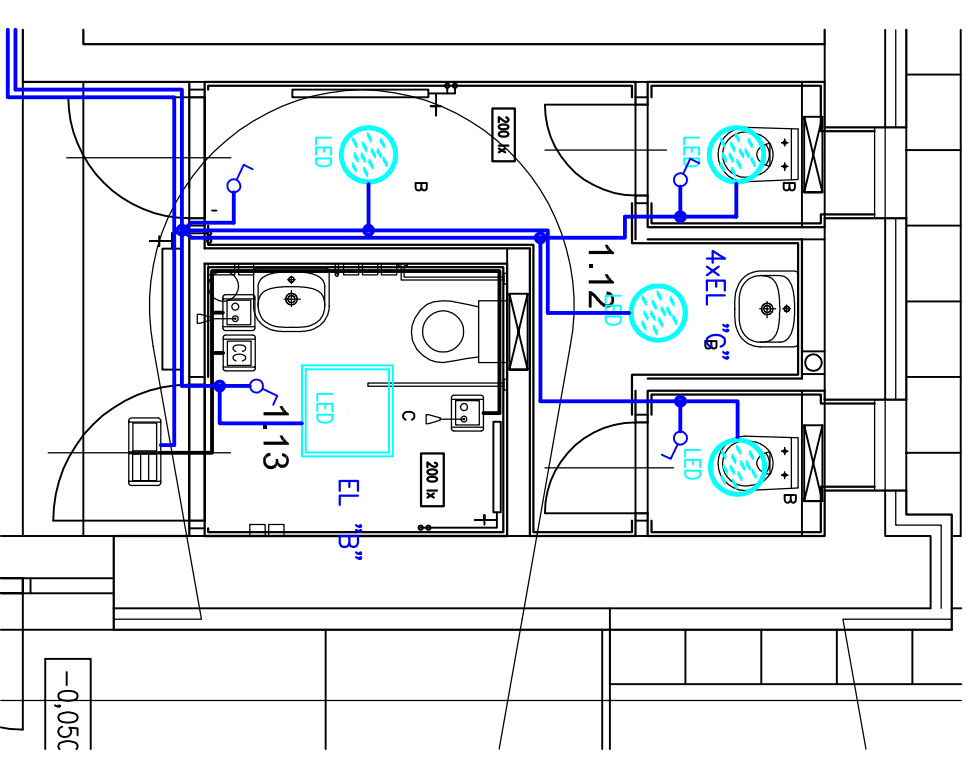














- KABELOVÉ VEDENÍ CYK-1 J3(2)x1,5, B10/1  
 KABELOVÉ VEDENÍ CYK-1 J3x2,5, UJŠTĚNÍ B16/1  
 SPINAČ OSVĚTLENÍ ŘÁZENÍ 1 – ZAPUŠTĚNÝ  
 SPINAČ OSVĚTLENÍ ŘÁZENÍ 5 – ZAPUŠTĚNÝ  
 ZÁSUVKA 230V 16A – ZAPUŠTĚNÁ  
 MŘÍŽKOVÉ LED SVĚTLIDLO 59,5x59,5mm  
 37W, 4300lm, 4000K, IP20

ROZKLDY BUDU PROVEDENY ZE STAJAJCICH PATROVYCH ROZNADEU KABELY CYKY PRISLUŠNYCH DIMENZÍ ULOŽENÝMI POD OMTKOU POPŘ. NAD PODHLEDY

## DETAIL




LEGENDA:

- SPINAČ OSVĚTLENÍ ŘAZENÍ 1 – ZAPUŠTĚNÝ  
PŘÍSAZENÉ LED SVÍTLIDLO, 595x595mm,  
27W, 3400lm, IP20  
PŘÍSAZENÉ LED SVÍTLIDLO, OPALOVÝ PMMA KRYT, PR.375,  
27W, 2900lm, IP40  
KONTROLNÍ MODUL S ALARMEM A TRANSFORMÁTOR  
RESETOVACÍ TLAČÍTKO  
SIGNALNÍ TLAČÍTKO SE ŠNŮROU

Napětová soustava: 3+N+PE 400/230V 50Hz TN-C-S

*Ochrana před nebezpečným dotykovým napětím:  
AUTOMATICKÝM ODPOJENÍM OD ZDROJE, zvýšená PROUDOVÝMI CHRÁNIČI  
dle ČSN 33 2000-4-41 ed.2*

Vypracoval:	Zodpovědný projektant:	Hlavní inženýr projektu:
ING. Petr HASENĚHRL	ING. Petr HASENĚHRL	ING. Jaroslav DVOŘÁK
		
Místo stavby: Svítlavý p.č. 2918/3, k.ú Svítlavy - předměstí		
Investor: Pardubický kraj, Komenského náměstí 125, 532 11 Pardubice		
<div> Akce: MODERNIZACE INFRASTRUKTURY SPECIÁLNÍCH ŠKOL A ŠKOLSKÝCH ZAŘÍZENÍ</div> <div> Objekt: Pedagogicko-psychologická poradna Ústí nad Orlicí, pracoviště Svítlavy</div>		
Výkres: D.1.4.4 SILNOPROUDÁ ELEKTROTECHNIKA		
<div> ELEKTROINSTALACE 1.NP</div> <div> Č.v.</div>		
<div> Ing. Jaroslav DVOŘÁK Riegrova 6, Svítlavy 568 02 www.sinc.cz dvorak@sinc.cz IČ: 866 81 087</div> <div><div>Formát:</div><div>Datum: 03/2019</div><div>Stupeň: DPS</div><div>Zak. č.: 190106</div><div>Měřítko: 1:100</div></div> <div>Paré:</div>		
D.1.4.4.2		