
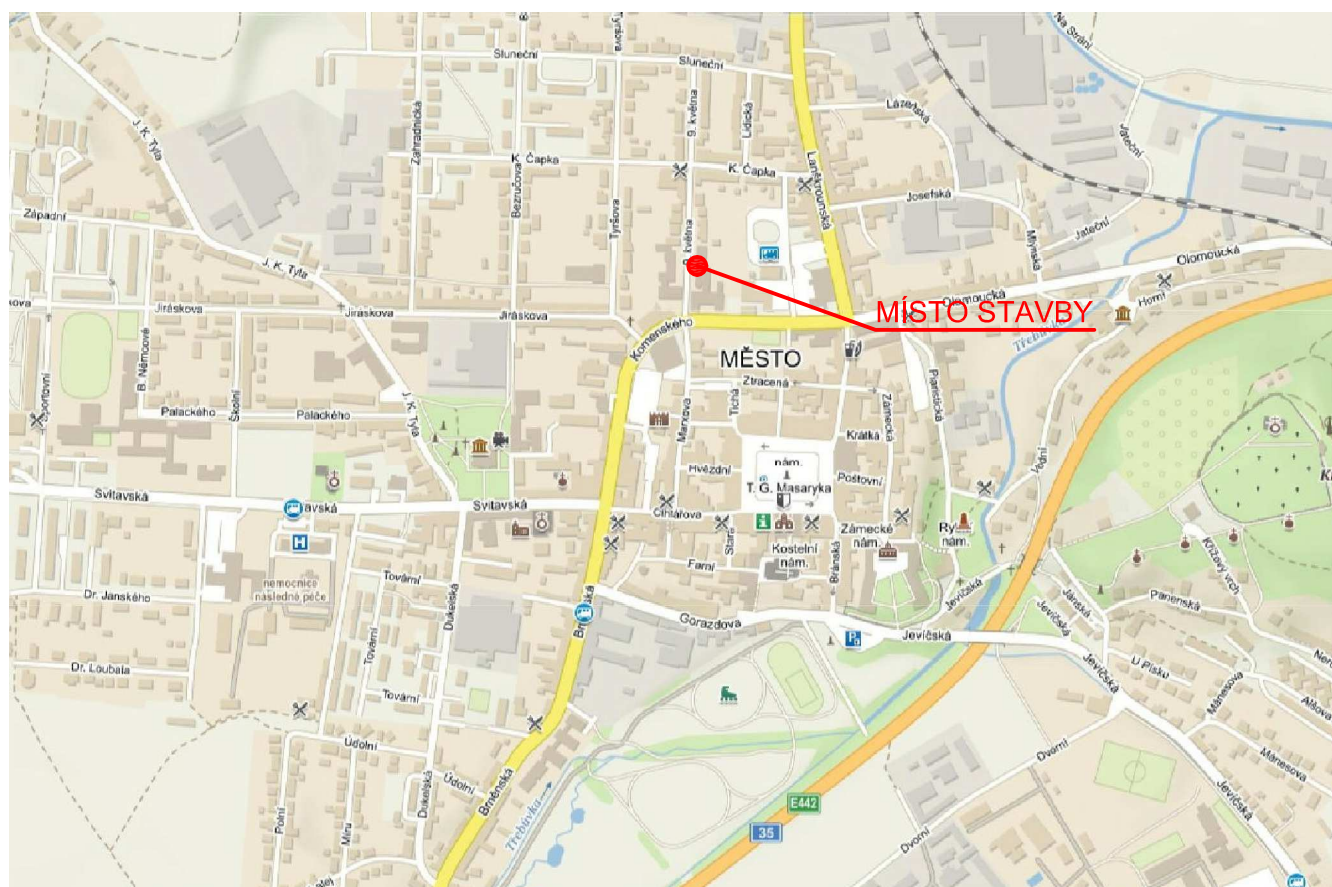



# SITUACE ŠIRŠÍCH VZTAHŮ

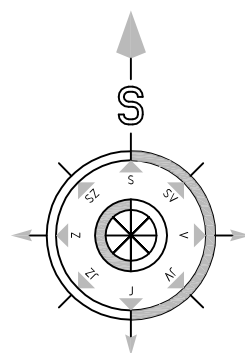

Vypracoval:	Zodpovědný projektant:	Hlavní inženýr projektu:	 Sinc s.r.o. IČ: 288 14 878 +420 775 124 685 www.sinc.cz	
ING. Antonín NÁDVORNÍK	ING. Jaroslav DVOŘÁK	ING. Jaroslav DVOŘÁK		
Místo stavby: Moravská Třebová, p.č. 664; 665/7, k.ú Moravská Třebová			Sinc s.r.o. IČ: 288 14 878 +420 775 124 685 www.sinc.cz	
Investor: Pardubický kraj, Komenského náměstí 125, 532 11 Pardubice				
Akce: MODERNIZACE INFRASTRUKTURY SPECIÁLNÍCH ŠKOL A ŠKOLSKÝCH ZAŘÍZENÍ			Formát: 1 A4	Paré:
			Datum: 03/2019	
			Stupeň: DPS	
			Zak. č.: 190104	
			Měřítko: 1:250	
Objekt: Speciální ZŠ, MŠ a PŠ Moravská Třebová			Č.v.  C.1	
Výkres: C. SITUAČNÍ VÝKRESY				
SITUACE ŠIRŠÍCH VZTAHŮ				