


PŮDORYS 1.NP

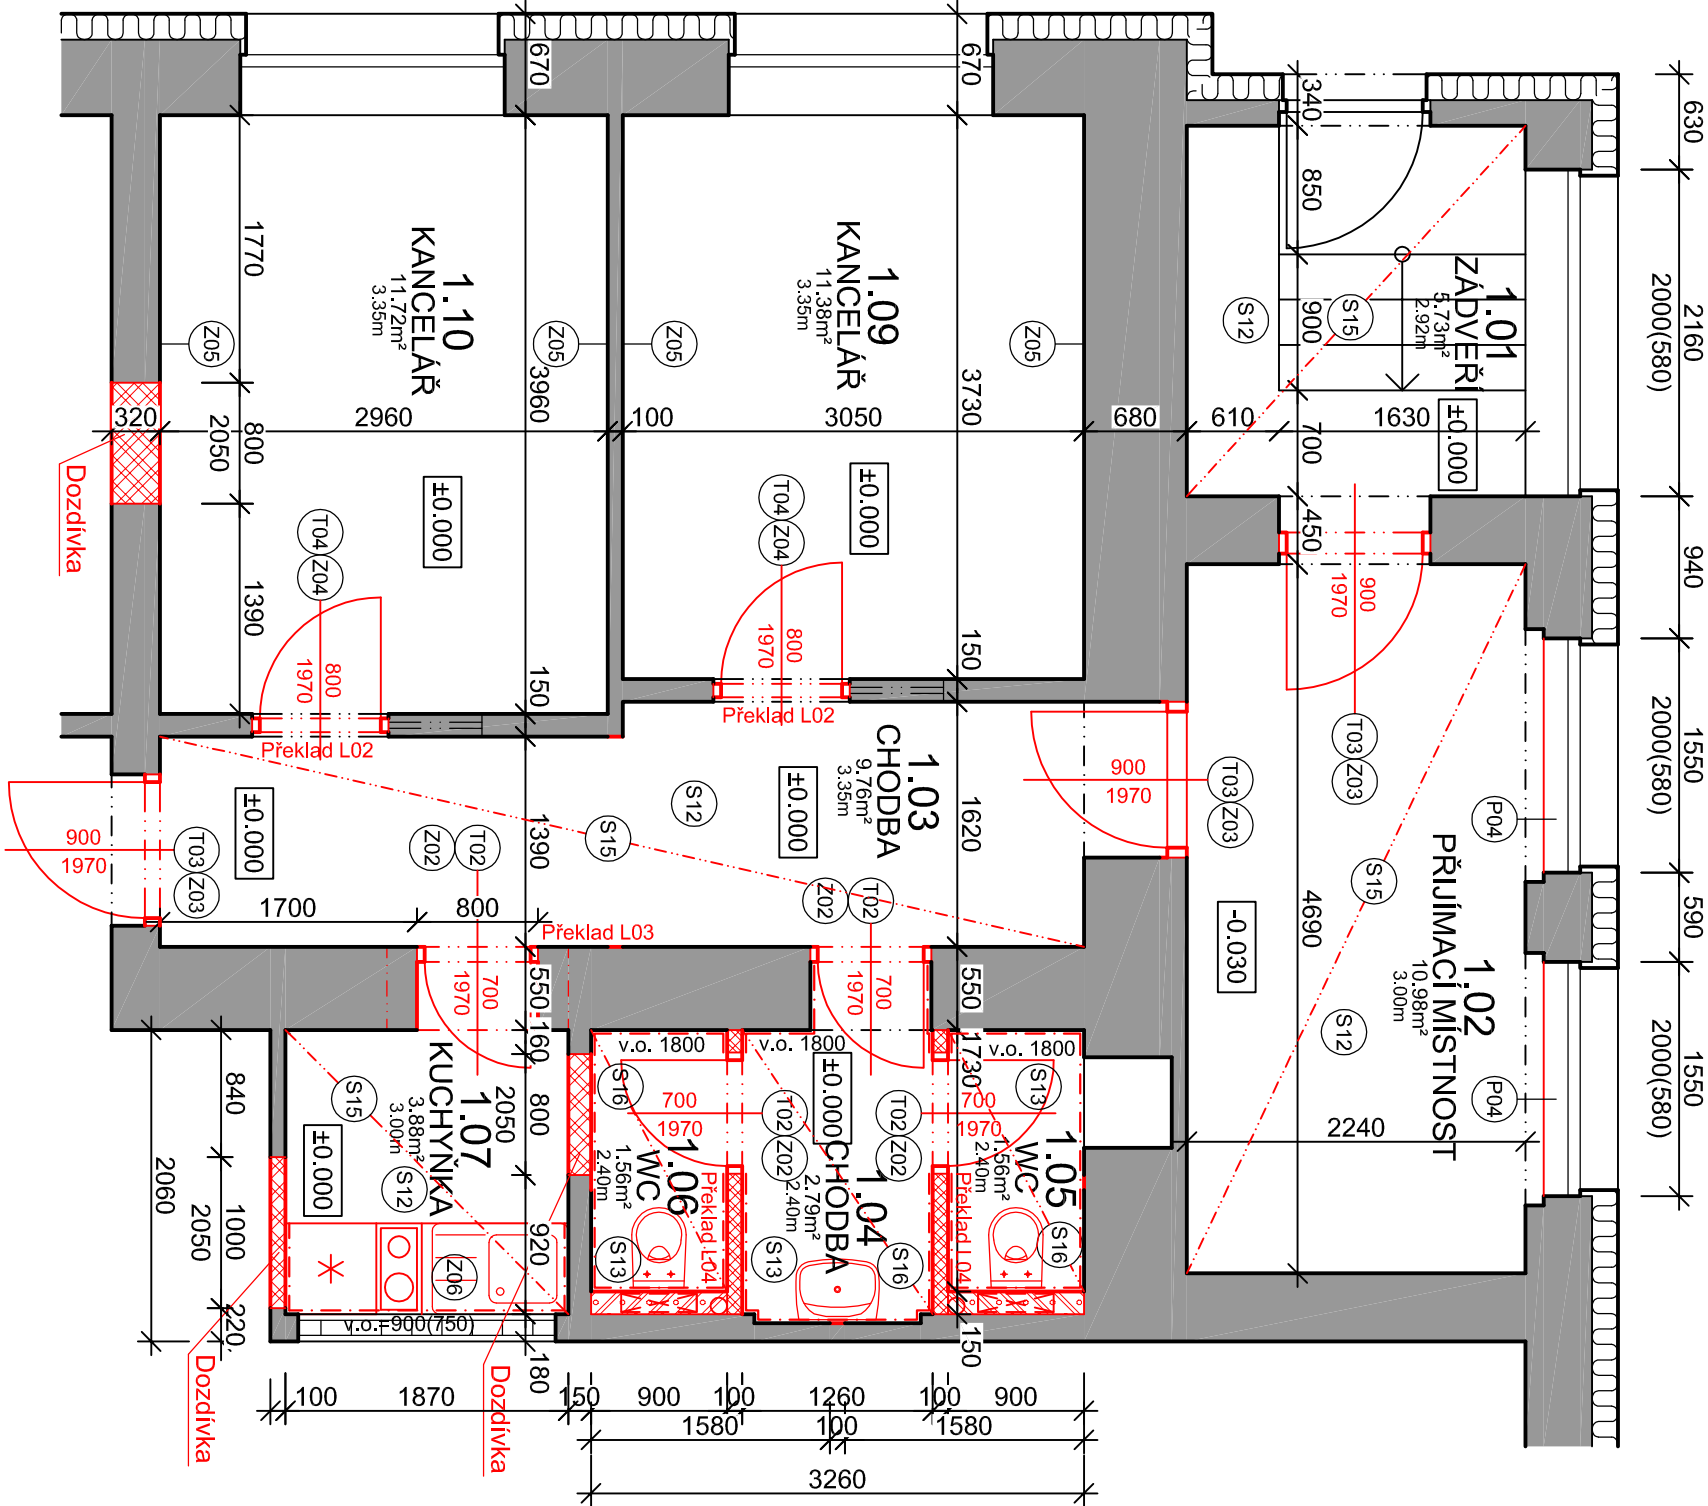

Tabulka překladů		
Označení	Skladba	Počet
L02	1x NEP 150-1250	2
L03	3x RZP 119/14/14 V+ 2xIZOLACE 50/150 - dl.1200	1
L04	1x NEP 100-1250	2

VÝKRESY ČÁST "A" - NOVÝ STAV

Tabulka místností		
Číslo	Jméno	Plocha [m ²]
1.01	ZÁDVEŘÍ	5,73
1.02	PŘIJÍMACÍ MÍSTNOST	10,58
1.03	CHODBA	9,76
1.04	CHODBA	2,79
1.05	WC	1,56
1.06	WC	1,56
1.07	KUCHYŇKA	3,88
1.09	KANCELAŘ	11,38
1.10	KANCELAŘ	11,72

Celková plocha [m²]: 58,96

LEGENDA :


NOVÉ KONSTRUKCE

LEGENDA MATERIÁLU

- ZDIVO Z GPP - dozdivky, přízdívky
- NENOSNÁ PŮROBETONOVÁ TVÁRNICE tl. 150 mm
- NENOSNÁ PŮROBETONOVÁ TVÁRNICE tl. 100 mm
- TEPELNÁ IZOLACE (MINERÁLNÍ VATA, XPS)
- PROSTÝ BETON
- ŽELEZOBETON

Poznámka:

Svorné potrubí splaškové kanalizace bude napojeno v podlaže sociálního zázemí na stáv. kanalizaci.
Svorné potrubí z vyššího podlaží bude upraveno a umístěno do přízdívky v místnosti 1.05.
Předpokládané délky kanalizačního potrubí: PVC HT DN110 8 bm
PVC HT DN70 3 bm
PVC HT DN50 7 bm
Rozvody studené vody budou napojeny na stávající rozvod v místnosti č. 1.05.
Předpokládaná délka nového vodovodního potrubí z PPR 20 x 3,4 mm PN 20 je 15 bm.
Zásobování teplotou vodou bude řešeno lokálně pod dřezem a umyvadlem elektrickým průtokovým ohřevčem s pevným připojením k elektrickému rozvodu - 2ks
Veškeré rozvody budou umístěny pod omítku, stavební připomocy jsou nedílnou součástí dodávky ZTI rozvodů.

Vypracoval:	Zodpovědný projektant:	Hlavní inženýr projektu:
ING. Antonín NÁDVOŘNÍK	ING. Jaroslav DVOŘÁK	ING. Jaroslav DVOŘÁK
Místo stavby:	Moravská Třebová, p.č. 664/ 665/7, k.ú. Moravská Třebová	
Investor:	Pardubický kraj, Komenského náměstí 125, 532 11 Pardubice	
Akce:	MODERNIZACE INFRASTRUKTURY SPECIÁLNÍCH ŠKOL A ŠKOLSKÝCH ZAŘÍZENÍ	
Objekt:	Speciální ZŠ, MŠ a PŠ Moravská Třebová	
Výkres:	D.1.1.1 ARCHITEKTONICKO-STAVEBNÍ ŘEŠENÍ	
VÝKRESY ČÁST "A" - NOVÝ STAV		
<div><div><div>PROJEKČNÍ A INŽENYRSKÁ SPOLEČNOST SINC s.r.o. IČ: 288 14 878 www.sinc.cz</div></div><div><div>Formát: 2 A4</div><div>Datum: 03/2019</div><div>Stupeň: DPS</div><div>Zak. č.: 190104</div><div>Měřítko: 1:50</div></div><div><div>Č. v.</div><div>D.1.1.4</div></div></div>		