



PŮDORYS 1.NP-ČÁST A-VZDUCHOTECHNIKA

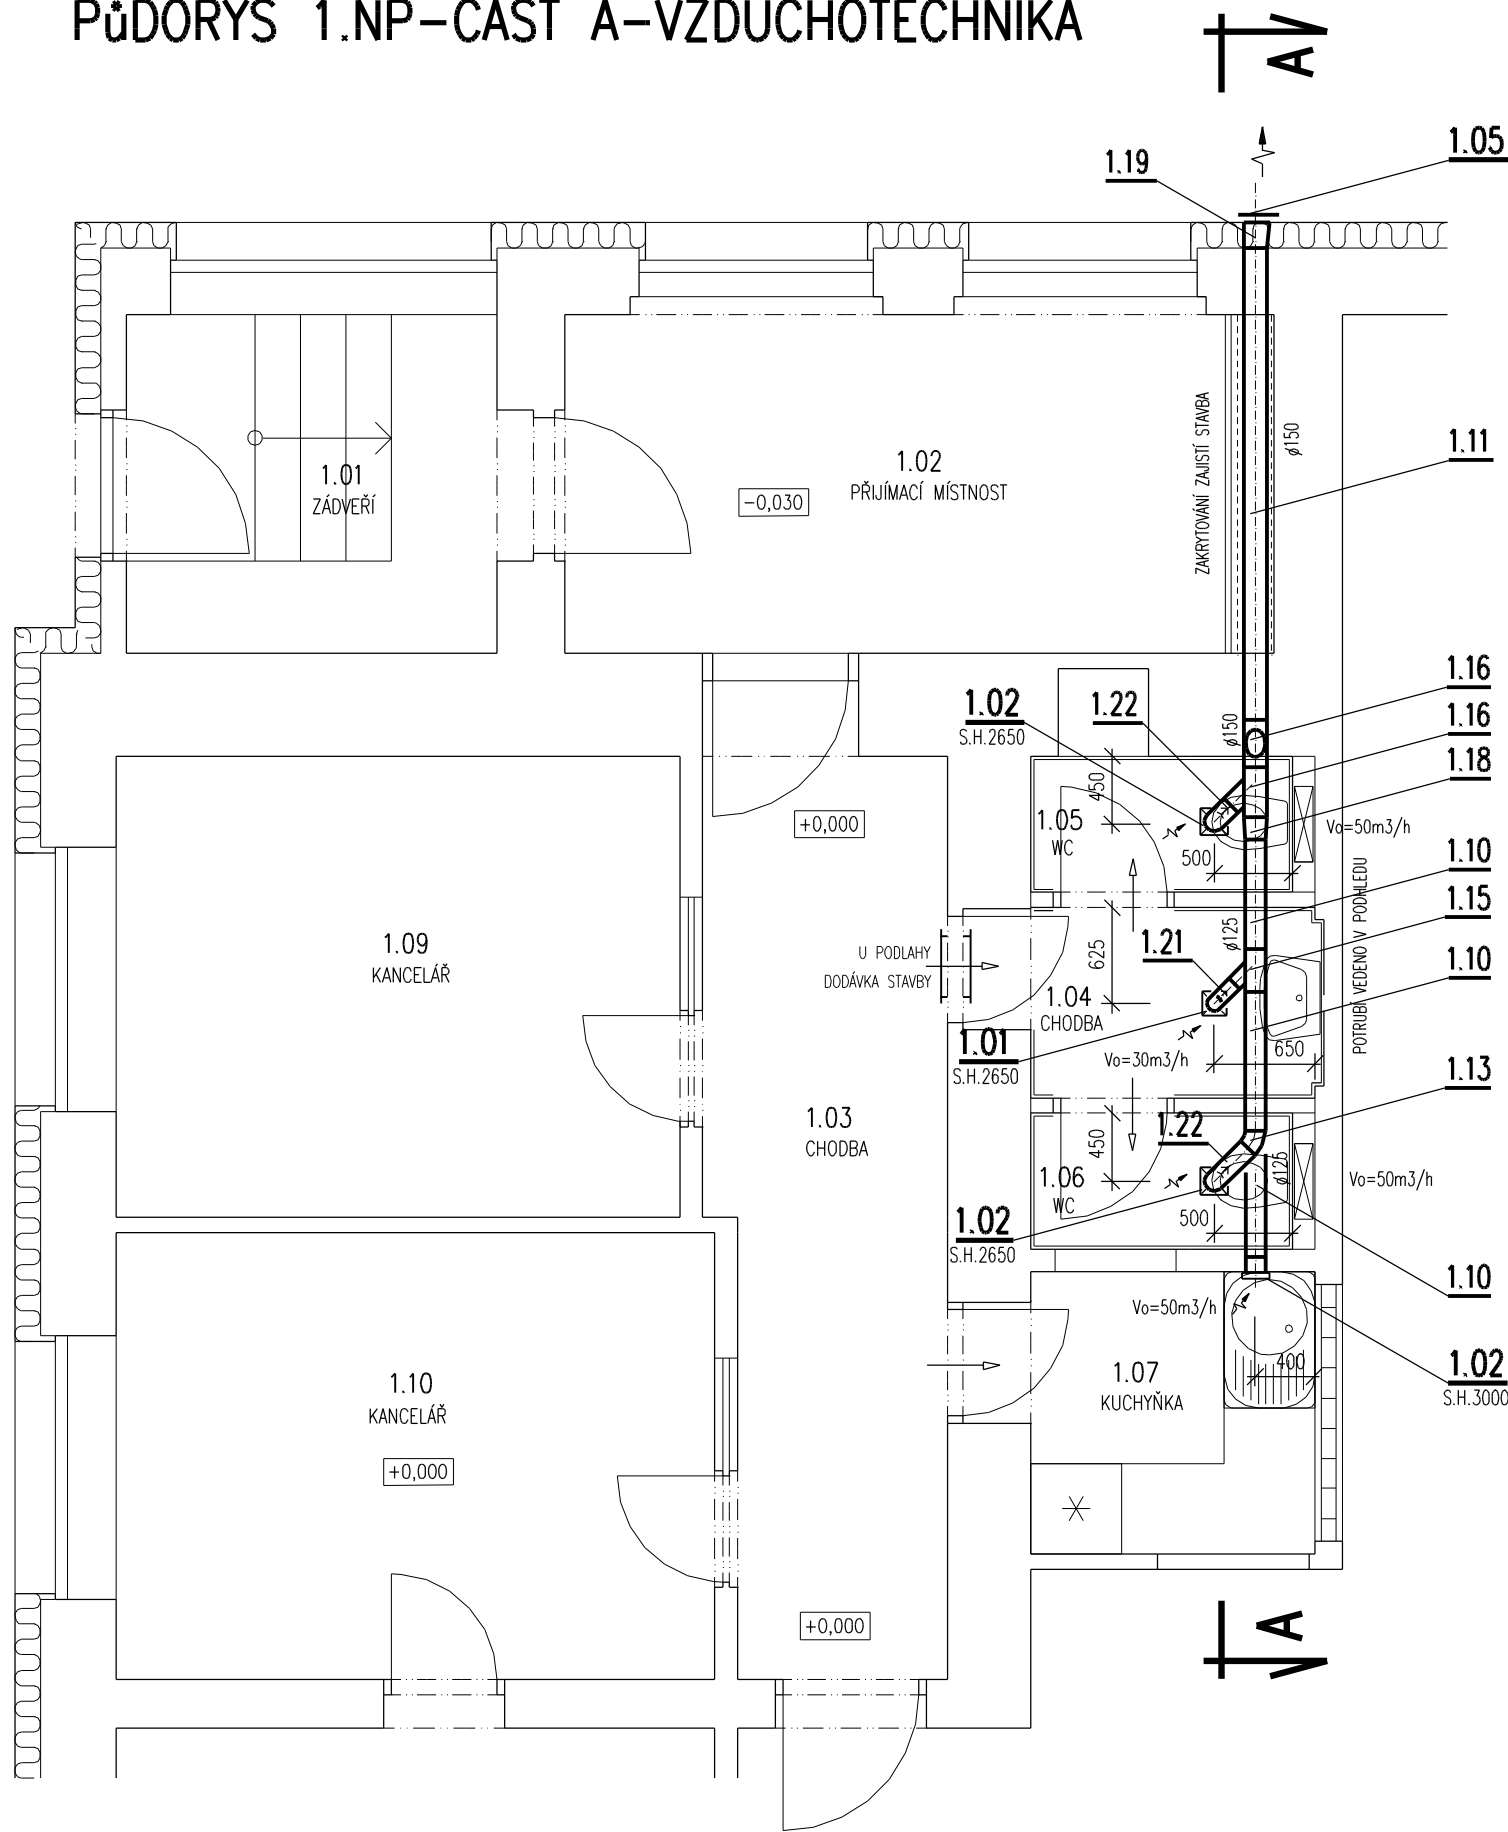

ŘEZ A-A

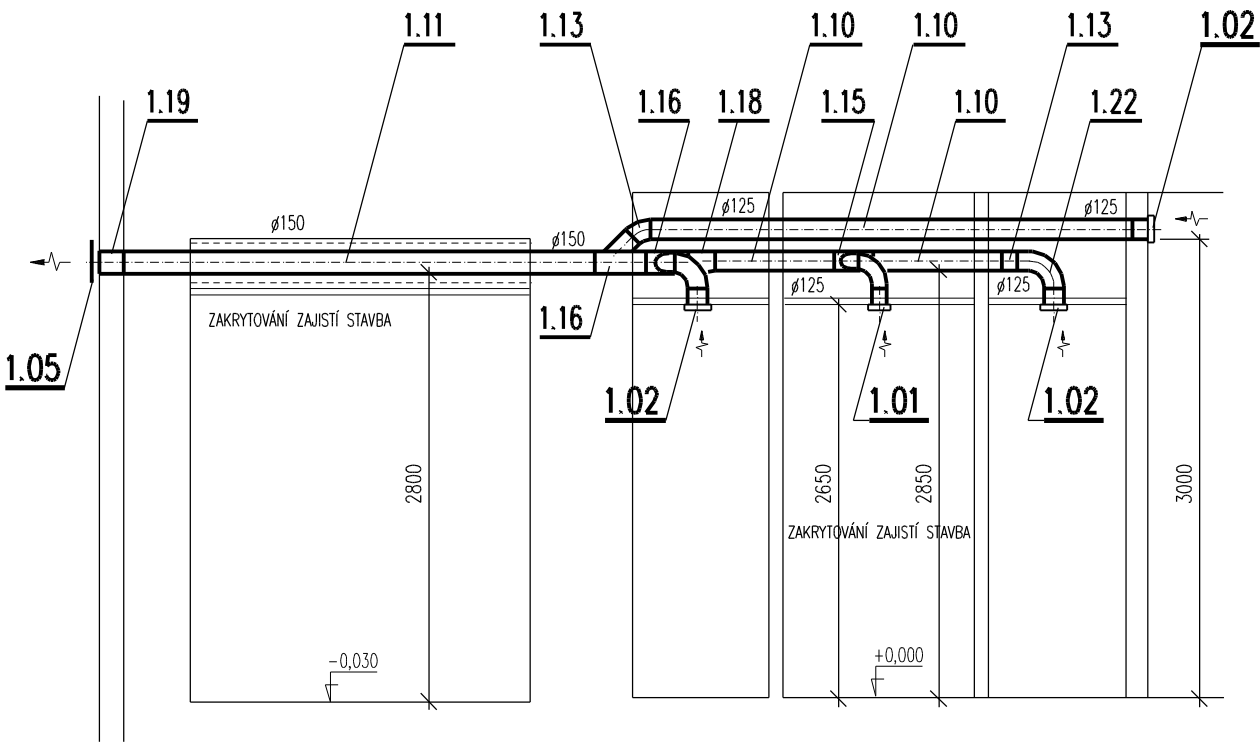

ZPŮSOB OVLÁDÁNÍ VENTILÁTORŮ

m.č. 1.07 TLAČÍTKO
m.č. 1.04, 1.05, 1.06 POHYBOVÉ ČIDLO

UPOZORNĚNÍ VZD

- 1) S.H. = SPODNÍ HRANA VZDUCHOTECHNICKÉHO POTRUBÍ NEBO ZAŘÍZENÍ OD PODLAHY
VÝŠKY POTRUBÍ JSOU VZTAŽENY K PODLAŽE MÍSTNOSTI, KTEROU POTRUBÍ PROCHÁZÍ.
- 2) OZNAČENÍ POTRUBÍ ----- ZNAČÍ POTRUBÍ S TEPELNOU a ZVUKOVOU IZOLACÍ
- 3) POTRUBÍ BUDE ZAVĚŠENO ZE STROPU NEBO PODEPŘENO ZE ZDI A BUDE ULOŽENO PŘES GUMOVÉ PODLOŽKY
- 4) ZÁVĚSY NEBO PODPORY POTRUBÍ PROVÉST VE VZDÁLENOSTI 1,5 m DLE ZVYKLOSTÍ
MONTÁŽNÍ FIRMY (PŘESNÉ UMÍSTĚNÍ URČÍ ŠEFMONTÉR VZDUCHOTECHNIKY). MATERIÁL ODOLÁVAJÍCÍ KORÓZI
- 5) PROSTUPY ZDMI PROVEDE STAVBA
- 6) PROSTUPY POTRUBÍ VZD OBVODOVÝMI STĚNAMI BUDE PROVEDENO S TRVALE VZDUCHOTĚSNÝM NAPOJENÍM POTRUBÍ
NA VNITŘNÍ OMÍTKU POMOCÍ K TOMU PŘÍSLUŠNÝCH SYSTÉMOVÝCH PÁSEK NALEPENÝCH NA PLECHOVÉ POTRUBÍ !!
- 7) POPIS OVLÁDÁNÍ VIZ TECHNICKÁ ZPRÁVA VZDUCHOTECHNIKY
- 8) NEDÍLNOU SOUČÁSTÍ TĚTO VÝKRESOVÉ DOKUMENTACE JE TECHNICKÁ ZPRÁVA A TECH.SPECIFIKACE TOHOTO PROJEKTU !!
- 9) PŘED MONTÁŽÍ i v PRUBĚHU MONTÁŽE JE NUTNÁ KOORDINACE S PROFESEM ZDRAVOTNÍ INSTALACE
VYTÁPĚNÍ, ELEKTRO, SLABOPROUD, TECHNOLOGIE, STAVBA.

← PŘÍVOD VZDUCHU ← ODVOD VZDUCHU Vo=50 m3/h t.j. MNOŽSTVÍ ODVÁDĚNÉHO VZDUCHU
← PŘÍVOD VZDUCHU-MŘÍŽKA VE DVEŘÍCH U PODLAHY - ZAJISTÍ STAVBA

PŘESNÝ TECHNICKÝ POPIS JEDNOTLIVÝCH VZDUCHOTECHNICKÝCH ZAŘÍZENÍ, POTRUBÍ A TEPELNÝCH
IZOLACÍ VIZ TECHNICKÁ SPECIFIKACE VZDUCHOTECHNIKY !!!

POZNÁMKA

PŘI PROVÁDĚNÍ JE NUTNO POSTUPOVAT DLE PLATNÝCH ČSN A TECHNOLOGICKÝCH PRAVIDEL S OHLEDEM NA
VŠECHNY PLATNÉ PŘEDPISY BOZP.
POKUD DOJDE PŘI PROVÁDĚNÍ K NEJASNOSTEM NEBO NEPŘEDVÍDANÝM OKOLNOSTEM JE NUTNO NEPRODLENĚ
INFORMOVAT PROJEKTANTA A UPŘESNIT DALŠÍ POSTUP PRACÍ.

Zodpovědný projektant-část vytápění:	Hlavní inženýr projektu:	 PROJEKČNÍ A INŽENÝRSKÁ SPOLEČNOST Sinc s.r.o. IČ: 288 14 878 +420 775 124 685 www.sinc.cz	
Ing. Libor SAUER IČ 16753631	Ing. Jaroslav DVOŘÁK		
PROJEKCE TPS-TZB, FR.HALASE 9, SVITAVY			
Místo stavby: MORAVSKÁ TŘEBOVÁ, p.č.687/1, 687/2, K.ú. MORAVSKÁ TŘEBOVÁ			
Investor: PARDUBICKÝ KRAJ, KOMENSKÉHO NÁMĚSTÍ 125, 532 11 PARDUBICE		Formát: A4 Datum: 03/2019 Stupeň: DPS Zakáz.č.: 190104 Měřítko: 1:50	
Akce: MODERNIZACE INFRASTRUKTURY SPECIÁLNÍCH ŠKOL A ŠKOLSKÝCH ZAŘÍZENÍ			
Objekt: Speciální ZŠ, MŠ a PŠ Moravská Třebová - část A,B			
Výkres: PŮDORYS 1.NP VZD - část A		č.v. D.1.4.3-3	