


PŘEHLEDNÁ SITUACE 1 : 10 000

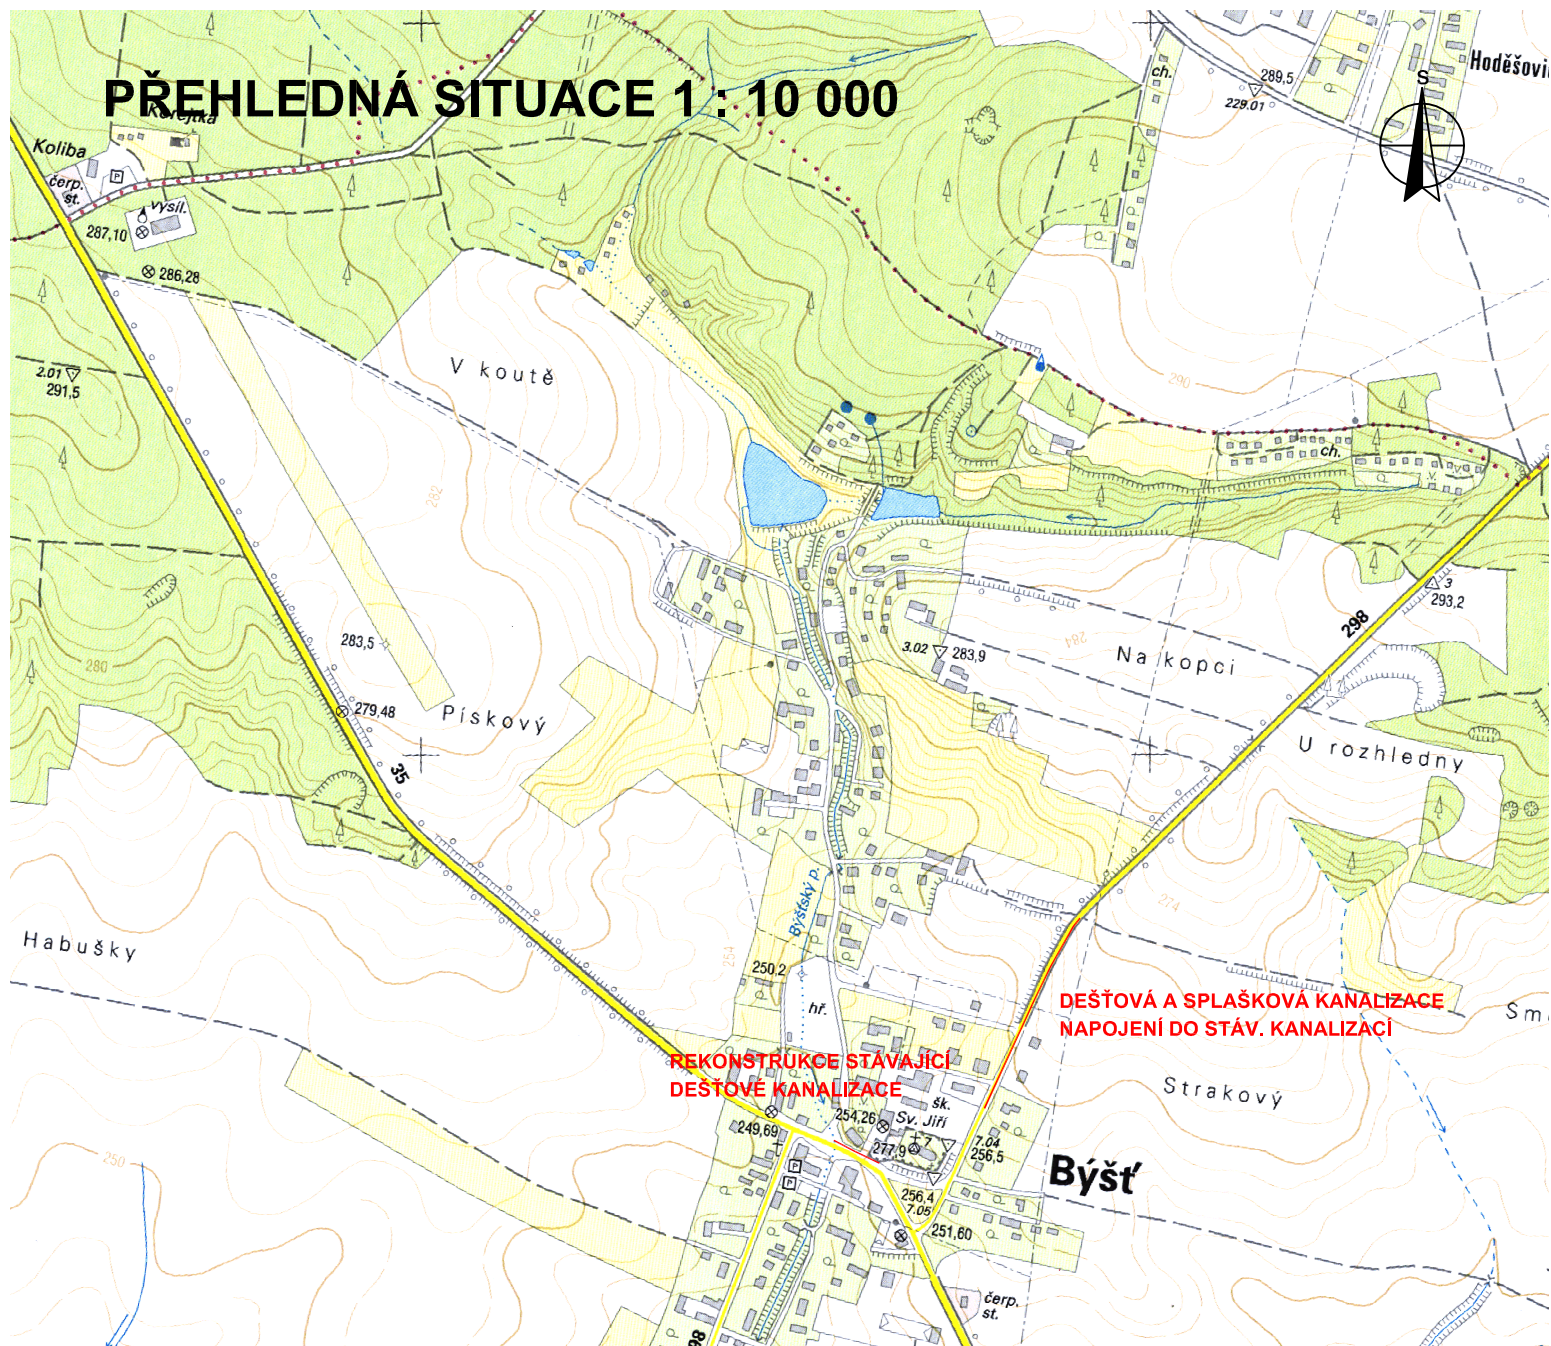

Vodohospodářsko-inženýrské služby spol. s r. o., Na Střežině 1079, 500 03 Hradec Králové
tel.: 495 076 011, fax: 495 541 342, e-mail: vis@vishk.cz

DOKUMENTACE STAVBY JEDNOSTUPŇOVÁ

HLAVNÍ ING. PROJEKTU ING. HERMAN	ZODP. PROJEKTANT ING. HERMAN	PROJEKTANT FOREJTEK M.	KONTROLOVAL ING. HERMAN
INVESTOR OBEC BÝŠŤ	OBJEDNATEL OBEC BÝŠŤ	FORMÁT A4	DATUM 03/17
KRAJ PARDUBICKÝ	OBEC BÝŠŤ	STUPEŇ DSJ	Č. ZAK. 15116-350
AKCE DEŠŤOVÁ A SPLAŠKOVÁ KANALIZACE BÝŠŤ		ARCH. Č. 15116	MĚŘÍTKO 1 : 10 000
PŘÍLOHA SITUAČNÍ VÝKRES 1 : 10 000		ČÍSLO PŘÍLOHY C.1	

TENTO VÝKRES A JEHO PŘÍLOHY JSOU NAŠÍM DUŠEVNÍM VLASTNICTVÍM, NESMÍ BÝT BEZ NAŠEHO PŘEDCHOZÍHO PÍSEMNÉHO SOUHLASU KOPÍROVÁNY, ROZMNOŽOVÁNY ANI ZPŘÍSTUPNĚNY JINÝM OSOBÁM NEBO FIRMÁM