


KANALIZACE – PŮDORYS 1.PP

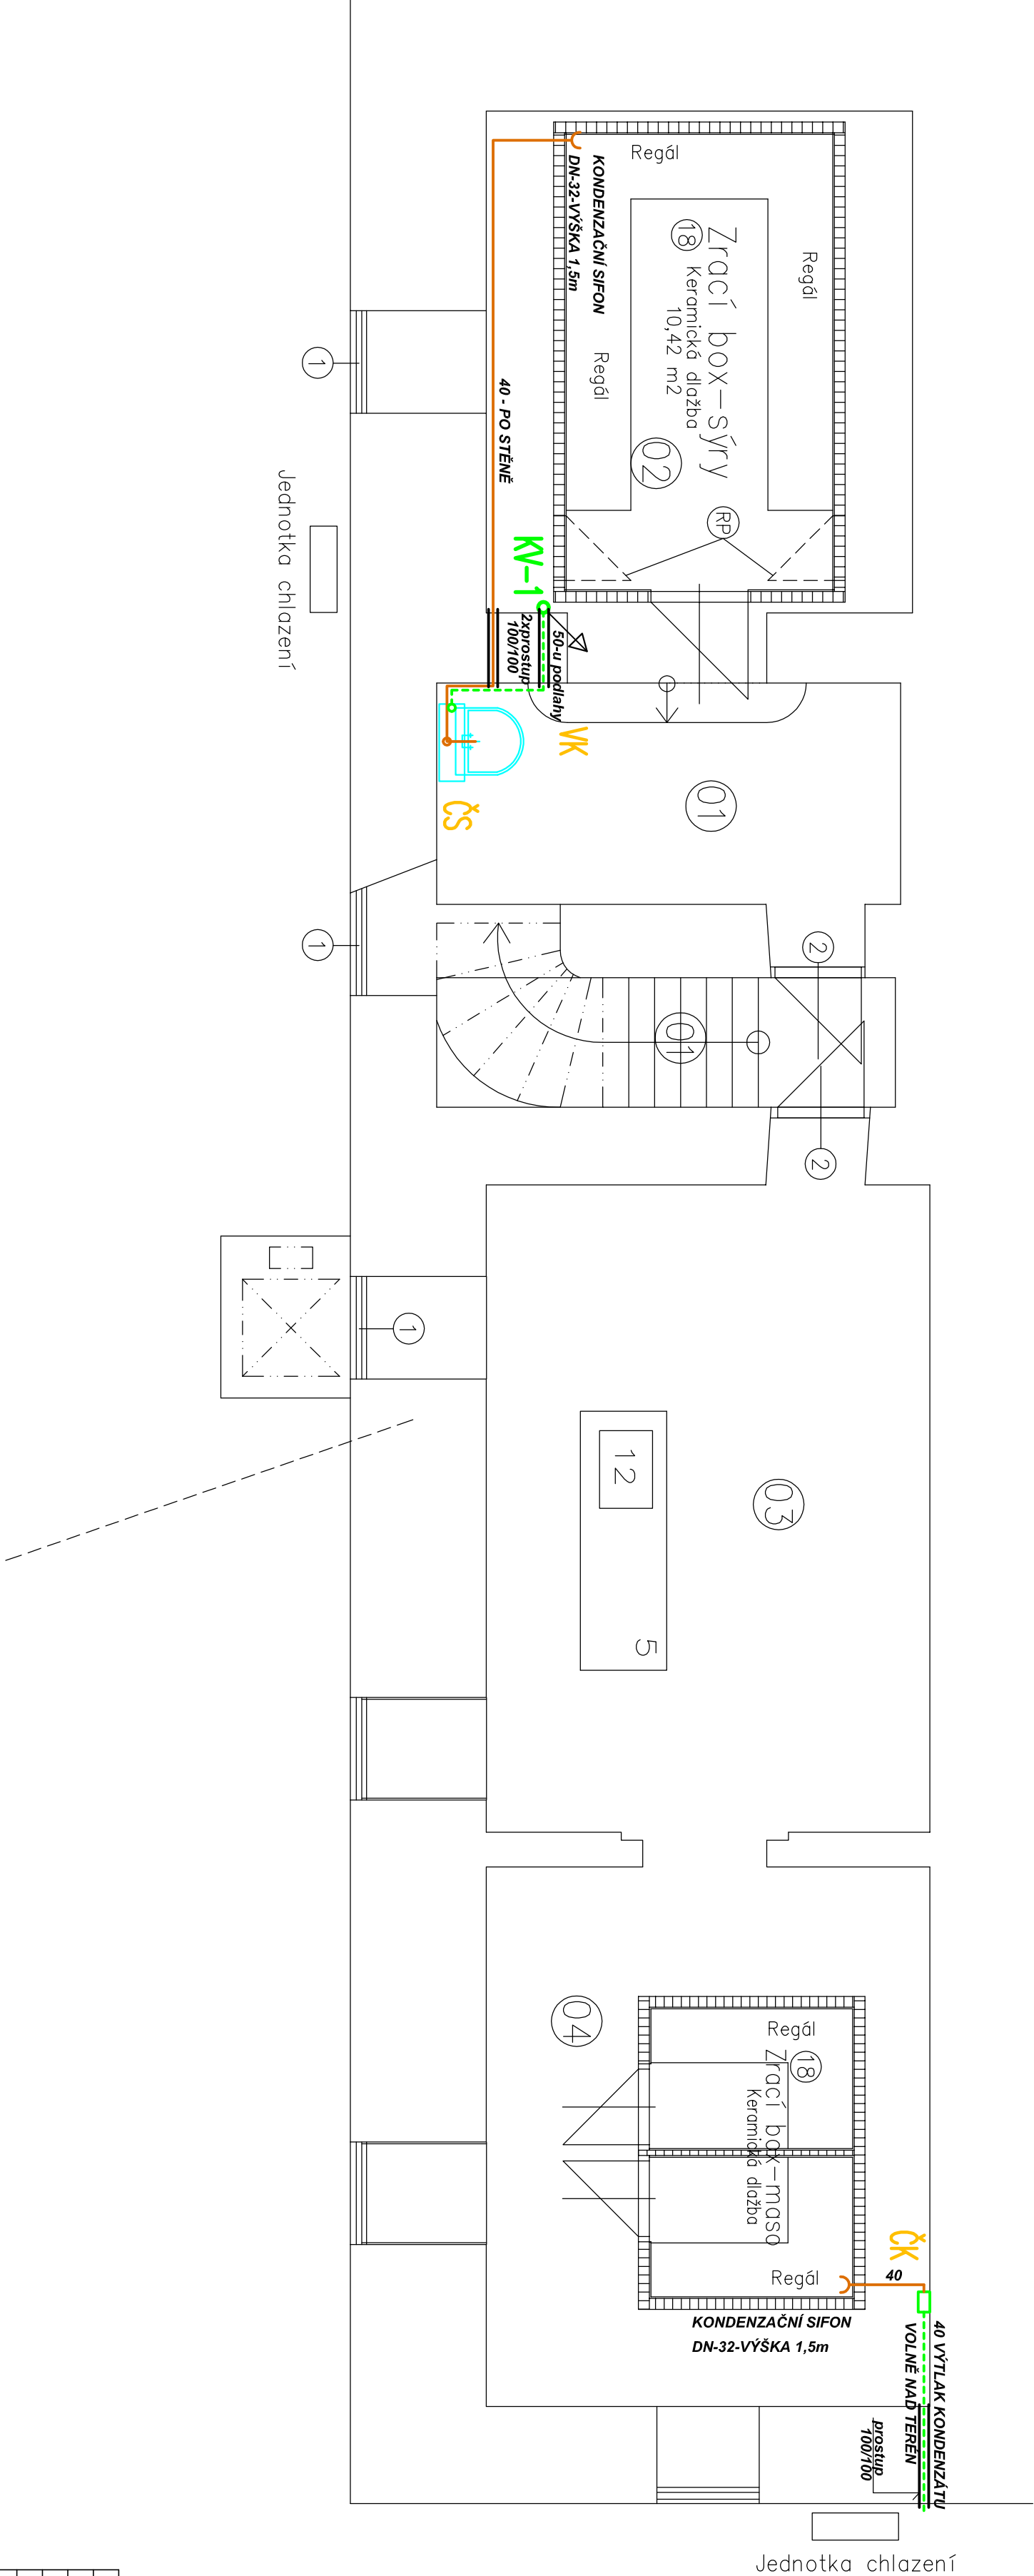

LEGENDA		
Ozn.	Místnost – účel	Plocha m2
01	Chodba se schodištěm	14,0
02	Ukládní balených sýrů	18,37
03	Expediční místnost	24,66
04	Ukládní baleného masa	20,55

POZNÁMKA

- 50 přípojovací potrubí HT (zavešene pod stropem)
- 50 přípojovací a stoupací potrubí HT (v drážce ve zdivu)
- 50 výtlačné potrubí HT (vedené volně)

VYPRACOVAL:
Ing. Martin Kejkř

AUTORIZOVAL:
Ing. Martin Kejkř

MÍSTO:
Lanškroun

MĚSTSKÝ ÚŘAD: Lanškroun

INVESTOR : Pardubický kraj

ODDL.: D1.4.a–ZTI+ÚT

AKCE :
Střední škola zemědělská a veterinární
Lanškroun – modernizace a vybavení školy

ÚČEL
DPS

OBSAH
KANALIZACE – PŮDORYS 1.PP

STAVTES

stavebně technická spol. s r.o.
Iryova ul.3., 796 01 Prostějov

FORMÁT
A3

DATAUM
09/13

ZAK. Č.
35/13

MĚŘÍTKO
1 : 50

Číslo
výkresu

D1.4a–03