



MONTÁŽ PLYNOVODU A ROZVODŮ ÚT

PROVÁDĚT SOUČASNĚ ZA STÁLÉ KOORDINACE !!!

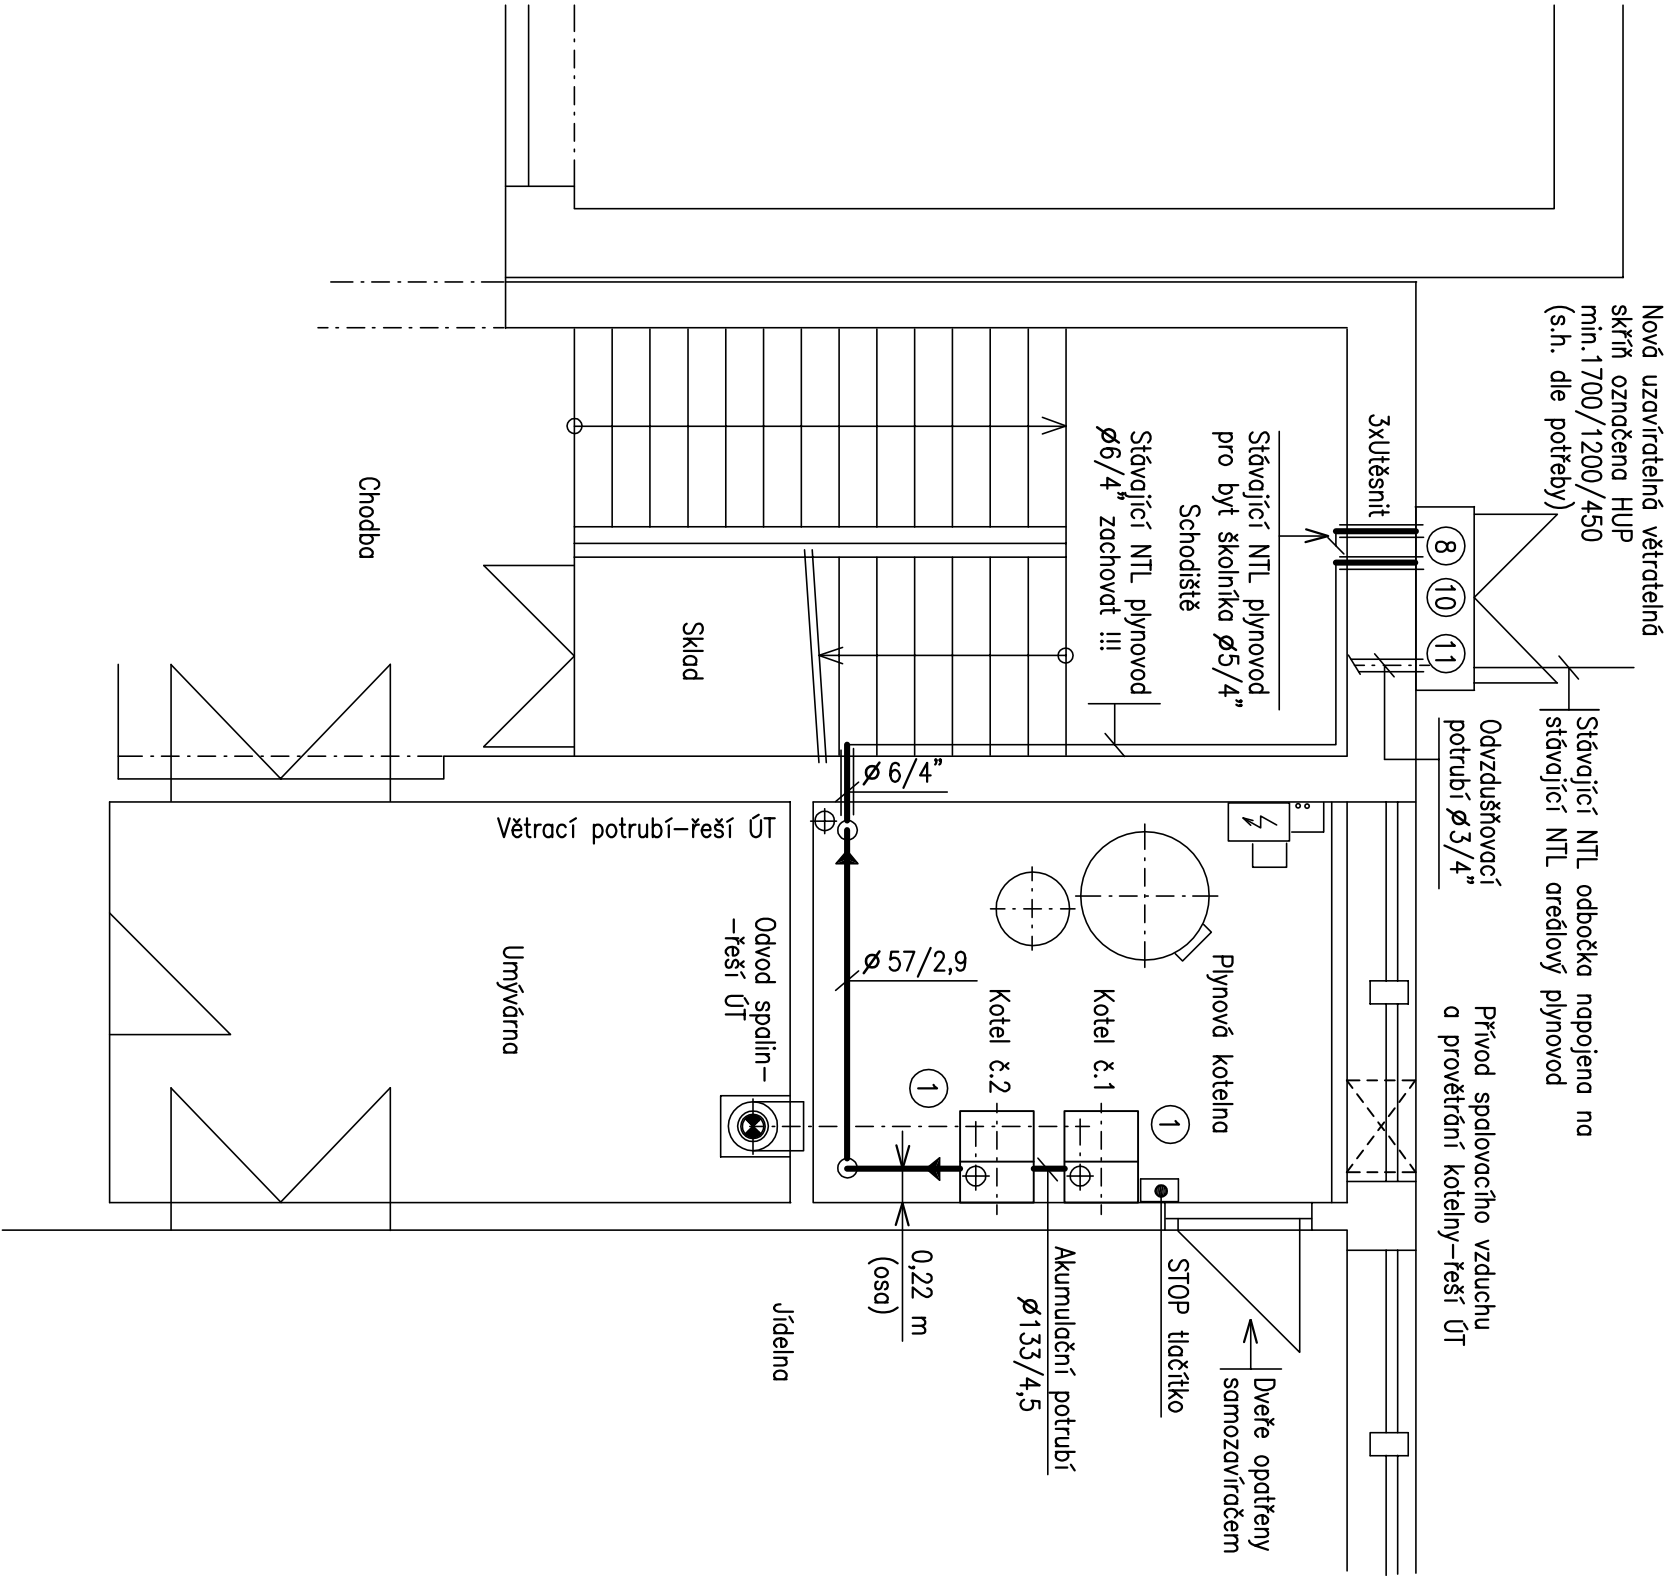

SITUACE – UMÍSTĚNÍ KOTELNY

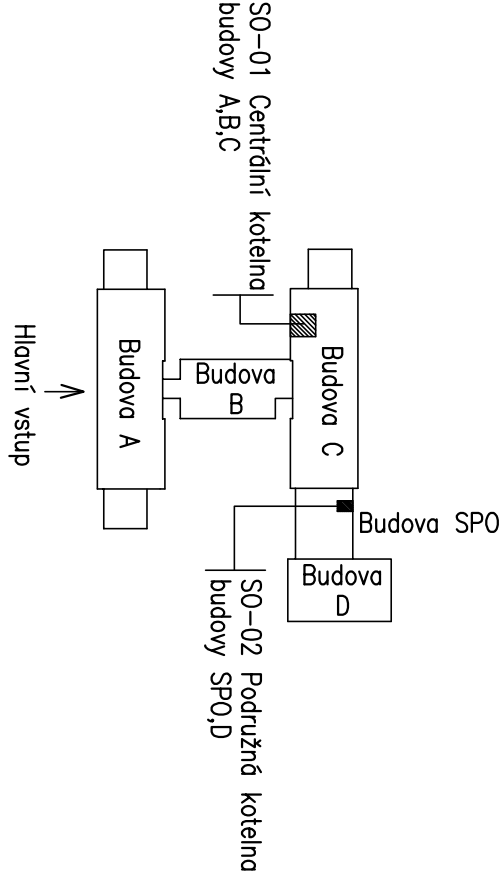

POZNÁMKA :
Veškerá legenda a poznámky viz v.č.2D.1.4.2.5.

Vyracoval : Ing. Pavel Jirřček		ING.PAVEL JIŘČEK	
Odp.projektant : Ing. Pavel Jirřček		ČKAIT : 0601744 IČO : 40164284	
Ved.zakázky : Ing.Libor Sauer		projektování vytápění a rozvodu plynu	
Investor : Pardubický kraj, Komenského náměstí 125, Pardubice		U Školek 991,570 01 Litomyšl	
Akce : GYMAZIUM SVITAVY – REKONSTRUKCE KOTELNY		Obec : Svitavy, Sokolovská 1638/1	
SO–02 PODRUŽNÁ KOTELNA		Měřítko : 1:50	
		Profese : Rozvod plynu	
		Stupeň : Projekt pro SP a PS	
Příloha :		Formát : A4	
PŮDORYS 1 N.Ā.		Datum : 02/2014	
		Číslo : 2D.1.4.2.4	