


LEGENDA POTRUBÍ

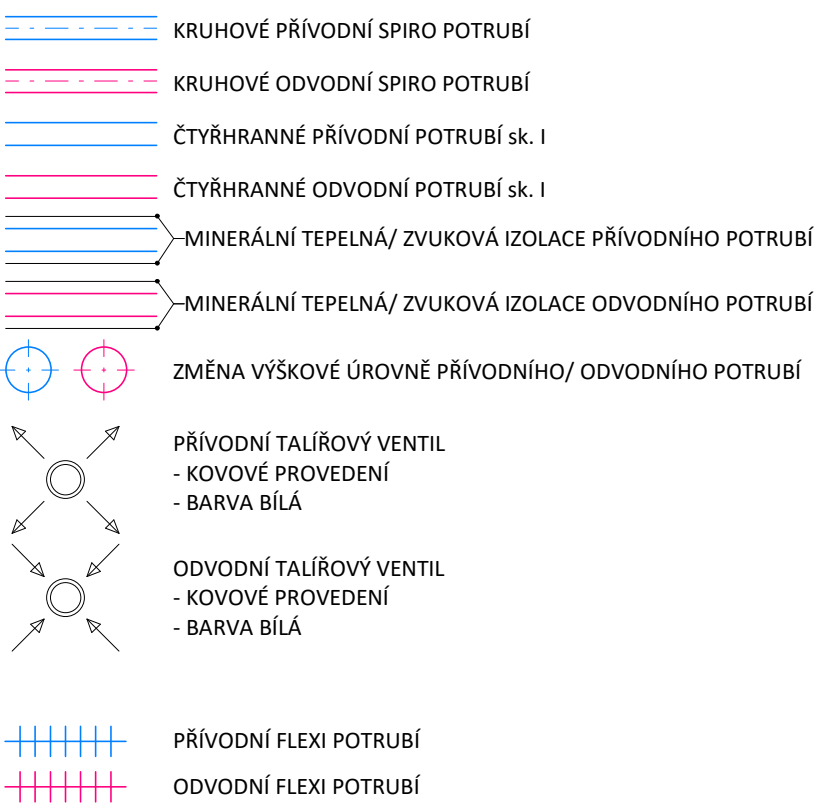

POZNÁMKY

- V PŘÍPADĚ VZNIKU KOLIZE S OSTATNÍM INSTALAČNÍM VEDENÍM JE NUTNÉ UVEDENÉ VÝŠKOVÉ ÚDAJE POTRUBÍ MÍSTNĚ UPRAVIT
- PŘED MONTÁŽÍ VŠECH ZAŘÍZENÍ JE NUTNÁ KOORDINACE VŠECH INSTALACÍ
- POZICE POTRUBÍ MĚŘENA OD HRUBÝCH KONSTRUKČNÍCH PRVKŮ
- SPOUŠTĚNÍ ODSÁVAČE PILIN AUTOMATICKY PŘI SPOUŠTĚNÍ JAKÉHOKOLIV TRUHLÁŘSKÉHO STROJE
- POTRUBNÍ VENTILÁTOR SPOLU S VENTILÁTOREM DIGESTOŘE VYBAVENÝ ZPĚTNOU KLAPKOU
- EL. OHŘÍVAČE VYBAVENÝ TEPELNOU POJISTNOU PROTI PŘEHŘÁTÍ
- PRŮCHOD VZDUCHU MEZI JEDNOTLIVÝMI MÍSTNOSTI DVEŘNÍMI MŘÍŽKAMI, ŠTĚRBINAMI
- ODVODNÍ VENTILÁTOR SPOUŠTĚN SAMOSTATNÝM VYPÍNAČEM V PŘEDSÍNI HYGIENICKÉHO ZÁZEMÍ
- DOBĚH VENTILÁTORU HYGIENICKÉHO ZÁZEMÍ 1 AŽ 20 MIN
- MONTÁŽ VŠECH ZAŘÍZENÍ BUDE PROVEDENA DLE INSTRUKCÍ VÝROBCE
- POLOHA VÝVODŮ ODSÁVÁNÍ PILIN BUDE UPŘESNĚNA V RAMCI AUTORSKÉHO DOZORU PO VÝBĚRU PŘESNÝCH ZAŘÍZENÍ
- NEODMĚŘOVAT Z VÝKRESU

TABULKA MÍSTNOSTÍ

m.č.	název místnosti	plocha [m <sup>2</sup> ]
3-1.01	SKLAD	22,2
3-1.02	SKLAD	21,4
3-1.03	SKLAD DŘEVA	20,0
3-1.04	RESTAURÁČSKÁ DÍLNA - DŘEVO	78,1
3-1.05	RESTAURÁČSKÁ DÍLNA - KOVY	27,5
3-1.06	DÍLNA TECHNICKEHO USEKU	18,0
3-1.07	DÍLNA ELEKTRO	14,1
3-1.08	ZÁZEMÍ TECHNIKŮ	13,8
3-1.09	TOALETY MUŽI	3,1
3-1.10	SPRCHA MUŽI	1,5
3-1.11	WC MUŽI	1,3
3-1.12	TOALETY ŽENY	3,1
3-1.13	WC ŽENY	1,3
3-1.14	SPRCHA ŽENY	1,6

k.ú. PAROUBICE - 717657, č. parc. 1, 2/1, 446

± 0,00 = 219,550 m n. m. (Bpv)

Generální projektant

S V I Ž N

Autor

SVIŽN s.r.o.

korespondenční adresa

Havlíčková 15, 110 00, Praha 1

sídlo

Milady Horákové 298/123,

160 00, Praha 6

IČO

033 01 087

kontakt

tel.: 606 062 636

mail: info@svizn.com

HIP

Ing. arch. Vlastimil Dlouhý

kontakt

tel.: 606 212 953

mail: dlouhy@svizn.com

Vypracoval

Ing. Jakub Hodula

Ing. Ondřej Hanzelka

Zodpovědný projektant

Ing. Michal Slanec

číslo autorizace

00 091 62

Akce

Zámek Pardubice

využití a obnova zámeckých exteriérů a interiéru č. p. 1 a č. p. 2

Stavebník

Pardubický kraj, Komenského náměstí 125, 532 11 Pardubice

Stupeň

DPS

Měřítko

1:50

Revize

Datum

12/2017

Označení části

D.3

Část

DOKUMENTACE STAVEBNÍHO OBJEKTU - SO.03

Číslo profese

D.3.4.3

Profese

ZAŘÍZENÍ VZDUCHOTECHNIKY

Číslo přílohy

D.3.4.3.b-01

Příloha

PŮDORYS 1. NP