


**PŮDORYS, M 1:100**  
NOVÝ STAV

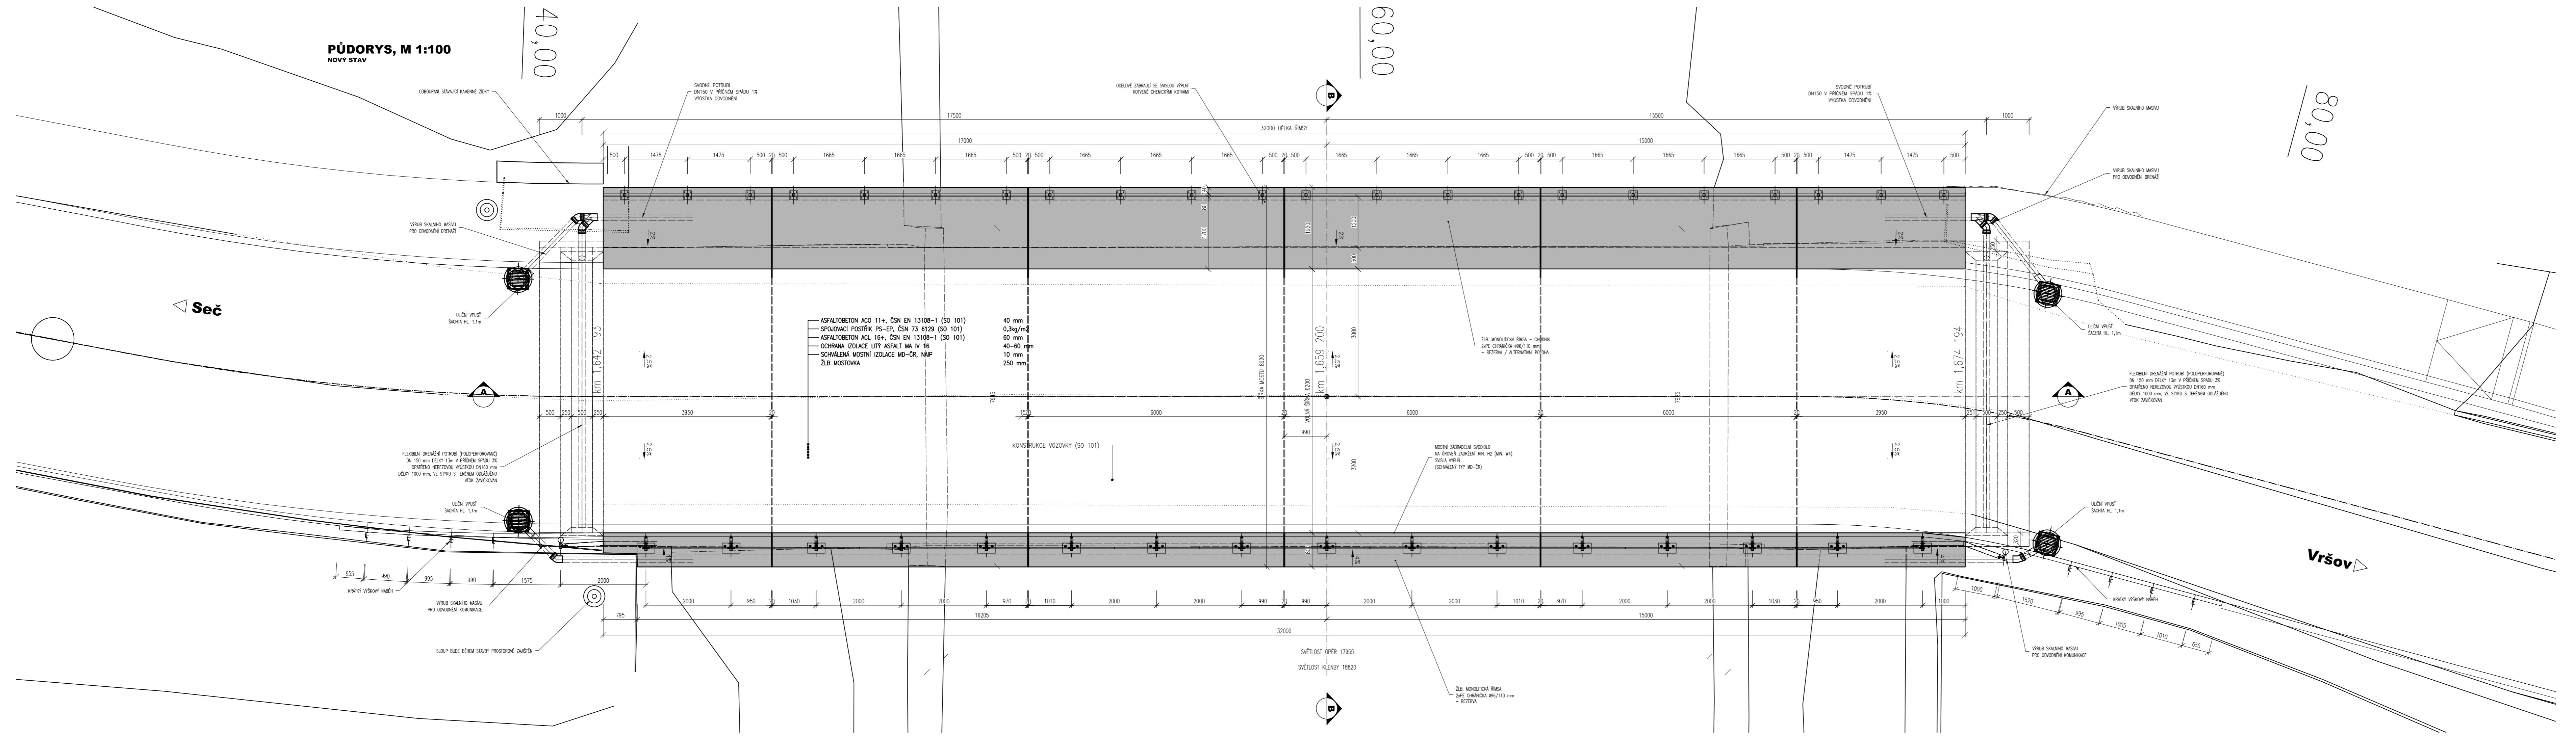

03		
02		
01		
ZMĚNA	POPIS	DATUM

**ING. IVAN ŠÍR**  
PROJEKTOVÁNÍ DOPRAVNÍCH STAVEB a.s.  
Haškova 1714/3, 500 02 Hradec Králové, tel.: +420 603 181 473, sir@sirivan.cz, www.sirivan.cz IČ: 287 86 793

Objednatel: Pardubický kraj  
Komenského náměstí 125, 532 11 Pardubice

**Modernizace silnice II/343 Vršov - Seč,  
křižovatka s II/337**

- kraj: Pardubický
- MÚ / OU: Chrudim / Třemošnice / Seč
- stupeň utajení: bez utajení
- datum: 10 / 2019
- zakázkové číslo: 15 156
- stupeň PD: PDPS
- odpovědný projektant stavby: Ing. Ivan Šír
- odpovědný projektant objektu: [Signature]
- vypracoval: Ing. Tomáš Reimont
- kontroloval: Ing. Jan Fiala
- změna číslo: 00
- měřítko: M 1:50

D.1.2.1 SO 201 - REKONSTRUKCE MOSTU EV.Č.343-001  
NOVÝ STAV - PŮDORYS

D.1.2.1.2.2