


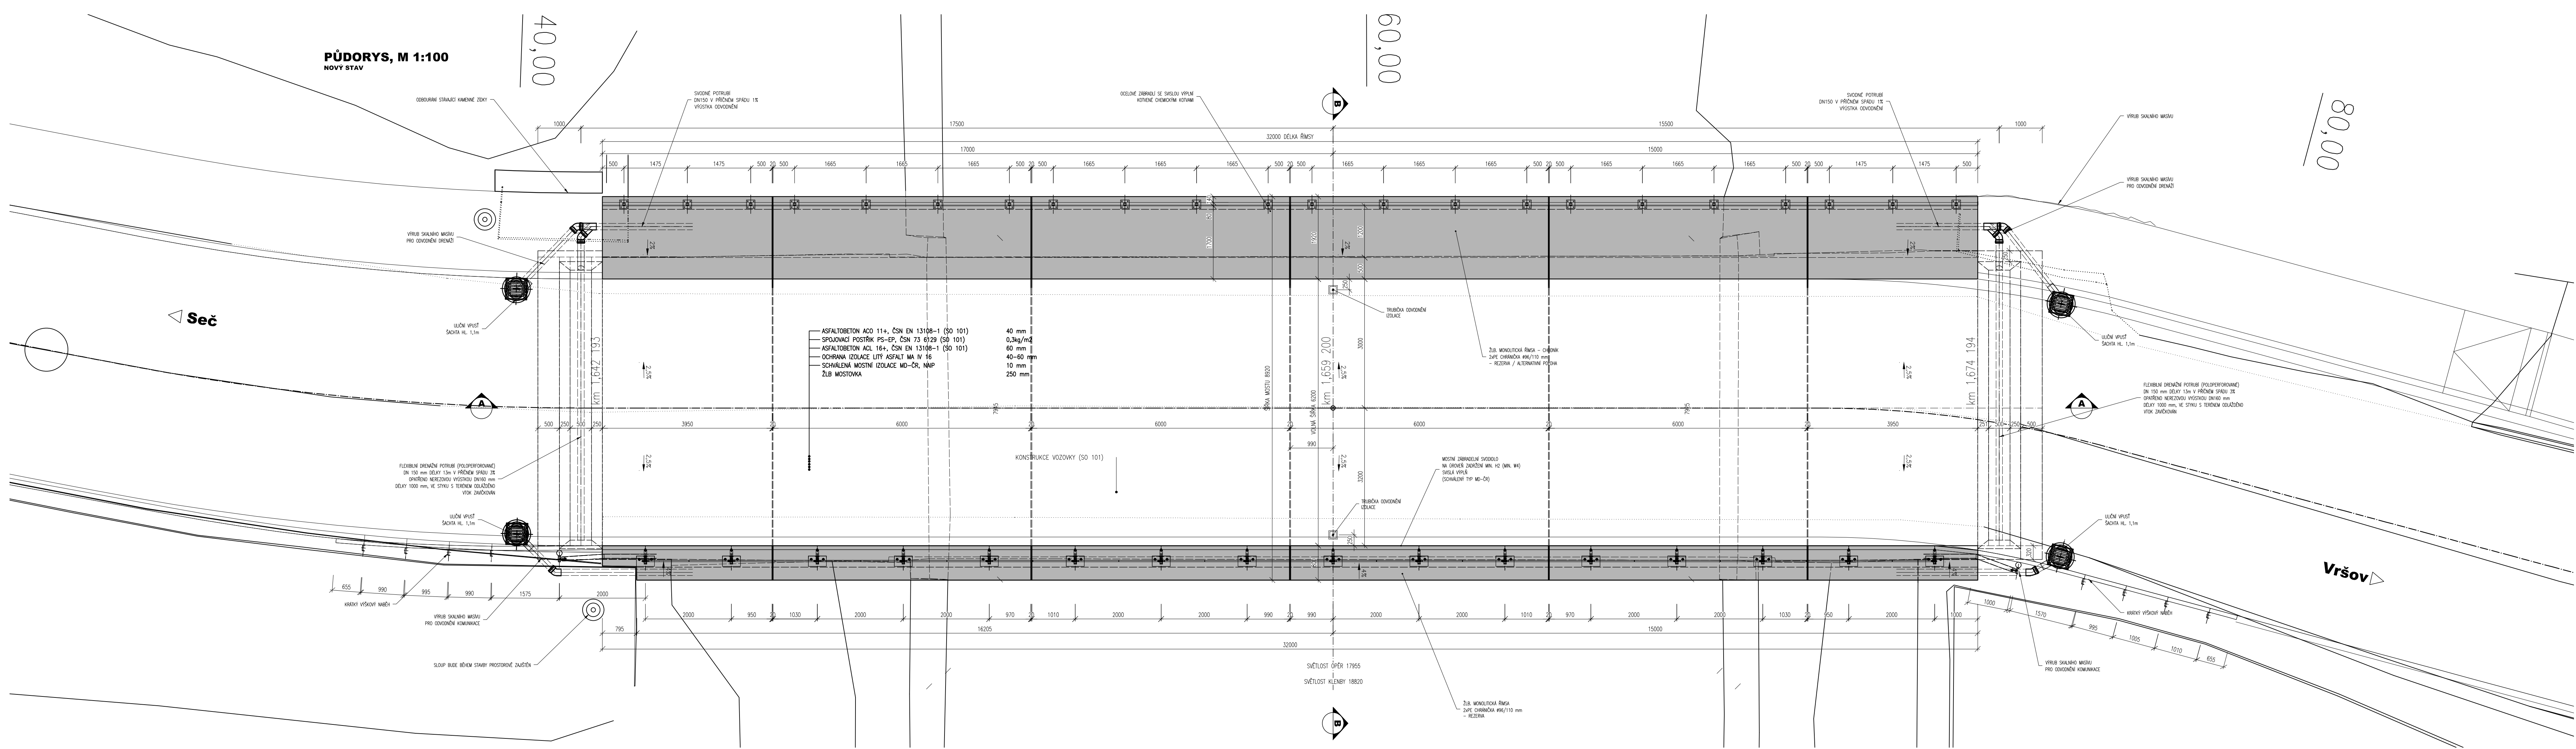

03		
02		
01		
ZMĚNA	POPIS	DATUM



ING. IVAN ŠÍR
PROJEKTOVÁNÍ DOPRAVNÍCH STAVEB a.s.
Haškova 1714/3, 500 02 Hradec Králové, tel. +420 603 181 473, sir@sirivan.cz, www.sirivan.cz
IČ: 287 86 793

Objednatel: Pardubický kraj
Komenského náměstí 125, 532 11 Pardubice

Modernizace silnice II/343 Vršov - Seč, křižovatka s II/337

- kraj: Pardubický
 - MÚ / OU: Chrudim / Třemošnice / Seč
 - stupeň utajení: bez utajení
 - datum: 10 / 2019
 - zakázkové číslo: 16 156
 - stupeň PD: PDPS
- odpovědný projektant stavby: Ing. Ivan Šír
 - odpovědný projektant objektu:
 - vypracoval: Ing. Tomáš Reimont
 - kontroloval: Ing. Jan Fiala
 - změna číslo: 00
 - měřítko: M 1:50

D.1.2.1 SO 201 - REKONSTRUKCE MOSTU EV.Č.343-001

NOVÝ STAV - PŮDORYS

D.1.2.1.2.2