
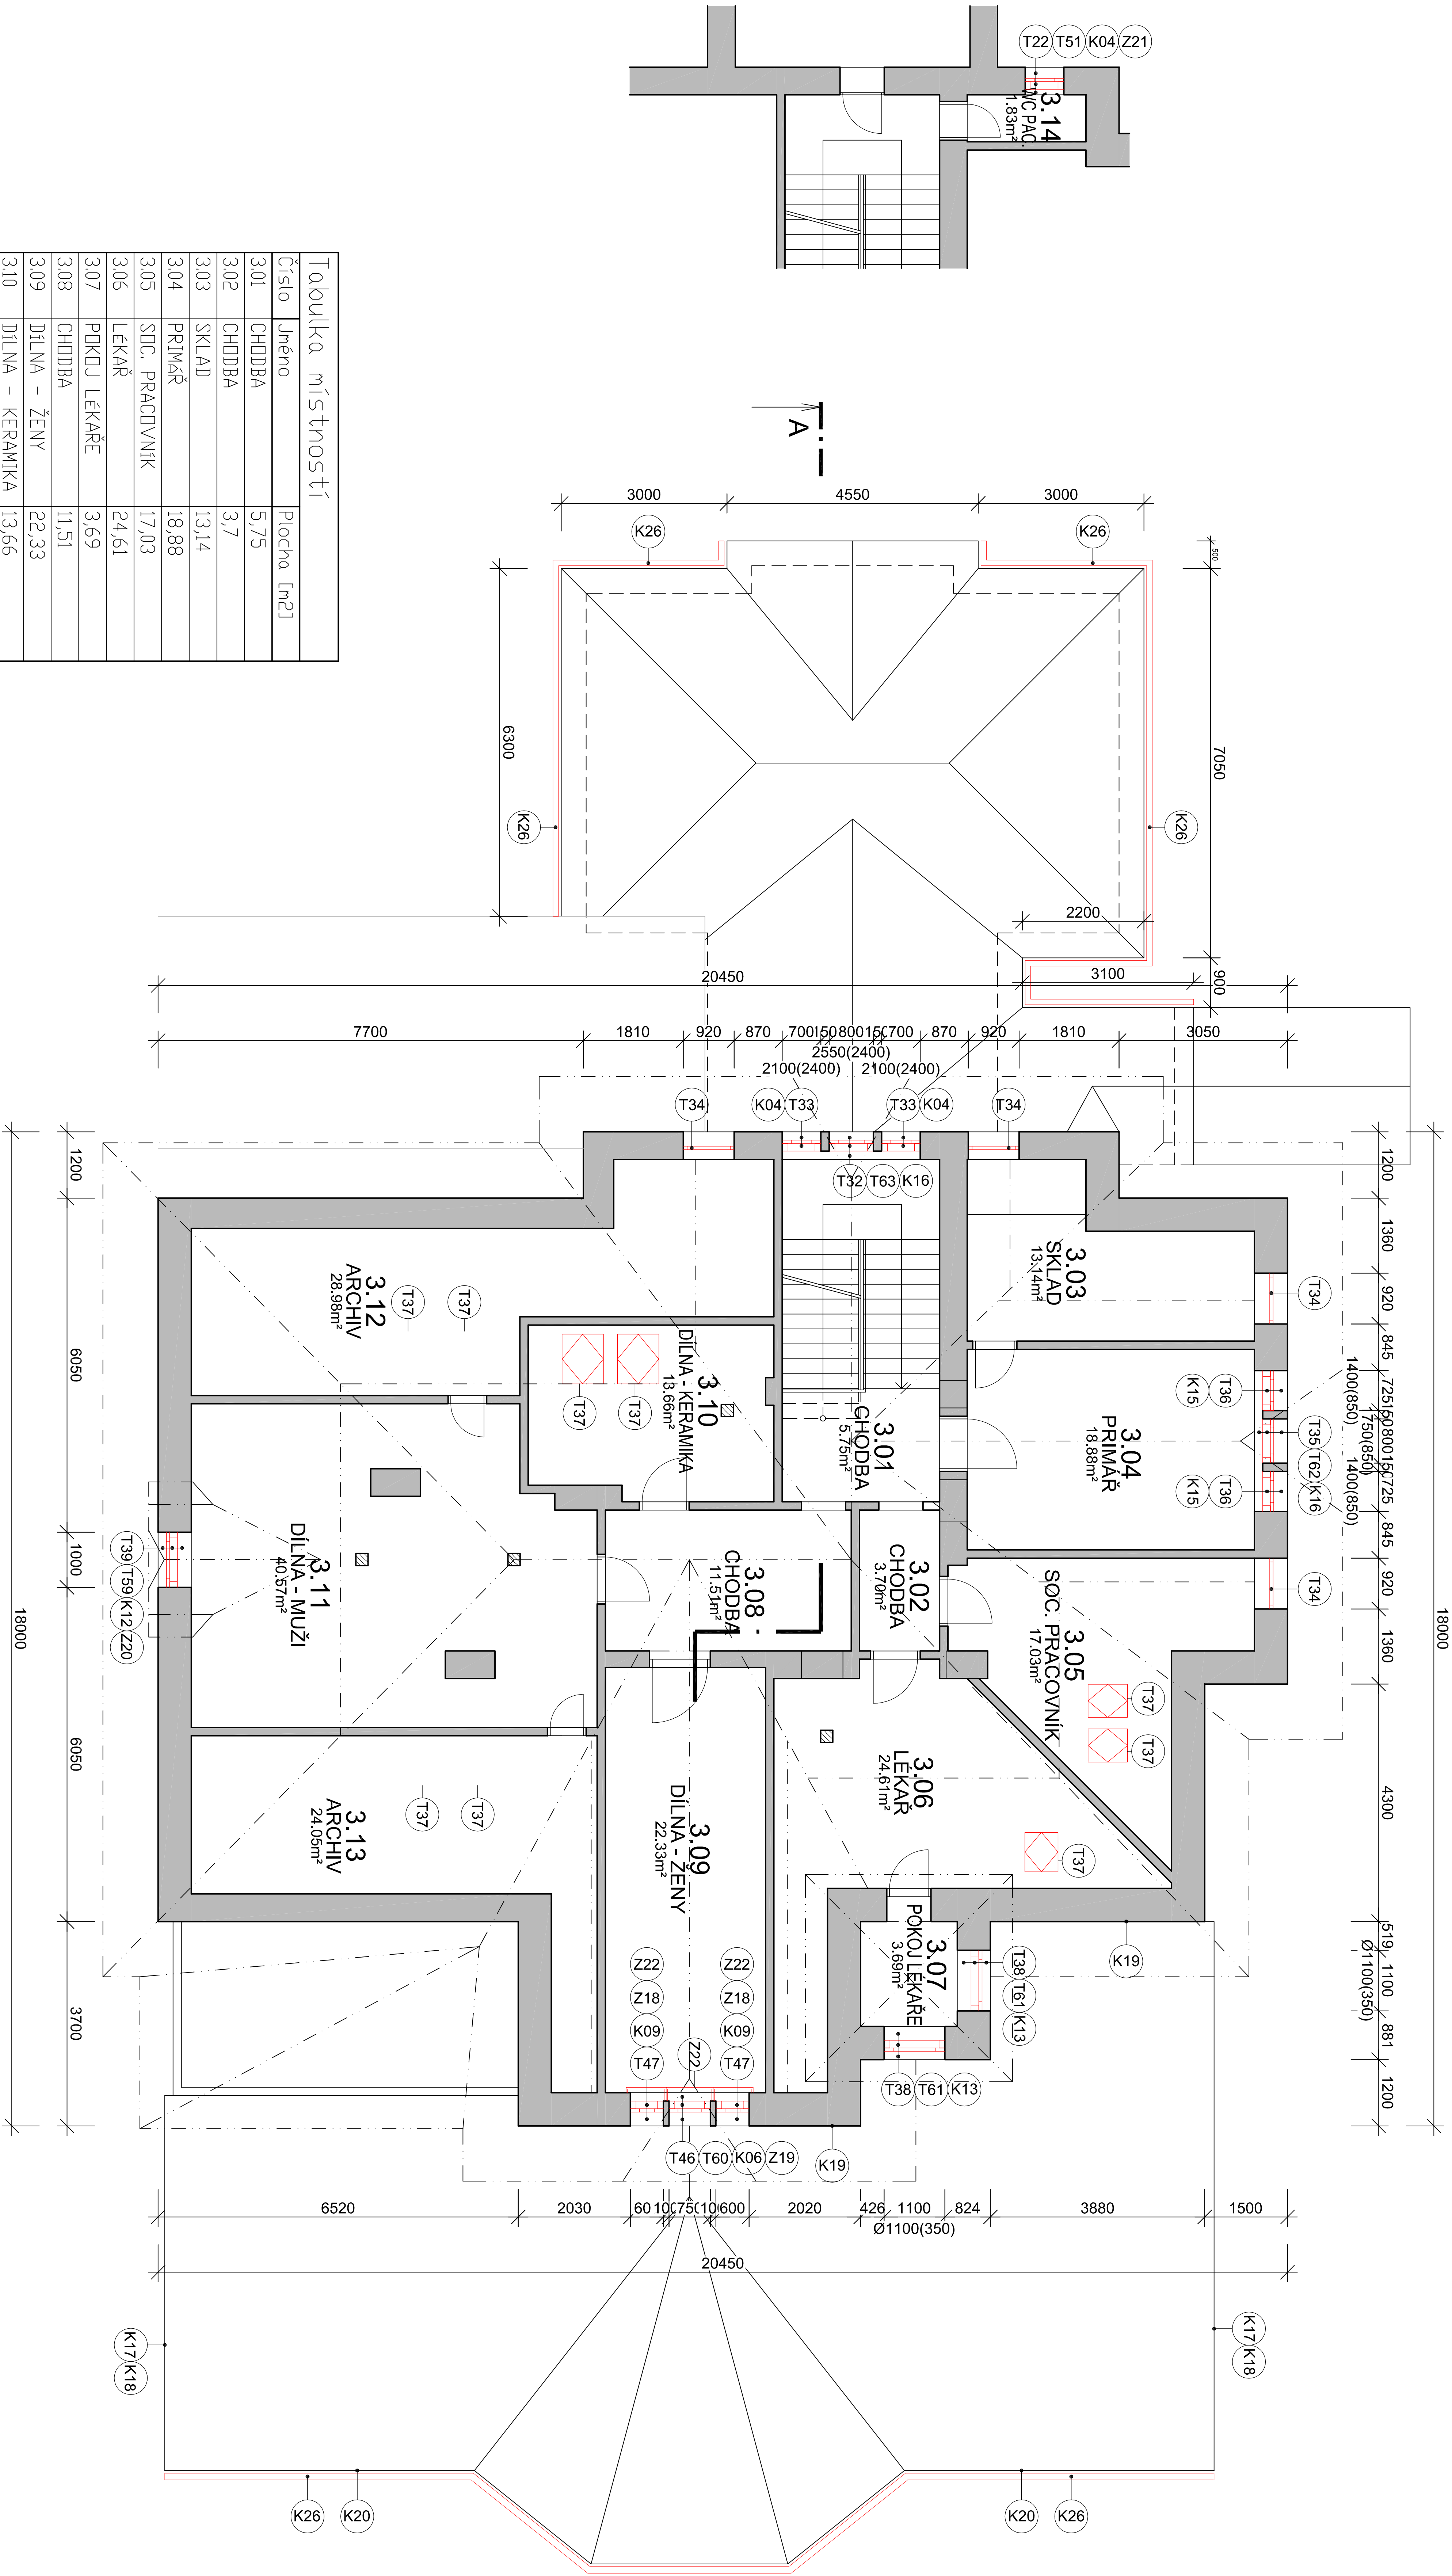


PŮDORYS 3.NP - NOVÝ STAV

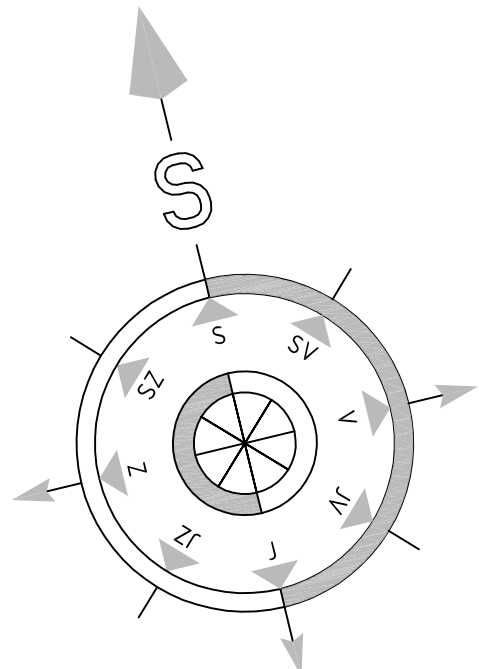

LEGENDA

NOVÉ KONSTRUKCE

Tabulka místností		
Číslo	Jméno	Plocha [m²]
3.01	CHODBA	5,75
3.02	CHODBA	3,7
3.03	SKLAD	13,14
3.04	PRIMÁŘ	18,88
3.05	SOC. PRACOVNÍK	17,03
3.06	LÉKÁŘ	24,61
3.07	POKJ LÉKÁŘE	3,69
3.08	CHODBA	11,51
3.09	DÍLNA – ŽENY	22,33
3.10	DÍLNA – KERAMIKA	13,66
3.11	DÍLNA – MUŽI	40,57
3.12	ARCHIV	28,98
3.13	ARCHIV	24,05
3.14	WC PAC.	1,83

Celková plocha [m²]: 229,73

±0,000=425,200 m.n.m.

Vyracoval:		Zodpovědný projektant:		Hlavní inženýr projektu:	
ING. Antonín NADVOŘNÍK		ING. Jaroslav DVOŘÁK		ING. Jaroslav DVOŘÁK	
Místo stavby: Za Kopeckem 353, Žamberk 564 01		Sinc s.r.o.		PROJEKČNÍ A INŽENÝRSKÁ FIRMA SINC	
Investor: Pardubický kraj, Komenského náměstí 726, 532 11 Pardubice		+420 775 124 685		IČ: 238 14 878	
Aco: Realizace úspor energie – ALBERTINUM Žamberk		Formát: 6 A4		Přet:	
– budova údržby, LDN a Albertova vila		Datum: 01/2020		Stupeň: DPS	
Objekt: SO 01 ALBERTOVA VILA		Zak. č.: 190804			
Výkres: D.1.1.1 ARCHITEKTONICKO-STAVEBNÍ ŘEŠENÍ		Měřítko: 1:100		Č.v.	
PŮDORYS 3.NP - NOVÝ STAV				D.1.1.1.12	