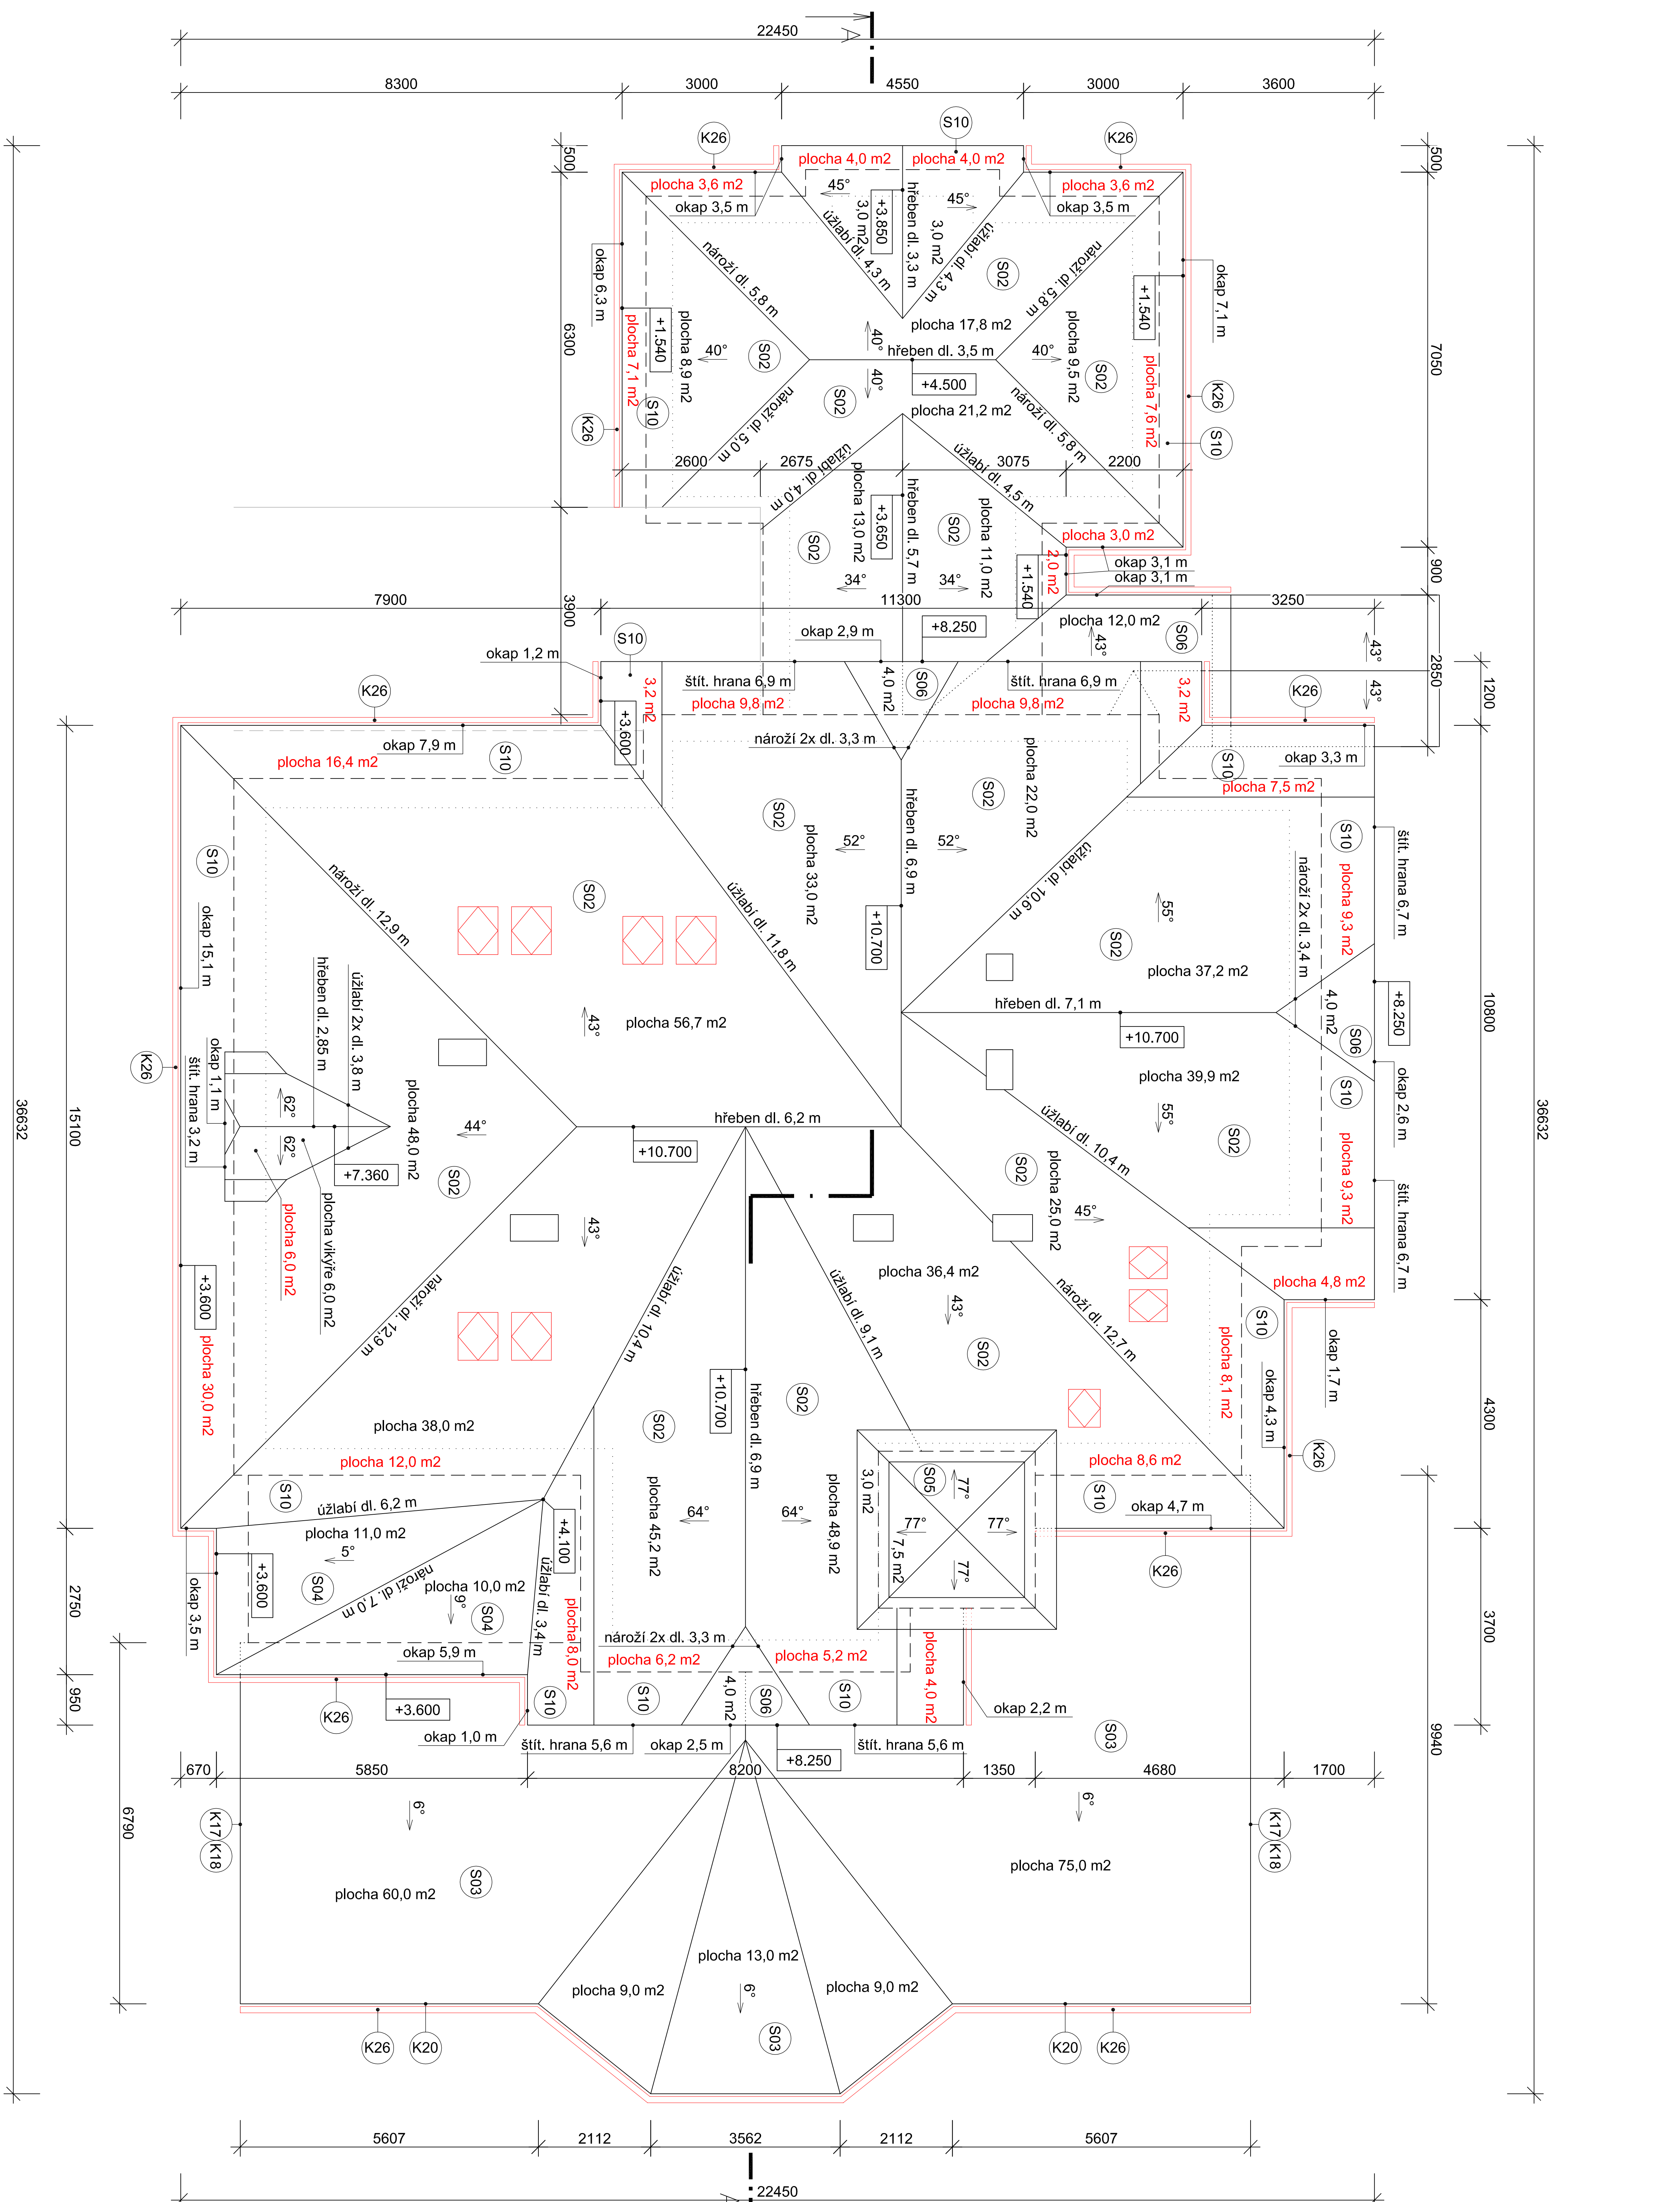

 



PŮDORYS STŘECHY - NOVÝ STAV



LEGENDA

NOVÉ KONSTRUKCE

Vypracoval:	Zodpovědný projektant:	Hlavní inženýr projektu:
ING. Antonín NADJOBNÍK	ING. Jaroslav DVOŘÁK	ING. Jaroslav DVOŘÁK
		
Místo stavby: Za Kopecem 353, Žamberk 564 01		
		
Investor:	Parotický kraj, Komenského náměstí 125, 532 111 Pardubice	
Akce:	Realizace úspor energie – ALBERTINUM Žamberk – budova údržby, LDN a Albertova vila	
Objekt:	SO 01 ALBERTOVA VILA	
Výkres:	D.1.1.1 ARCHITEKTONICKO-STAVEBNÍ ŘEŠENÍ	
		
PROJEKČNÍ A INŽENÝRSKÁ PRACOVNA S.R.O.		
+420 775 124 685		
SINIC s.r.o.		
IČ: 286 14 878		
www.sinic.cz		
Formát: 6 A4	Papír:	
Datum: 01/2020		
Stupeň: DPS		
Zak. č.: 190804		
Měřítko: 1:100		
C.v.		
D.1.1.1.21		