


PŮDORYS 1.PP

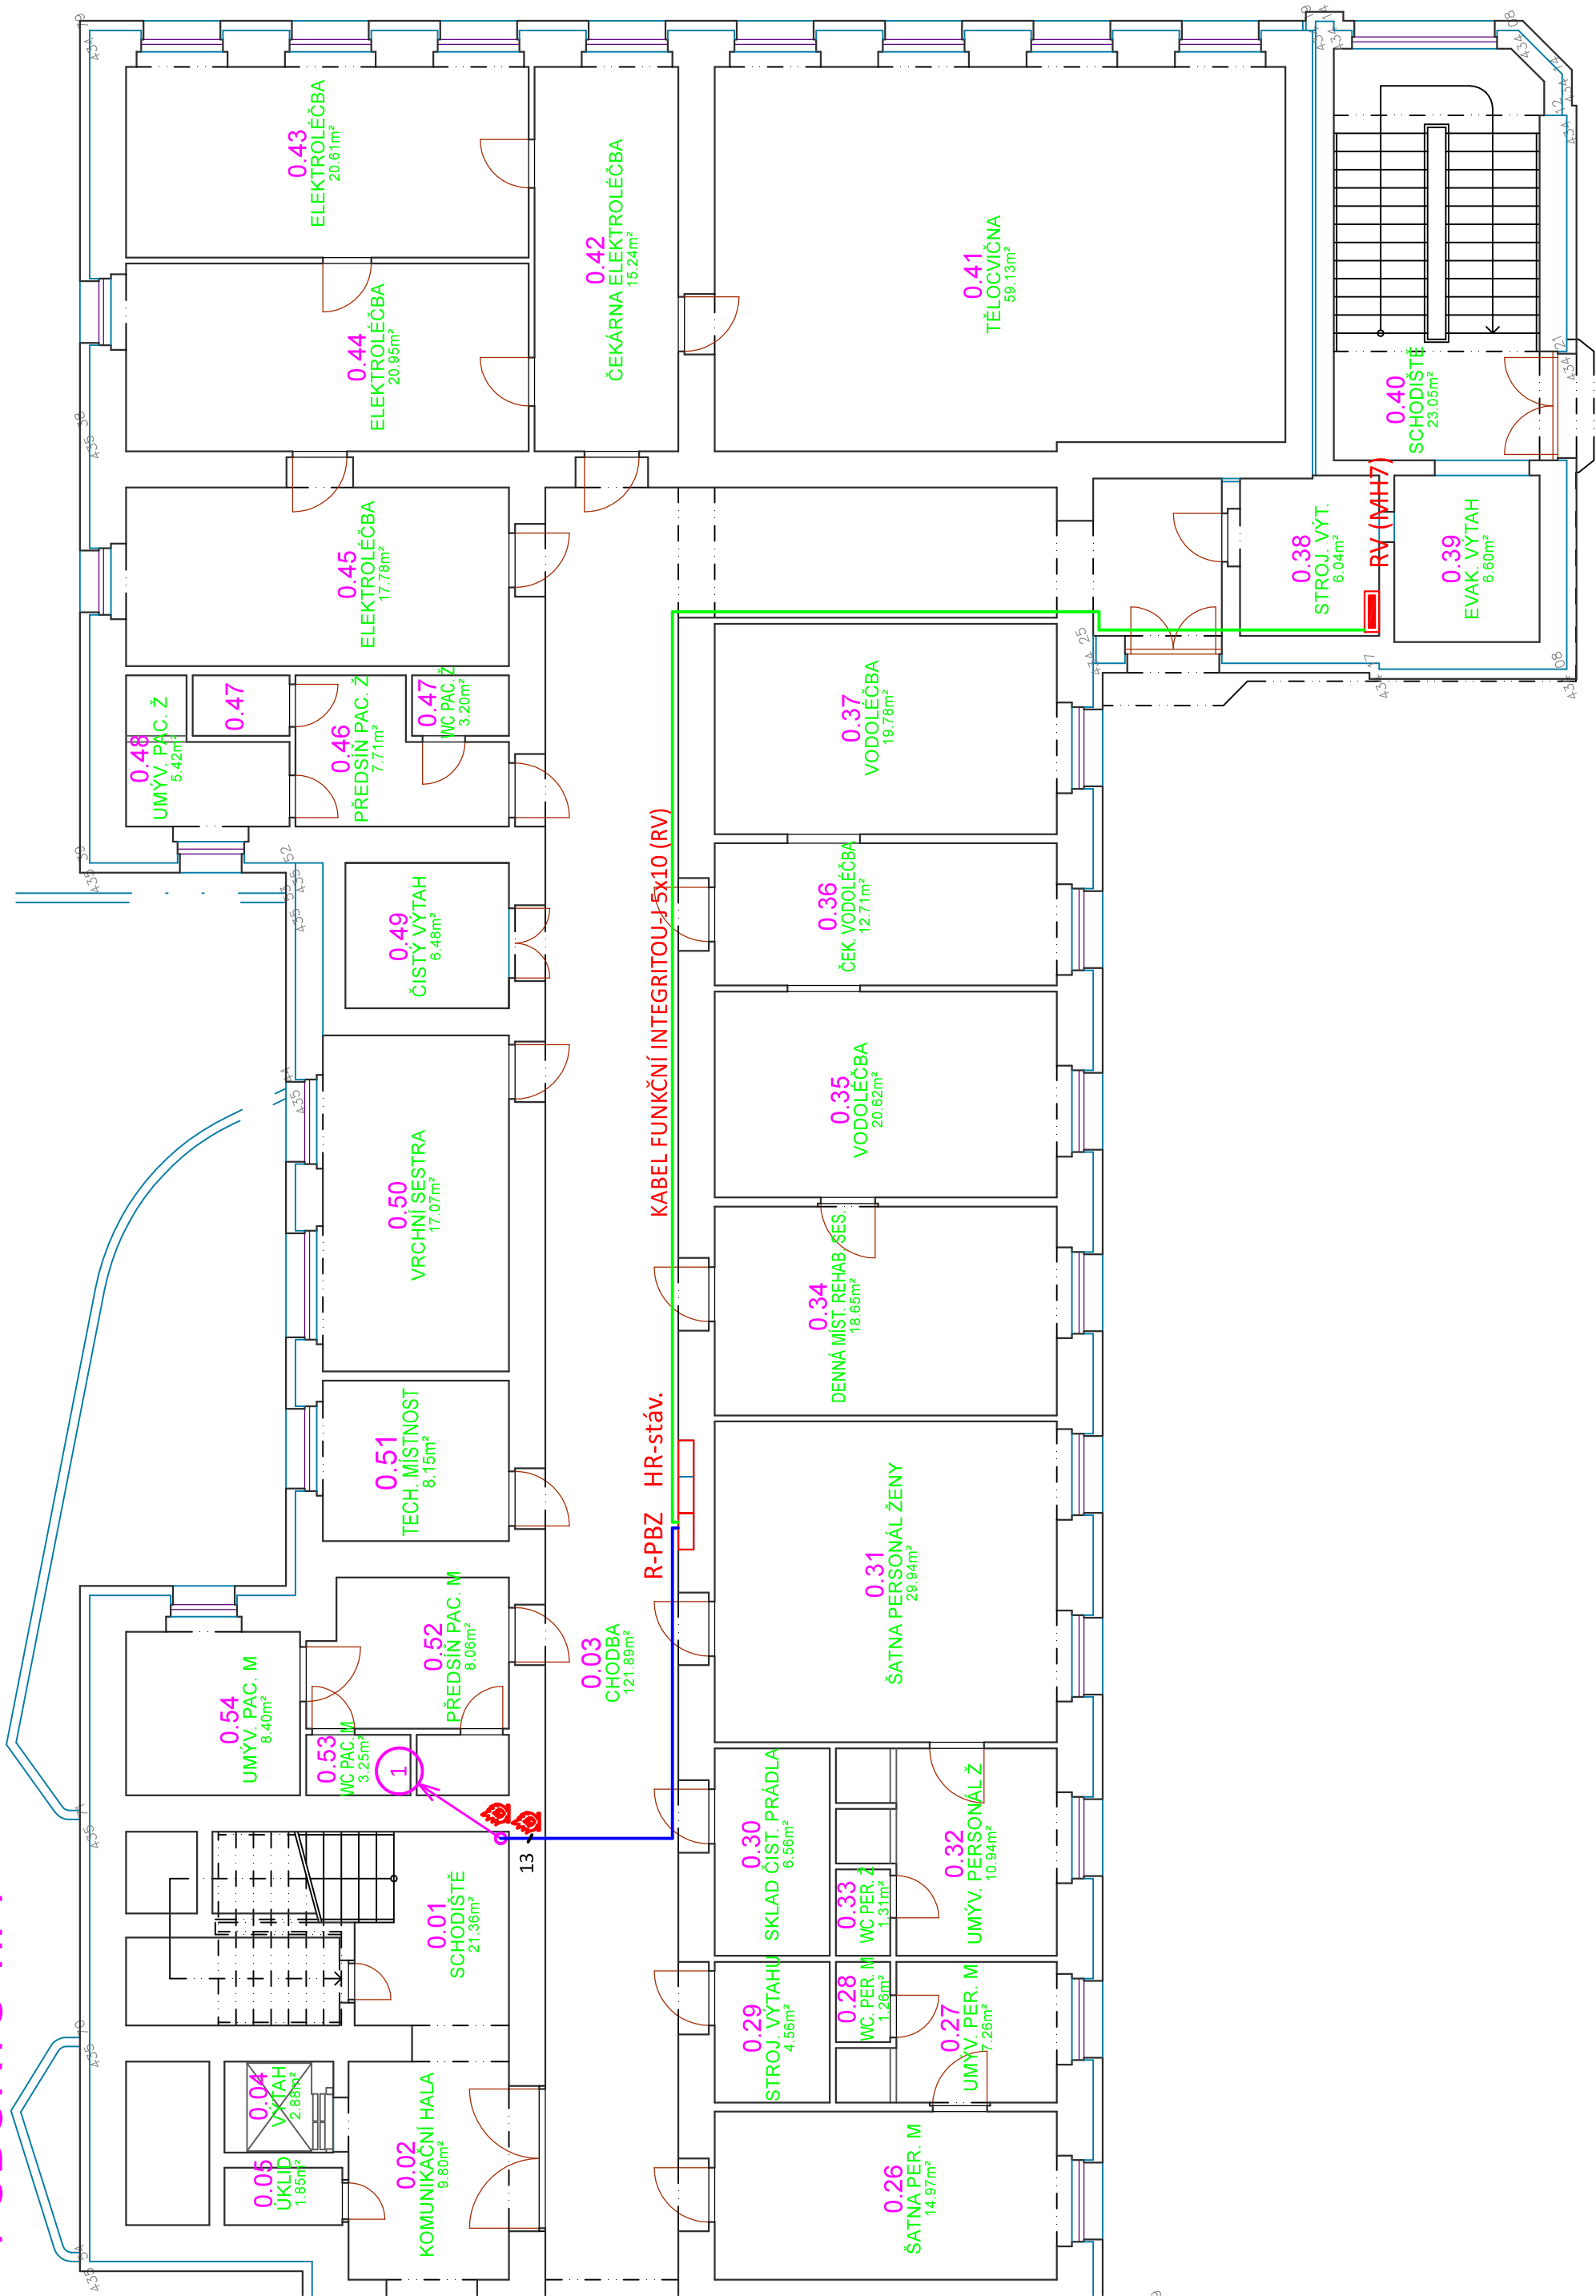

LEGENDA:



HR



R-PBZ



STÁVAJÍCÍ HLAVNÍ ROZVADĚČ OBJEKTU

ROZVADĚČ PRO PŘÍPOJENÍ POŽ.BEZPEČNOSTNÍCH ZAŘÍZENÍ

PROTIPOŽÁRNÍ UC PÁVKA

1

- RV 4.NP (ZÁLOHA)

RV 4.NP (STAV.)

RP (4.NP-ZÁLOHA)

ŽALUZIE 1.NP X1-1.3

ŽALUZIE 2.NP X2-2.3

ŽALUZIE 2.NP X2-2.3

METEO X2.4
- KABEL CYKY-J 5x10

KABEL S FUNKČNÍ ODOLNOSTÍ DLE PBŘ 5x16

KABEL CYKY-J 5x10

3x KABEL CYKY-J 3x1,5

3x KABEL CYKY-J 3x1,5

3x KABEL CYKY-J 3x1,5

KABEL CYKY-J 3x1,5
- HR

R-PBZ

HR

HR


HR

HR

HR

NAPĚŤOVÁ SOUSTAVA: 3+N+PE AC 50Hz 400/230V TN-C-S

OCHRANA PŘED NEBEZPEČNÝM DOTYKEM: AUTOMATICKÝM ODPOJENÍM OD ZDROJE
zvýšená PROUDOVÝM CHRÁNIČI a DOPLNJÍCÍM POSPOJOVÁNÍM DLE ČSN 33 2000-4-41 ED.3

<div><div><div><div>PROJEKČNÍ A INŽENÝRSKÁ FIRMA, s.r.o.</div></div><div><div>SINC s.r.o.</div><div>+420 775 121 685</div><div>IČ: 288 14 878</div><div>www.sinc.cz</div></div></div></div>			<div><div>Formát:</div><div>Paré:</div><div>Datum: 01/2020</div><div>Stupeň: DPS</div><div>Zak. č.: 190804</div><div>Měřítko: 1:100</div><div>Č.v.</div></div>				
Vypracoval:	Zodpovědný projektant:	Hlavní inženýr projektu:					
ING. Petr HASENÖHRL	ING. Petr HASENÖHRL	ING. Jaroslav DVOŘÁK					
Místo stavby: Za Kopečkem 353, Žamberk 564 01							
Investor: Pardubický kraj, Komenského náměstí 125, 532 11 Pardubice							
Akce:	Realizace úspor energie – ALBERTINUM Žamberk – budova údržby, LDN a Albertova vila						
Objekt:	SO 03 LDN ZATEPLENÍ						
Výkres:	D.1.3.4.4 SILNOPROUDÁ ELEKTROTECHNIKA						
ELEKTROINSTALACE 1.PP			D.1.3.4.4.2				