


## PŮDORYS 2.NP

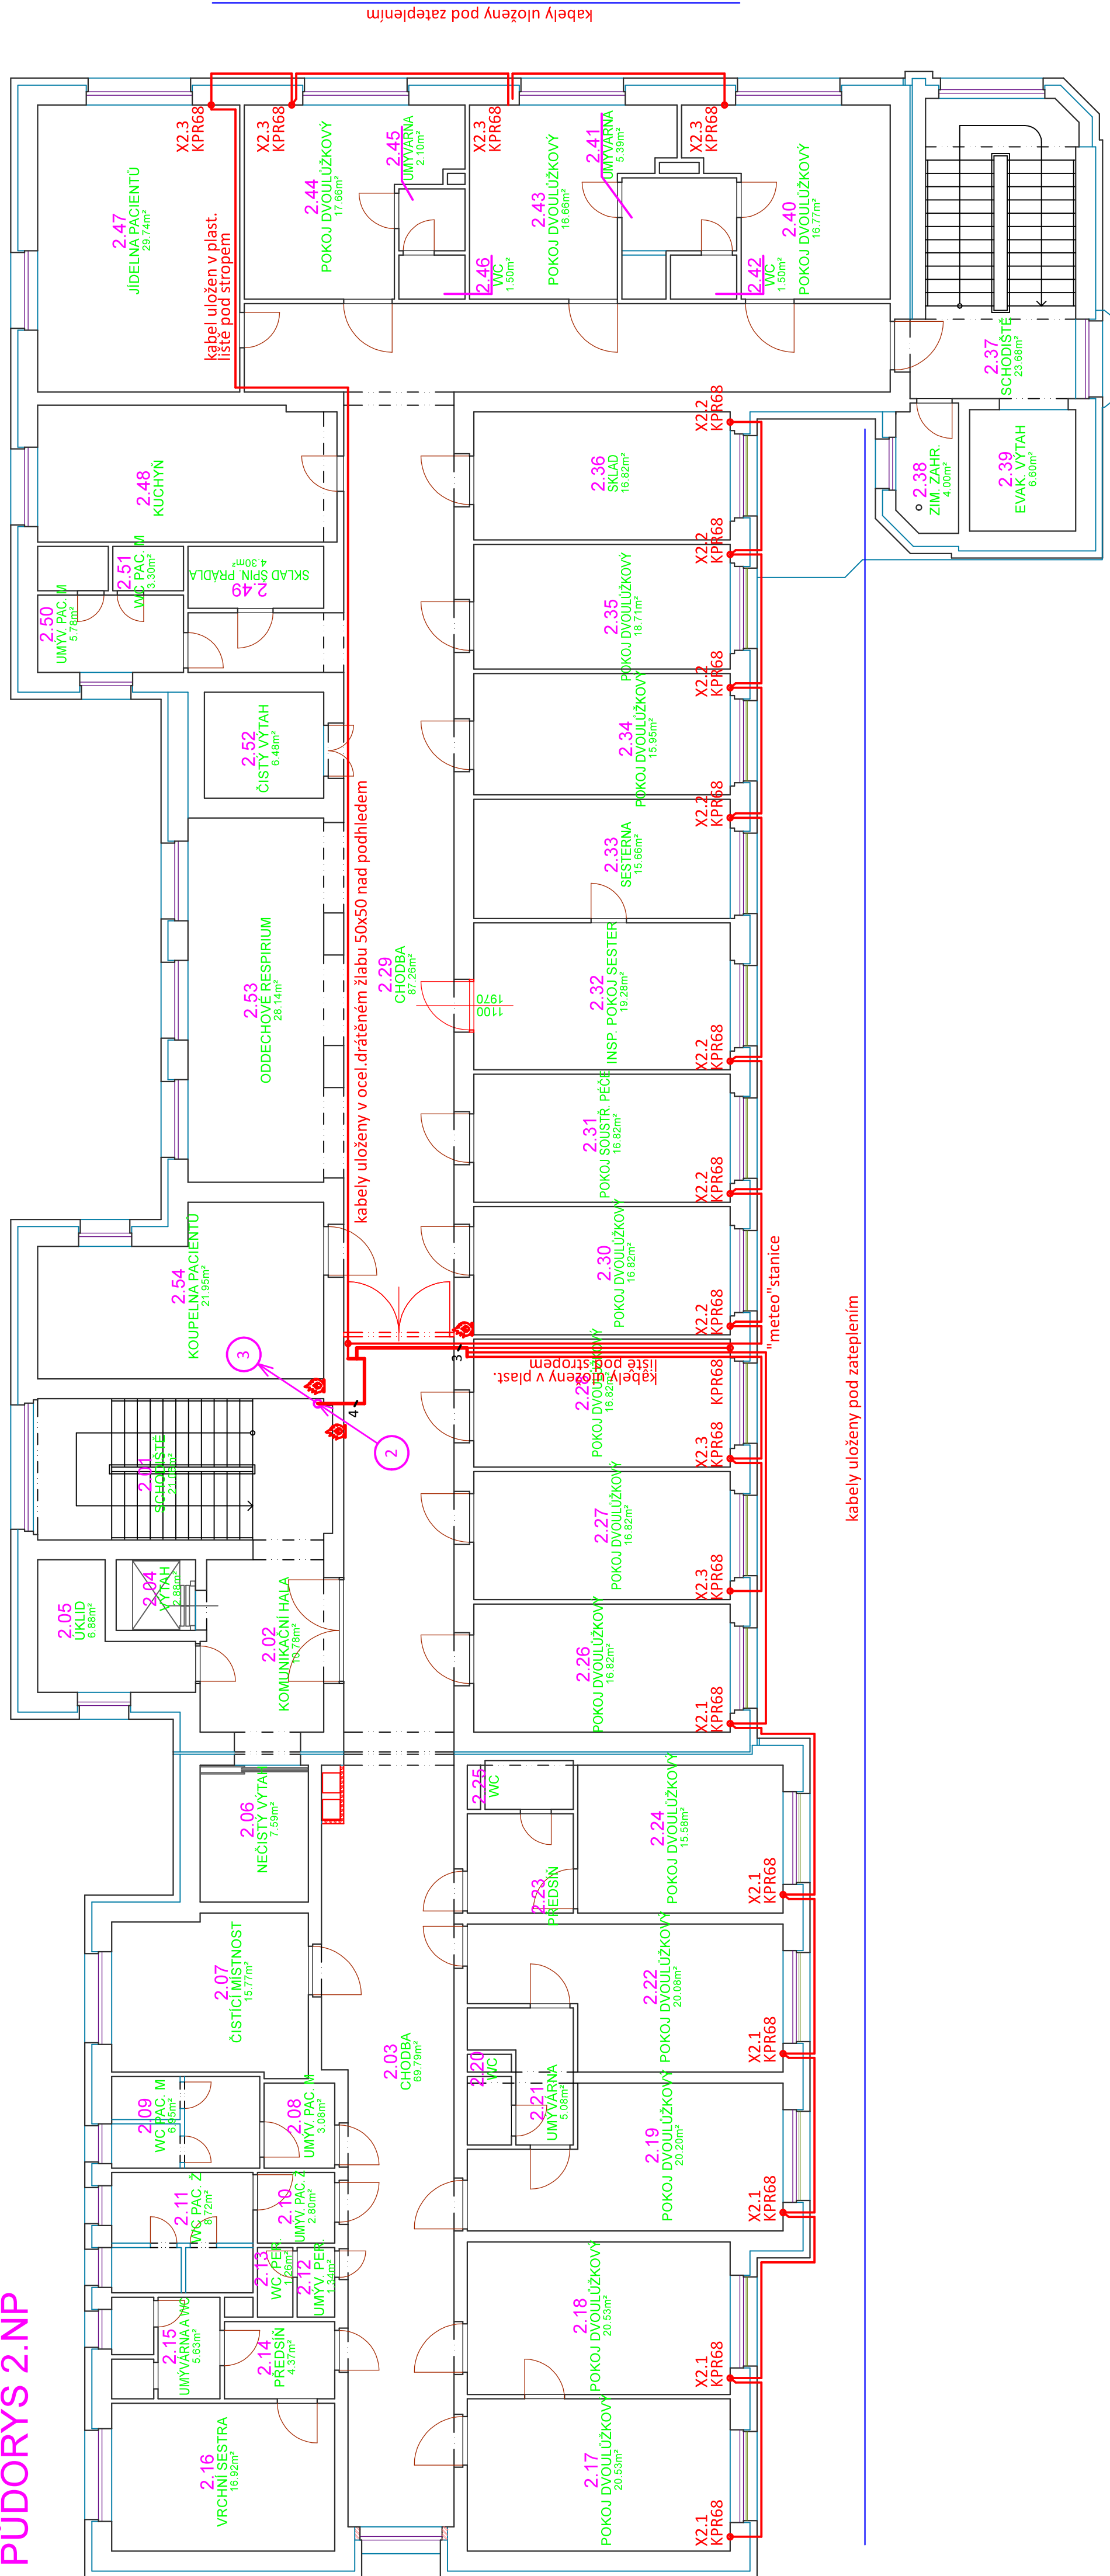

LEGENDA:

 
- X-    

KABEL CYKY-J 3x1,5

KRABICE ELEKTROINSTALAČNÍ PŘÍSTROJOVÁ HLUBOKÁ KPR 68  
PRO PŘIPOJENÍ VENKOVNÍCH ZALUŽÍ  
PROTIPOŽÁRNÍ UCIPÁVKA

RV 4 NP (ZÁLOHA)	KABEL S FUNKČNÍ ODOLNOSTÍ DLE PŘ 5x16	HR
RV 4 NP (STAV)	KABEL S FUNKČNÍ ODOLNOSTÍ DLE PŘ 5x16	R-PBZ
RP (4.NP-ZÁLOHA)	KABEL CYKYV 5x10	HR
ŽALUZIE 2.NP X2-3	3x KABEL CYKYV 3x1,5	HR
ŽALUZIE 3.NP X3-3,3	3x KABEL CYKYV 3x1,5	HR
METEO	KABEL CYKYV 3x1,5	HR
RV 4 NP (ZÁLOHA)	KABEL S FUNKČNÍ ODOLNOSTÍ DLE PŘ 5x16	HR
RV 4 NP (STAV)	KABEL S FUNKČNÍ ODOLNOSTÍ DLE PŘ 5x16	R-PBZ
RP (4.NP-ZÁLOHA)	KABEL CYKYV 5x10	HR
ŽALUZIE 3.NP X3-3,3	3x KABEL CYKYV 3x1,5	HR

NAPĚŤOVÁ SOUSTAVA: 3+N+PE AC 50Hz 400/230V TN-C-S  
OCHRANA PŘED NEBEZPEČNÝM DOTYKEM: AUTOMATICKÝM ODPOJENÍM OD ZDROJE  
zvýšená PROUDOVÝMI CHRÁNIČI a DOPLŇUJÍCÍM POSPOJOVÁNÍM DLE ČSN 33 2000-4-41 ED:3

<p>Výpracoval: ING. Petr HASENČRHL</p> <p>Místo stavby: Za Kopeckým 353, Kambersko 364 01</p> <p>Investor: Pardubický kraj, Komenského náměstí 125, 532 11 Pardubice</p>	<p>Zodpovědný projektant: ING. Petr HASENČRHL</p>	<p>Hlavní inženýr projektu: ING. Jaroslav DVORÁK</p>	 <p>PROJEKTOVÁ A INŽENÝRSKÁ FIRMÁ</p> <p>SINCE s.r.o. IČ: 268 18 478 www.since.cz</p> <p>SINCE s.r.o. TEL: 226 665 123 FAX: 226 665 123</p>	<p>Formát: A4 Datum: 07/2020 Stupeň: DPS Zak. č.: 190804 Měřítko: 1:100</p>	<p>Práce:</p>
<p>Alce: Realizace úspor energie – ALBERTINUM Zámberk – budova údržby, LDN a Albertova vila</p>			<p>Objekt: SO 03 LDN ZATEPLENÍ</p>		
<p>Výkres: D1.3.4.4 SILNOPROUDA ELEKTROTECHNIKA</p>			<p>D1.3.4.4</p>		
<p>ELEKTROINSTALACE 2.NP</p>			<p>Č. v.:</p>		