


PŮDORYS 3.NP

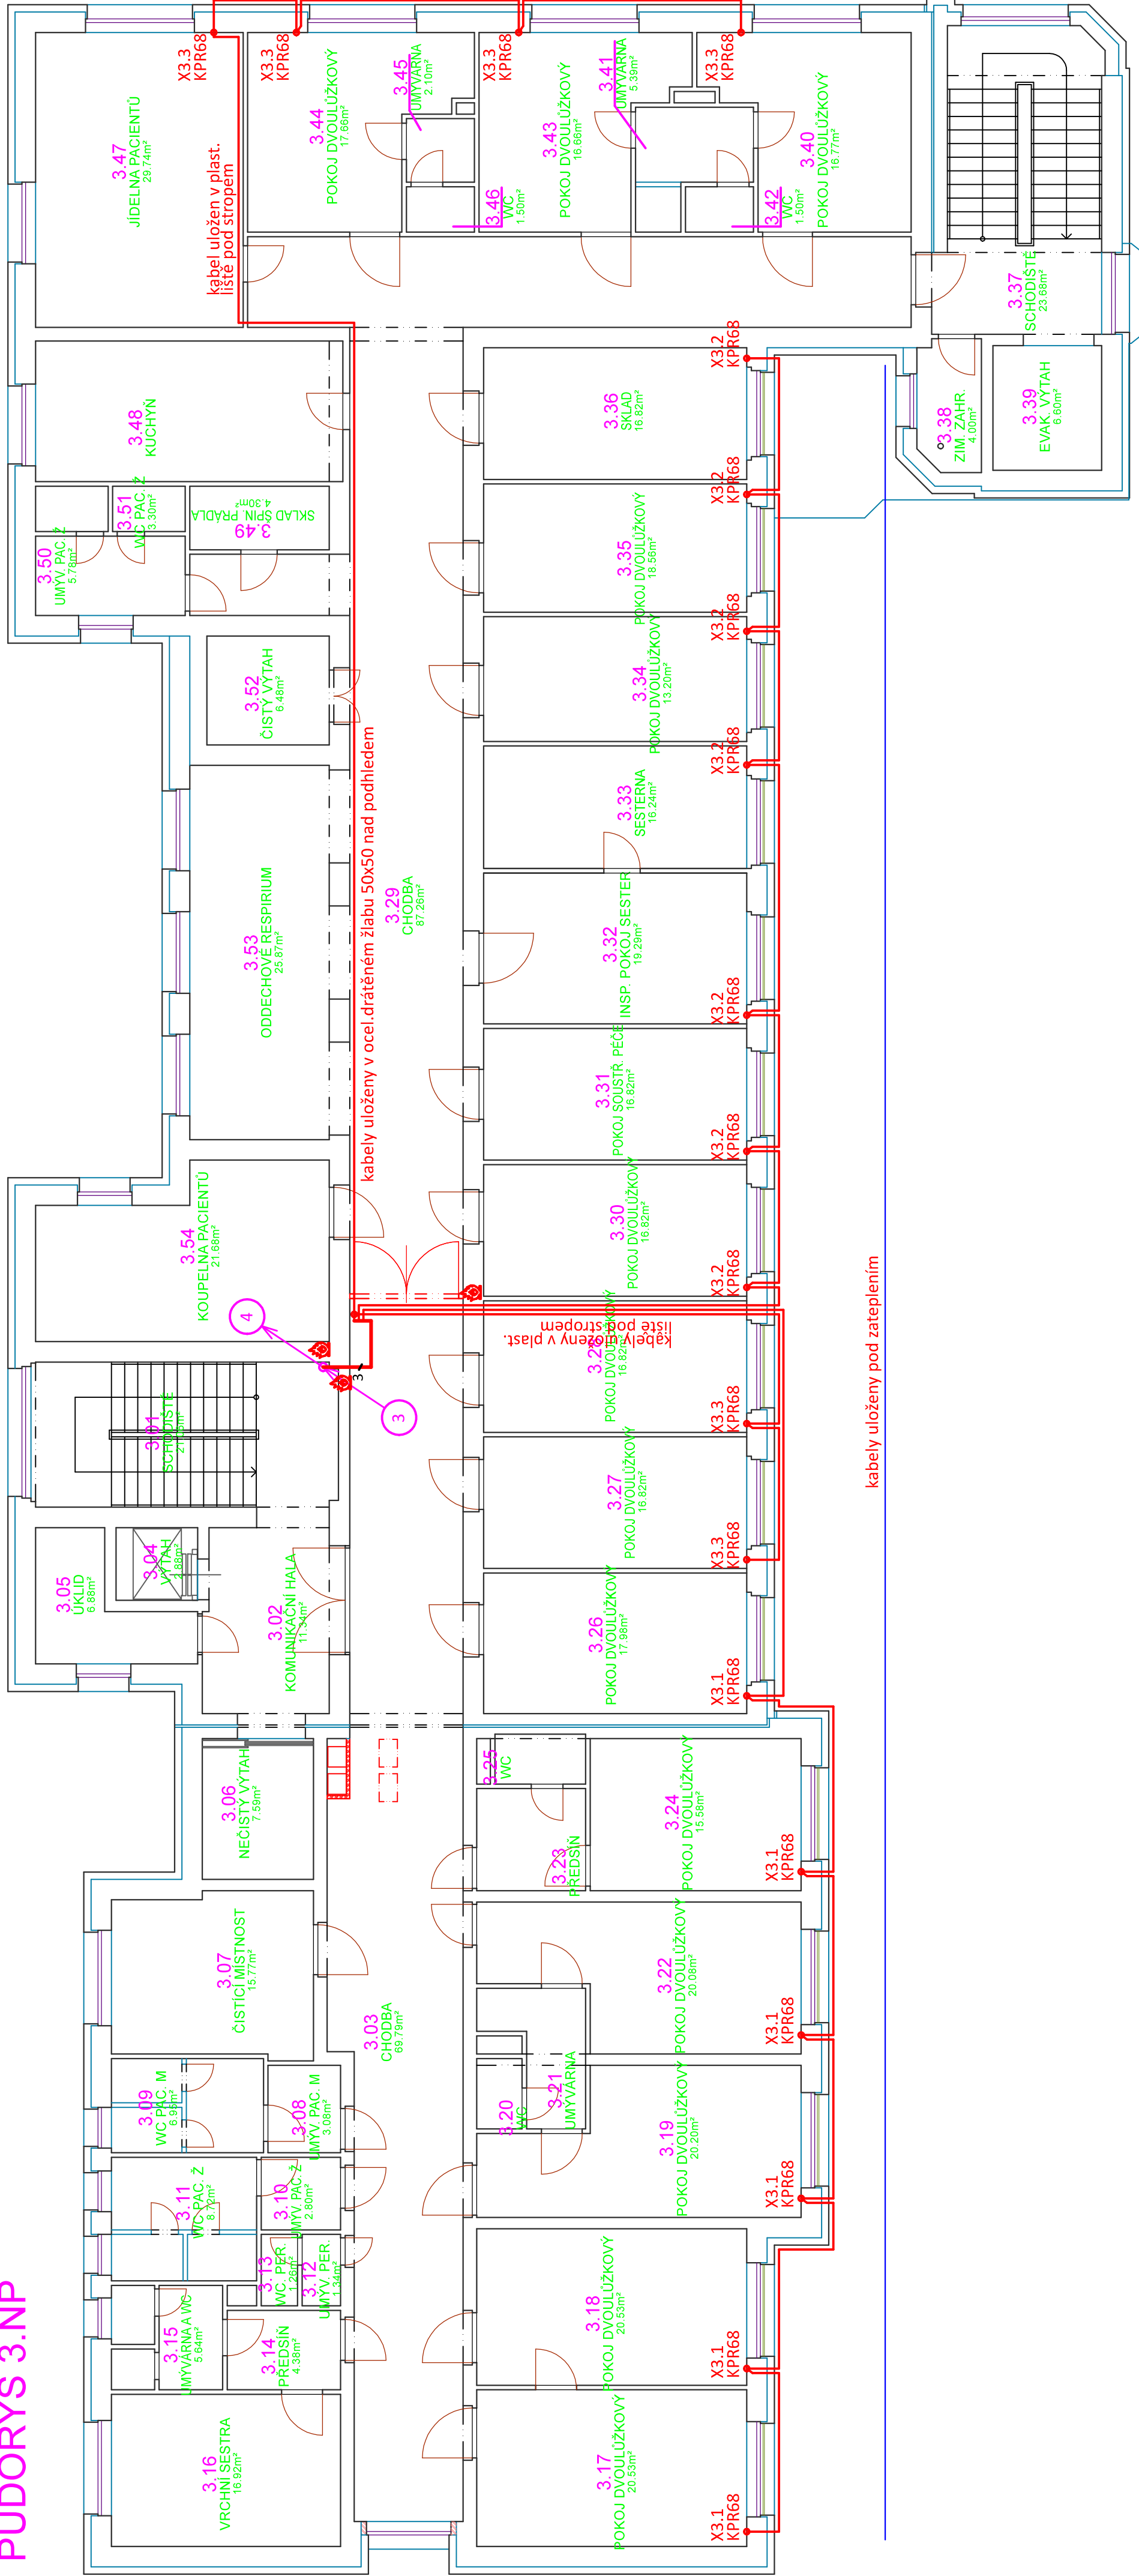

LEGENDA:


- X<sub>3</sub>...
- Symbol of a cable tray

KABEL CYKIJ 3x1,5

KABELCELEKTROINSTALAJČNÍ PŘÍSTROJOVÁ HLUBOKÁ PPR 68  
PRO PRŮBĚH VERNÍKOVÝCH ŽALUZII  
PROTIPOŽÁRNÍ UCPEVKA

- RV 4 NP (ŽALOHA) KABEL CYKIJ 5x10 HR
- RV 4 NP (STAV.) KABEL S FUNKČNÍ ODOLNOSTÍ DLE PŘ 5x16 R-PBZ
- RP (4 NP-ZALOHA) KABEL CYKIJ 5x10 HR
- ŽALUZIE 3.NP X3-3.3 5x KABEL CYKIJ 3x1,5 HR
- RV 4 NP (ŽALOHA) KABEL CYKIJ 5x10 HR
- RV 4 NP (STAV.) KABEL S FUNKČNÍ ODOLNOSTÍ DLE PŘ 5x16 R-PBZ
- RP (4 NP-ZALOHA) KABEL CYKIJ 5x10 HR

NAPĚŤOVÁ SOUSTAVA: 3+N+PE AC 50Hz 400/230V TN-C-S  
OCHRANA PŘED NEBEZPEČNÝM DOTYKEM: AUTOMATICKÝM ODPOJENÍM OD ZDROJE  
ZYŠŤOVÁNÍ PROUDOVÝM CHRÁNIČÍM a DOPLNĚNÍM POSPOJOVÁNÍM DLE ČSN 33 2000-4-11 ED.3

Vypracoval:	Zodpovědný projektant:	Hlavní inženýr projektu:	
ING. Petr HASENÖHRL	ING. Petr HASENÖHRL	ING. Janoslav DVORÁK	
Místo stavby: Za Kopečkem 353, Zámberk 564 01	Stavba č. 120	Stavba č. 120	Page:
Investor: Pardubický kraj, Komenského náměstí 125, 532 11 Pardubice	430 753 134 685	430 753 134 685	
Akce: Realizace úspor energie – ALBERTINUM Zámberk	Formát: A3	Formát: A3	Datum: 01/2020
– budova údržby, LDN a Albertova vila	Stupeň: DPS	Stupeň: DPS	
Objekt: SO 04 LDN NUCENÉ VĚTRÁNÍ	Zak. č.: 190804	Zak. č.: 190804	Měřítko: 1:100
Výřez: D1.4.4.4 SILNOPROUDÁ ELEKTROTECHNIKA	Č. v.	Č. v.	
ELEKTROINSTALACE 3.NP			D.1.3.4.4.5