



PŮDORYS PODKROVÍ

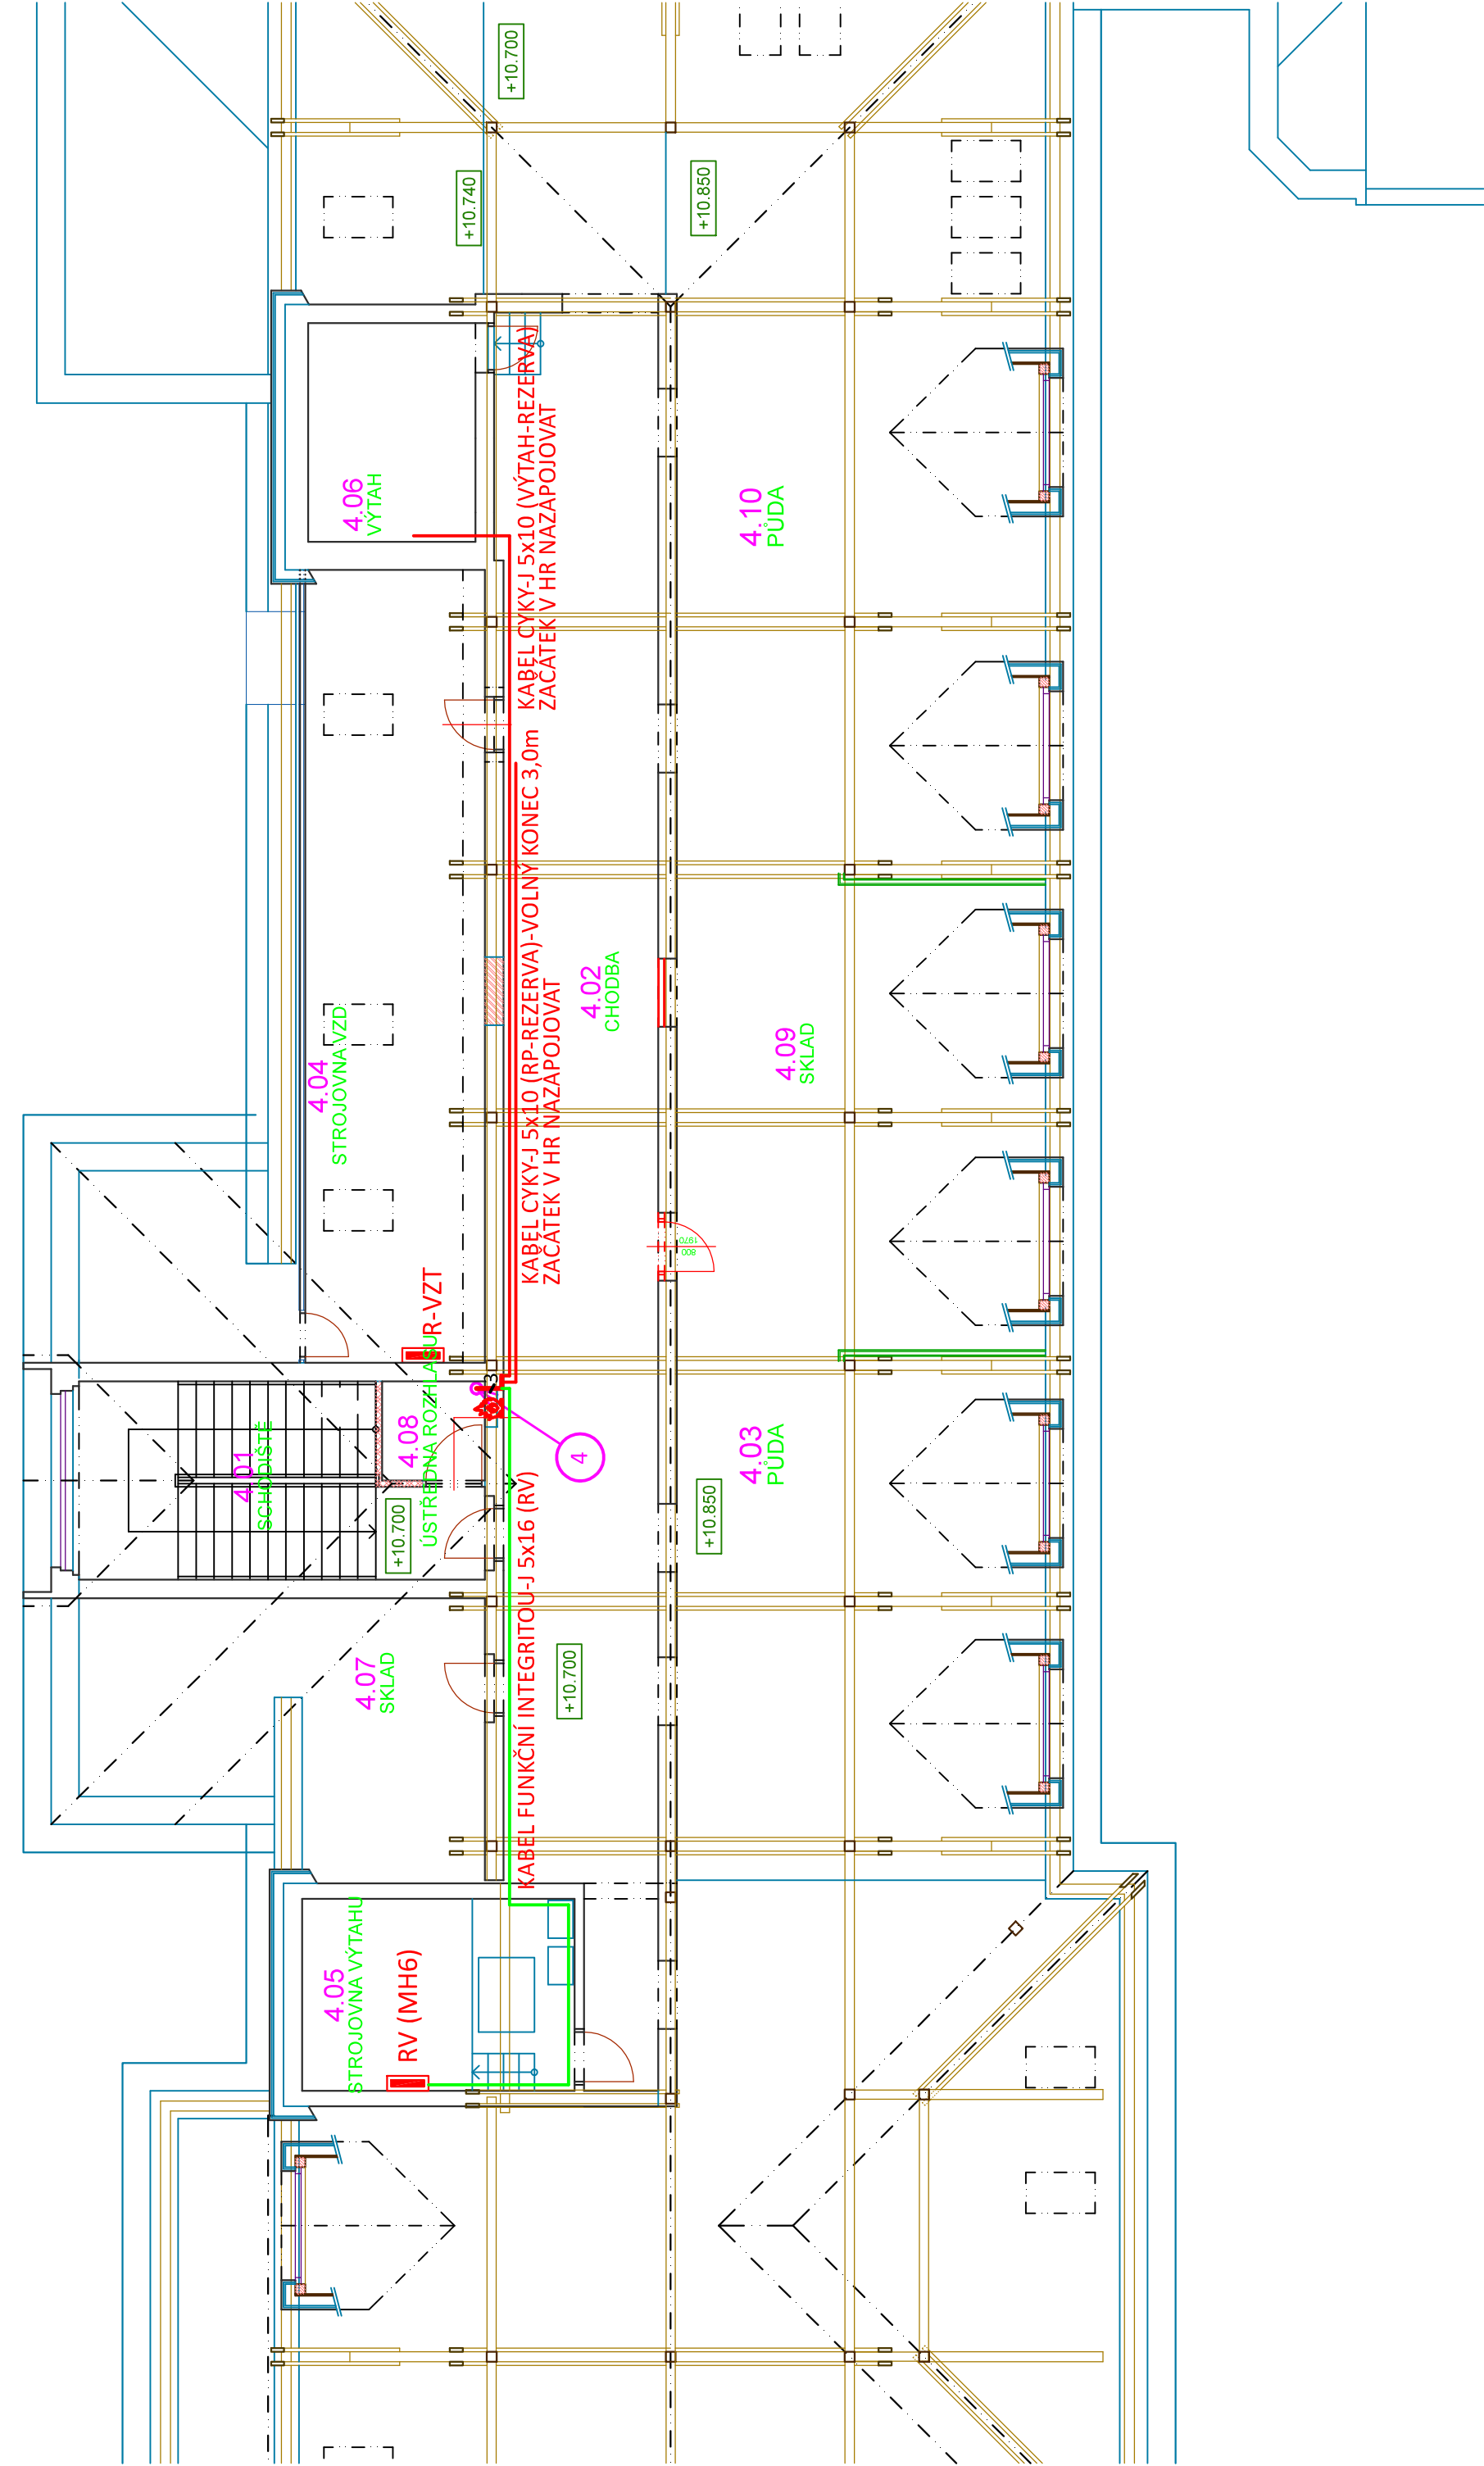



SINC
PROJEKČNÍ A INŽENÝRSKÁ FIRMÁ

SINC s.r.o.
+420 775 124 685
IČ: 288 14 878
www.sinc.cz

Formát:	Paré:
Datum: 01/2020	
Stupeň: DPS	
Zak. č.: 190804	
Měřítko: 1:100	
Č.v.	

Vypracoval:	Zodpovědný projektant:	Hlavní inženýr projektu:	
ING. Petr HASENŮHRL	ING. Petr HASENŮHRL	ING. Jaroslav DVORÁK	
Místo stavby: Za Kopečkem 353, Žamberk 564 01			
Investor: Pardubický kraj, Komenského náměstí 125, 532 11 Pardubice			
Akte: Realizace úspor energie – ALBERTINUM Žamberk – budova údržby, LDN a Albertova vila			
Objekt: SO 03 LDN ZATEPLENÍ			
Výkres: D.1.3.4.4 SILNOPROUDA ELEKTROTECHNIKA	ELEKTROINSTALACE PODKROVÍ		
D.1.3.4.4.6			