




PŮDORYS 1.NP

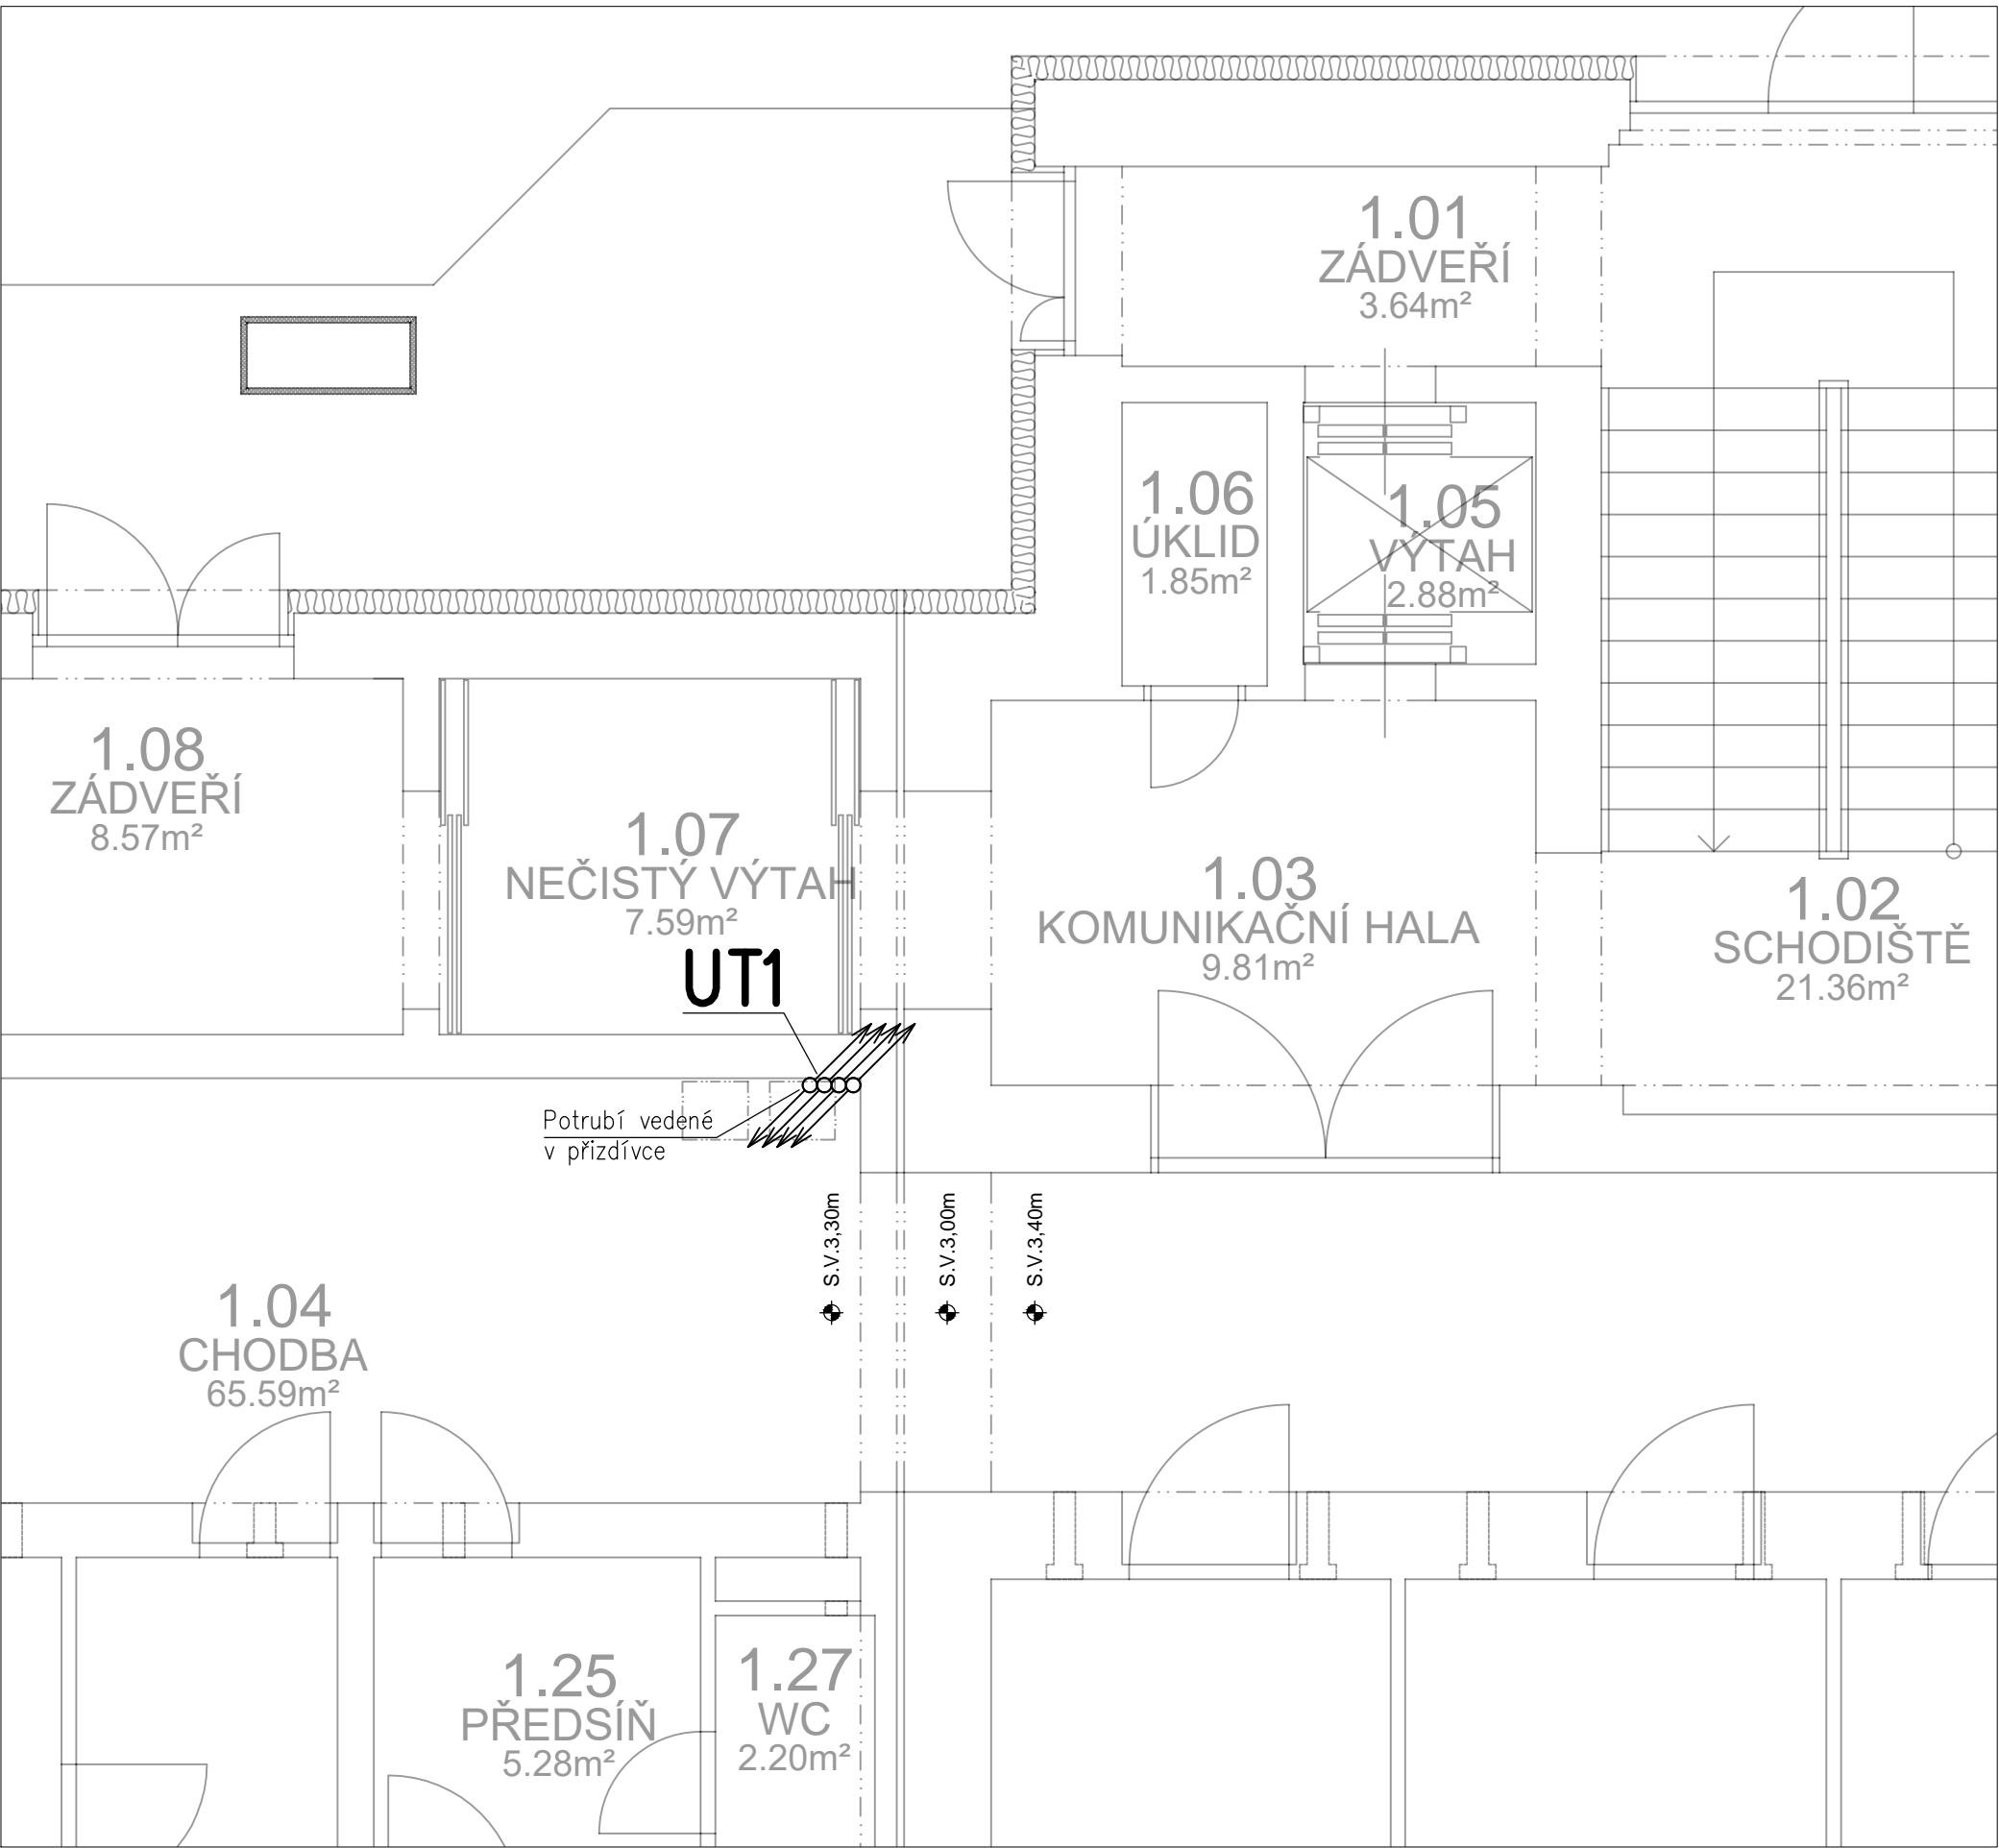


PŮDORYS 2.NP

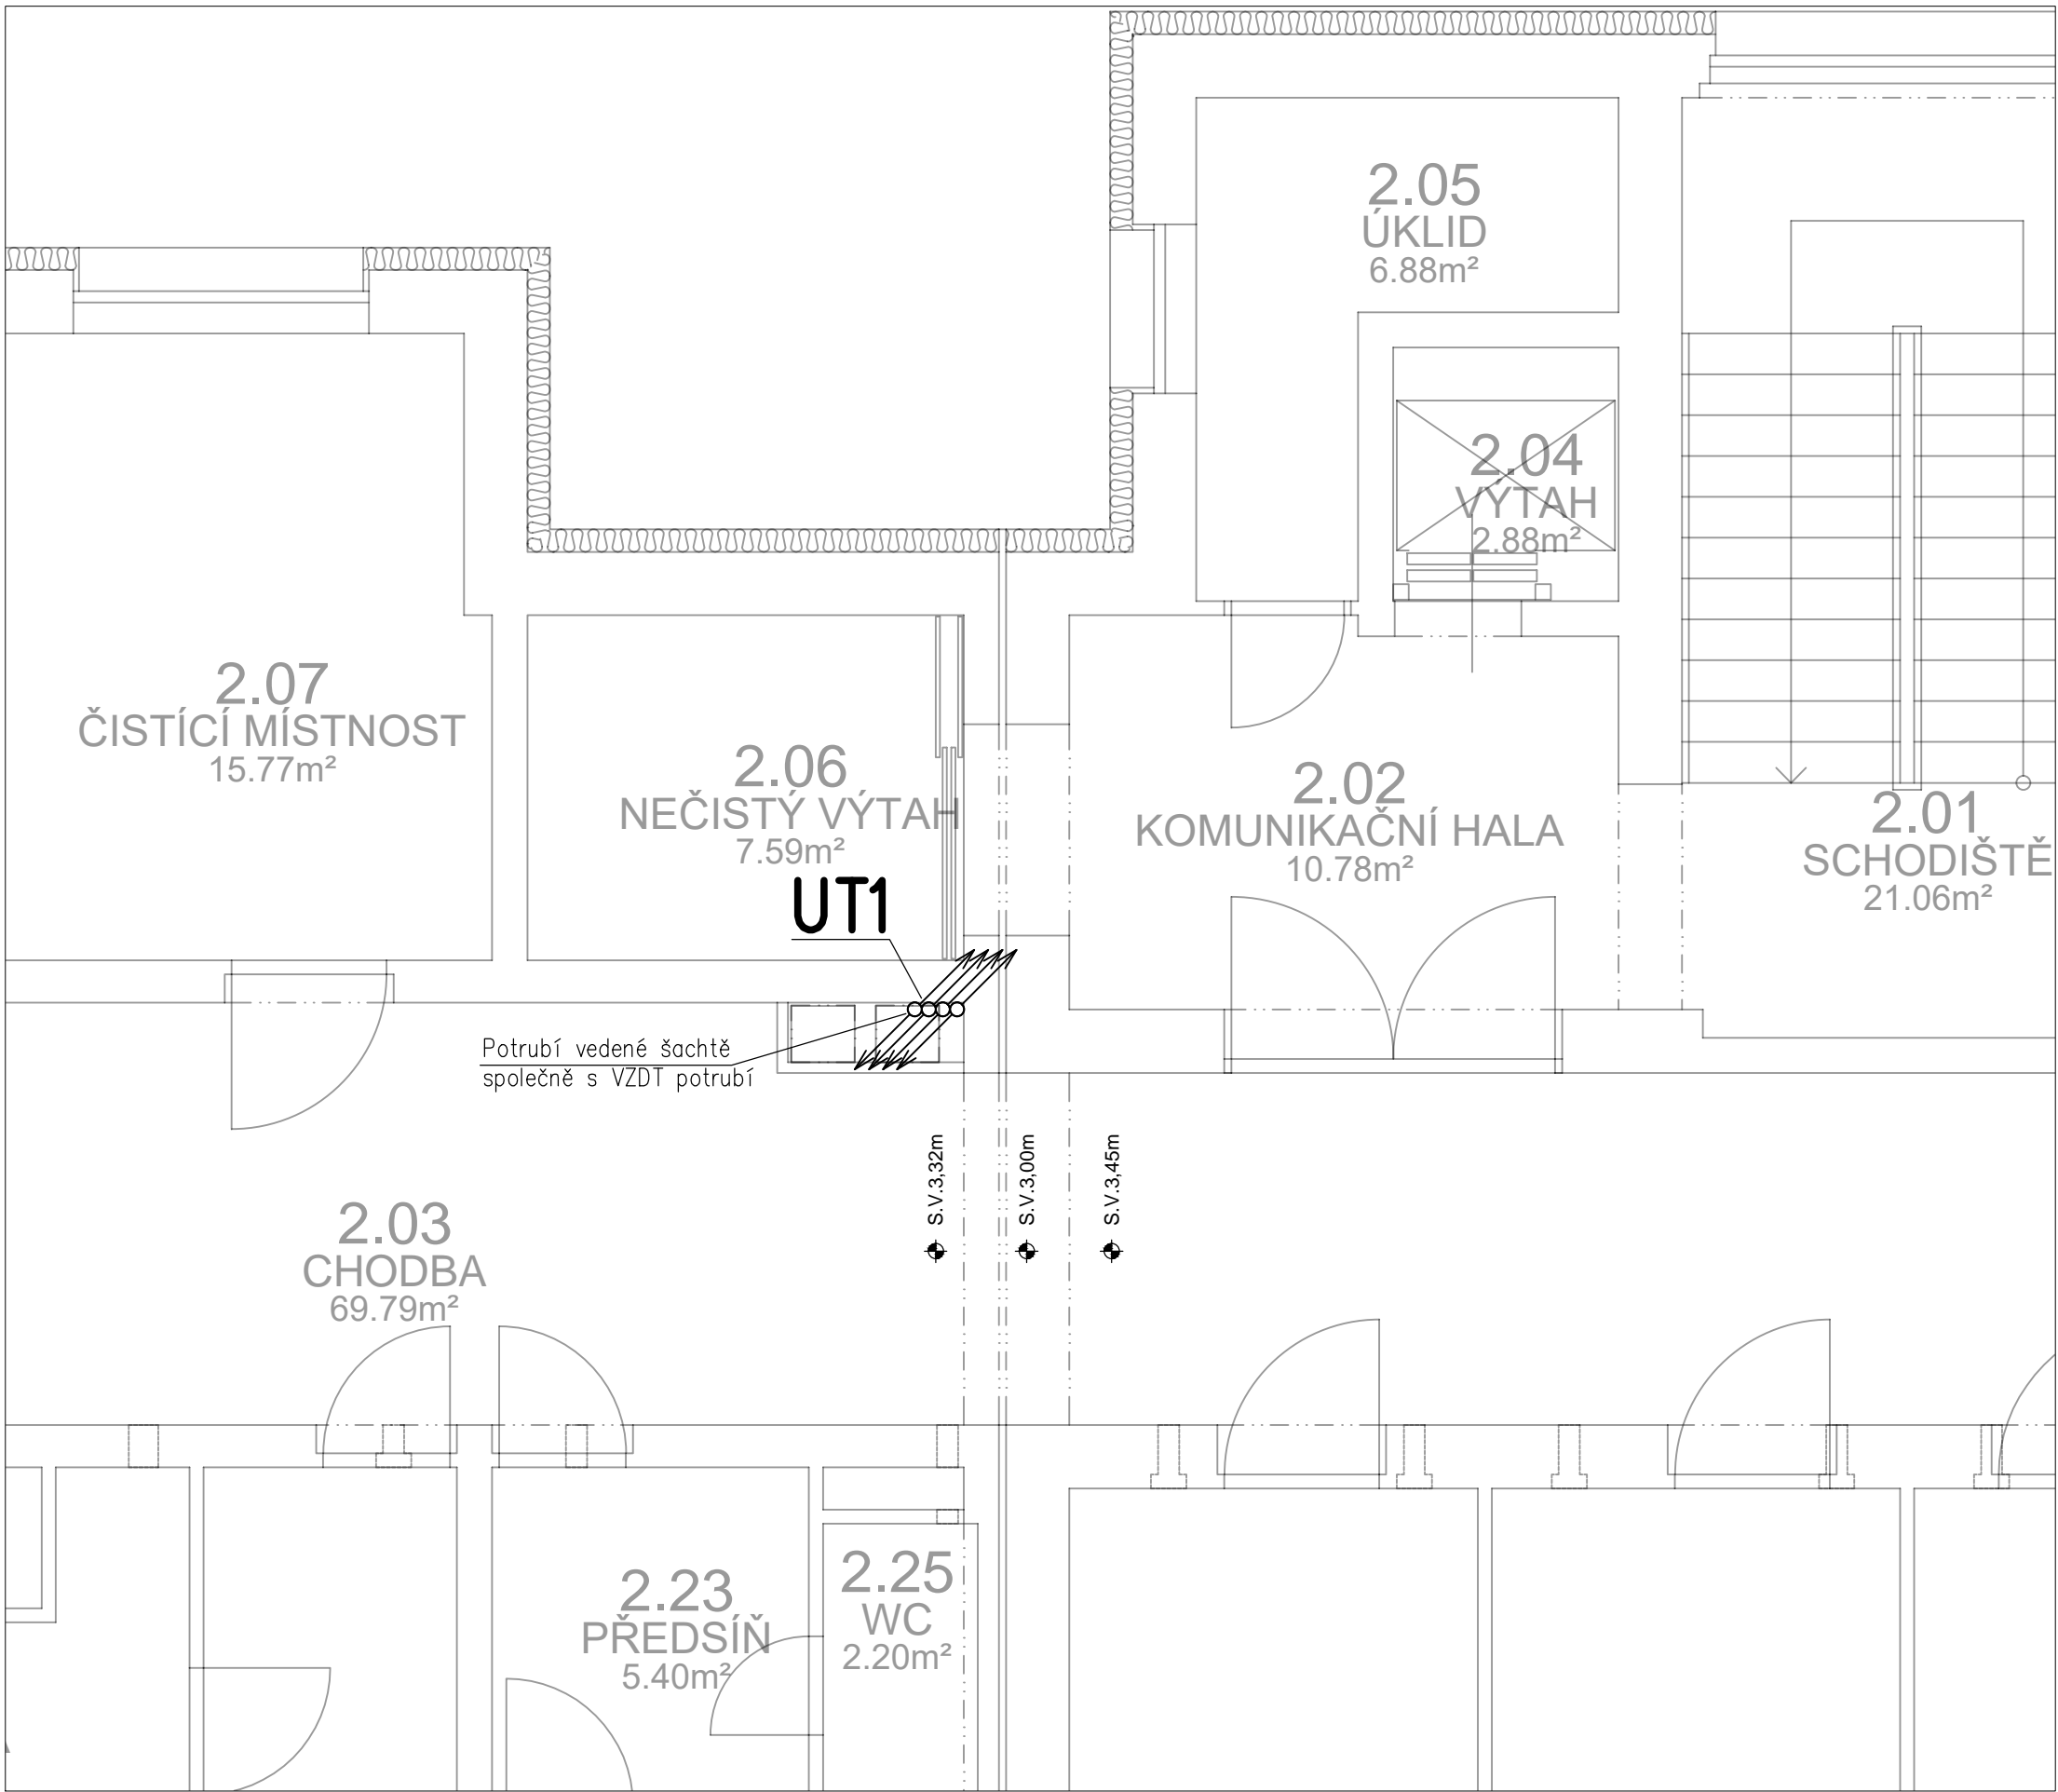

PŮDORYS 3.NP

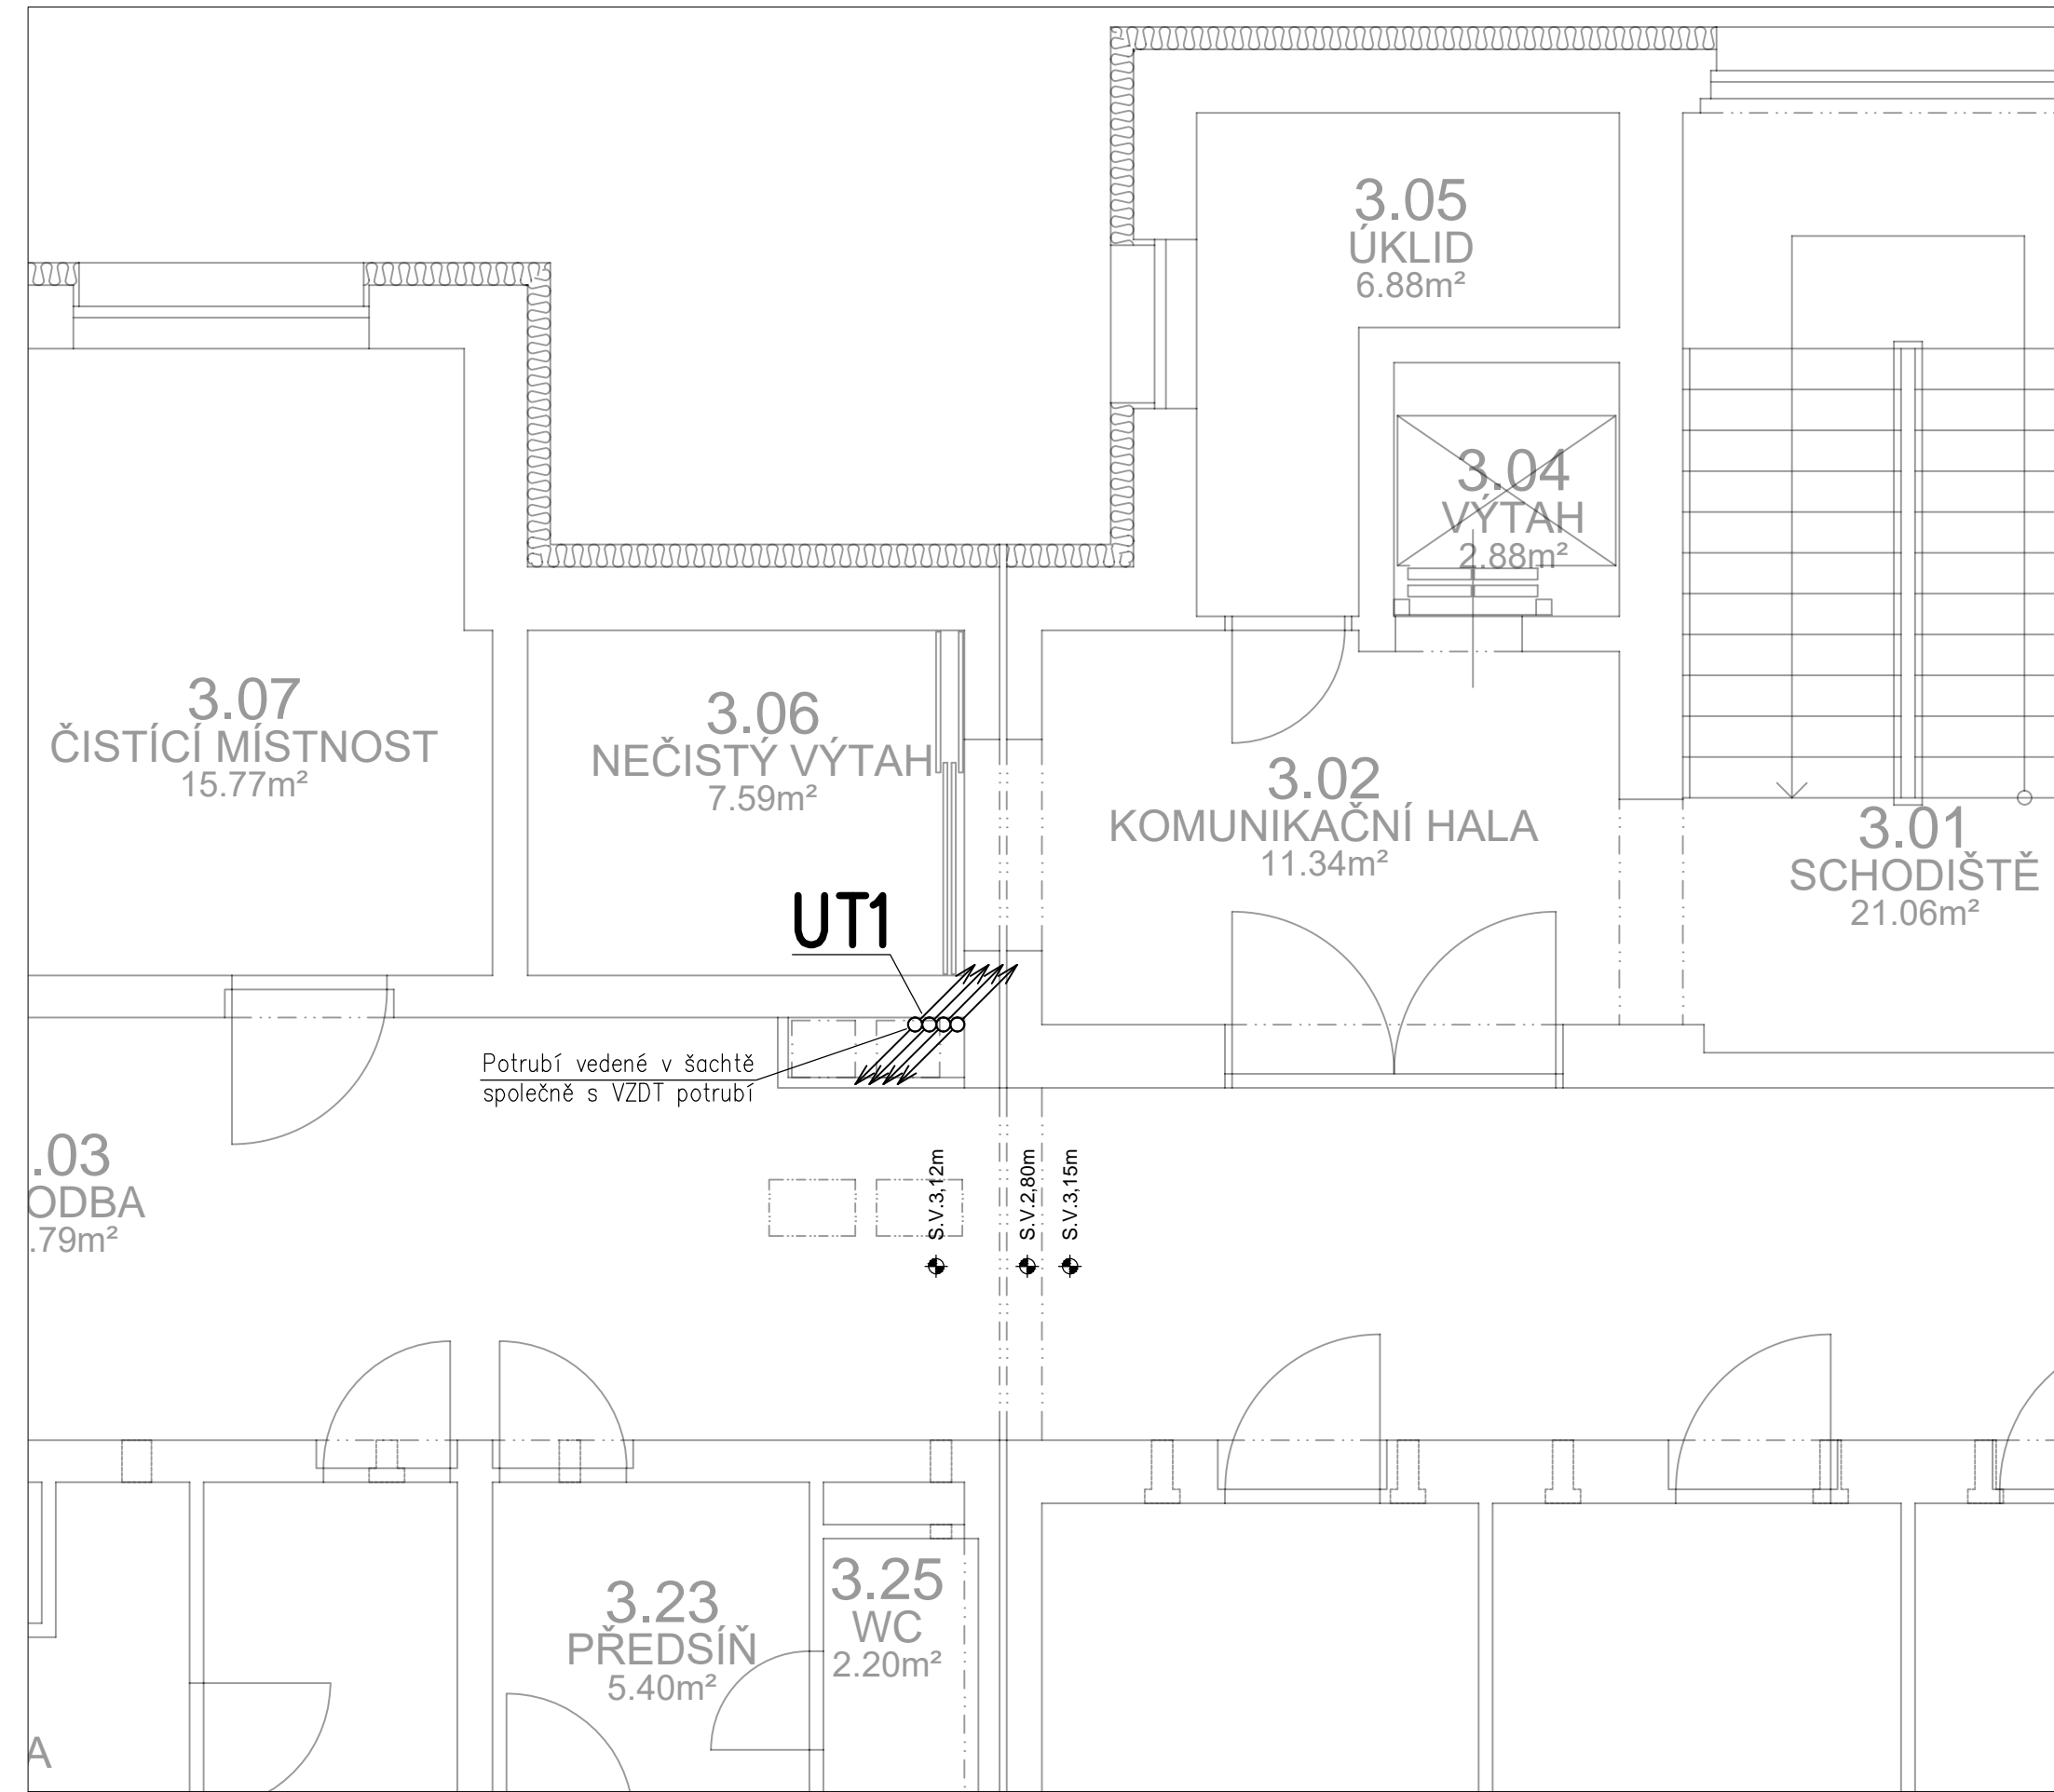

Vypracoval:	Zodpovědný projektant:	Hlavní inženýr projektu:	 Sinc s.r.o. IČ: 288 14 878 +420 775 124 685 www.sinc.cz
Filip STRÁČEK	Michal KADLEC	ING. Jaroslav DVORÁK	
Místo stavby: Za Kopečkem 353, Žamberk 564 01			Formát: 6x4A Datum: 11/2019 Stupeň: DPS Zak. č.: 190804 Měřítko: 1:50
Investor: Pardubický kraj, Komenského náměstí 125, 532 11 Pardubice			
Akce: Realizace úspor energie – ALBERTINUM Žamberk – budova údržby, LDN a Albertova vila			Paré:
Objekt: SO 04 LDN NUCENÉ VĚTRÁNÍ			
Výkres:			Č.v.
VYTÁPĚNÍ - PŮDORYS 1.NP, 2.NP, 3.NP			D.1.4.4.3-VZ7