


KOORDINAČNÍ SITUACE

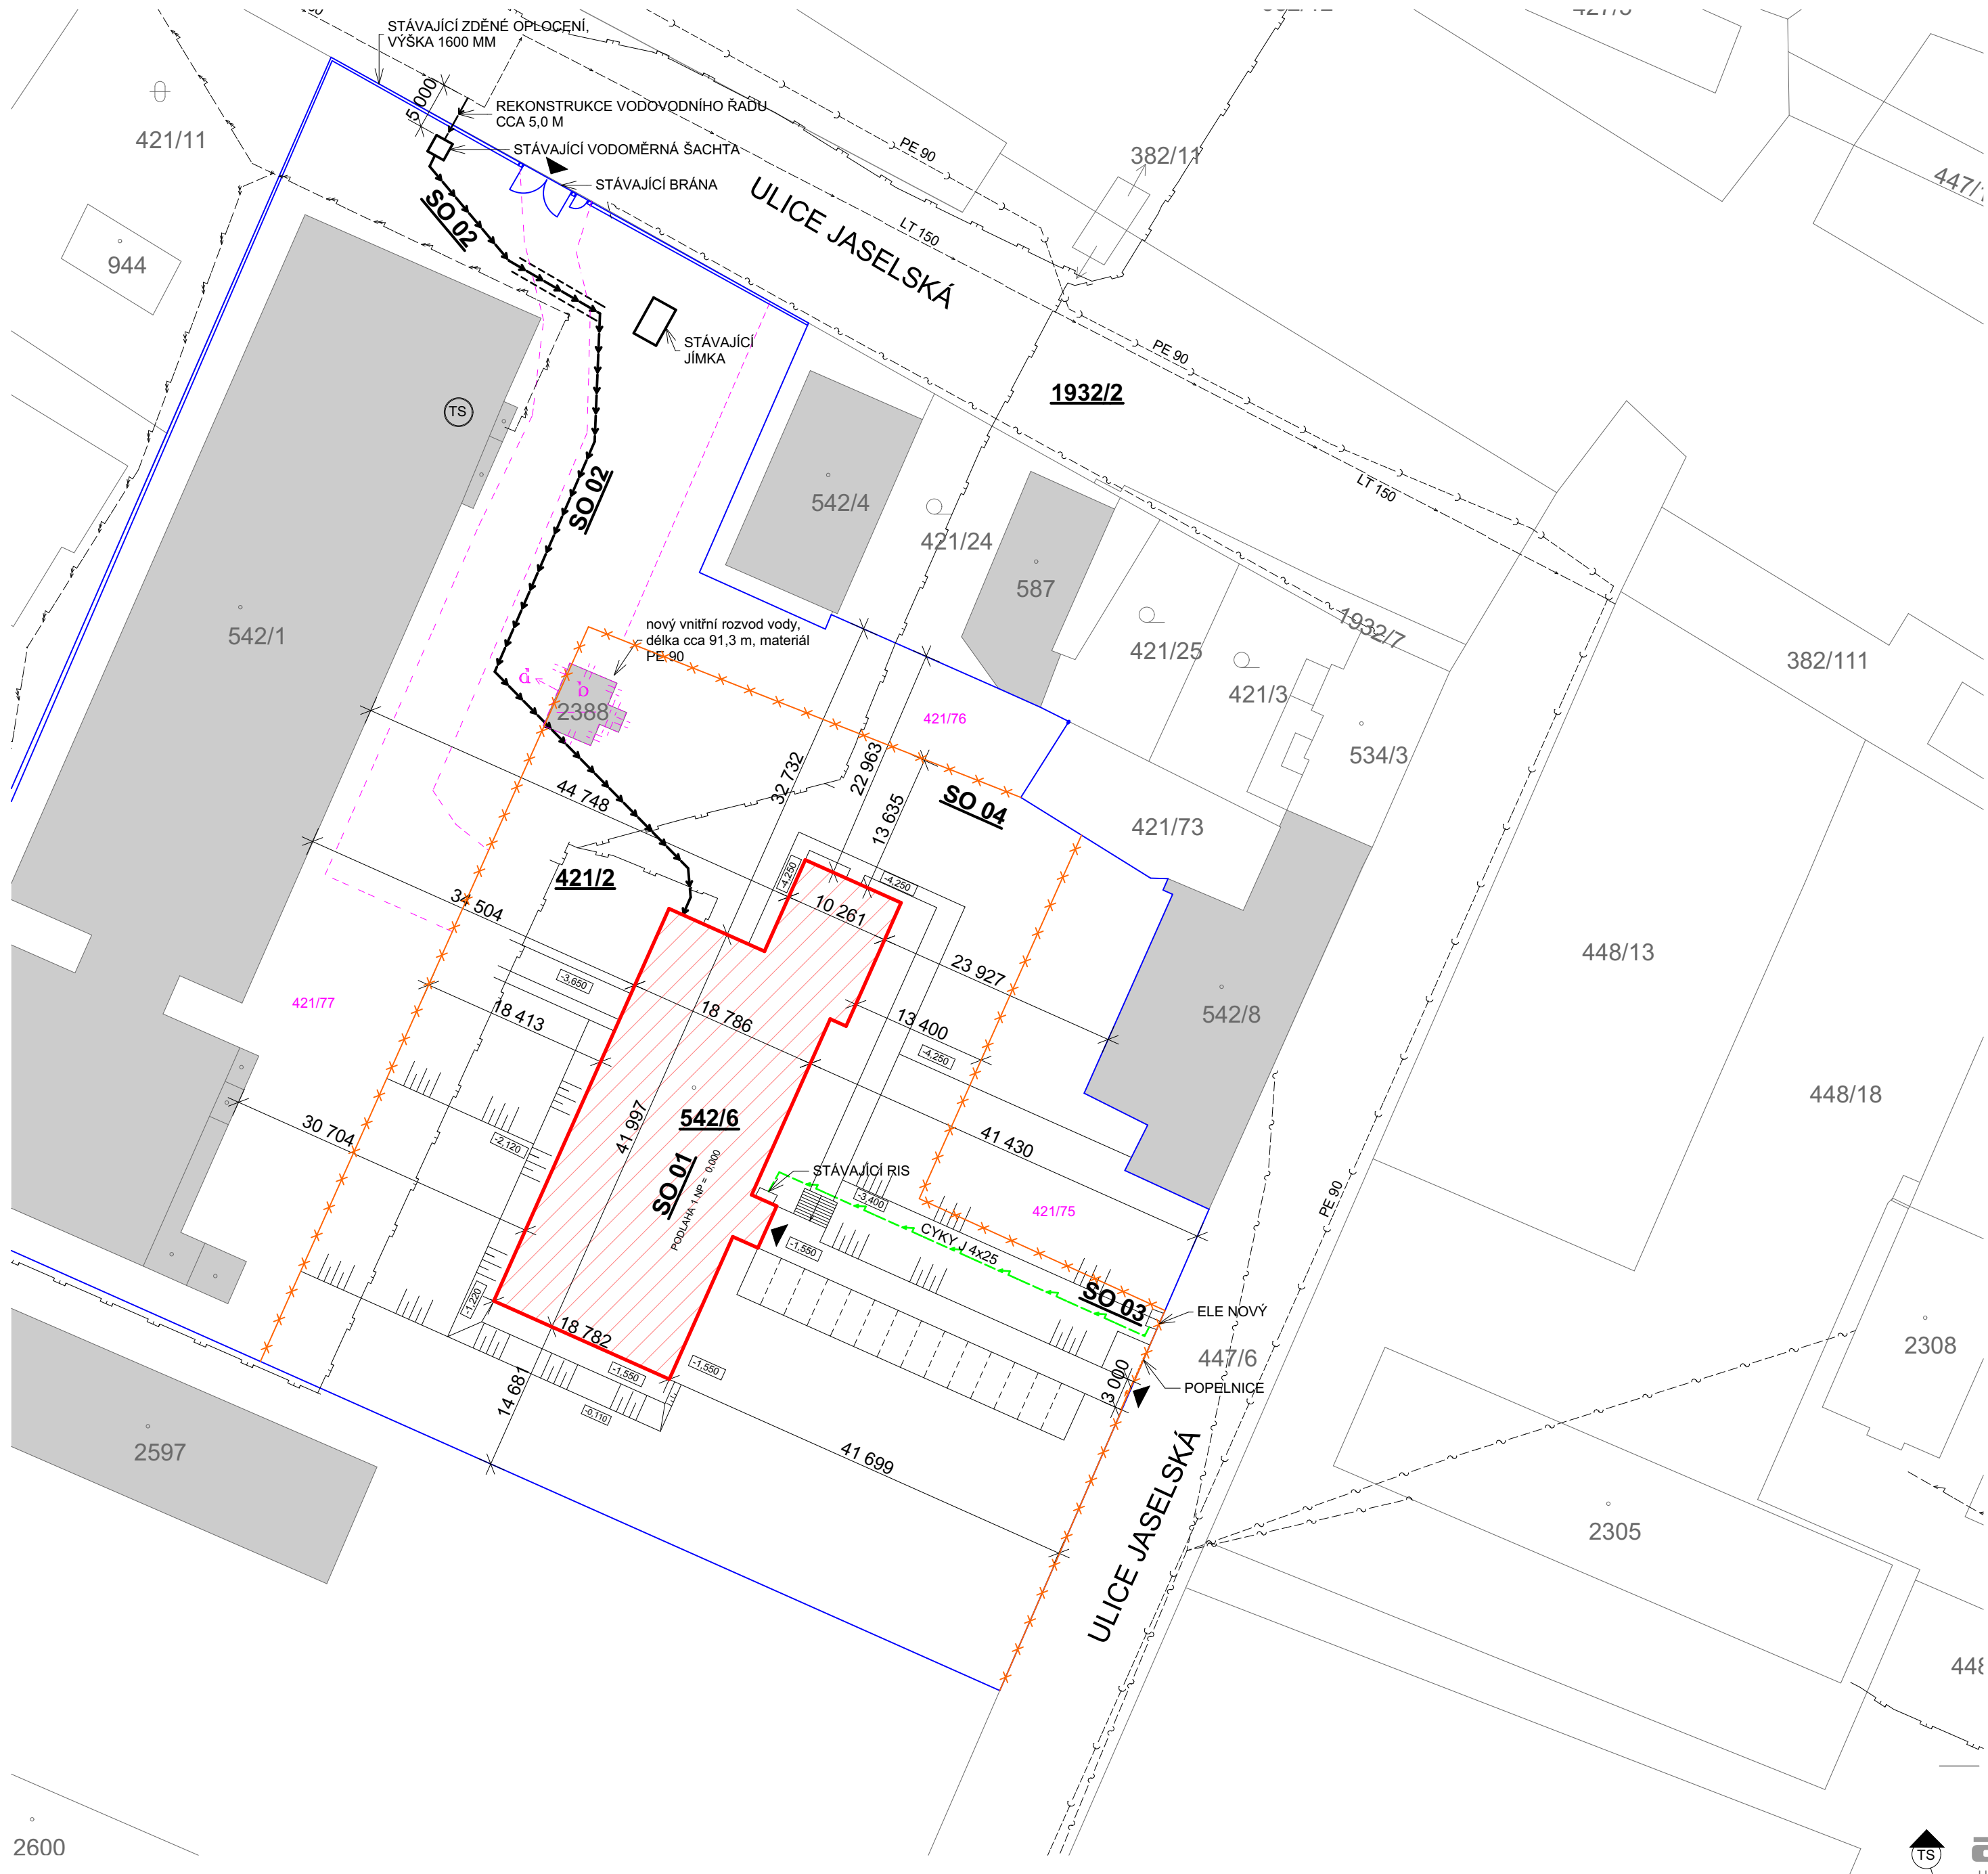

LEGENDA ZNAČEK INŽENÝRSKÝCH SÍTÍ STÁVAJÍCÍ

- VODOVODNÍ ŘAD LTH 150, VaK a.s. STŘ. PŘELOUČ
- KANALIZAČNÍ PŘÍPOJKA PE 90, INVESTOR P. ŠOTOLA
- VEDENÍ EL. VN DO 35 KV - PODZEMNÍ
- VEDENÍ EL. NN DO 1KV - PODZEMNÍ
- PODZEMNÍ VEDENÍ STL

NAVRŽENÉ

- VNITRNÍ VODOVOD, DÉLKA CCA 91,3 M, PE 90
- VNITRNÍ PODZEMNÍ VEDENÍ EL. NN

LEGENDA PLOCH A ZNAČEK

- ŘEŠENÝ OBJEKT - SO 01. Č.P. 1507, ULICE JASEĽSKÁ
- STÁVAJÍCÍ PROSTOR KOLEM ŘEŠENÉHO OBJEKTU
- STÁVAJÍCÍ OKOLNÍ OBJEKTY
- NAVRHOVANÍ DĚLENÍ PARCEL - NENÍ SOUČÁSTÍ TOHOTO PROJEKTU!!!
- NAVRHOVANÁ ČÍSLA PARCEL - NENÍ SOUČÁSTÍ TOHOTO PROJEKTU!!!
- NOVĚ NAVRŽENÉ OPLOCENÍ
- VSTUP DO OBJEKTU/VJEZD NA POZEMEK
- VEŘEJNÉ OSVĚTLENÍ

LEGENDA STAVEBNÍCH OBJEKTŮ

- SO 01 - DOMOV MLÁDEŽE
- SO 02 - VNITRNÍ VODOVOD
- SO 03 - VNITRNÍ PŘÍPOJKA ELEKTRO
- SO 04 - OPLOCENÍ

POZNÁMKA :

- UVEDENÁ DOKUMENTACE JE ZPRACOVÁNA V ÚROVNI PRO PROVEDENÍ STAVBY



astalon
Hůrka 54, 530 02 Pardubice
IČ: 27542009, DIČ: CZ27542009

0,000=STÁVAJÍCÍ ÚROVEŇ PODLAHY V 1NP

projektovatel: Lucie Faltýnková
vypracoval: Lucie Faltýnková
kontroloval: Ing. Tomáš Moudrý

dokumentace: DPS
číslo zakázky: Z201102
datum: 04/2021

měřítko: 1:50
formátů: 2x44

změna: ---
část: ---
č. přílohy: ---

stavebník: **Pardubický kraj, Komenského náměstí 125, 532 11 Pardubice**
zakázka: **Gymnázium a SOŠ Přelouč - rekonstrukce interiérů DM**

objekt: SO 01 - Domov mládeže
díl: Situační výkresy
výkres: **KOORDINAČNÍ SITUACE**

C **03**

č. výřisku: