


PŮDORYS 3.NP - NOVÝ STAV

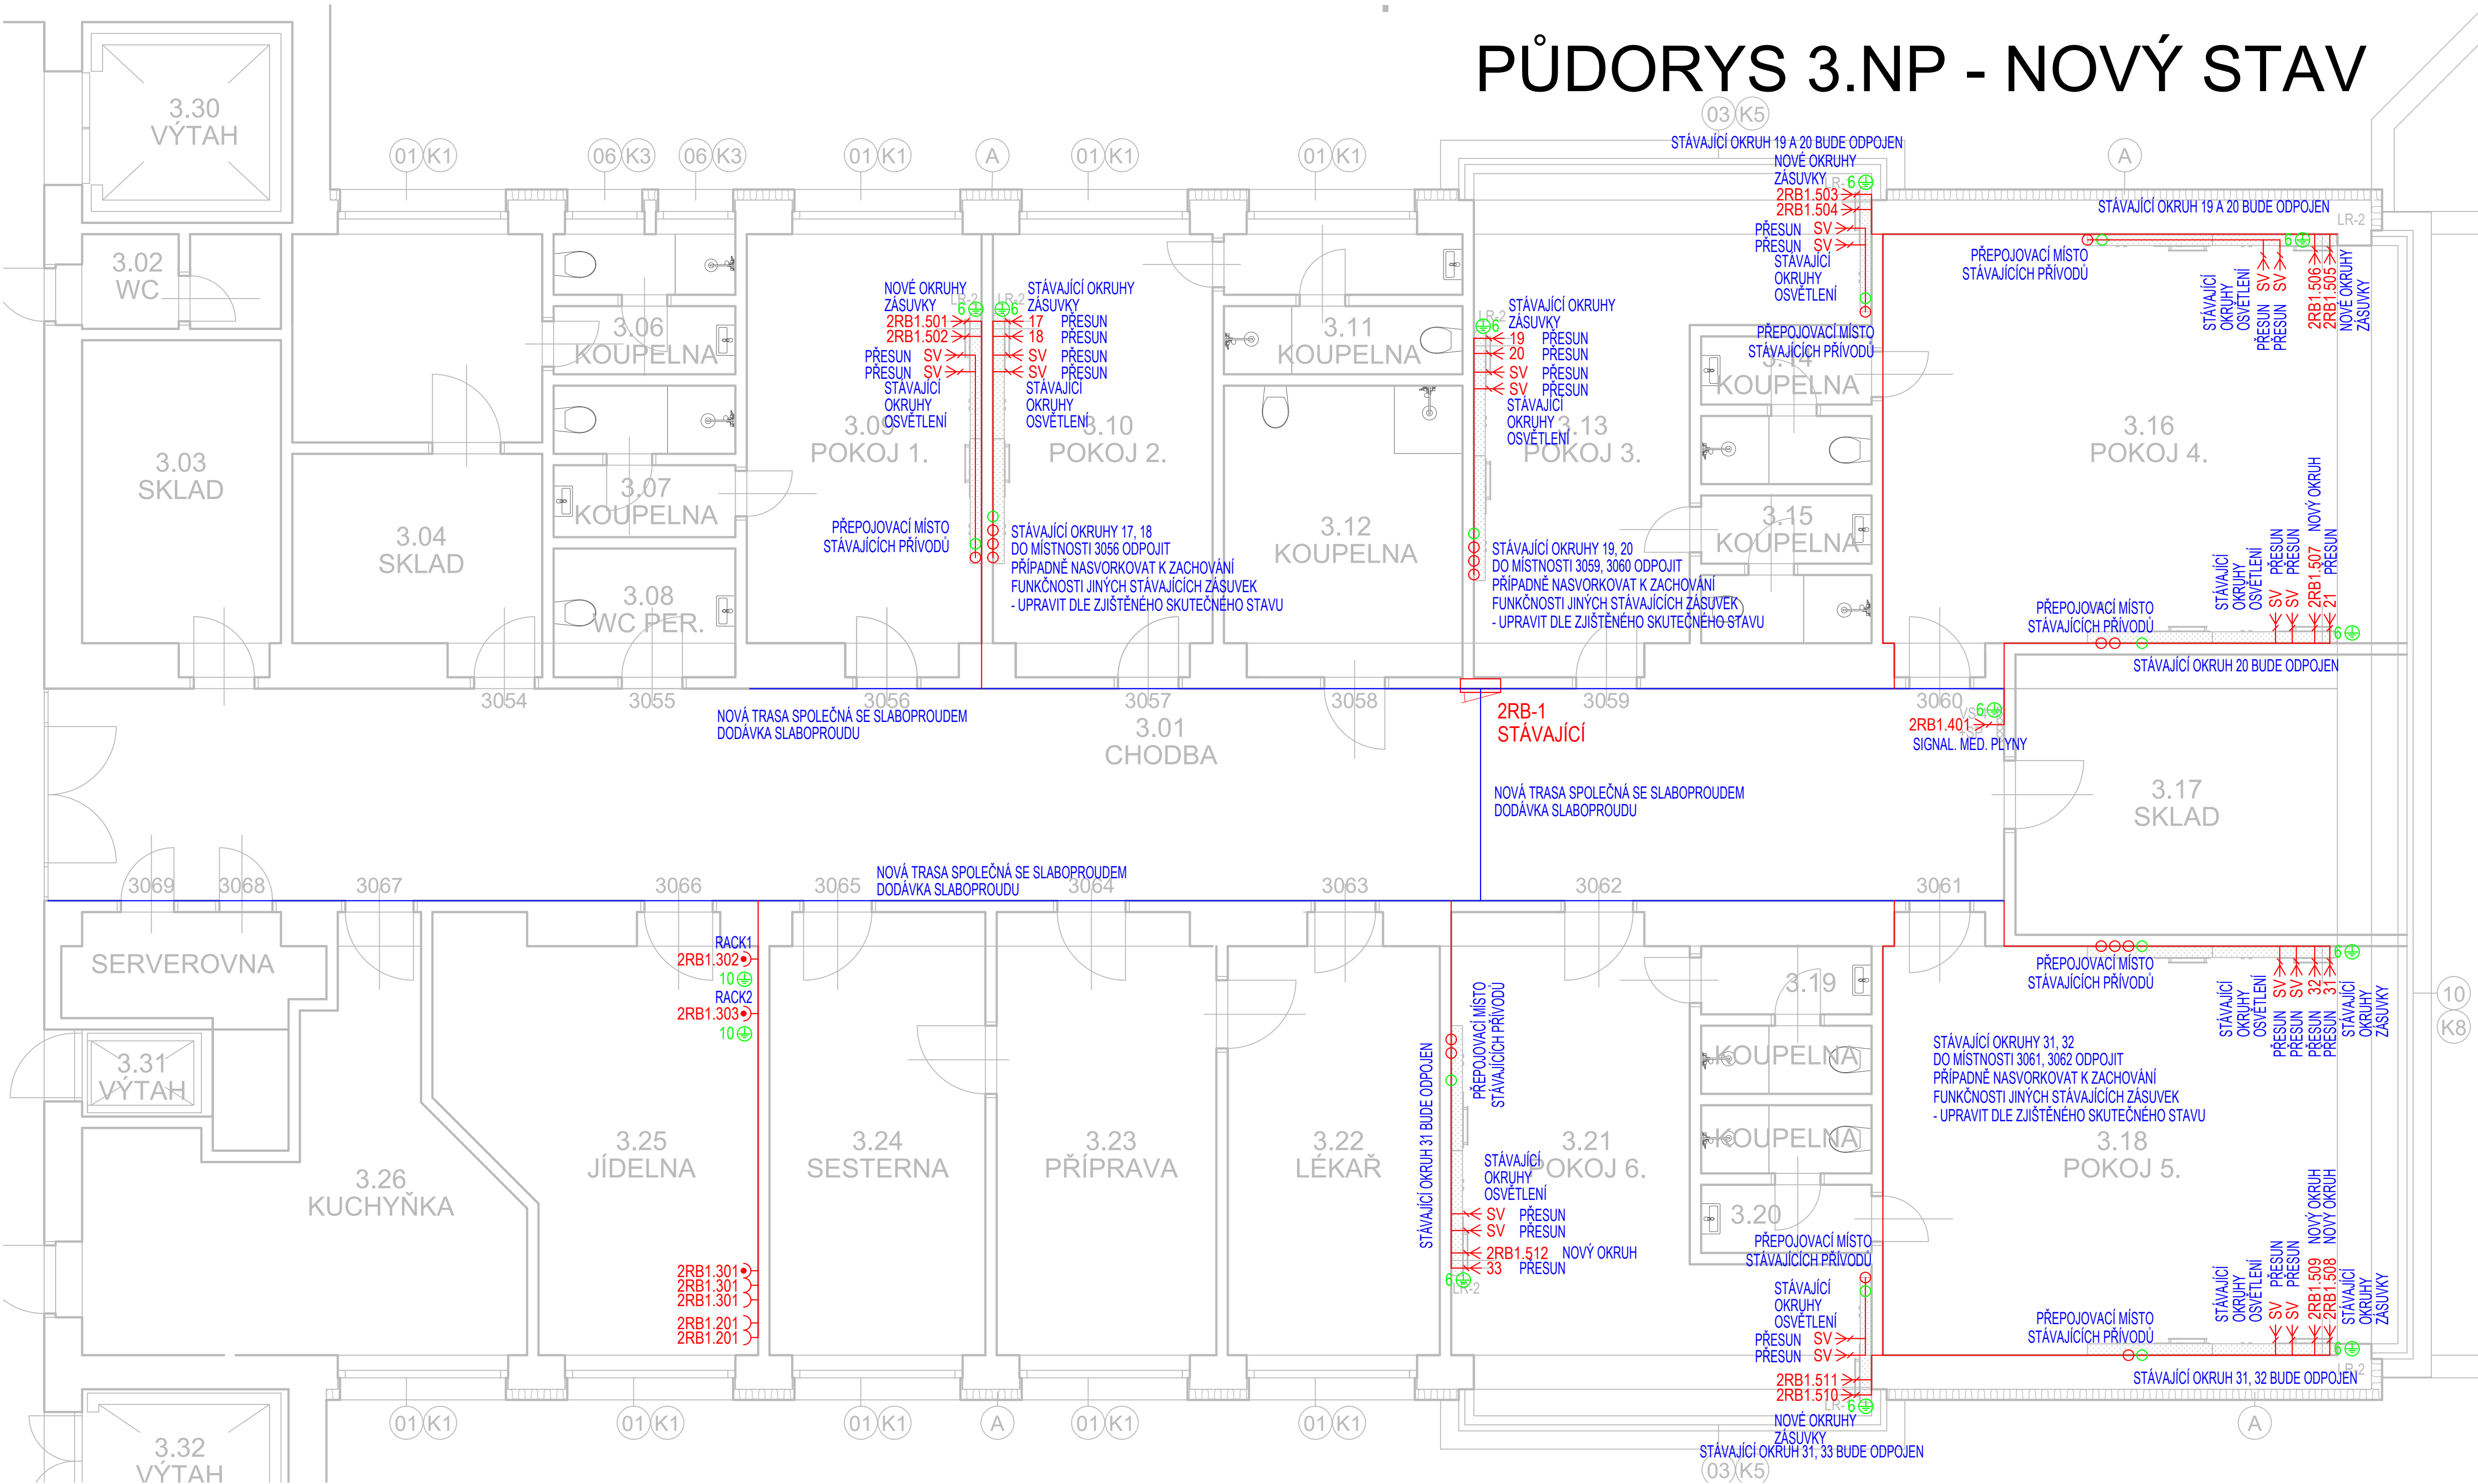

- LEGENDA:  
ESI - ELEKTROINSTALACE SILNOPROUD  
ROZVÁDĚČE
- 2RB-1 STÁVAJÍCÍ ROZVÁDĚČ  
ZÁSUVKY  
- Z ZÁSUVKA, 2P+PE, S CLONKAMI, UNIVERZÁLNÍ, POD OMITKU  
- PC ZÁSUVKA, 2P+PE, S CLONKAMI A PŘEP. OCHRANOU, VÝPOČ. TECHNIKA
- UMÍSTĚNÍ ZÁSUVEK A VÝVODŮ:  
- ZÁSUVKY BUDOU INSTALOVÁNY VE VÝŠCE 400mm OD ÚROVNĚ PODLAHY, POKUD NENÍ ZADANÁ VÝŠKA  
- VÝVODY V RAMPÁCH BUDOU INSTALOVÁNY DO VÝŠKY DLE POŽADAVKU DODAVATELE NOVÝCH RAMP  
- VÝVODY V RAMPÁCH BUDOU KOORDINOVÁNY S DODAVATELEM NOVÝCH RAMP
- VÝVODY 230/400VAC  
- VÝVOD 230VAC  
- VÝVOD 400VAC
- KÓDOVÉ OZNAČENÍ SVĚTLNÝCH, ZÁSUVKOVÝCH OKRUHŮ A VÝVODŮ 230/400VAC - X.YZZ  
X.1ZZ - URČENÉ PRO SVÍTIDLA VNITŘNÍ  
X.2ZZ - URČENÉ PRO VLASTNÍ SPOTŘEBU (UNIVERZÁLNÍ ZÁSUVKY) - MDO  
X.3ZZ - URČENÉ PRO VÝPOČETNÍ TECHNIKU (ICT) - MDO  
X.4ZZ - URČENÉ PRO NÁPAJENÍ LÉKAŘSKÉ TECHNOLOGIE - DO  
X.5ZZ - URČENÉ PRO NOVÉ PŘÍVODY PRO RAMPY - DO
- X - ČÍSLO DISPOZICE (PODLAŽÍ) NÁPAJECÍHO ROZVÁDĚČE  
Y - ČÍSLE ZARÁŽENÍ OKRUHU  
ZZ - ČÍSLO OKRUHU
- OCHRANNÉ/DOPLŇUJÍCÍ PO-SPOJENÍ  
- POSPOJENÍ/NAPOJOVACÍ BOD UZEMNĚNÍ RAMPY
- ELEKTROINSTALAČNÍ TRASY  
- TRASA KABELU VEDENA POD OMITKOU  
- TRASA KABELU V PARAPETNÍ ŽLABU  
- DODÁVKA SLABOPROUDU
- NAPOJOVACÍ BODY STÁVAJÍCÍCH ROZVODŮ  
- INSTALAČNÍ KRABÍČKA PRO NÁPAJENÍ STÁVAJÍCÍCH OKRUHŮ ZÁSUVEK A OSVĚTLENÍ  
- INSTALAČNÍ KRABÍČKA PRO NÁPAJENÍ STÁVAJÍCÍHO BODU UZEMNĚNÍ RAMPY
- POZNÁMKA:  
NAPĚTOVÁ SOUSTAVA: 3 N+PE AC 230V/400V/ TN-S  
OCHRANA PŘED ND ŽIV. ČÁSTÍ : IZOL. A KRYTÍM DLE ČSN 33 2000-4-41 ed.3  
OCHRANA PŘED ND NEŽIV. ČÁSTÍ : AUTOMATICKÝM ODPOJENÍM OD ZDROJE DLE ČSN 33 2000-4-41 ed.3  
VNĚŠÍ VLIVY DLE ČSN 33 2000-5-51 ed.3 : DLE STÁVAJÍCÍHO PROTOKOLU

VYPRACOVAL TOMÁŠ CINKÁN	ZODP. PROJEKT. TOMÁŠ CINKÁN		<b>ELISPRO</b> s.r.o. Společnost 143 533 04 Sezemice tel.: 734 663 612 IČO: 27315975 DIČ: CZ27315975 cinkan@email.cz	
ZADAVATEL Nemocnice Pardubického kraje, a.s. Kyjevská 44, 532 03 Pardubice				
AKCE Stavební úpravy pro instalaci lůžkových ramp na ventily med. plynů v CHN, LDN-DIOP 3.NP CHRUDEM			ČÍSLO ZAKÁZKY 21026	DPS
NÁZEV PŮDORYS 3NP			DATUM 07/2021	FORMÁT 10x A4
			MĚŘÍTKO 1:50	ČÍSLO VÝKR. D.1.4.EL.02