


77

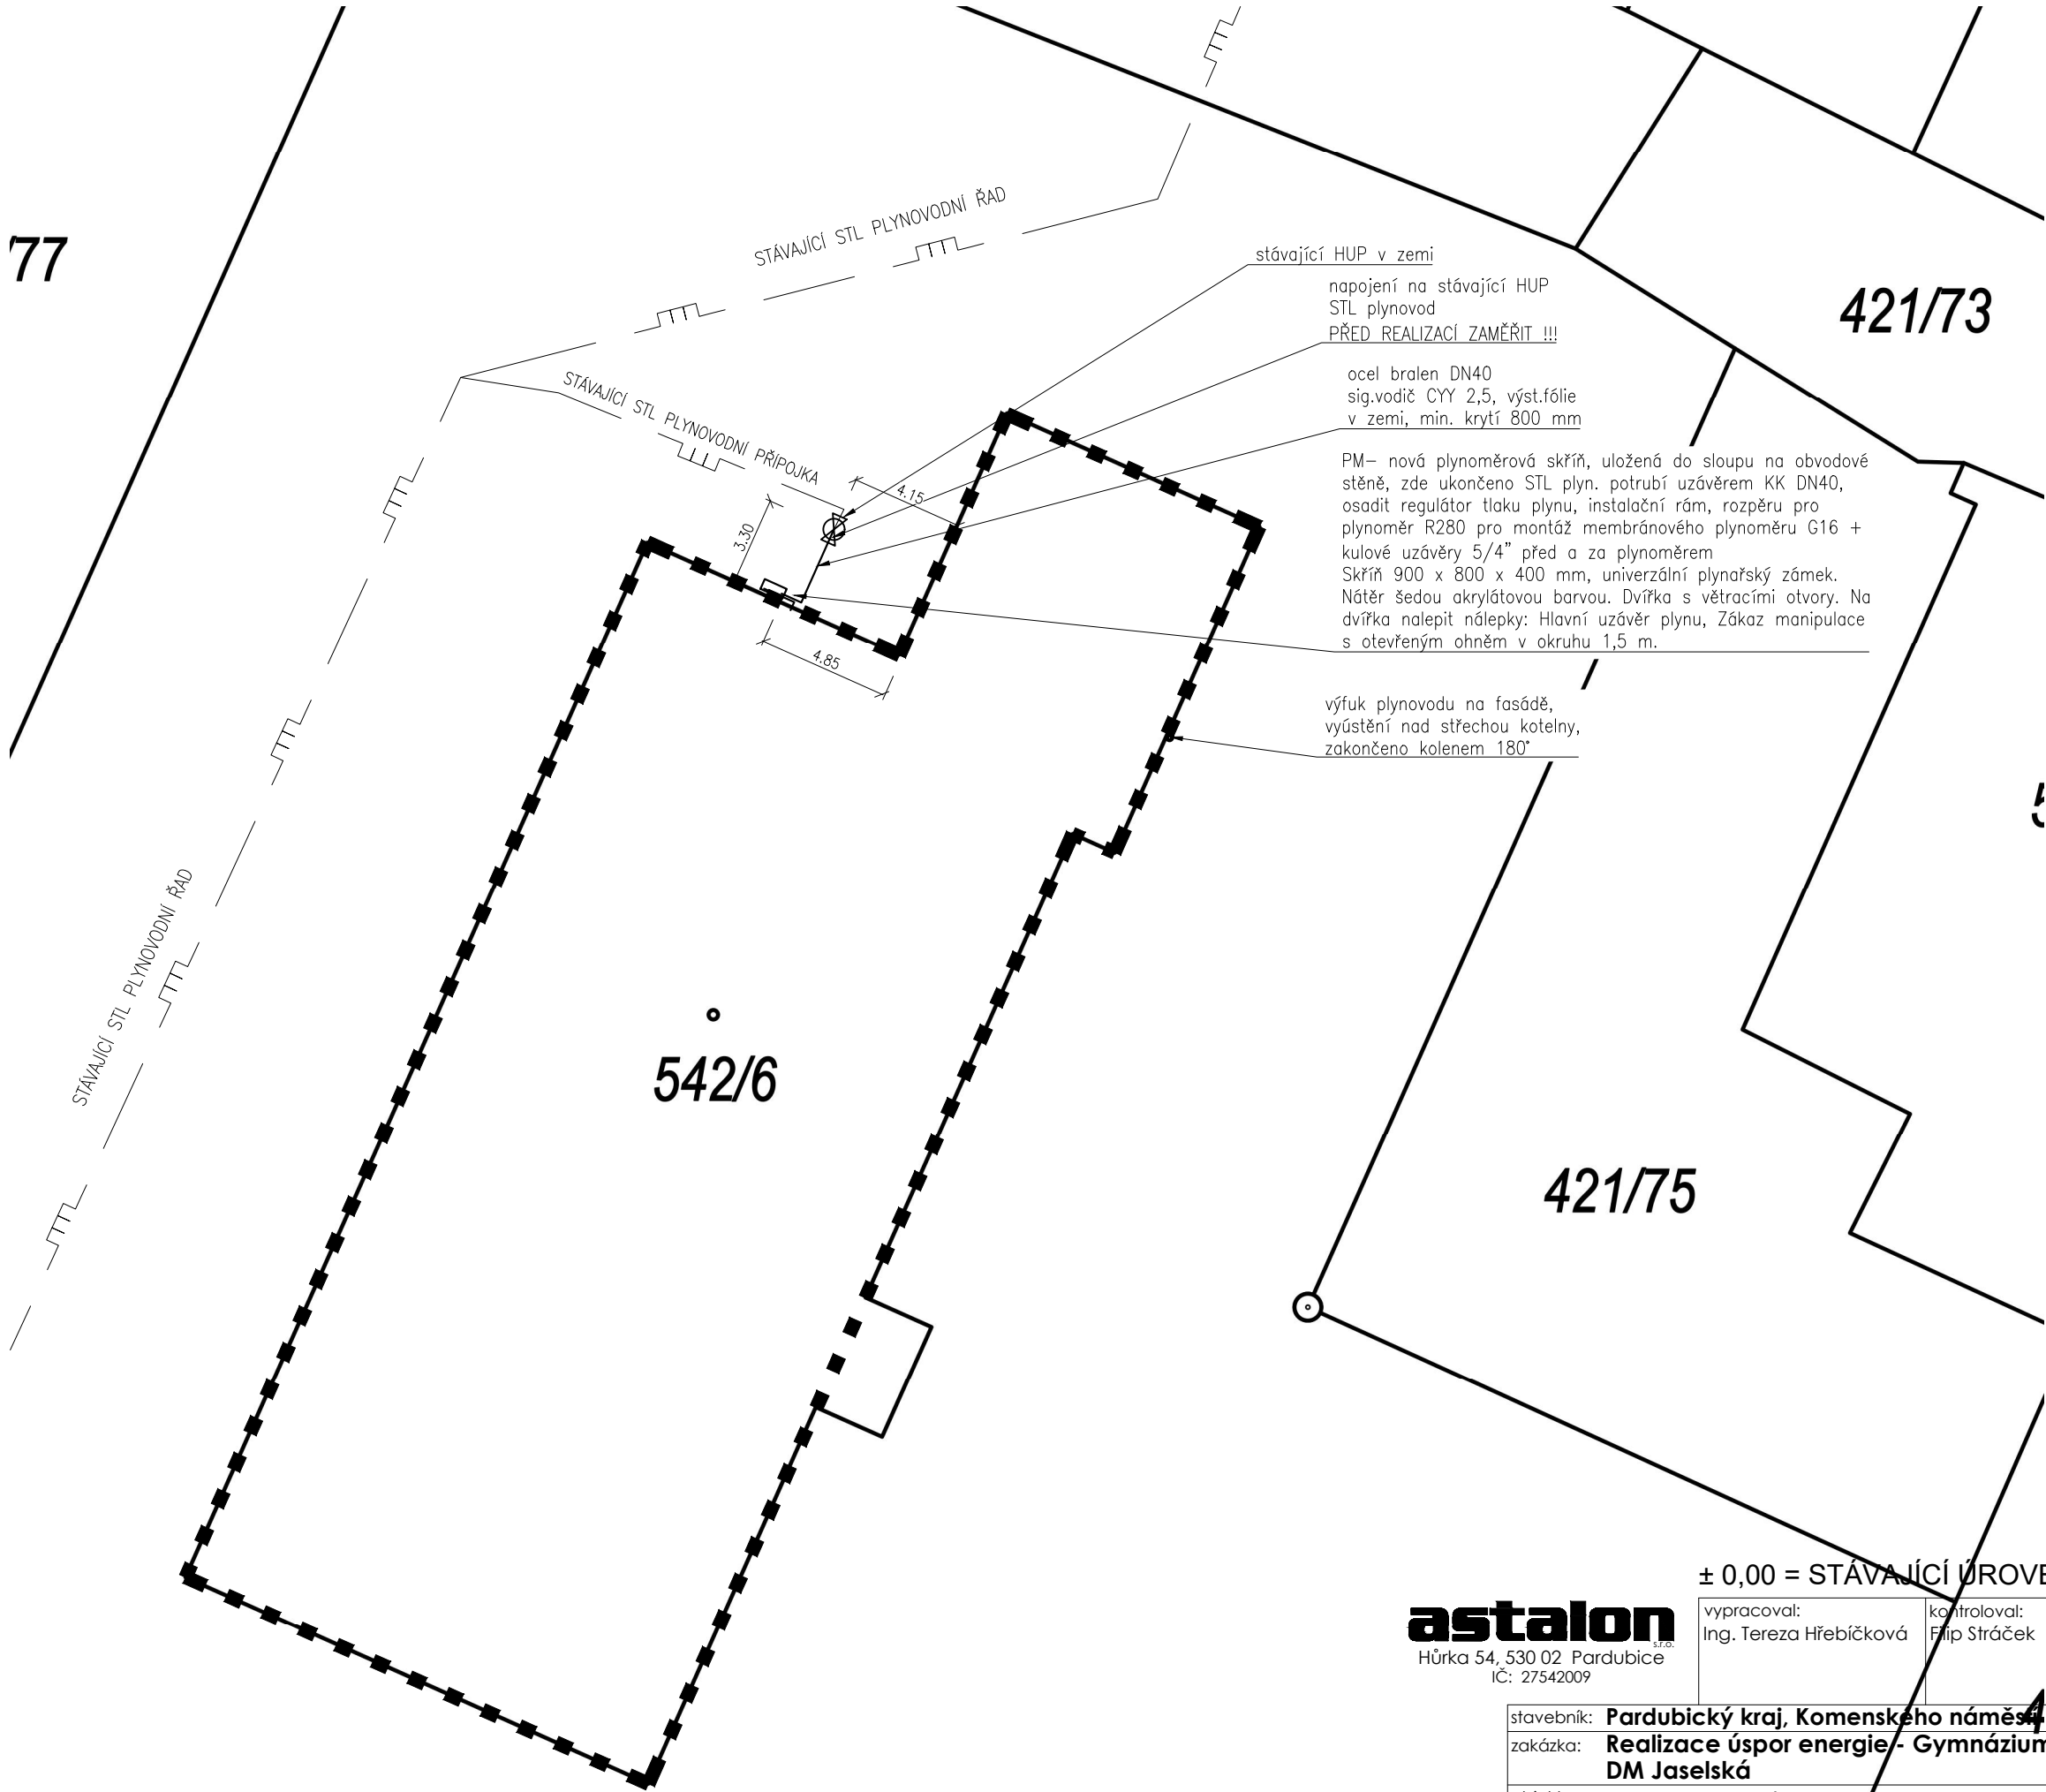

LEGENDA

řešený objekt

stávající STL plynovodní řad, přípojka

navrhované vedení plynovodu STL v zemi

421/73

542/6

421/75

± 0,00 = STÁVAJÍCÍ ÚROVEŇ 1.NP

astalon
s.r.o.
Hůrka 54, 530 02 Pardubice
IČ: 27542009

vypracoval: Ing. Tereza Hřebíčková	kontroloval: Filip Štráček	autorizoval: Michal Kadlec	dokumentace: DPS
			číslo zakázky: Z201102
			datum: 06/2021
			měřítko: 1:250
			formátů: 2xA4
			změna: ---
			část: PLN
			č. přílohy: 04
			č. výřisku:

stavebník:	Pardubický kraj, Komenského náměstí 125, 532 11 Pardubice
zakázka:	Realizace úspor energie - Gymnázium a SOŠ Přelouč, budova DM Jaselská
objekt:	SO 01 - Domov mládeže
díl:	1.4. b Plynová odběrná místa – Plynovod
výkres:	PLYNOVOD - SITUACE