



PŮDORYS 1.PP - EVAKUAČNÍ ROZHLAS A POŽÁRNÍ ODVĚTRÁNÍ

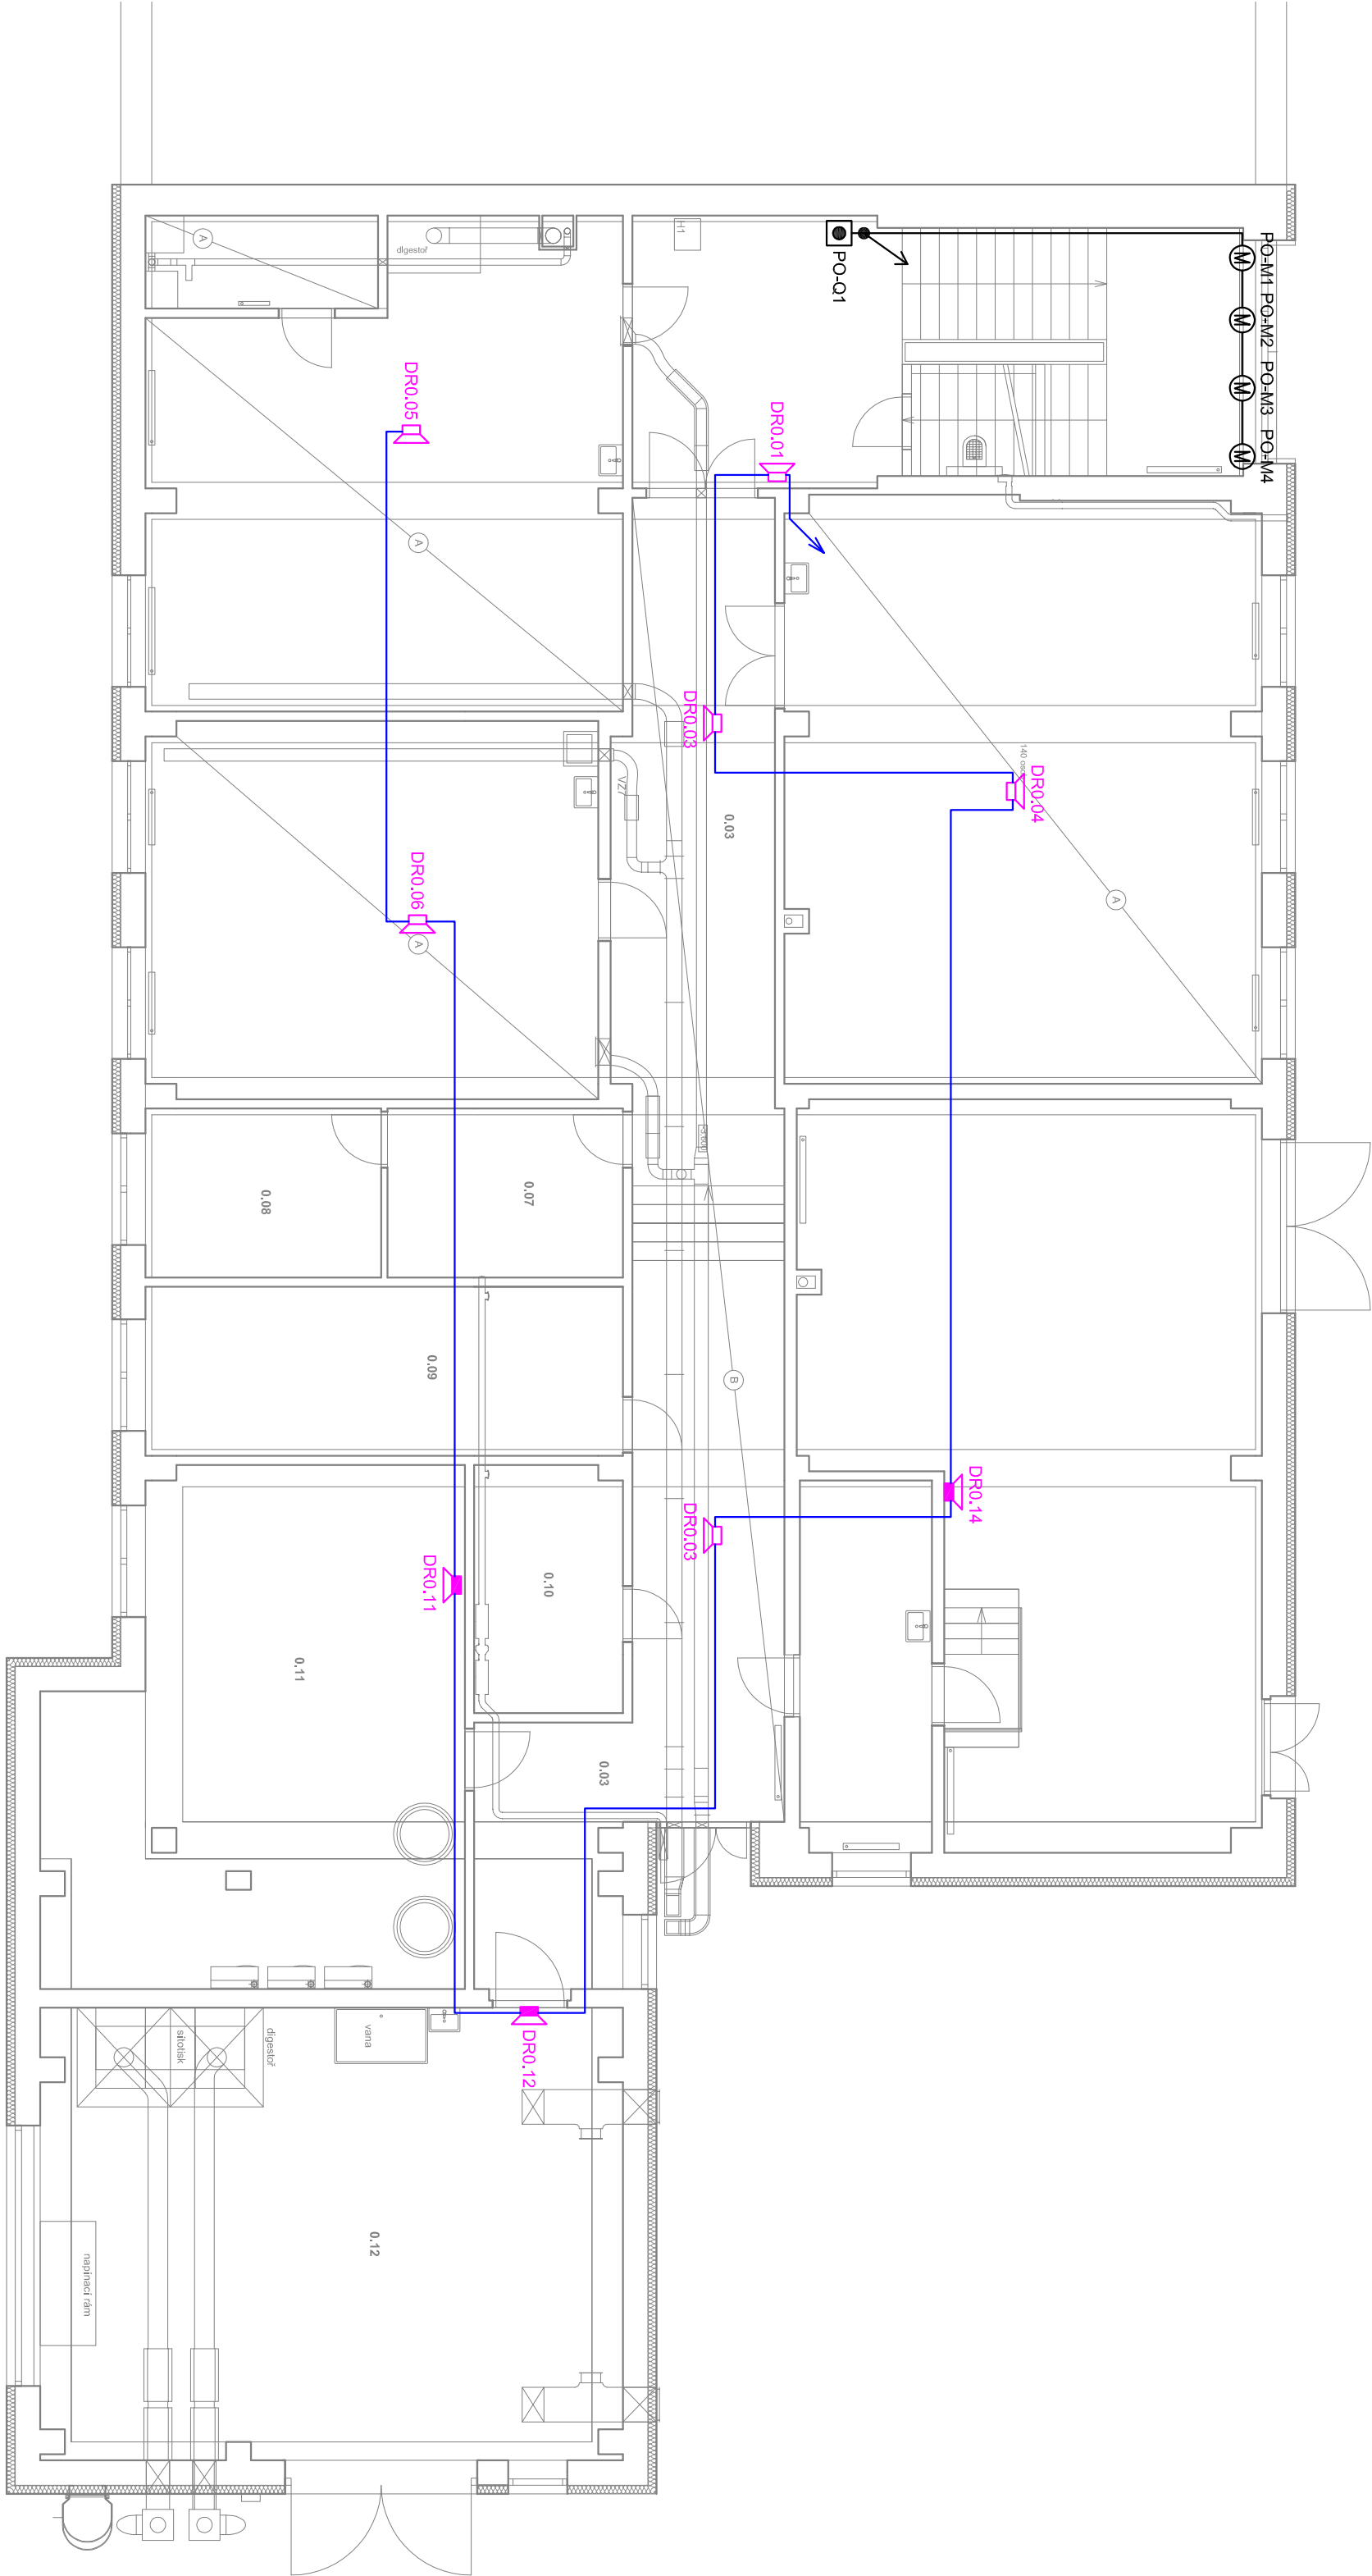

LEGENDA ZNAČEK

- Evakuační rozhlas
- Reproduktor evakuačního rozhlasu stropní, zapuštěný
 - Reproduktor evakuačního rozhlasu, přisazený (skříňka)
 - MS - mikrofonní stanice
 - Kabelová trasa ovládací (již realizovaná)
 - Kabelová trasa reproduktorová (již realizovaná)
- Požární odvětrání
- Prosklené podomítkové červené tlačítko s funkcí RESET
 - Řetězový pohon okna, 24V/2A, síla 2x300N, pohyb 700mm.
 - Řezvaděč požární odvětrání, zapuštěný, výstup 24V/16A, 2 skupiny, baterie 2x12V/12Ah
 - Kabelová trasa (pod omítkou, nebo s funkční integrací)

SCHÉMA ZAPOJENÍ POŽÁRNÍHO ODVĚTRÁNÍ

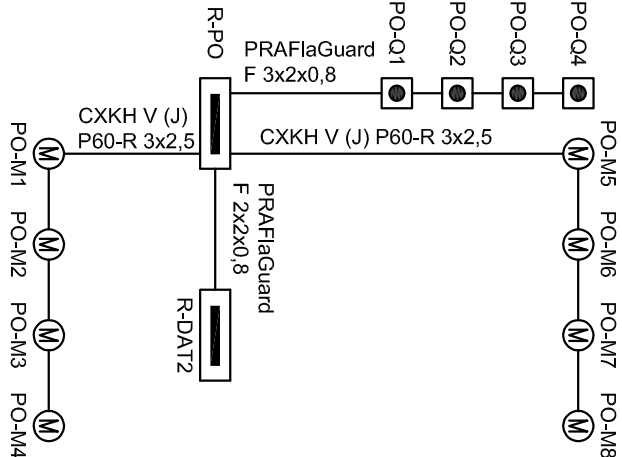

POZNÁMKA

- REPRODUKTORY BUDOU NAPOJENY NA STÁVAJÍCÍ KABELOVÉ ROZVODY.
- INSTALOVANÉ ZAŘÍZENÍ MUSÍ BYT CERTIFIKOVANÉ JAKO EVAKUAČNÍ ROZHLAS.
- ČÍSLEINÉ ZNAČENÍ REPRODUKTORŮ ODPOVÍDÁ ČÍSLO MÍSTNOSTI.
- PŘÍPADNĚ NOVÉ TRÁSY BUDOU KRYTÉ 10MM OMÍTKY, NEBO S FUNKČNÍ INTEGRITOU
- STÁVAJÍCÍ ELEKTROINSTALACE NENÍ ZAKRESLENA.



Hůrka 54, 530 02 Pardubice
IČ: 27542009, DIČ: CZ27542009

projektovl: Mgr. Petr Štoll
výpracovl: Mgr. Petr Štoll
kontrolovl: Mgr. Petr Štoll

Stavebník: Pardubický kraj, Komenského náměstí 125, 532 11 Pardubice
Zakázka: Realizace úspor energie - Gymnázium a SOŠ Přelouč, budova DM Jaseňská

objekt: SO 01 - Domov mládeže
část: D 1.4g - Technika prostředí staveb - zařízení silnoproudé elektroinstalace
výkres: Půdorys 1PP - evakuační rozhlas a požární odvětrání

číslo dokumentace: DPS
číslo zakázky: Z201102
datum: 08/2021
měřítko: 1:100
změna: 3x44

číslo přílohy: 05
výkres: 05