


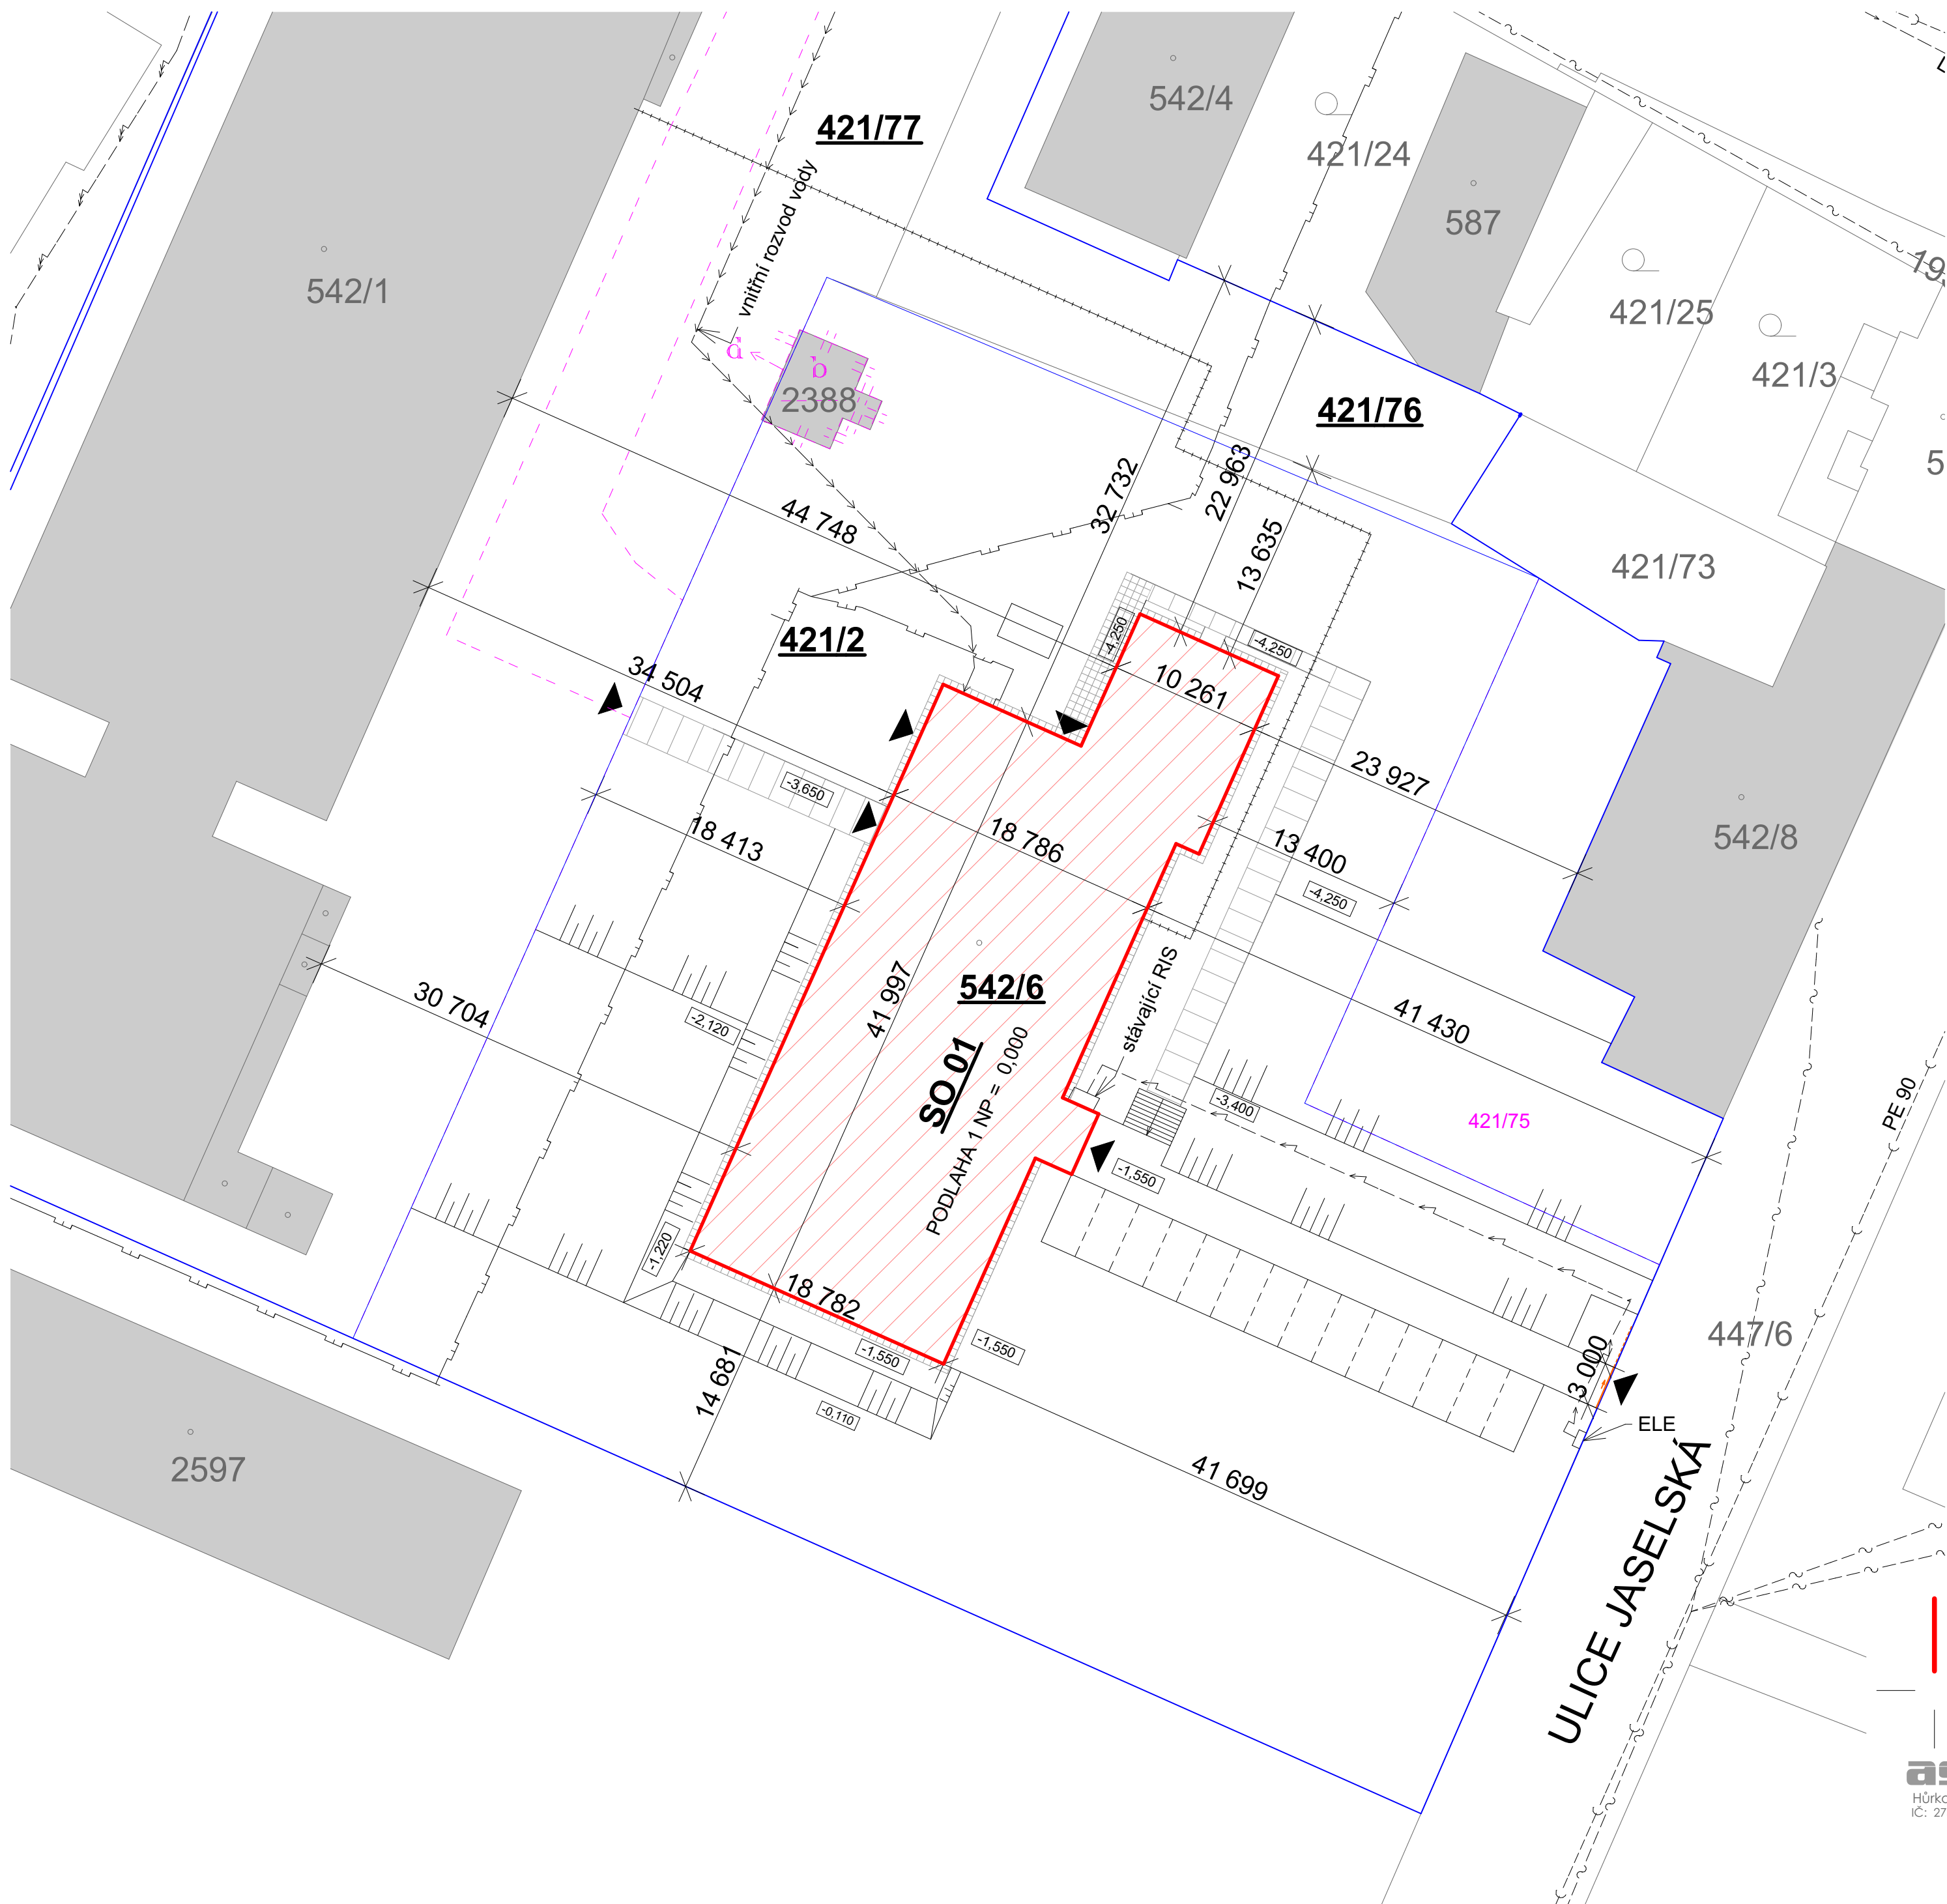












KATASTRÁLNÍ SITUACE



LEGENDA ZNAČEK INŽENÝRSKÝCH SÍTÍ

- | | |
|---|--|
|  | VODOVODNÍ ŘÁD LTH 150, VaK a.s. STŘ. PŘELOUČ |
|  | KANALIZAČNÍ PŘÍPOJKA PE 90, INVESTOR P. ŠOTOLA |
|  | VEDENÍ EL. VN DO 35 kV - PODZEMNÍ |
|  | VEDENÍ EL. NN DO 1kV - PODZEMNÍ |
|  | PODZEMNÍ VEDENÍ STL |
|  | VNITŘNÍ VODOVOD, DÉLKA CCA 91,3 M, PE 90 |
|  | VNITŘNÍ PODZEMNÍ VEDENÍ EL. NN |
|  | VEDENÍ HORKOVODU CCA 96,8 m |

LEGENDA PLOCH A ZNAČEK

- | | |
|---|---|
|  | ŘEŠENÝ OBJEKT - SO 01. Č.P. 1507, ULICE JASELSKÁ |
|  | STÁVAJÍCÍ PROSTOR KOLEM ŘEŠENÉHO OBJEKTU |
|  | STÁVAJÍCÍ OKOLNÍ OBJEKTY |
| | NAVRHOVÁNÍ DĚLENÍ PARCEL - NENÍ SOUČÁSTÍ TOHOTO PROJEKTU!!! |
| 421/77 | NAVRHOVANÁ ČÍSLA PARCEL - NENÍ SOUČÁSTÍ TOHOTO PROJEKTU!!! |
|  | STÁVAJÍCÍ OPLOCENÍ - POPLASTOVANÉ PLETIVO MEZI OCELOVÝMI SLOUPKY, VÝŠKA 1800 mm |
|  | VSTUP DO OBJEKTU/VJEZD NA POZEMEK |

LEGENDA STAVEBNÍCH OBJEKTŮ

SO 01 - DOMOV MLÁDEŽE

POZNÁMKA :

- UVEDENÁ DOKUMENTACE JE ZPRACOVÁNA V ÚROVNI PRO VYDÁNÍ STAVEBNÍHO POVOLENÍ

astalon s.r.o.
Hůrka 54, 530 02 Pardubice
IČ: 27542009, DIČ: CZ27542009

projektoval: Ing.arch. Libor Duga	vypracoval: Anne-Marie Žemličková	kontroloval: Ing. Tomáš Moudrý	dokumentace: DPS číslo zakázky: Z201102 datum: 08/2021 měřítko: 1:350 formát: 6xA4 změna: ---
--------------------------------------	--------------------------------------	-----------------------------------	--

stavovněvnik:	Pardubický kraj, Komenského náměstí 125, 532 11 Pardubice
zakázka:	Realizace úspor energie - Gymnázium a SOŠ Přelouč, budova DM Jaselská
objekt:	SO 01 - Domov mládeže
díl:	Situční výkresy
výkres:	KATASTRÁLNÍ SITUACE

st:	č. přílohy:	č. výřisku:
C	02	