


PŮDORYS 2.NP - STÁVAJÍCÍ STAV

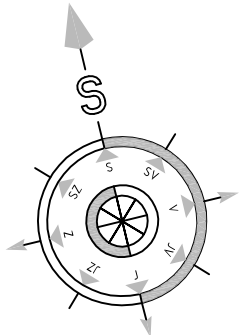


Tabulka místností		
Číslo	Jméno	Plocha [m ²]
2.01	CHODBA	16,15
2.02	WC PACIENTI	15,44
2.03	UMYVÁRNA PAC.	14,31
2.04	KOUPELNA ŽENY	15,33
2.05	KUŘARNA	2,15
2.06	POKOUČ.11	21,84
2.07	POKOUČ.12	16,9
2.08	CHODBA	30,95
2.09	POKOUČ.10	15,36
2.10	POKOUČ.16	15,47
2.11	POKOUČ.17	16,17
2.12	POKOUČ.15	13,82
2.13	POKOUČ.14	24,84
2.14	POKOUČ.13	37,98
2.15	ZIMNÍ ZAHRADA	18,3
2.16	ODPOČ. MÍST. SESTER	9,68
2.17	SESTERNA	18,1

Celková plocha [m²]: 302,79

LEGENDA

 BOURANÉ KONSTRUKCE

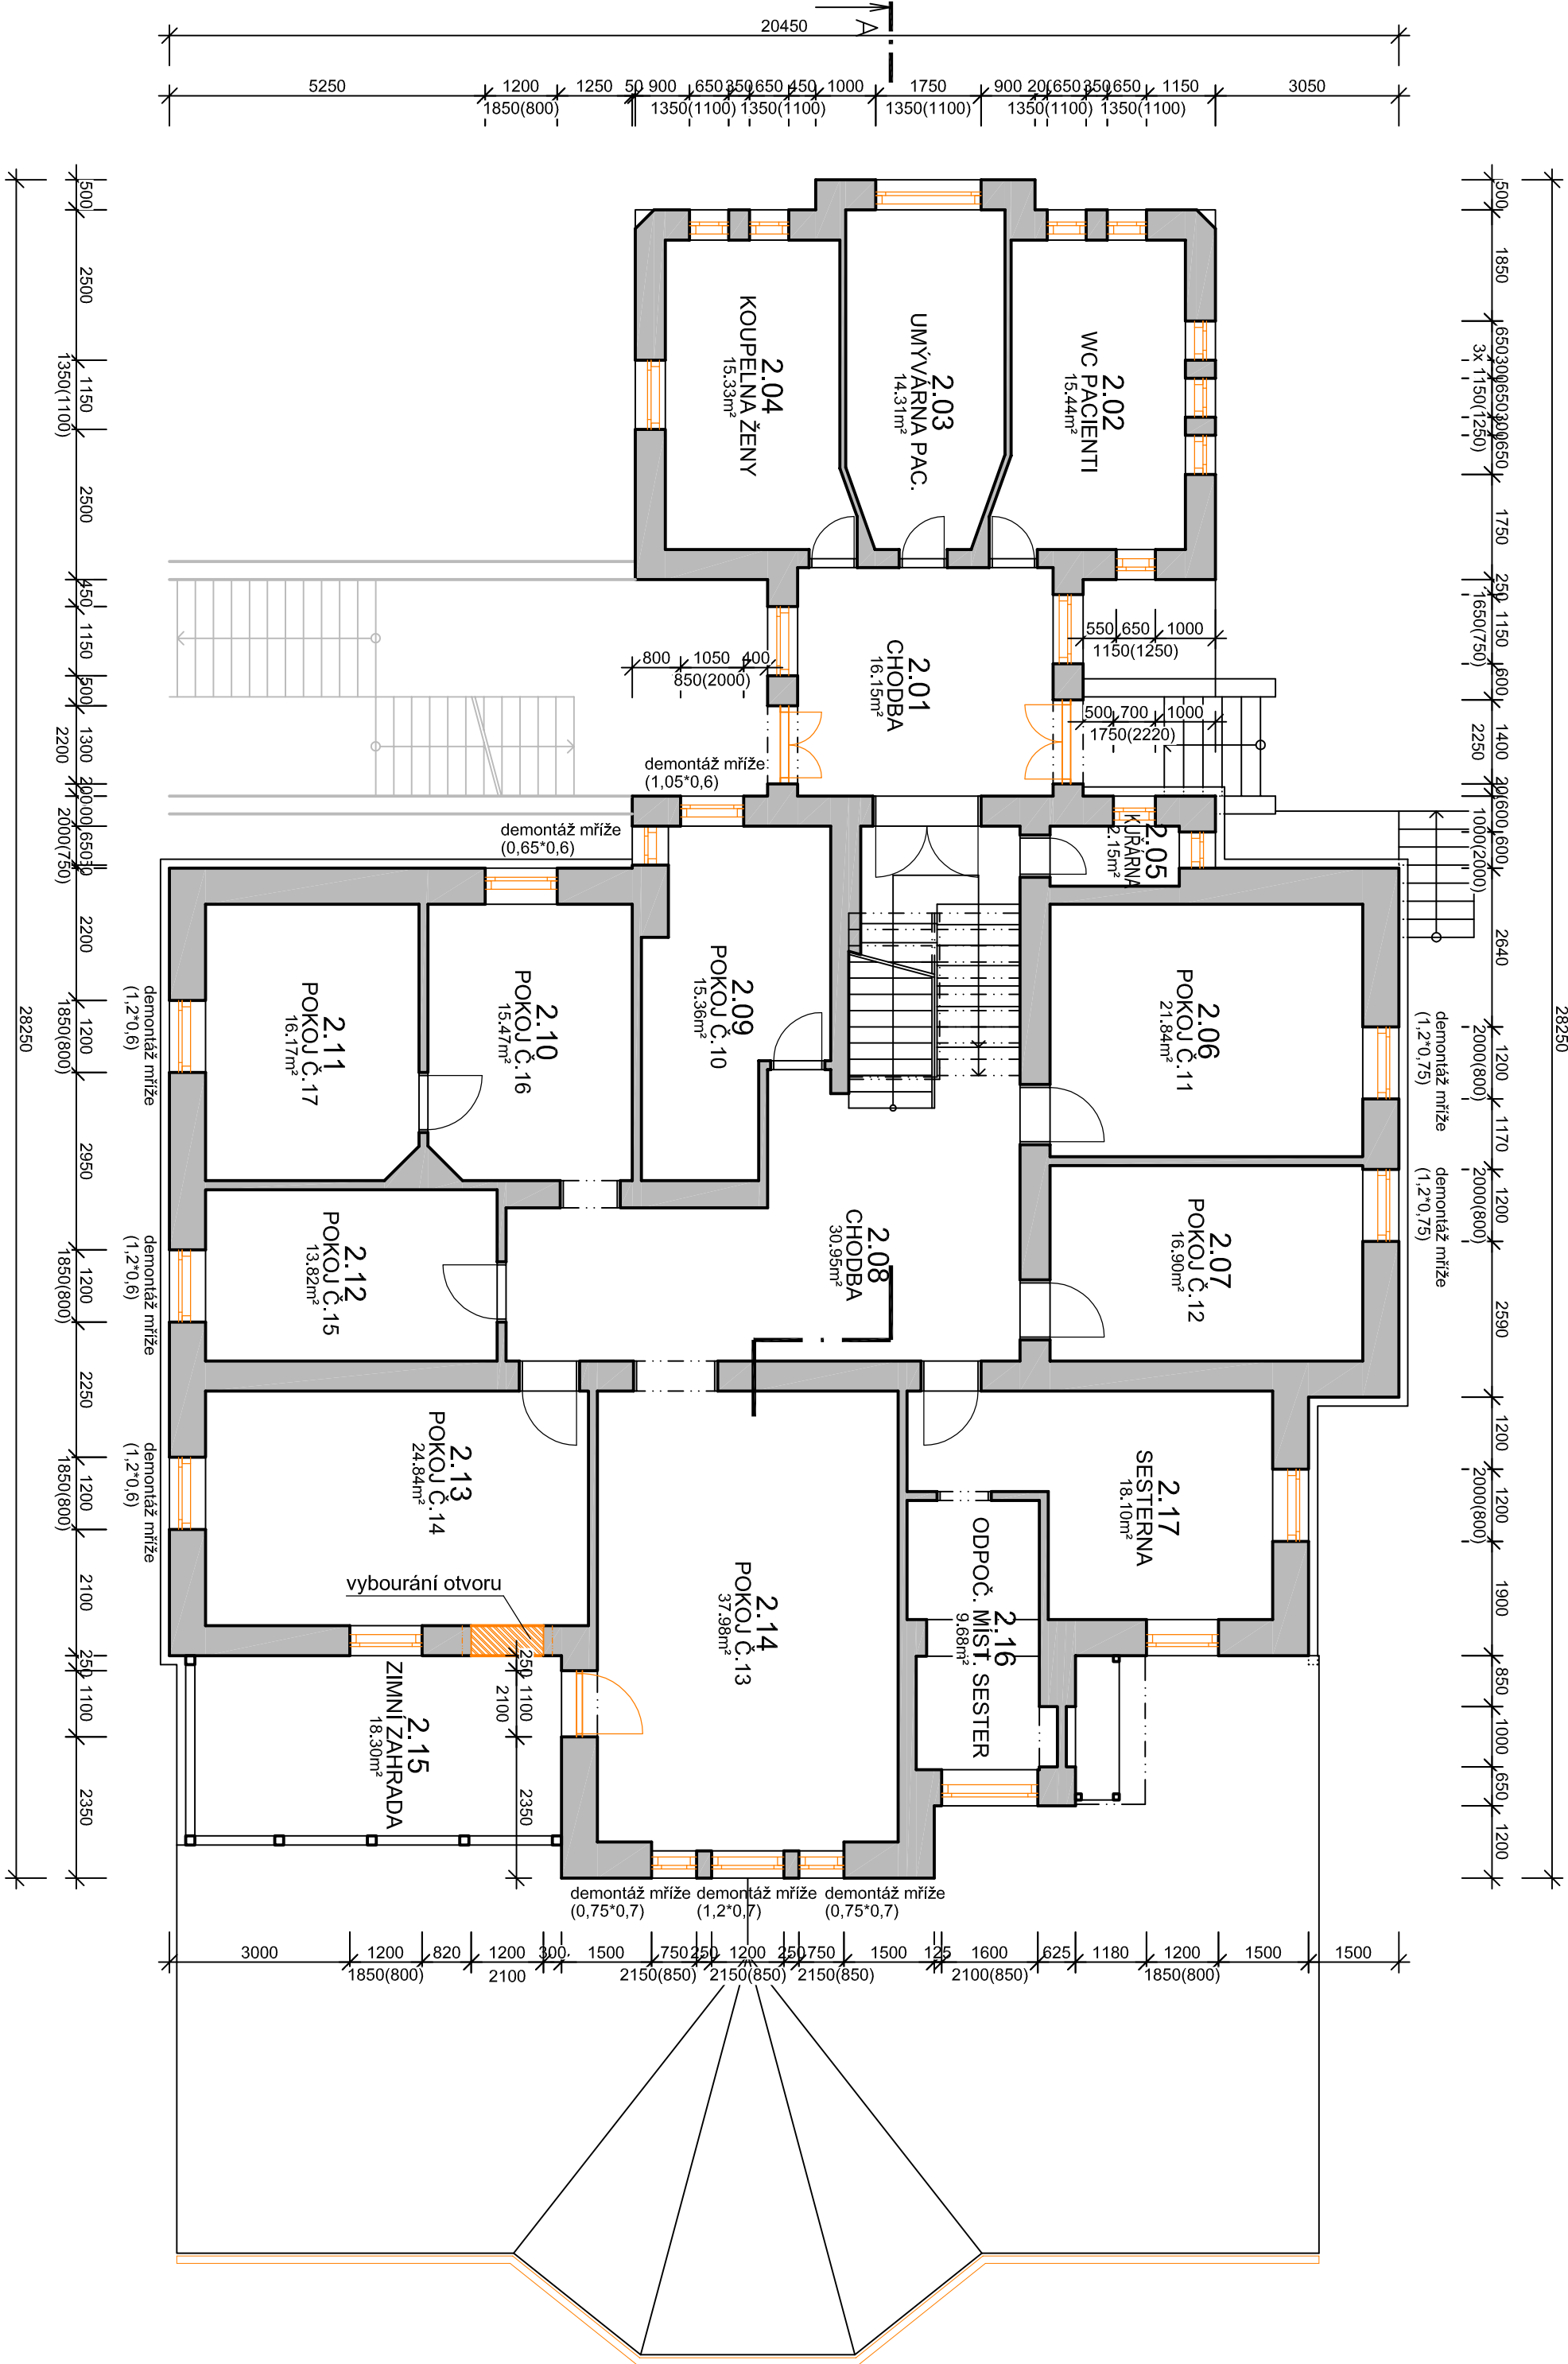

±0,000=425,200 m.n.m.

Vypracoval:		Zodpovědný projektant:		Hlavní inženýr projektu:	
ING. Antonín NADVOŘNÍK		ING. Jaroslav DVOŘÁK		ING. Jaroslav DVOŘÁK	
Místo stavby: Za Kopečkem 353, Žamberk 564 01		Investor: Pardubický kraj, Komenského náměstí 125 592 11 Pardubice		Sine s.r.o. +420 775 124 685 IČ: 288 14 878 www.sinc.cz	
Acce: Realizace úspor energie – ALBERTINUM Žamberk – Albertova vila		Formát: 6,44		Datum: 03/2022	
Objekt: SO 01 ALBERTOVA VILA		Stupeň: DPS		Zak. č.: 190804	
Výkres: D.1.1.1 ARCHITEKTONICKO-STAVEBNÍ ŘEŠENÍ		Č.v.		Měřítko: 1:100	
PŮDORYS 2.NP - STÁVAJÍCÍ STAV		D.1.1.1.3			