


TYPOVÝ DETAIL BUDE UPRAVEN PODLE SITUACE NA STAVBĚ A PODLE
TECHNICKÉHO ŘEŠENÍ VÝROBCE VYBRANÉHO ZATEPLOVACÍHO SYSTÉMU

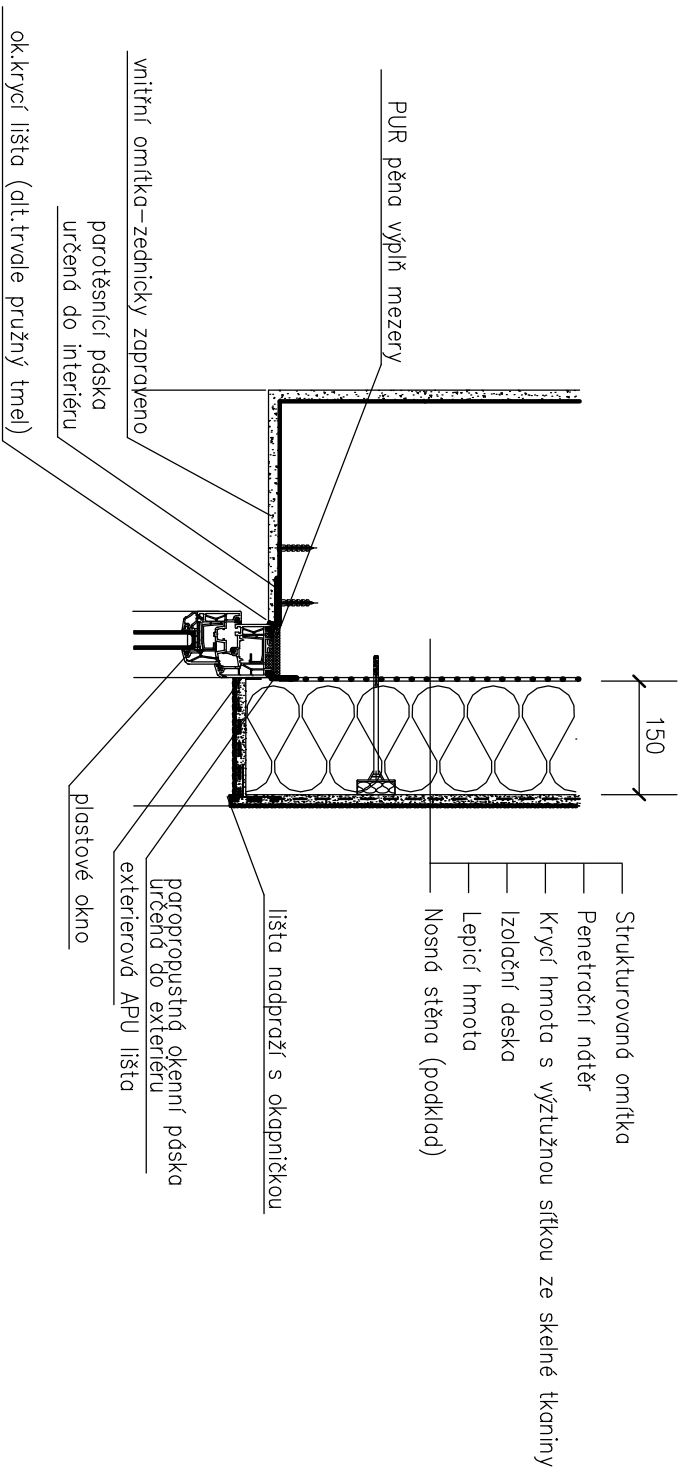

ROZMĚRY OVĚŘTE NA STAVBĚ !

VYPRACOVAL:	HLAVNÍ INŽENÝR PROJEKTU:	<div><div><div></div><div>PROJEKTY STAVEB</div><div>+420 737 482 580</div><div>www.projekce-fris.cz</div></div><div>ČÍSLO PARÉ:</div><div>STUPEŇ DPS</div><div>DATUM: 08/2014</div><div>MĚŘÍTKO: 1:10</div><div>Č.v.</div><div>D.1.1b)</div><div>36.</div></div>	
Ing.Tomáš Friš	Ing.Tomáš Friš		
STAVEBNÍK: Pardubický kraj			
AKCE:			
"Realizace úspor energie - areál Orlickoústecké nemocnice, a.s., pavilóny C a G"			
Architektonicko-stavební řešení			
VÝKRES:	DET 16 - NADPRAŽÍ OKNA PAVILON C		