



REKONSTRUKCE SOCIÁLNÍCH ZAŘÍZENÍ 6.NP


PŮDORYS STÁVAJÍCÍ LEVÉ ČÁSTI

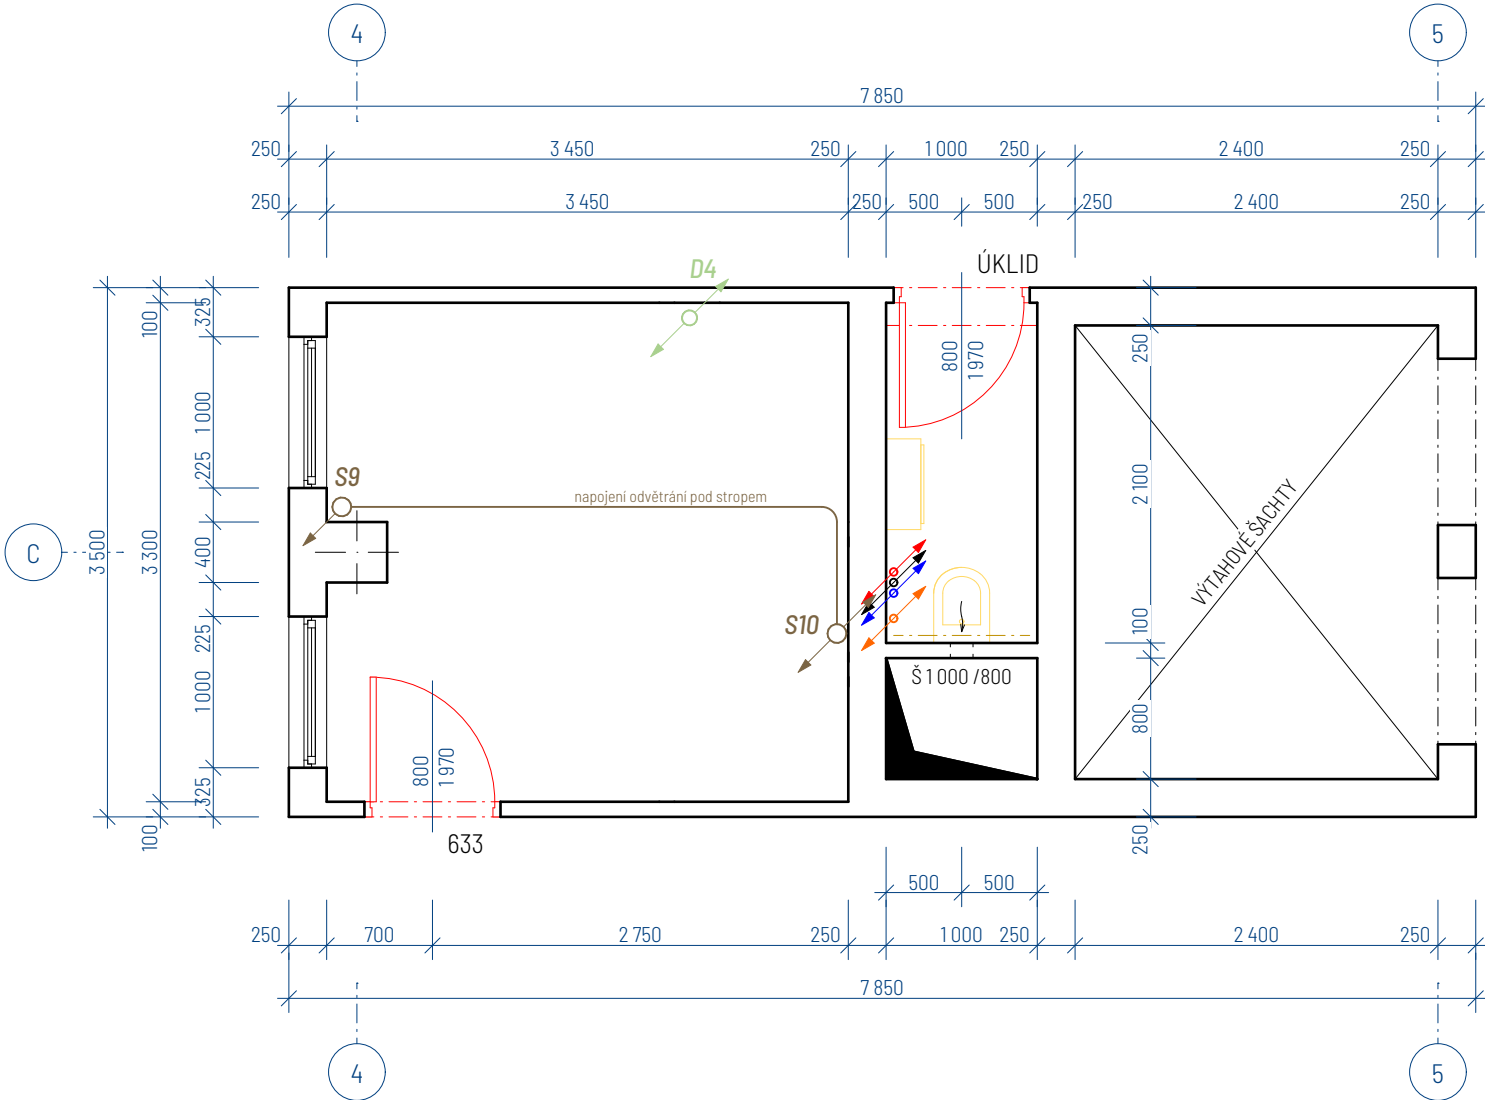


PŮDORYS NOVÉ NAVRŽENÉ LEVÉ ČÁSTI

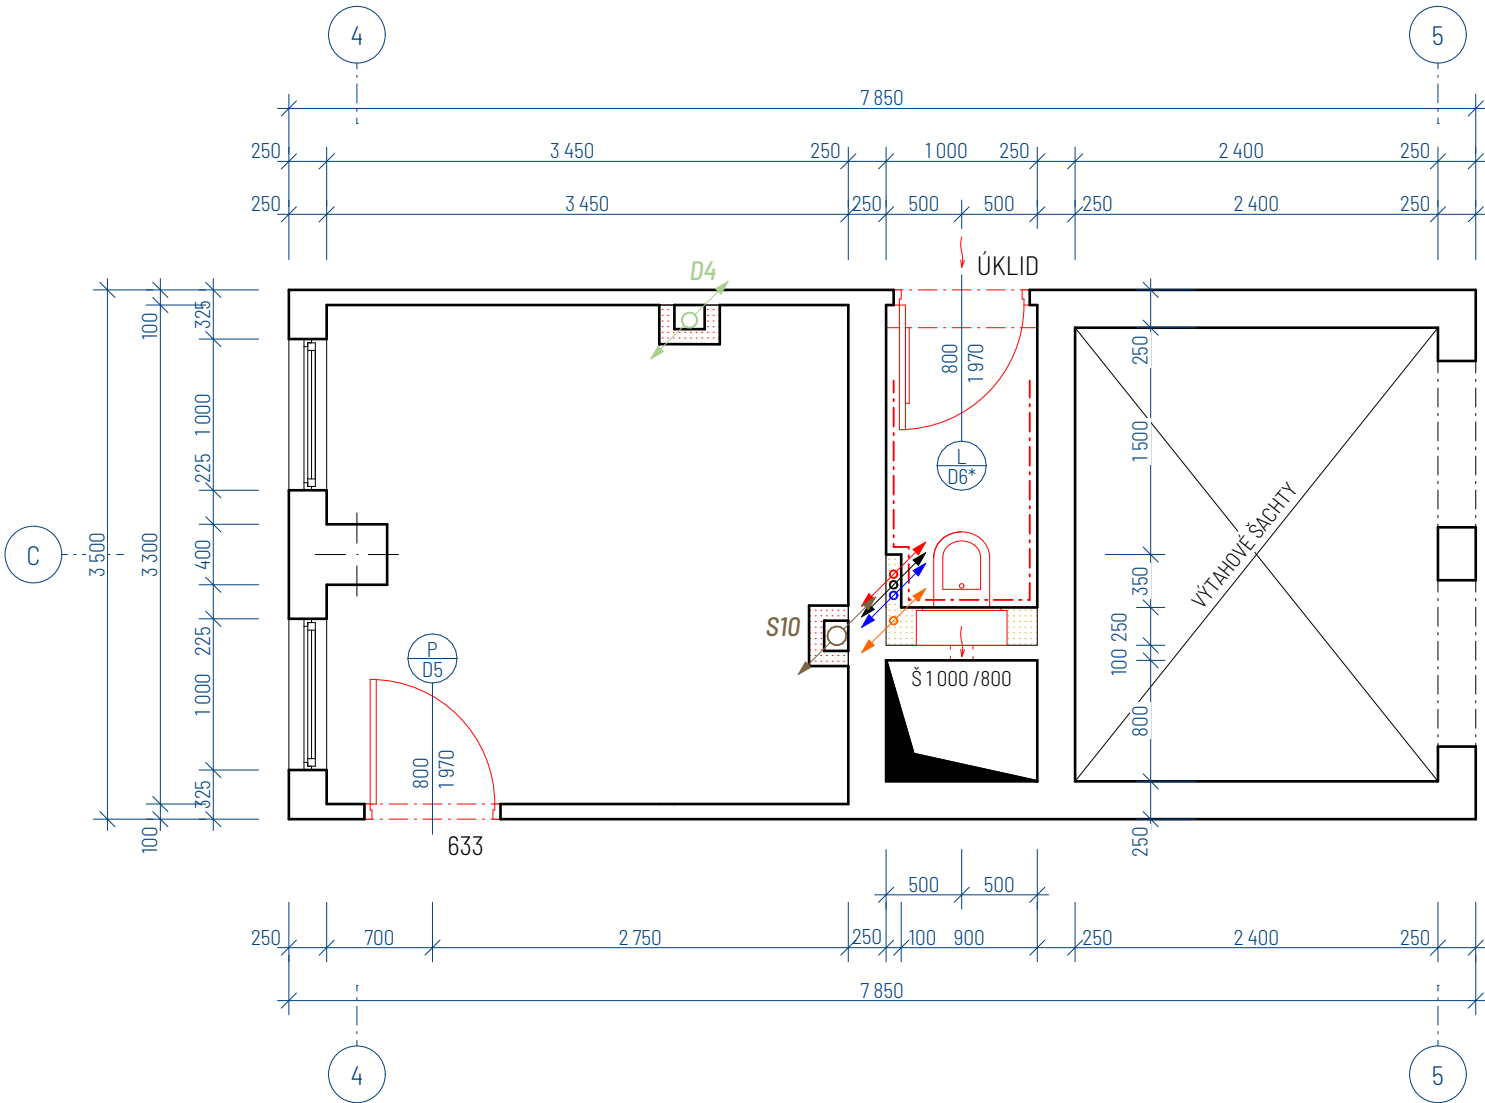


SCHEMA PODHLEDŮ LEVÉ ČÁSTI

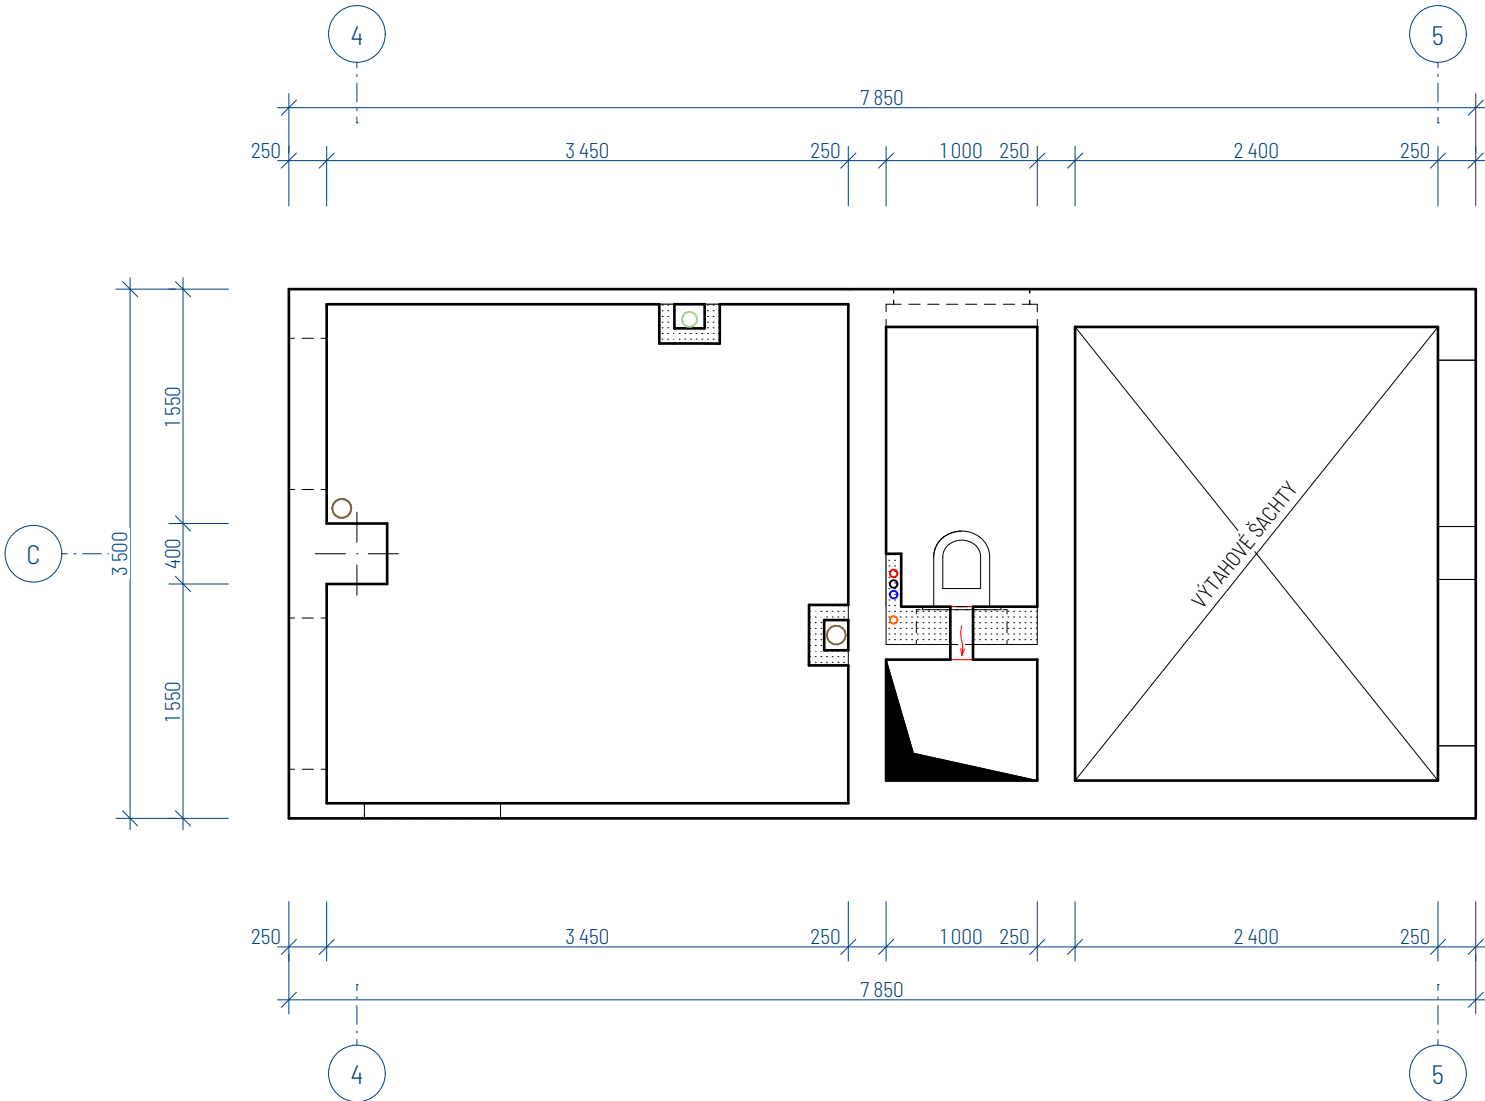


PŮDORYS STÁVAJÍCÍ STŘEDOVÉ ČÁSTI

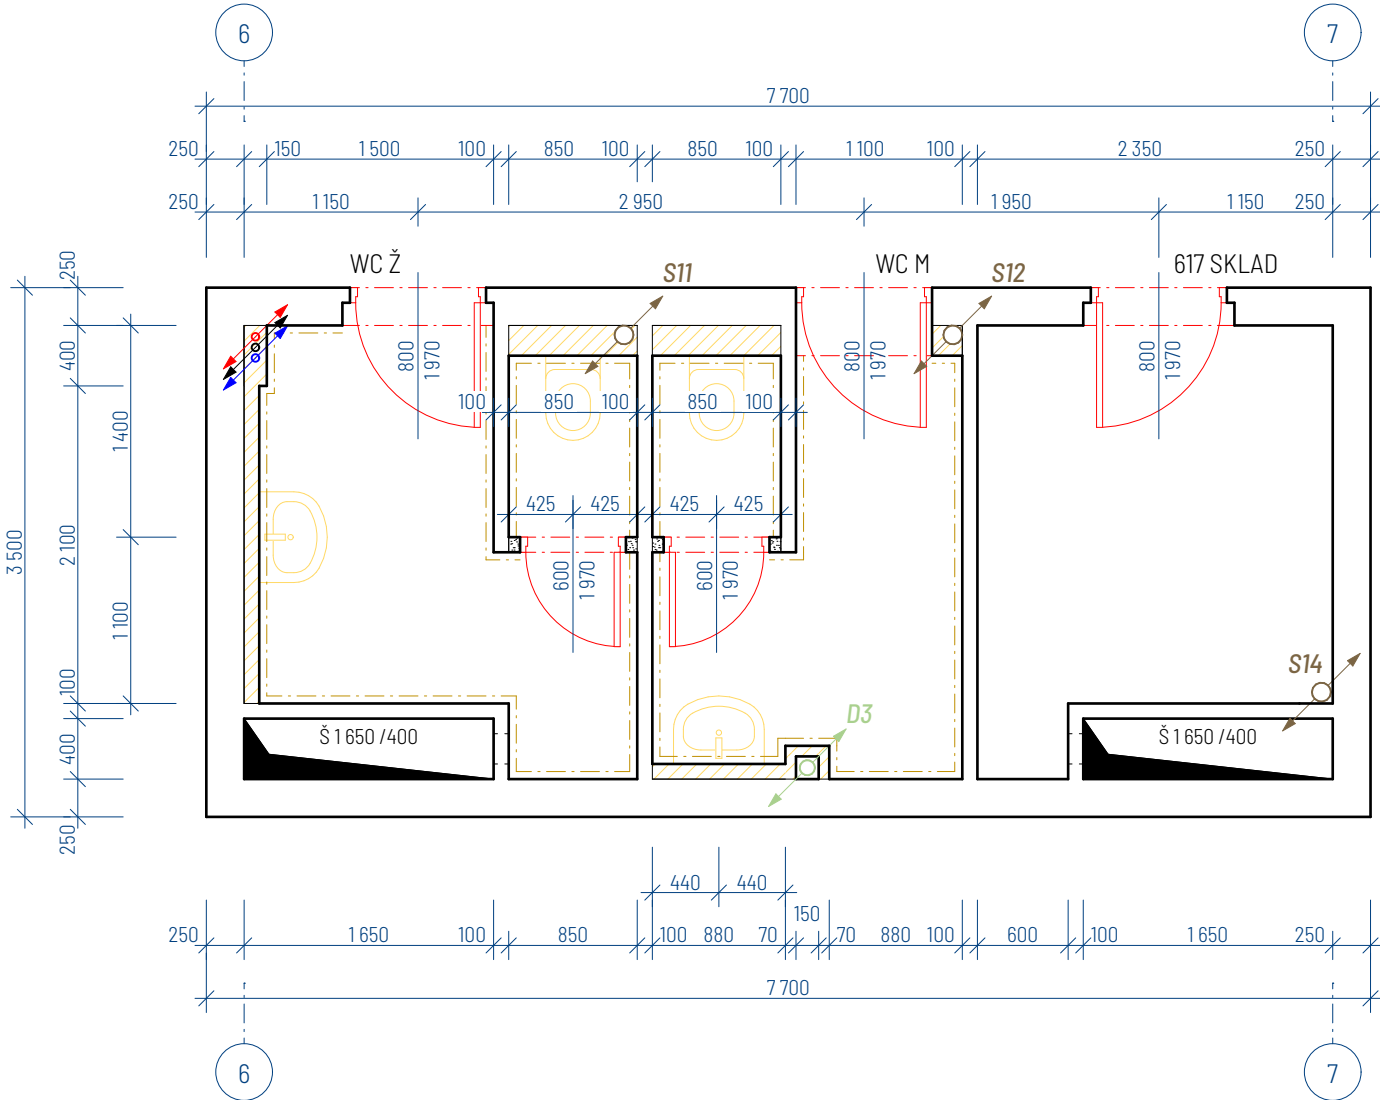


PŮDORYS NOVÉ NAVRŽENÉ STŘEDOVÉ ČÁSTI

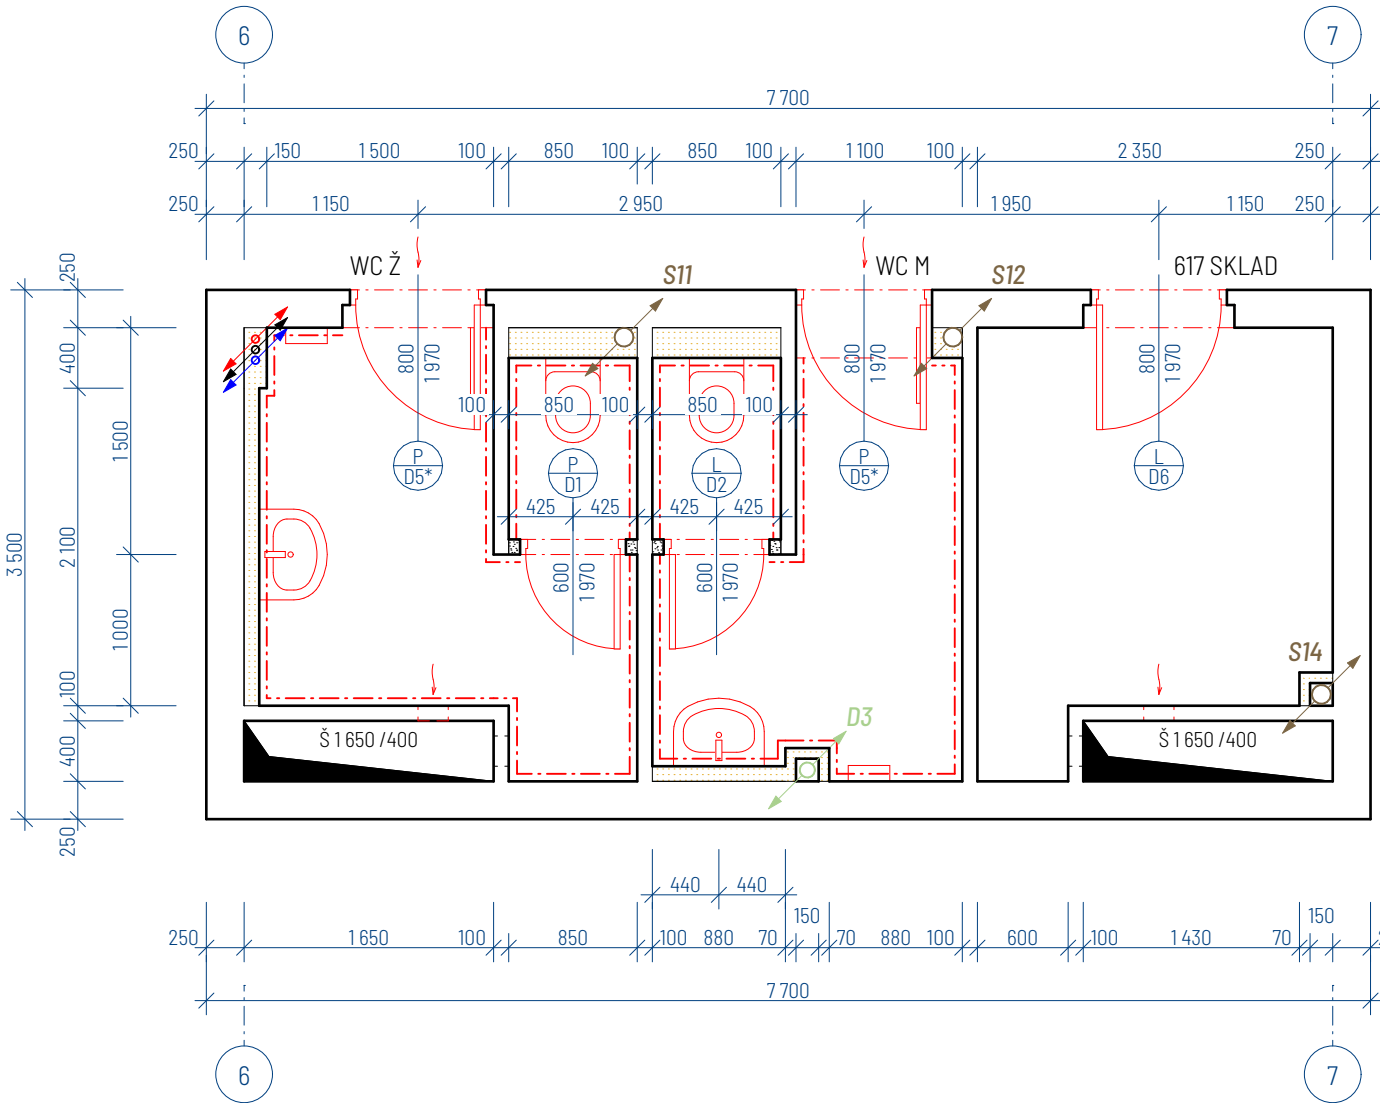


SCHEMA PODHLEDŮ STŘEDOVÉ ČÁSTI

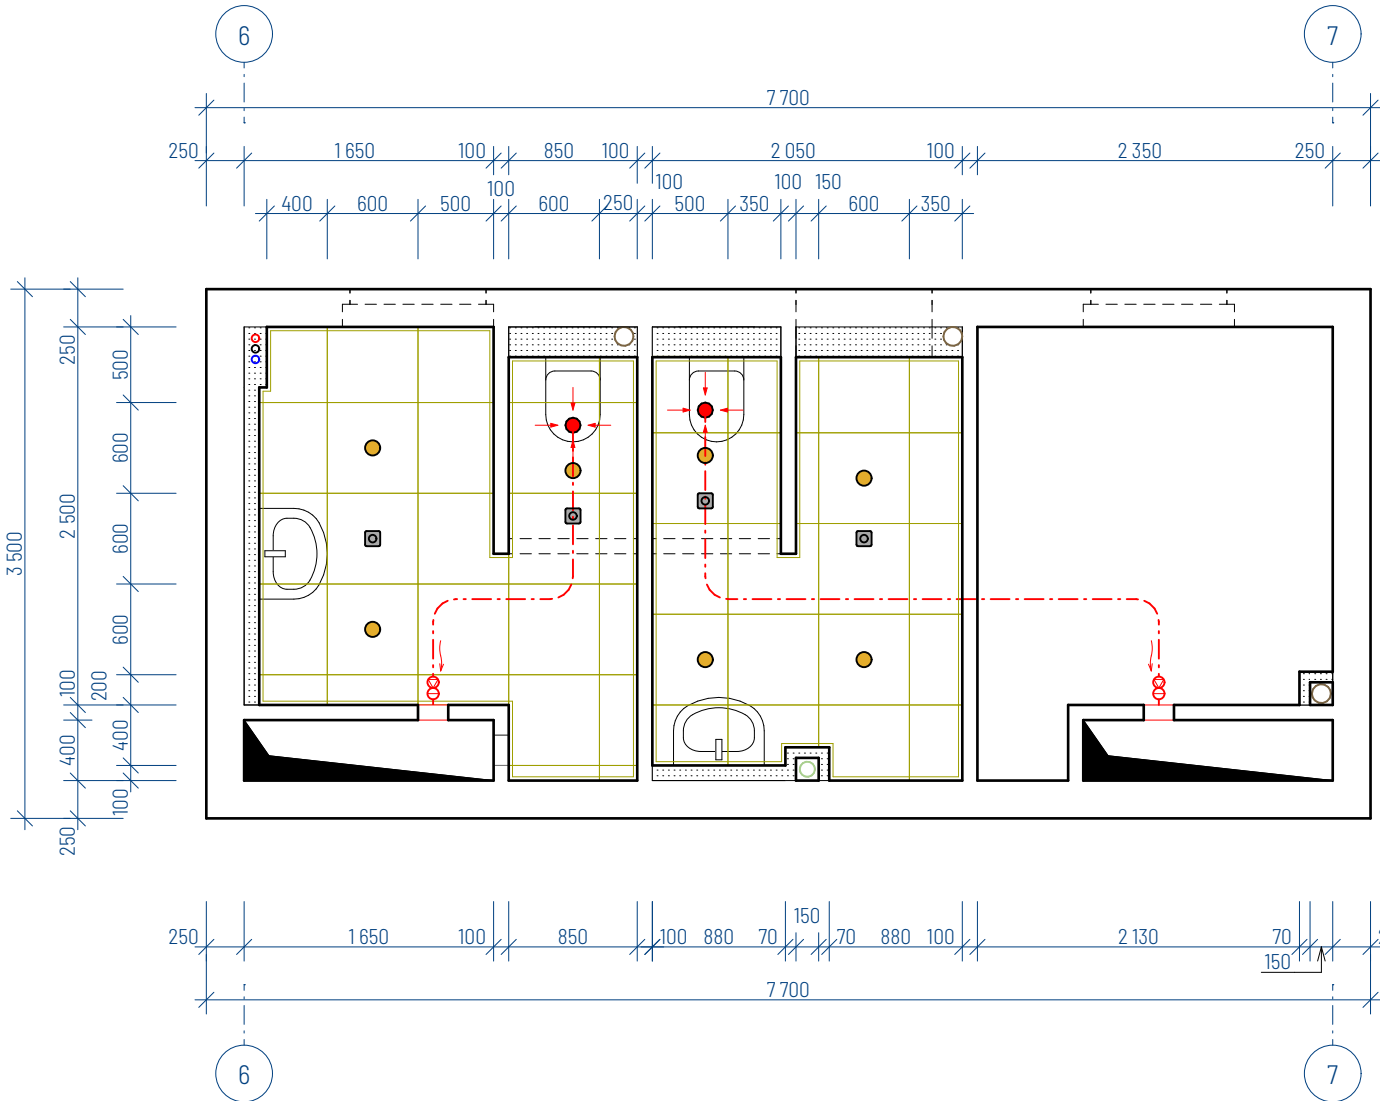


PŮDORYS STÁVAJÍCÍ PRÁVÉ ČÁSTI

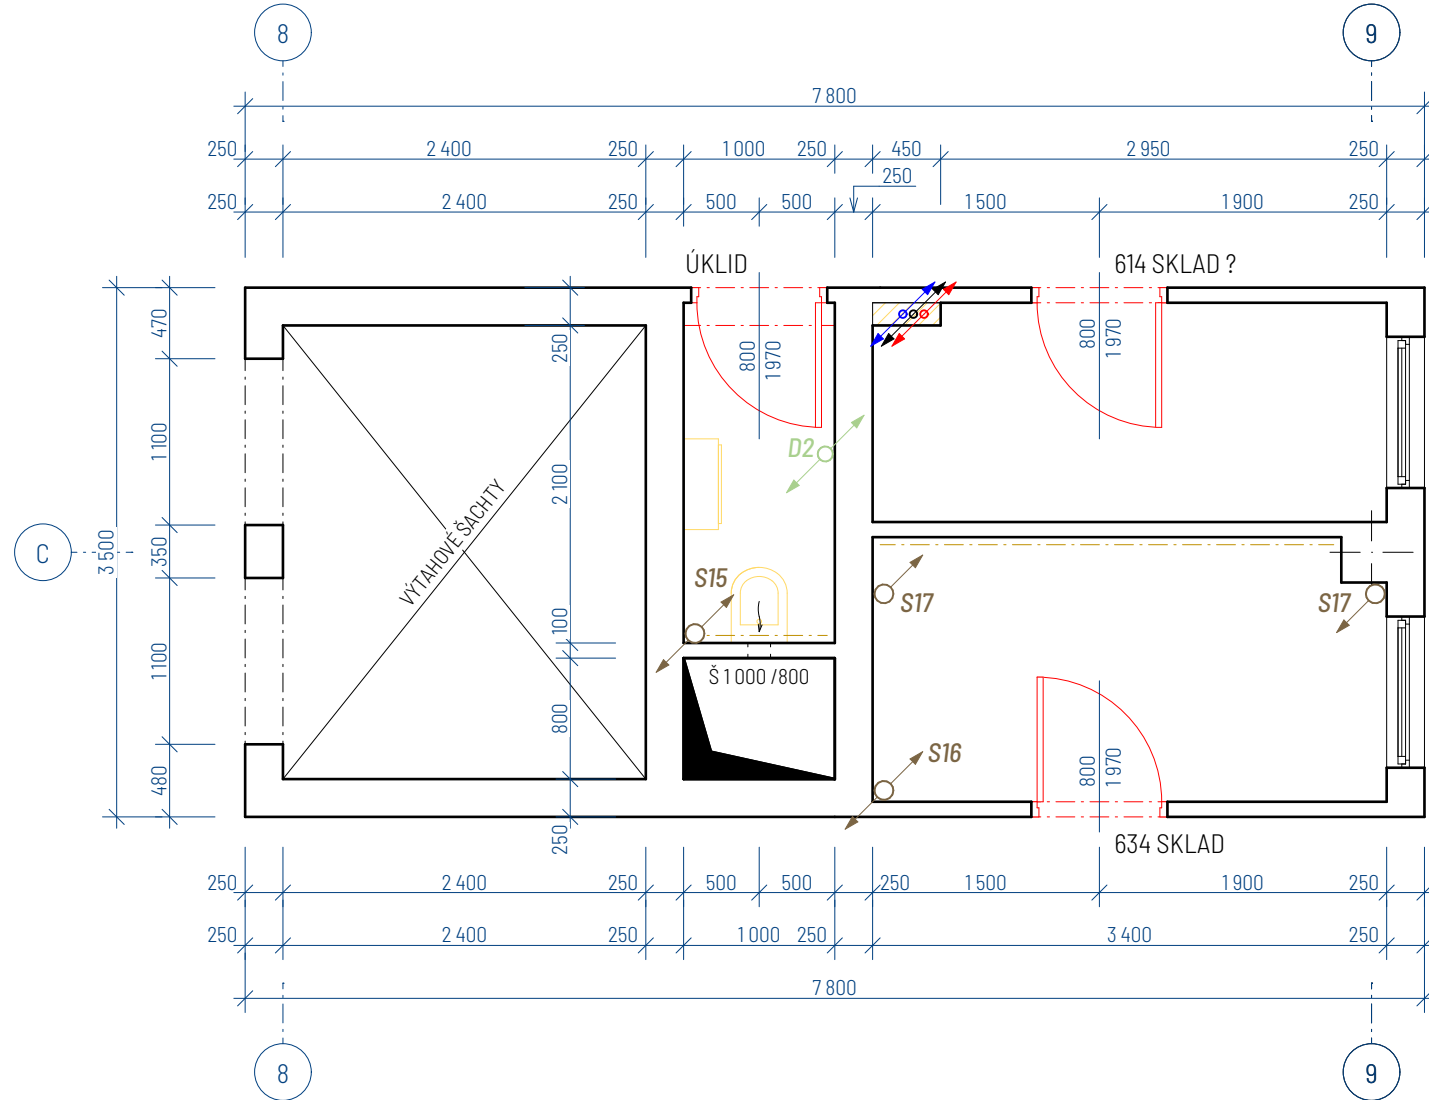


PŮDORYS NOVÉ NAVRŽENÉ PRÁVÉ ČÁSTI

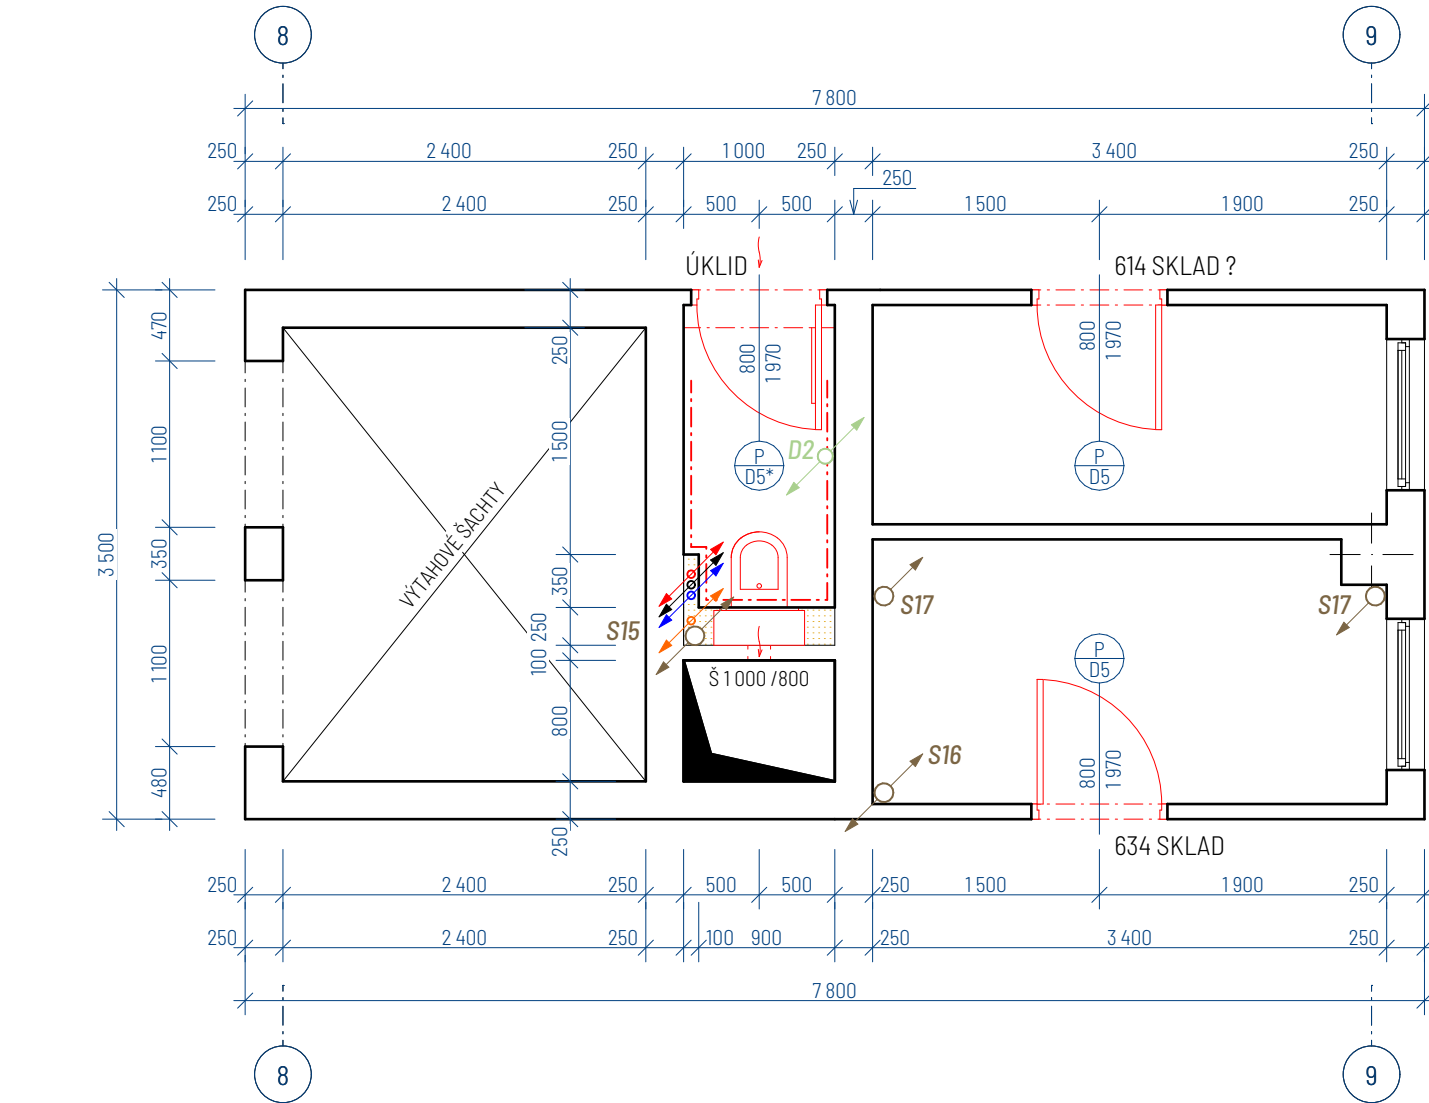


SCHEMA PODHLEDŮ PRÁVÉ ČÁSTI

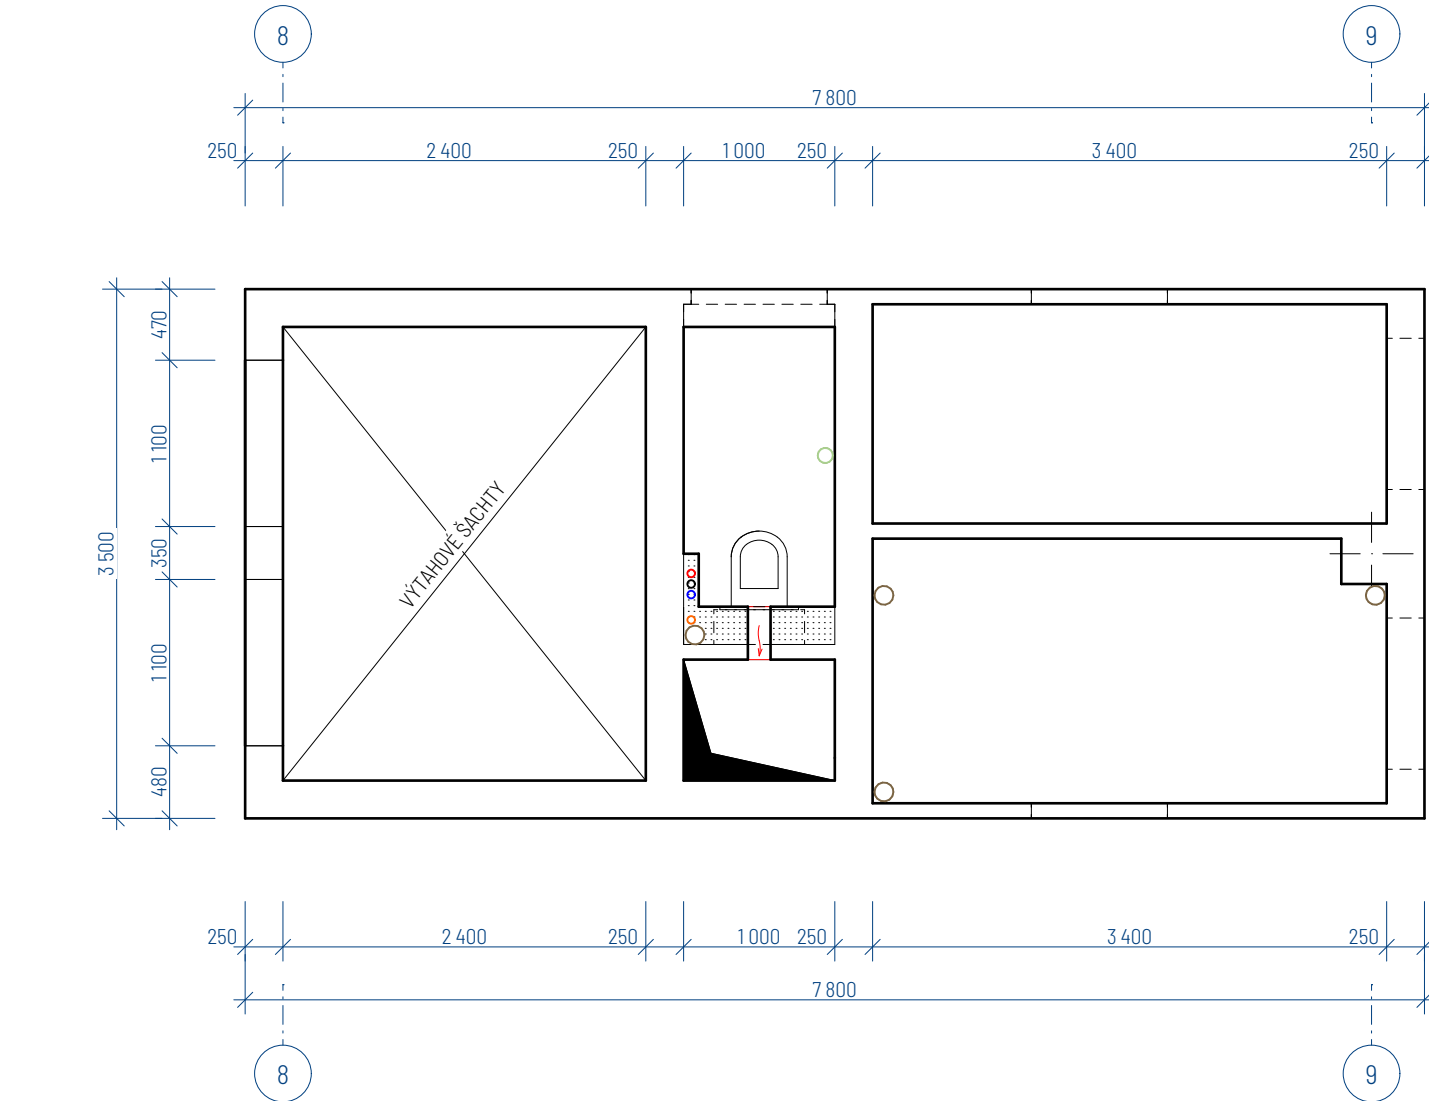


PŮDORYS STÁVAJÍCÍHO STAVU MÍSTNOSTÍ 627 A 626

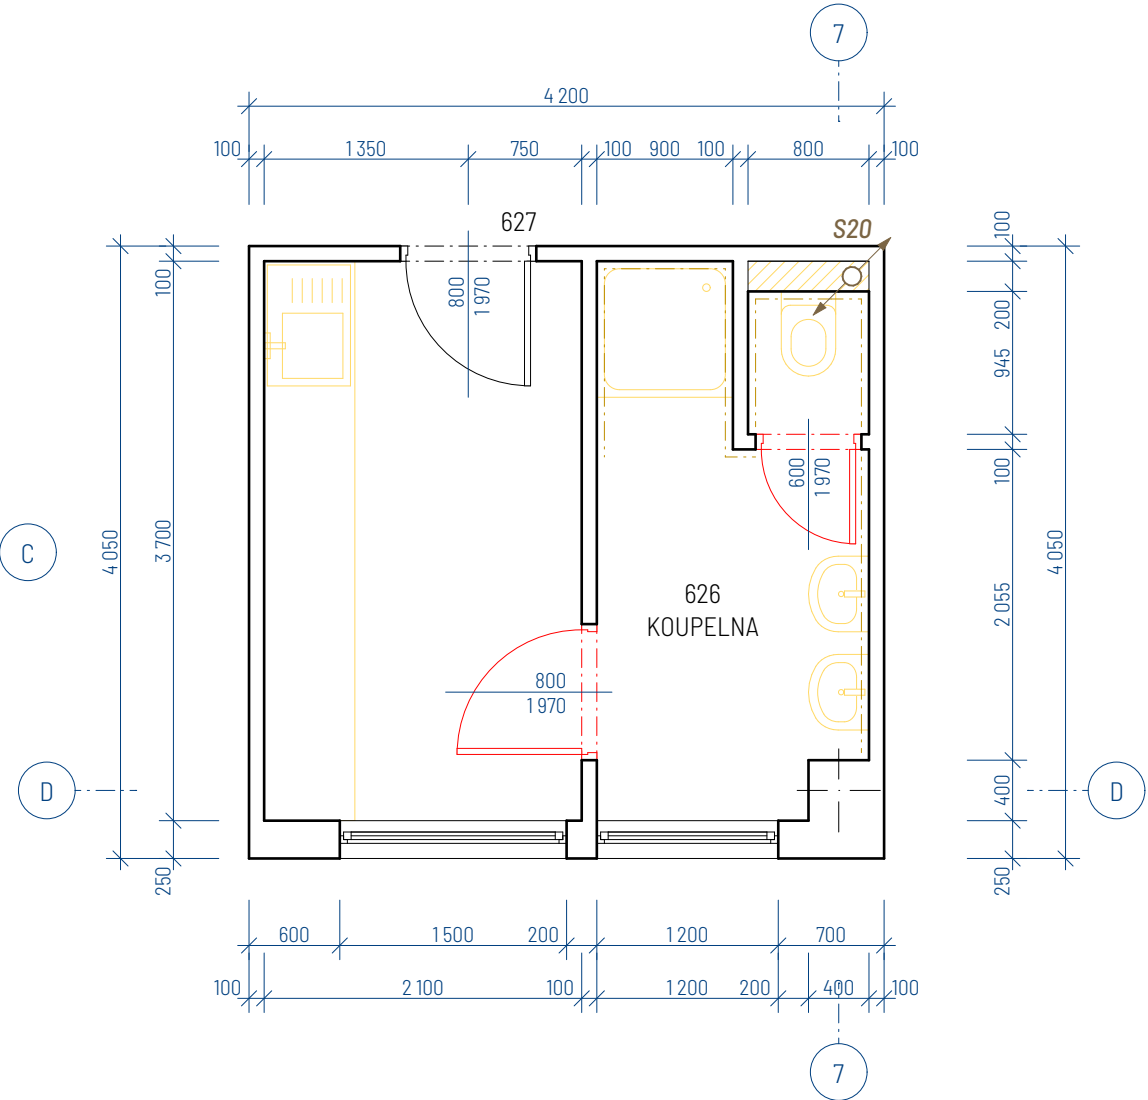

PŮDORYS NOVÉHO STAVU MÍSTNOSTÍ 627 A 626

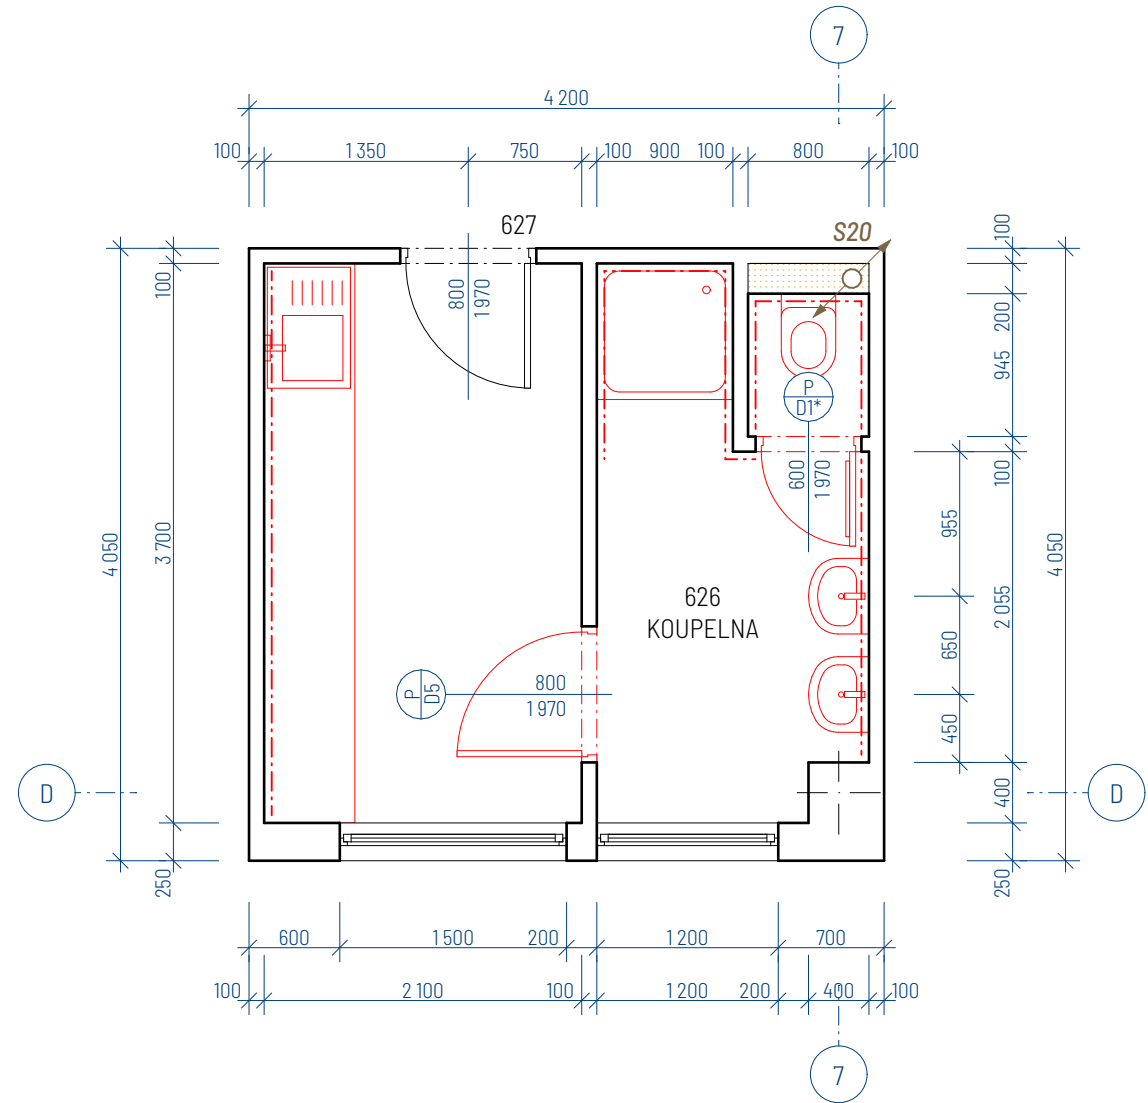

SCHEMA PODHLEDŮ MÍSTNOSTÍ 627 A 626

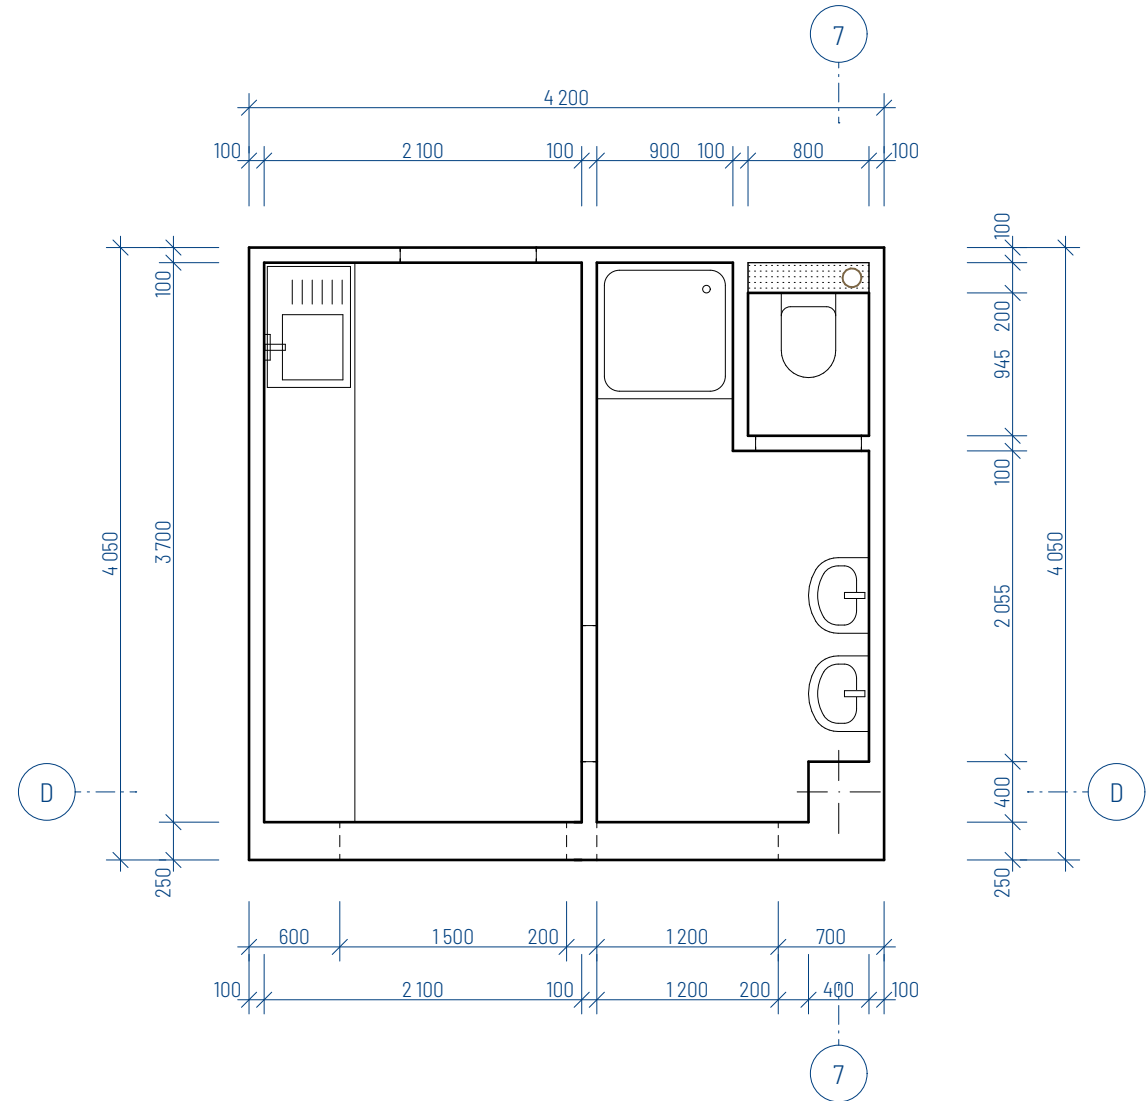

LEGENDA MATERIÁLŮ

- STÁVAJÍCÍ ZDVO
- STÁVAJÍCÍ ZDVO (POLOPŘÍČKA 2 200 mm)
- INSTALAČNÍ PŘEDSTĚNA SDK
- STÁVAJÍCÍ INST. PŘEDSTĚNA VYZDĚNÁ Z KERAM. PŘÍČKOVEK (VYBOURÁVÁNÍ)
- VYBOURÁVÁNÉ STÁVAJÍCÍ ZDVO
- DOZDÍVANÁ PŘÍČKA NEVNESNÁ POROBETONOVÉ TVÁRNICE TL. 100 mm

LEGENDA ZNAČEK

- STOUPACÍ POTR. VODOVODNÍHO POTRUBÍ (TEPLÁ, CÍRKULÁČNÍ, STUDENÁ)
- STOUPACÍ POTRUBÍ POŽÁRNÍHO VODOVODNÍHO POTRUBÍ
- STOUPACÍ POTRUBÍ DEŠŤOVÉ KANALIZACE
- STOUPACÍ POTRUBÍ SPLAŠKOVÉ KANALIZACE
- SMĚR PROUDĚNÍ/ODTAVU VZDUCHU
- HYDRANTOVÁ SKŘÍŇ S TVAROVÉ STÁLDOU HADICÍ ROZMĚRY 600x600x250 mm

- STROPNÍ SDK PODHLEDOVÉ KAZETY 600x600 mm
- STROPNÍ BODOVÉ LED SVÍTIDLO NAPOJENÉ NA SENZOR POHYBU
- STROPNÍ ODTAHOVÉ TALÍŘOVÉ VÝUSTKY 100 mm
- 360° POHYBOVÉ CÍLOU SPINAJÍCÍ BODOVÁ SVĚTLA
- HORKOVZDUŠNÝ VYSOUEČ RUKOU
- VENTILÁTOR POTRUBÍ (např. ACH 125T) + ZP. Klapka

POZNÁMKY:

- P1 SKLADBA PODLAH/OBKLAĐŮ SUCHÝCH PROVOZŮ:
 - KERAMICKÁ DLAŽBA (DLE VÝBĚRU STAVEBNÍKA)
 - SPÁROVACÍ HMOTA WEBER COLOR COMFORT
 - LEPIDLO WEBER FOR PROFIFLEX 1000
 - PENETRACE PODKLADU WEBER HAFT RAPID
 - VYSPRAVENÍ A ZAČISTĚNÍ PODKLADU STÁVAJÍCÍ POOL. PO VYBOURÁNÍ STARÉ DLAŽBY
- P2 SKLADBA PODLAH/OBKLAĐŮ MOKRÝCH PROVOZŮ: (V MÍSTNOSTECH SE SPRCHOVÝM KOUTEM)
 - KERAMICKÁ DLAŽBA (DLE VÝBĚRU STAVEBNÍKA)
 - SPÁROVACÍ HMOTA WEBER COLOR COMFORT
 - LEPIDLO WEBER FOR PROFIFLEX 1000
 - HYDROIZOLACNÍ STĚRKA CELOPLOŠNĚ DO VÝŠKY 2 m
 - PENETRACE PODKLADU WEBER HAFT RAPID
 - VYSPRAVENÍ A ZAČISTĚNÍ PODKLADU STÁVAJÍCÍ POOL. PO VYBOURÁNÍ STARÉ DLAŽBY
- ÚROVEŇ KAZETOVÝCH PODHLEDŮ 2 400 mm
- VÝŠKA KERAMICKÝCH OBKLADŮ JE MIN. 2 400 mm (U POLOPŘÍČEK PO CELE VÝŠCE STĚNY cca 2 200 mm)
- VRCHNÍ ČÁST POLOPŘÍČEK BUDE TAKÉ ZAKRYTA OBKLADEM
- VE STŘEDOVÉ ČÁSTI JE NUTNO ZAZDÍT STAVAJÍCÍ VĚTRACÍ OTVORY V ŠACHTĚ (BOČNÍ OTVORY)
- ODTAHOVÉ TALÍŘOVÉ VÝUSTKY VZT JE NUTNO NAPOJIT NA OTVOR V ŠACHTĚ SAMOSTATNÝM VENTILÁTOREM
- SAMOSTATNÝ VENTILÁTOR BUDE VE VŠECH PODLAŽÍCH U KAŽDÉHO NAPOJENÍ NA ŠACHTU
- DO VŠECH OCEĽ. ŽÁRUBNÍ V TĚCHTO MÍSTNOSTECH BUDOU OSAZENÁ NOVÁ DVEŘNÍ KŘÍDLA
- DVEŘNÍ KŘÍDLA OZNAČENÉ * JE NUTNO VYBAVIT VĚT. MŘÍŽKOU PRO ZAJIŠTĚNÍ PROUDĚNÍ VZDUCHU
- DVEŘNÍ KŘÍDLO OZNAČENÉ D7* JE NUTNO VYBAVIT PODELNÝM MADLEM Z DŮVODU MANIPULACE
- NA DVEŘNÍ KŘÍDLO OZNAČENÉ D7 NESMÍ BYT NAMOTOVÁN SAMOZAVÍRAČ
- SOUCÁSTI REKONSTRUKCE JE KOMPLETNÍ VÝMĚNA ZAŘ. PŘEDMĚTŮ, DLAŽBY A OBKLADŮ
- VEŠKERÉ PISOÁRY BUDOU VYBAVENY EL. SPÍNÁČEM SPLACHOVÁNÍ, KTERÝ REAGUJE NA POHYB
- REKONSTRUKCE KANALIZACE ZAČÍNÁ U PATNÍHO KOLÉNE STOUPACÍCH POTRUBÍ
- NUTNO ZAJIŠTIT DOSTATEČNÉ KOTVENÍ ZAŘÍZOVACÍCH PŘEDMĚTŮ DO SÁDKOKARTONOVÝCH PŘEDSTĚN
- VE VÝKRESECH PŮVODNÍHO STAVU ZNAČÍ ŽLUTÁ BARVA BOURÁNÍ A ČERVENÁ VÝMĚNU DVEŘNÍCH KŘÍDEL

Kreslí :	Zodpovědný projektant:	Podpis:	STAR Pardubice s.r.o. Semínská 56 533 53 Pardubice
Michal Škraňka	Ing. Zdeněk Štamberg		
Investor:	Krajský úřad Pardubického kraje	Číslo zakázky:	1910/2019
Místo:	Sukova 1260, Pardubice 530 02	č. kopie:	
Kraj:	Pardubický	Stupeň: DPS	
Akce:	„Konzervatoř Pardubice – rekonstrukce interiéru v učebnicové části“	Formát: A2+	
		Datum: 02/2020	
		Měřítko: 1:50	
Obsah:	SOCIÁLNÍ ZAŘÍZENÍ 6.NP	Část:	č. výkresu: D.1.1
			D.1.1.16