


# 5.N.P.

levá část

středová část

pravá část

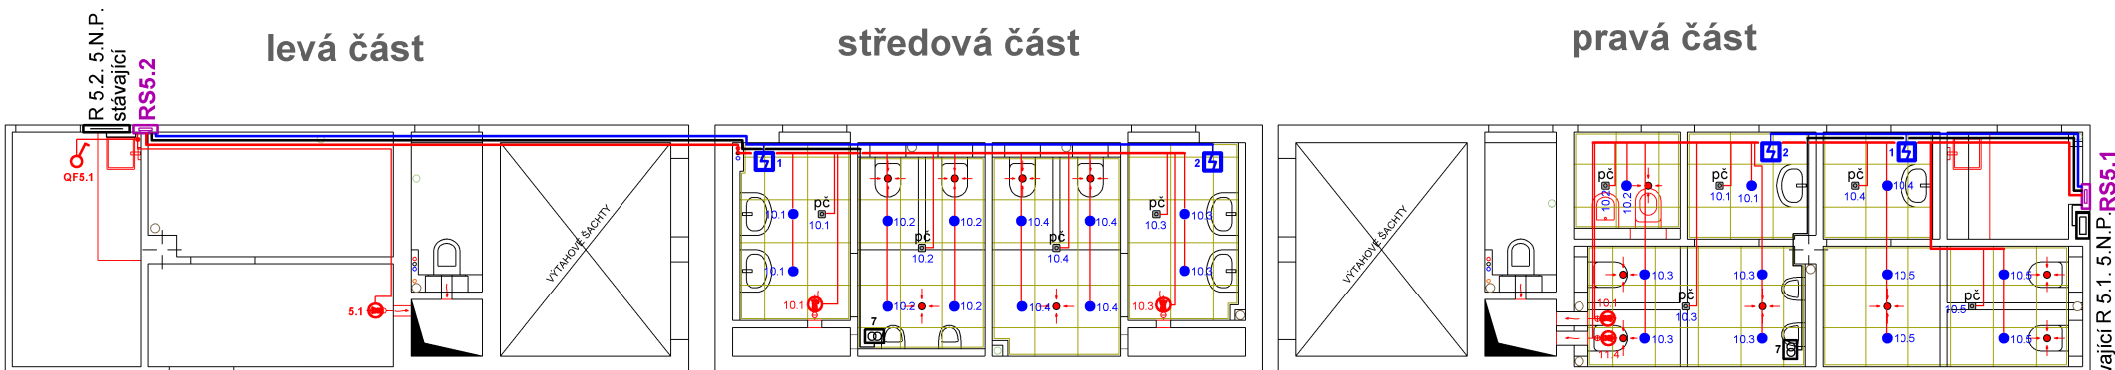

elektrický bezdotykový osoušeč rukou  
01461.W, 2050 W, m230 V



diagonální potrubní ventilátor  
ACM 125 (T)  
0,13 A, 30 W



LEDeye podhledové kruhové svítidlo  
12 W, IP 44, 230 V/AC, 0,06 A, 850 lm, 4 000K  
barva svítidla bílá



nástěnná plastová rozvodnice na omítku  
COMBI - 36 N, 36 modulů, neprůhledné dveře  
barva bílá, IP 40, max. 63 A



spínač jednopólový 10 A, 250 V  
3558 - A 01340, barva bílá



LEDeye PIR senzor  
rozsah detekce 360°, vzdálenost detekce 6 m  
230 V/AC, IP 20, podhledové, bílé



zdroj pro ovládání ventilů pisoárů  
dodávka zařízení ZTV

## LEGENDA

Proudová soustava : 3 + PEN stř. 50 Hz, 400 / 230 V, TN - C - S

Ochrana před nebezpečným dotykem : podle ČSN 33 2000 - 4 - 41  
automatickým odpojením od zdroje

Kreslil	Zodpovědný projektant	Podpis	STAR Pardubice s.r.o. Semtínská 56 533 53 Pardubice	
Ing. Tomáš Bárta	Ing. Tomáš Bárta			
Investor	Krajský úřad Pardubického kraje		Číslo zakázky	Číslo kopie
Místo	Sukova 1260, Pardubice, PSČ 530 02		1910/2019	
Kraj	Pardubický		Stupeň : DPS	
Akce  "Konzervatoř Pardubice rekonstrukce interiéru v učebnicové části"			Formát : 2 A 4	
			Datum : 03/2020	
			Měřítko : 1 : 75	
Obsah	Elektroinstalace - provozní rozvod silnoprůdu Sociální zařízení 5.N.P.		Část  D.1.4.5.	Číslo výkresu  D.1.4.5.7