



REKONSTRUKCE SOCIÁLNÍCH ZAŘÍZENÍ 4.NP


PŮDORYS STÁVAJÍCÍ LEVÉ ČÁSTI

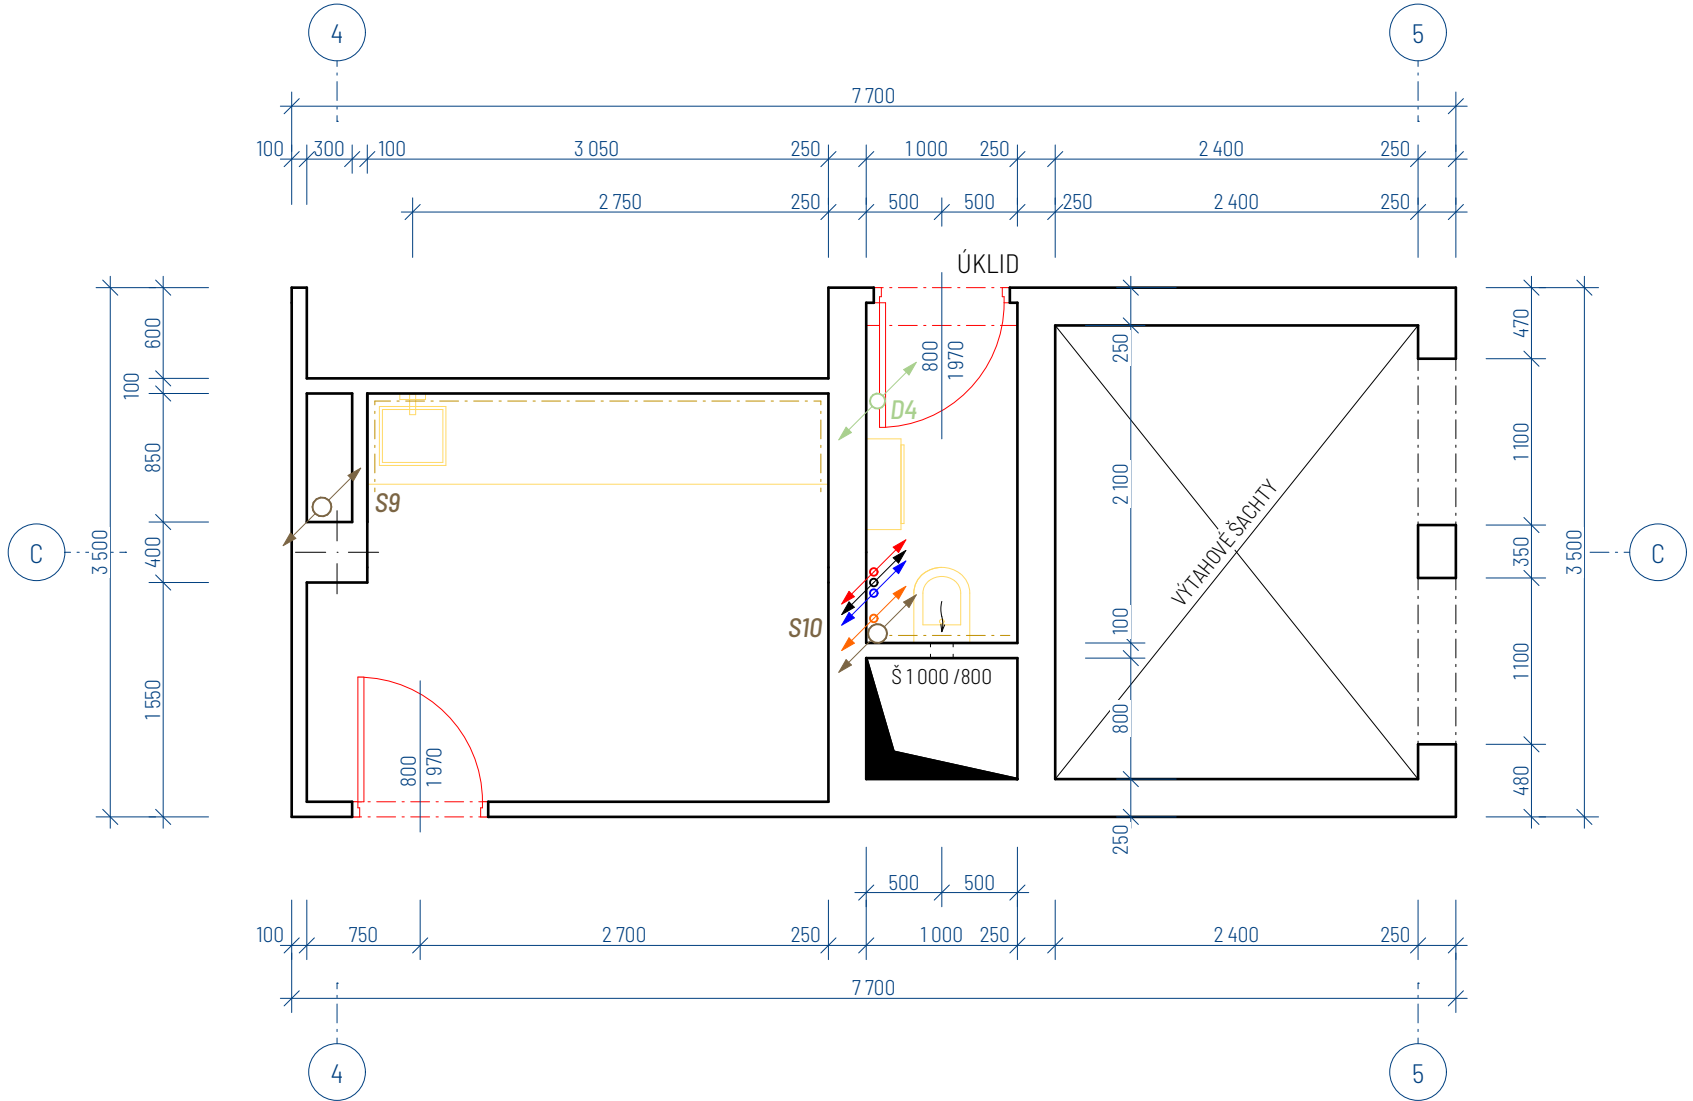


PŮDORYS NOVÉ NAVRŽENÉ LEVÉ ČÁSTI

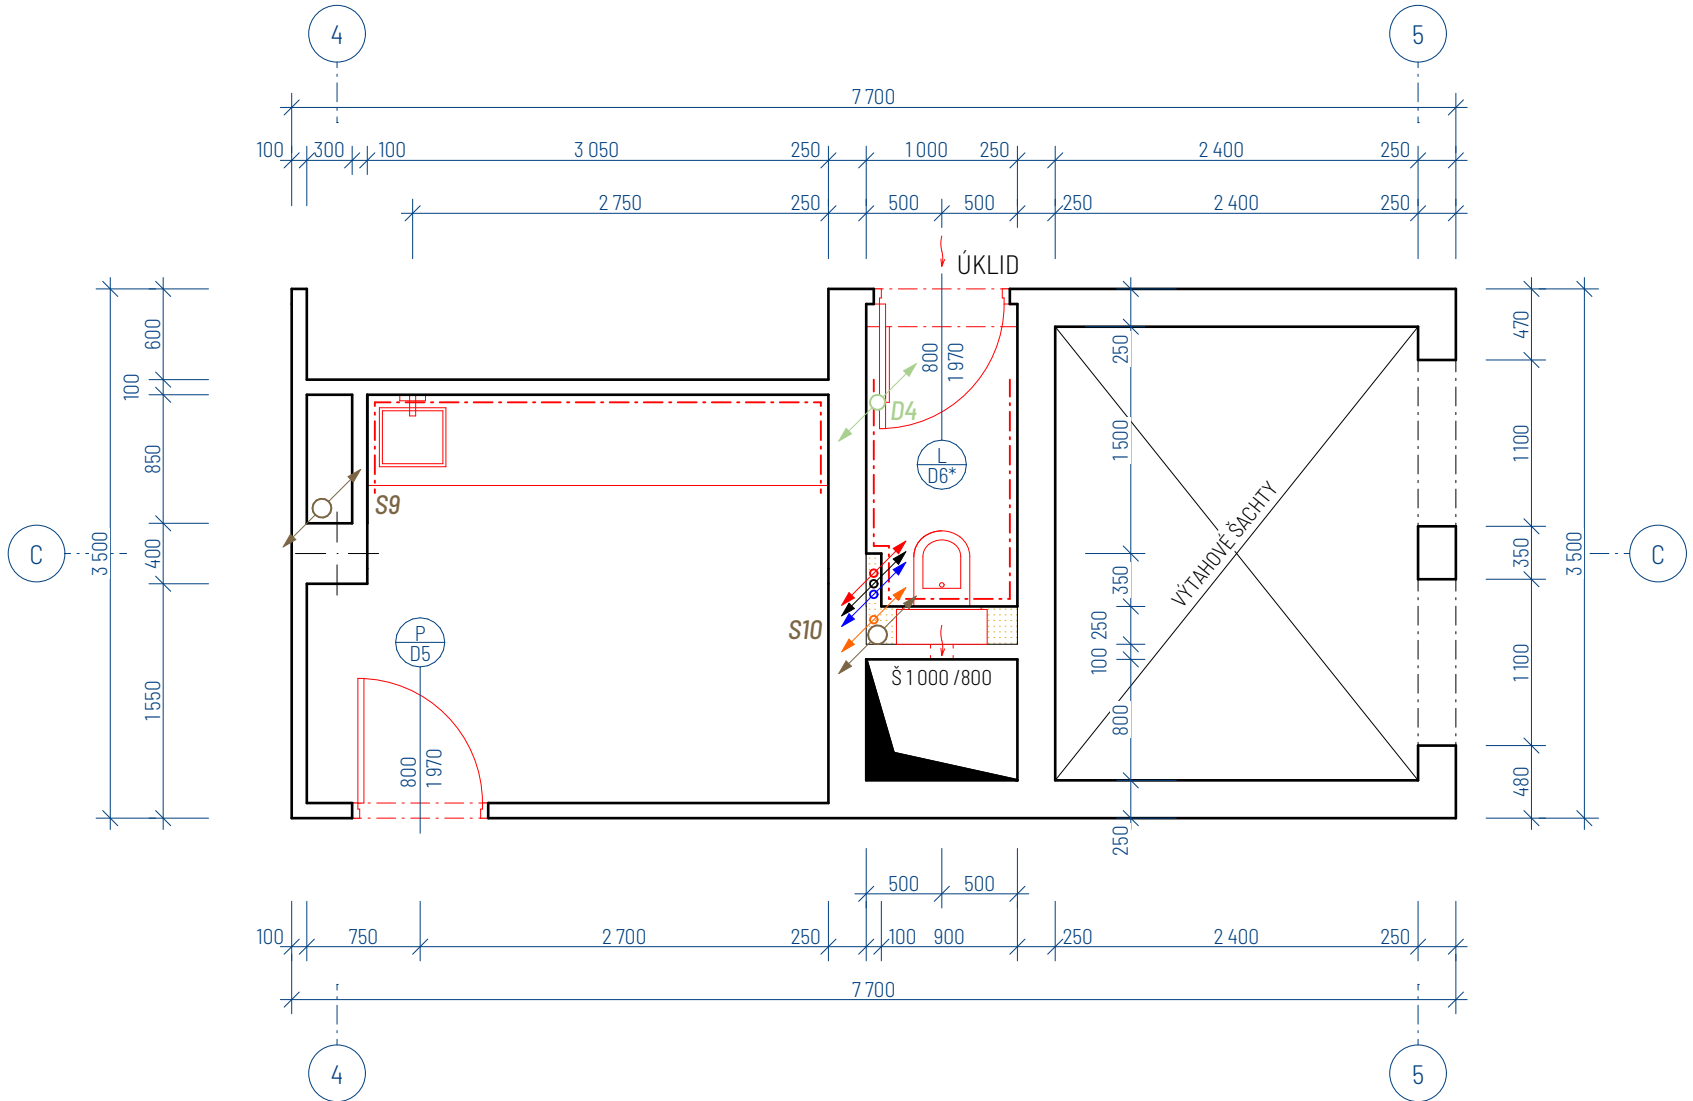


SCHEMA PODHLEDŮ LEVÉ ČÁSTI

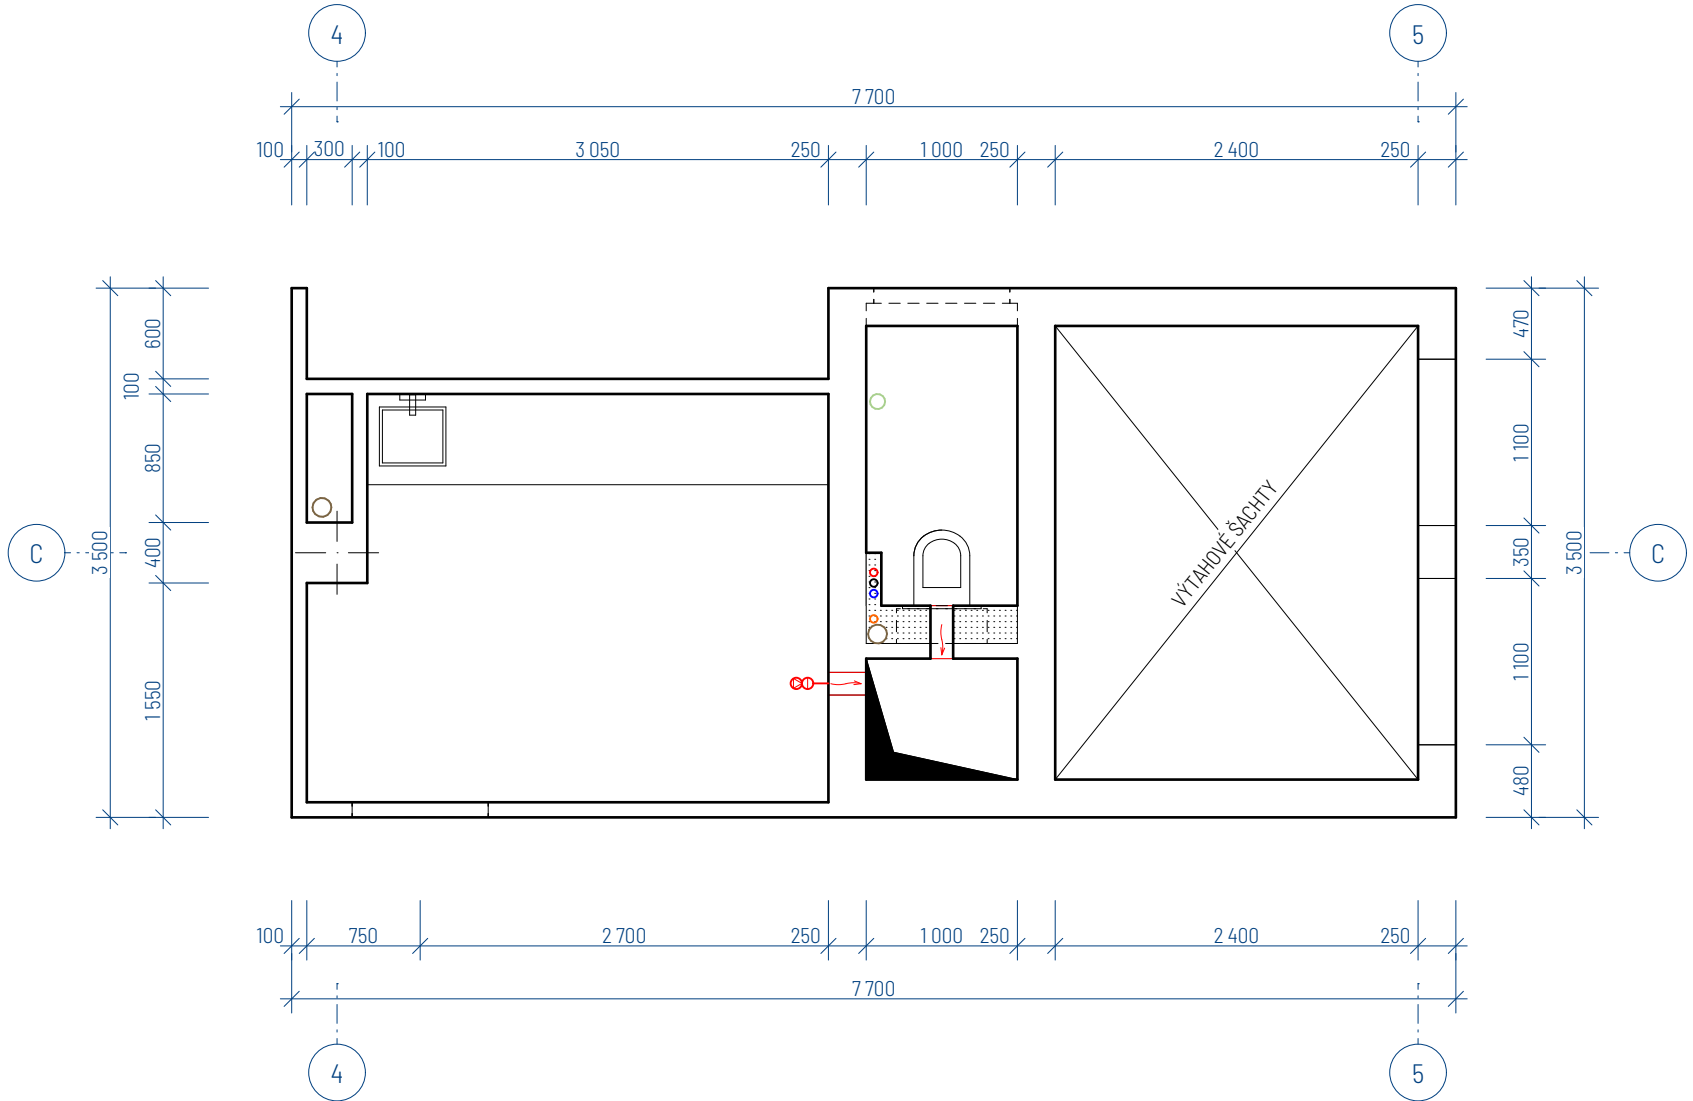


PŮDORYS STÁVAJÍCÍ STŘEDOVÉ ČÁSTI

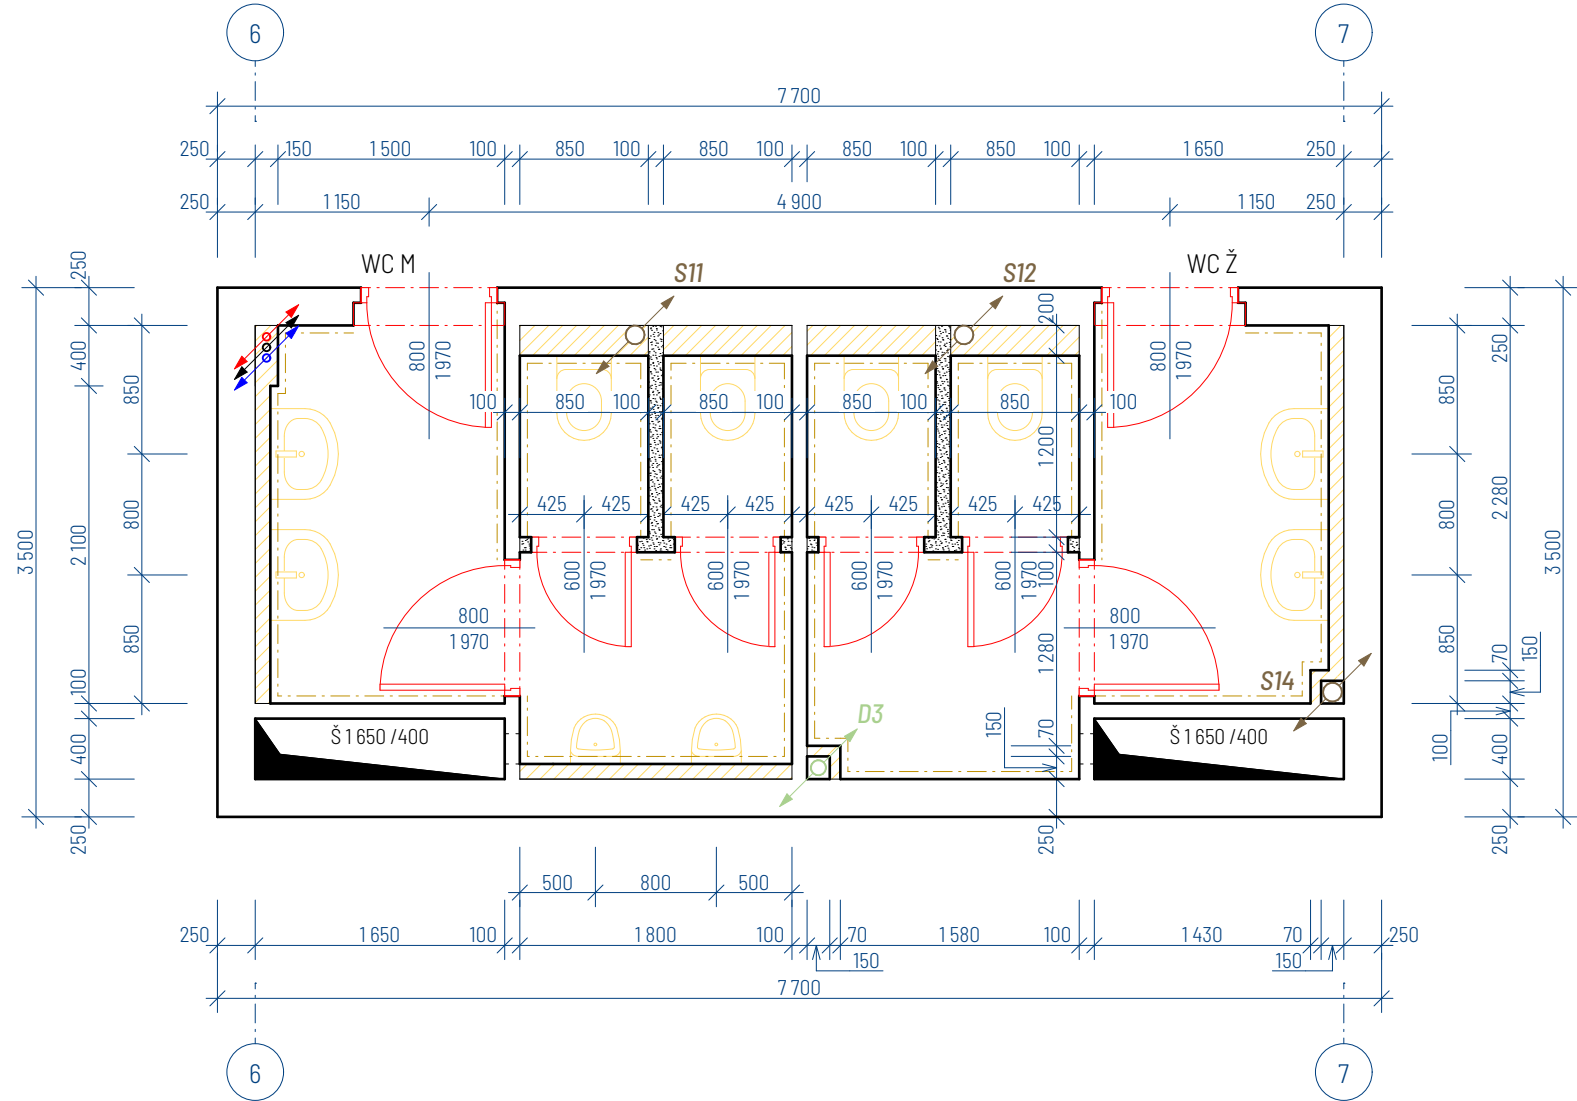


PŮDORYS NOVÉ NAVRŽENÉ STŘEDOVÉ ČÁSTI

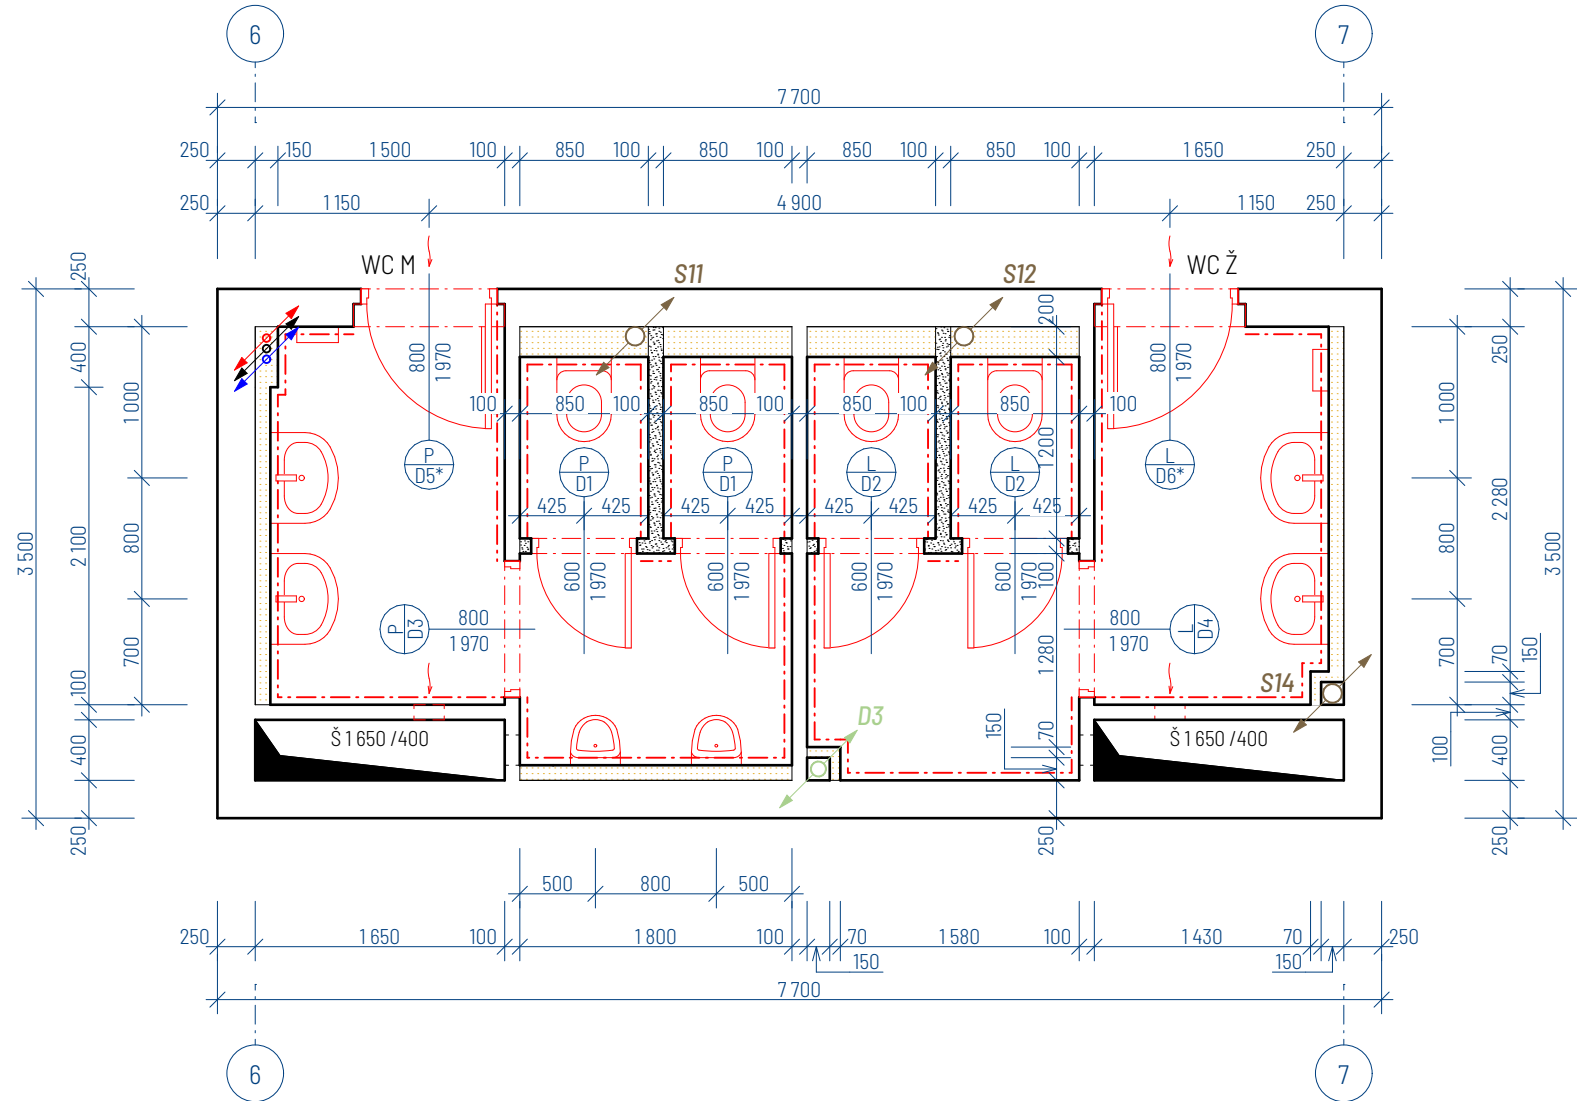


SCHEMA PODHLEDŮ STŘEDOVÉ ČÁSTI

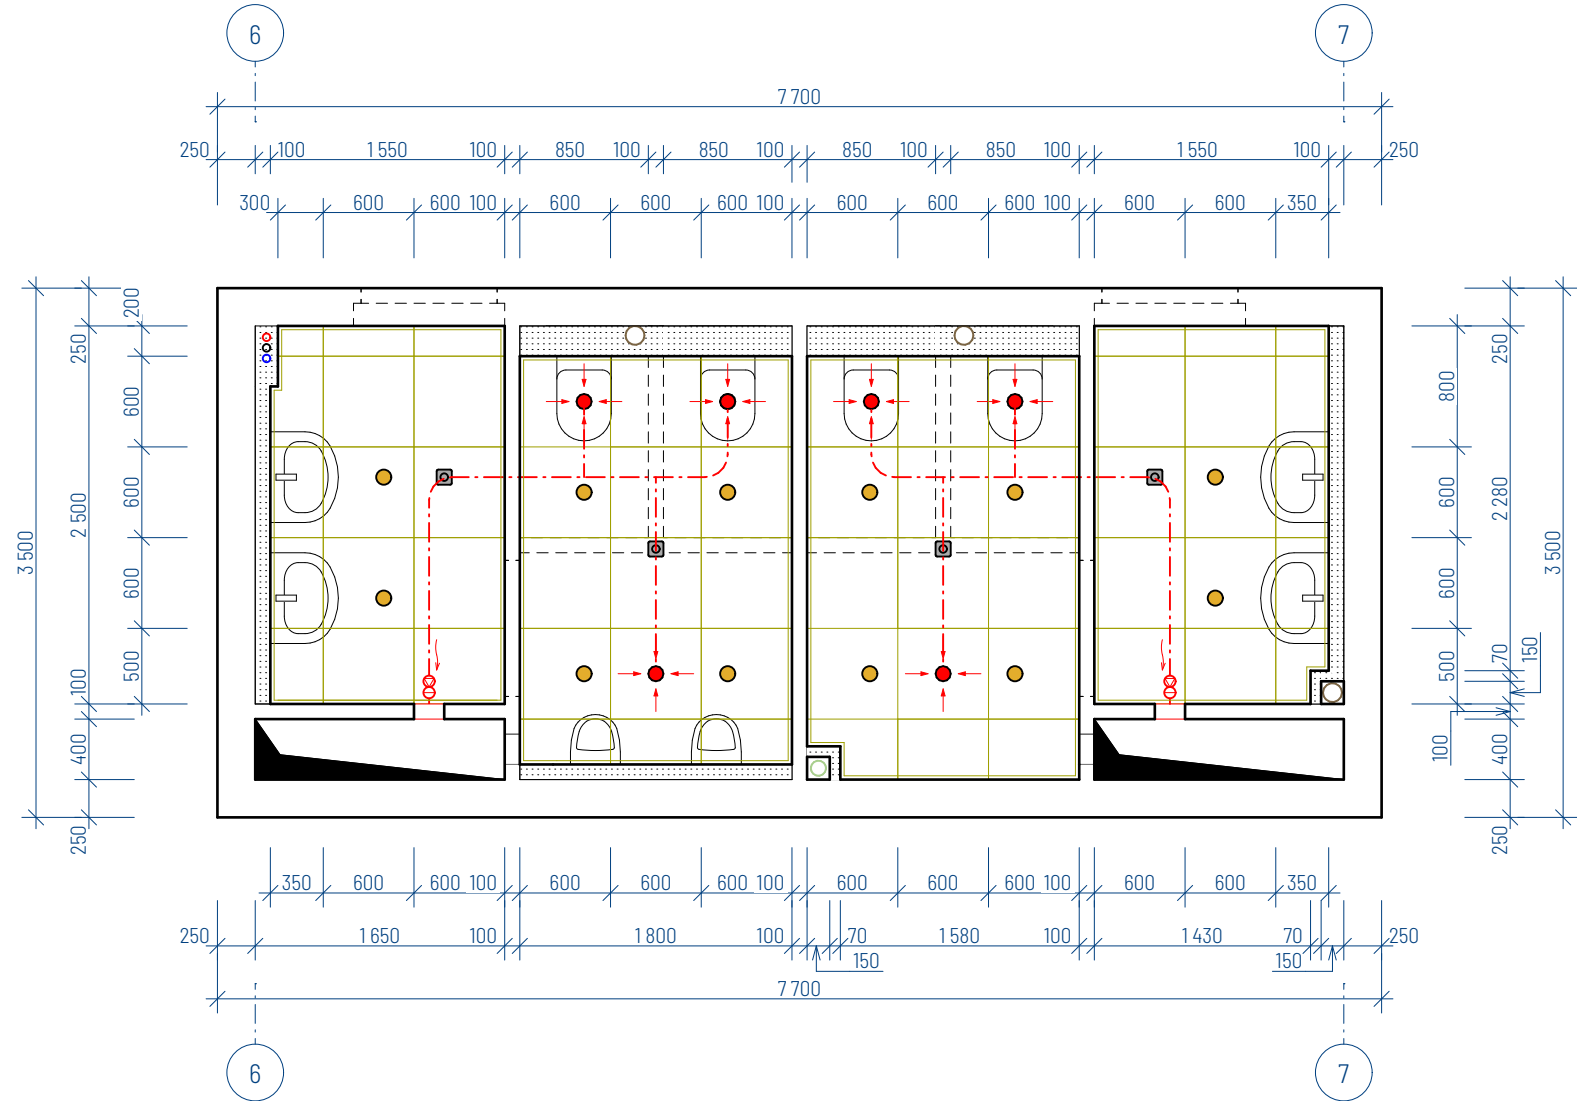


PŮDORYS STÁVAJÍCÍ PRAVÉ ČÁSTI

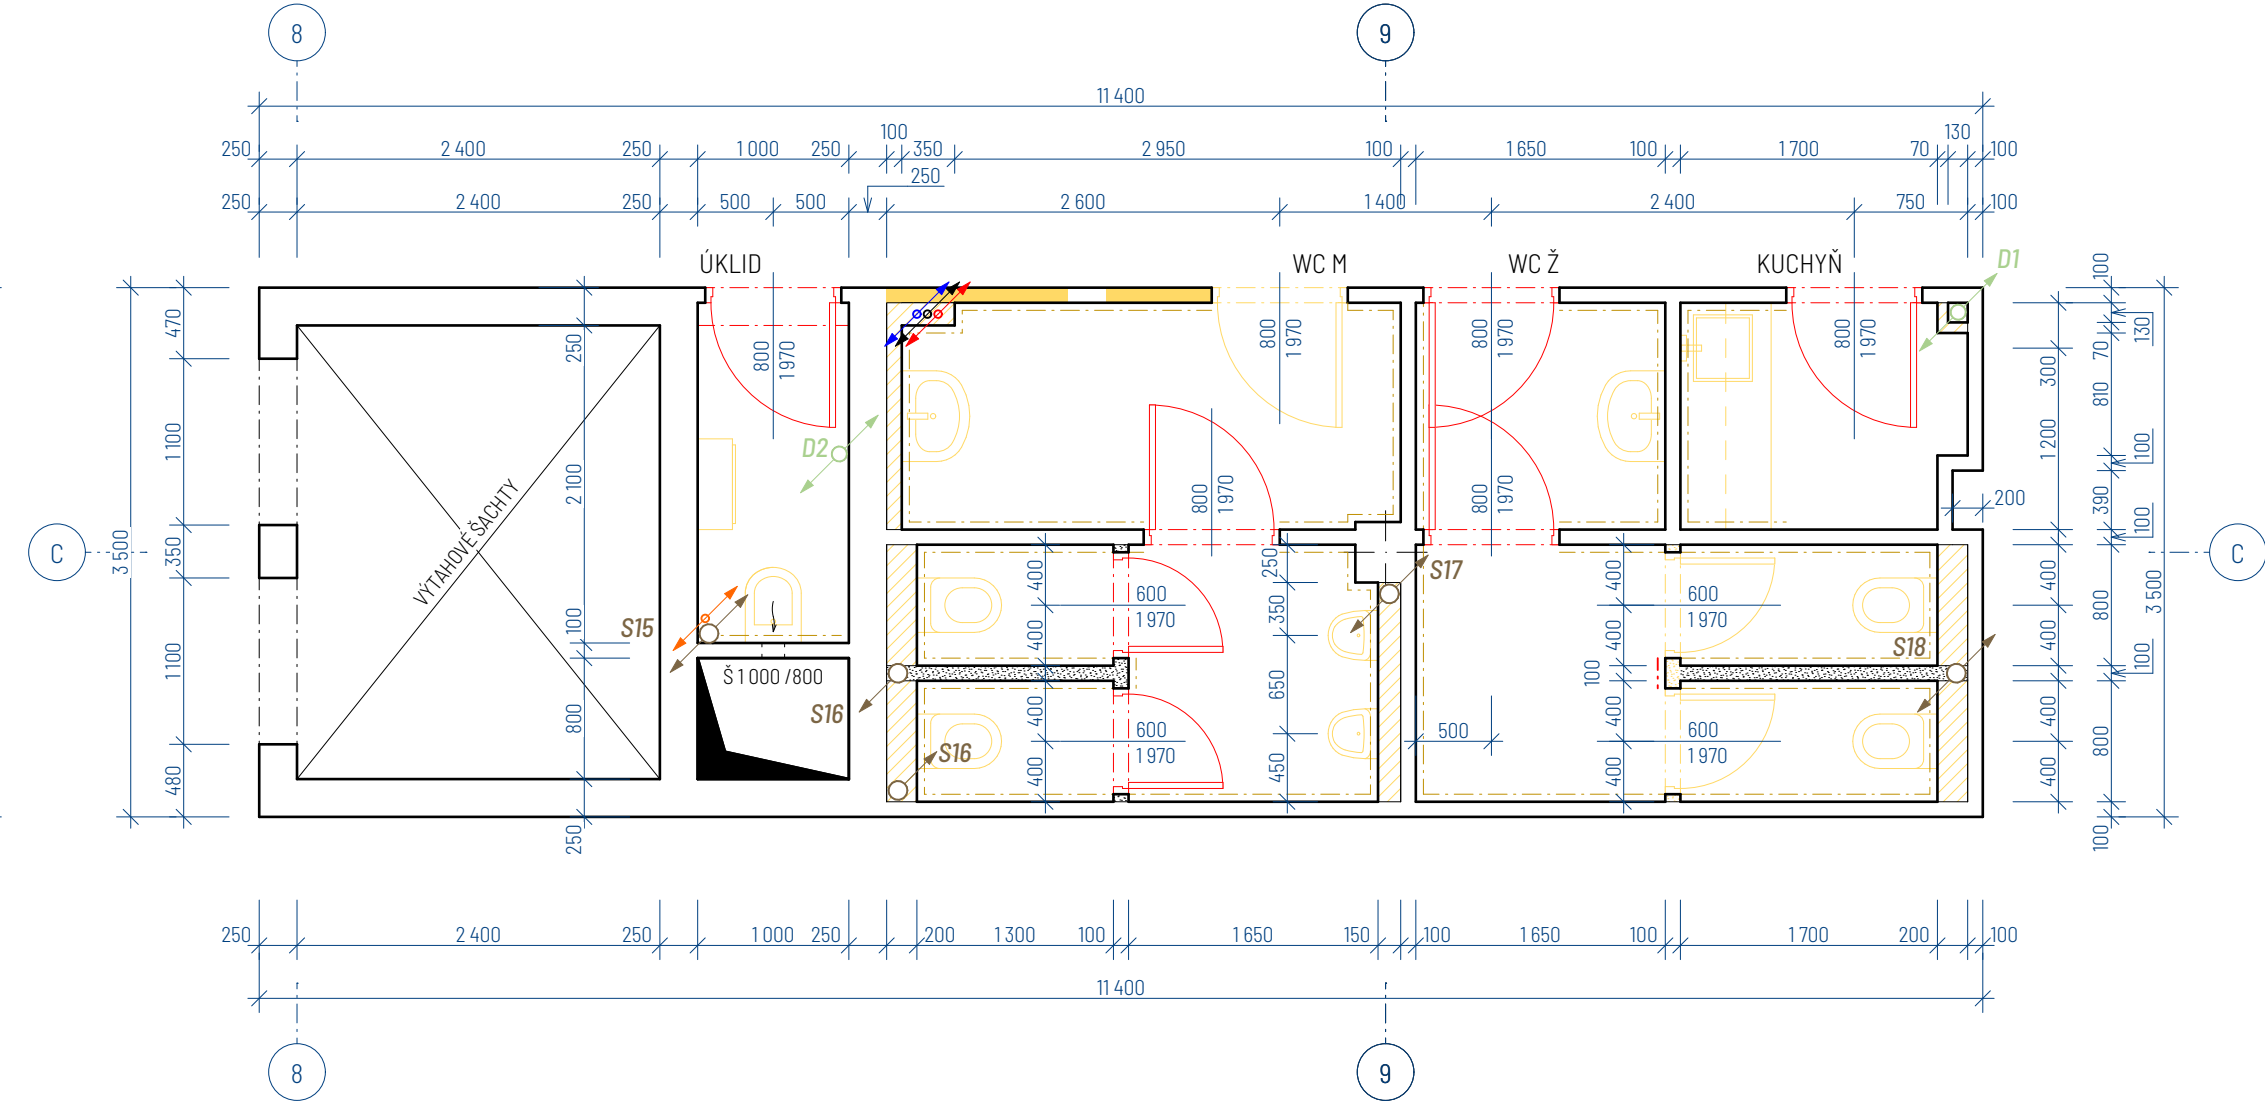

PŮDORYS NOVÉ NAVRŽENÉ PRAVÉ ČÁSTI

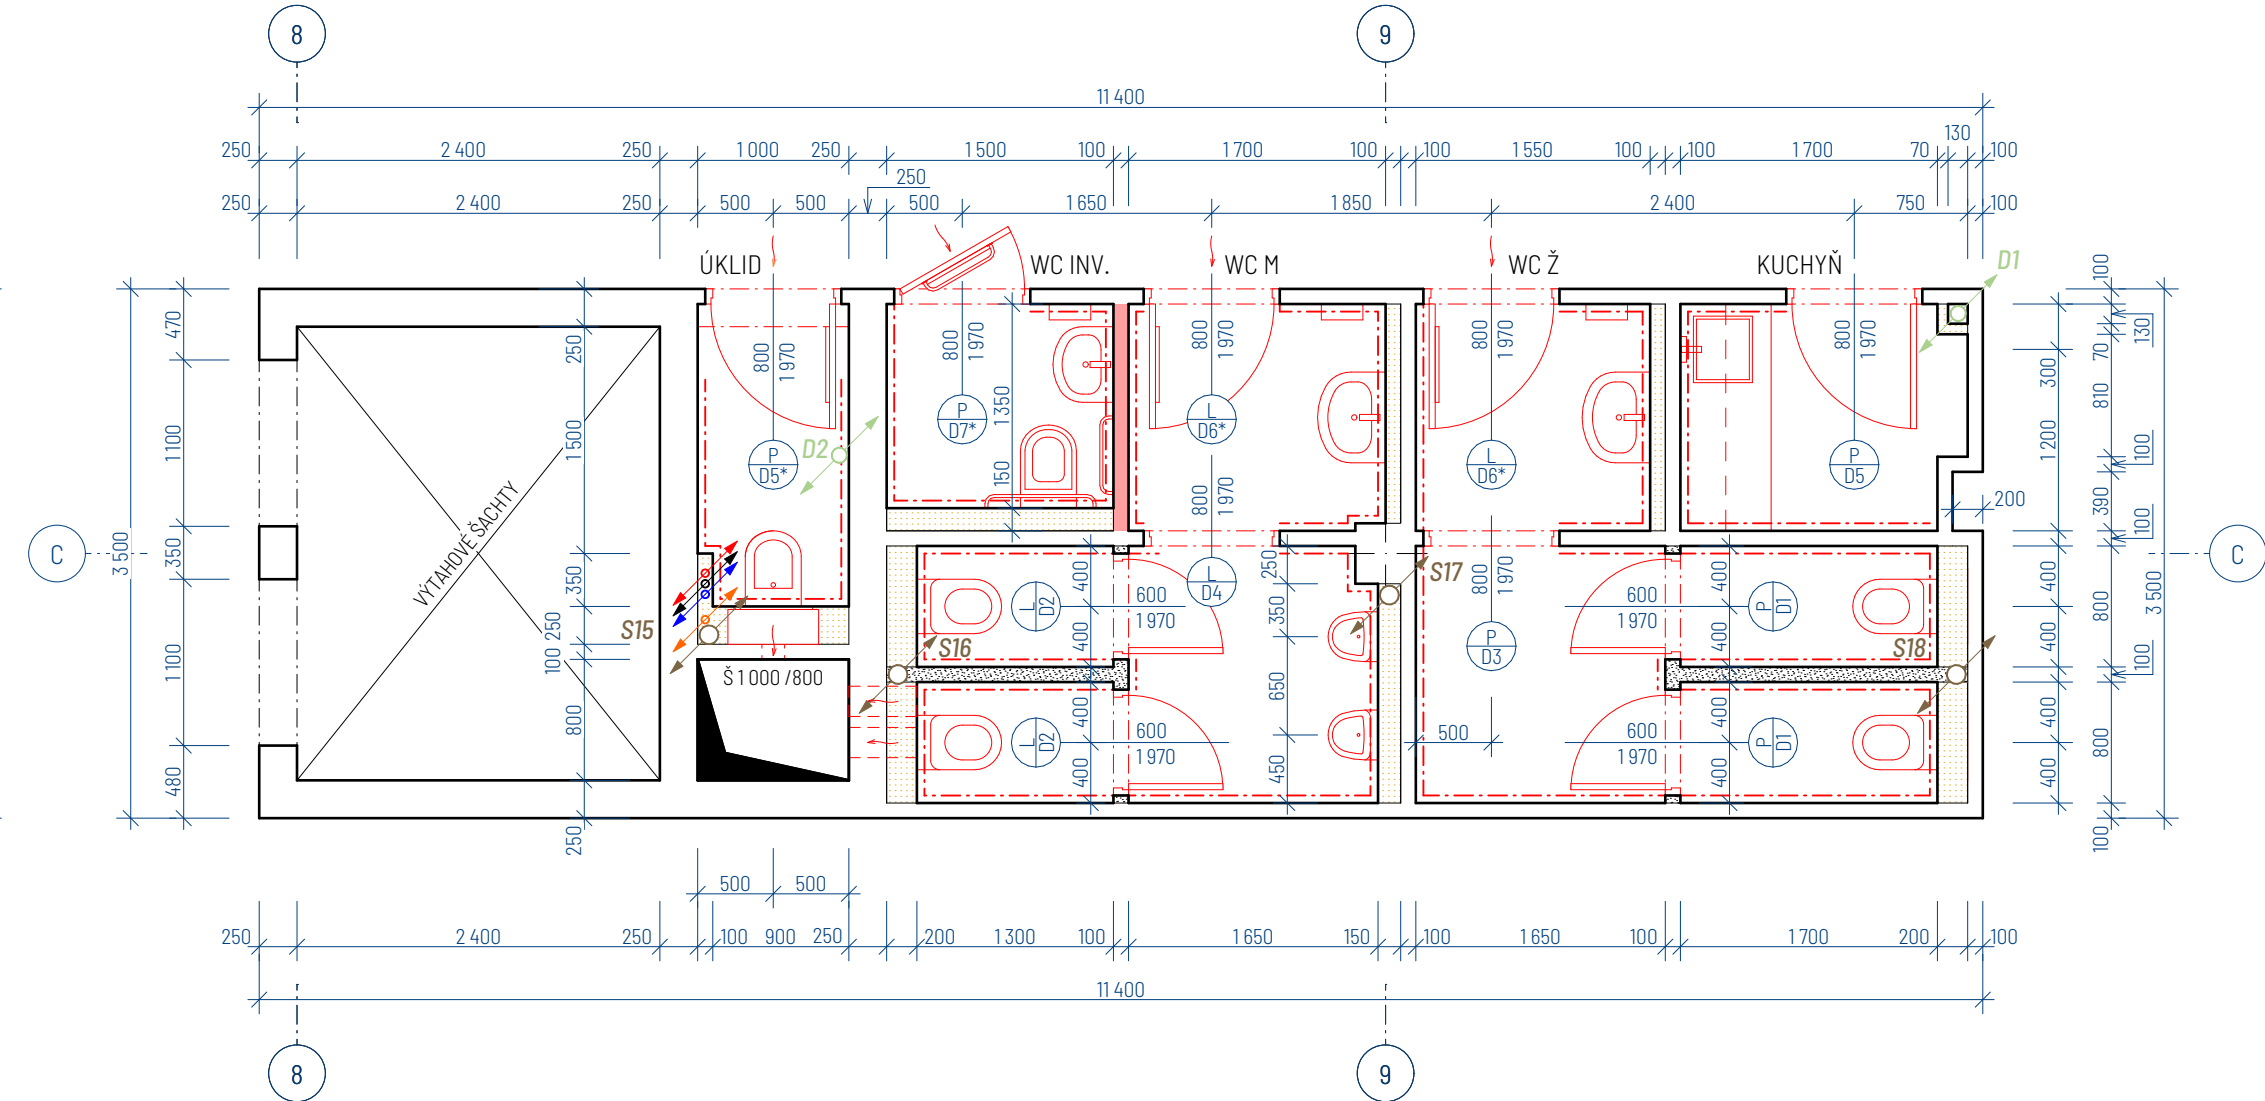

SCHEMA PODHLEDŮ PRAVÉ ČÁSTI

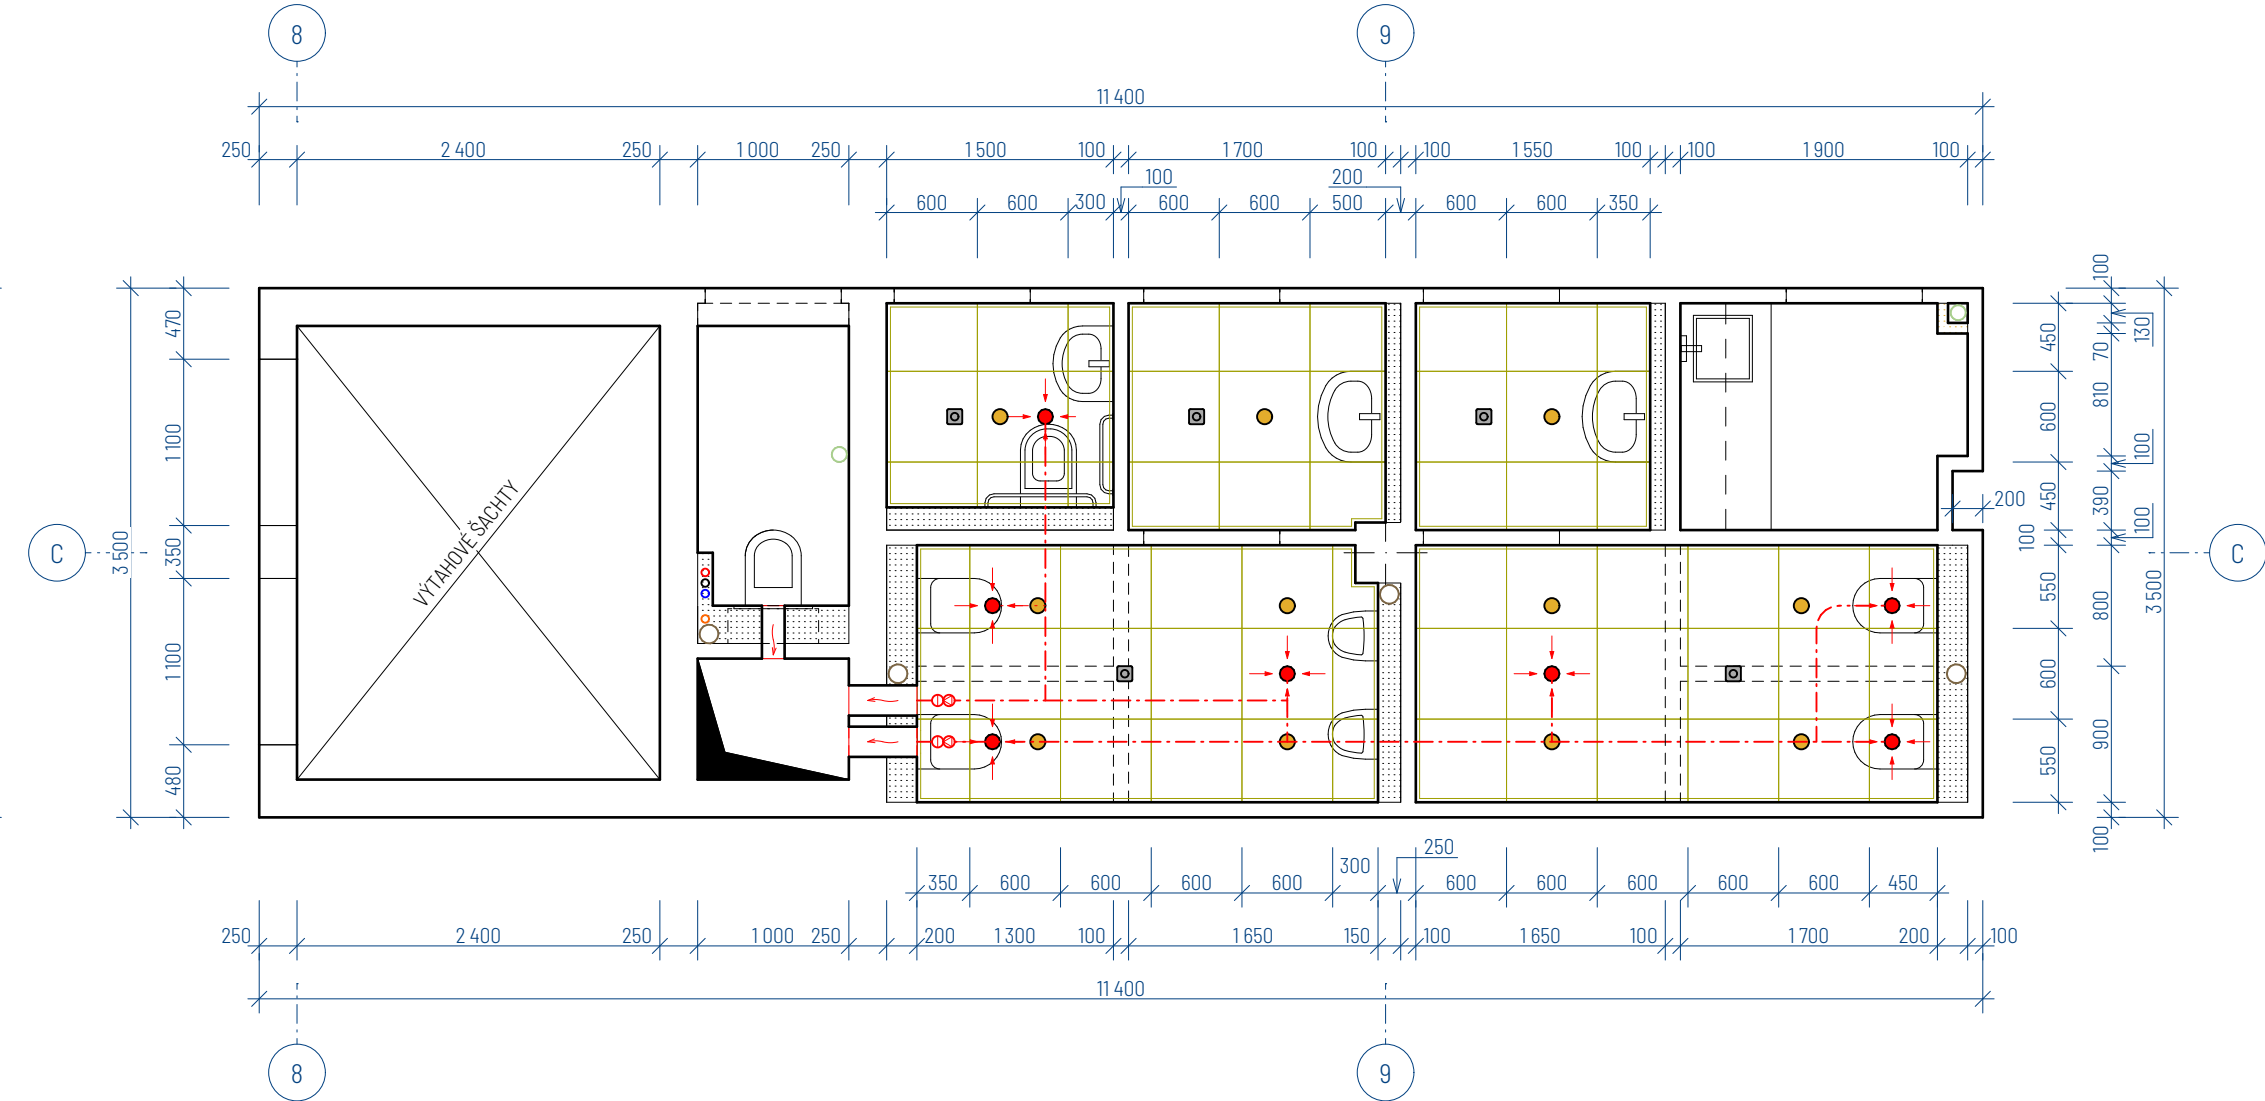

LEGENDA MATERIÁLŮ

- STÁVAJÍCÍ ŽIVO
- STÁVAJÍCÍ ŽIVO (POLOPŘÍČKA 2 200 mm)
- INSTALAČNÍ PŘEDSTĚNA SDK
- STÁVAJÍCÍ INST. PŘEDSTĚNA VYZDĚNA Z KERAM. PŘÍČKOVEK (VYBOURÁVANO)
- VYBOURÁVANÉ STÁVAJÍCÍ ŽIVO
- DOZDÍVANÁ PŘÍČKA NENOSNÁ POROBETONOVÉ TVÁRNICE TL. 100 mm

LEGENDA ZNAČEK

- STOUPACÍ POTR. VODOVODNÍHO POTRUBÍ (TEPLÁ, CÍRKLAČNÍ, STUDENÁ)
- STOUPACÍ POTRUBÍ POŽÁRNÍHO VODOVODNÍHO POTRUBÍ
- STOUPACÍ POTRUBÍ DEŠTĚVOD KANALIZACE
- STOUPACÍ POTRUBÍ SPLAŠKOVÉ KANALIZACE
- SMĚR PROUDĚNÍ/ODTAHU VZDUCHU
- HYDRANTOVÁ SKŘÍŇ S TVAROVÉ STÁLÓU HADICI ROZMĚRY 600x600x250 mm
- STROPNÍ SDK PODHLEDOVÉ KAZETY 600x600 mm
- STROPNÍ BODOVÉ LED SVÍTIDLO NAPONĚNÉ NA SENZOR POHYBU
- STROPNÍ ODTAHOVÉ TALÍŘOVÉ VÝSTUKY 100 mm
- 360° POHYBOVÉ ČIDLO SPÍNACÍ BODOVÁ SVĚTLA
- HORKOVZDURŠNÝ VYSOUSEČ RUKOU
- VENTILÁTOR POTRUBÍ (např. ACM 125T) + ZPĚTNÁ KLAPKA

POZNÁMKY:

- P1 SKLADBA PODLAH/OBKLAĐŮ SUCHÝCH PROVOZŮ: KERAMICKÁ DLAŽBA (DLE VÝBĚRU STAVEBNÍKA) SPÁROVACÍ HMOTA WEBER COLOR COMFORT LEPIDLO WEBER FOR PROFIFLEX 1000 PENETRACE PODKLADU WEBER HAFT RAPID VYSYPÁVNÍ A ZACÍŠTĚNÍ PODKLADU STÁVAJÍCÍ PODL. PO VYBOURÁNÍ STARÉ DLAŽBY
- P2 SKLADBA PODLAH/OBKLAĐŮ MOKRÝCH PROVOZŮ: (V MÍSTNOSTECH SE SPRCHOVÝM KOUTEM) KERAMICKÁ DLAŽBA (DLE VÝBĚRU STAVEBNÍKA) SPÁROVACÍ HMOTA WEBER COLOR COMFORT LEPIDLO WEBER FOR PROFIFLEX 1000 PENETRACE PODKLADU WEBER HAFT RAPID VYSYPÁVNÍ A ZACÍŠTĚNÍ PODKLADU STÁVAJÍCÍ PODL. PO VYBOURÁNÍ STARÉ DLAŽBY
- ÚROVEŇ KAZETOVÝCH PODHLEDŮ 2 400 mm
- VÝŠKA KERAMICKÝCH OBKLAĐŮ JE MIN. 2 400 mm (U POLOPŘÍČEK PO CELE VÝŠCE STĚNY cca 2 200 mm)
- VRCHNÍ ČÁST POLOPŘÍČEK BUDE TAKÉŽ ZAKRYTA OBKLADEM
- VE STŘEDOVÉ ČÁSTI JE NUTNO ZAJISTIT STÁVAJÍCÍ VĚTRACÍ OTVORY V ŠACHTĚ (BOČNÍ OTVORY) ODTAHOVÉ TALÍŘOVÉ VÝSTUKY VZT. JE NUTNO NAPONIT NA OTVOR V ŠACHTĚ SAMOSTATNÝM VENTILÁTOREM
- SAMOSTATNÝ VENTILÁTOR BUDE VE VŠECH PODLAŽÍCH U KAŽDEHO NAPONĚNÍ NA ŠACHTU
- DO VŠECH OCEL. ZÁRUBNÍ V TĚCHTO MÍSTNOSTECH BUDOU OSAZENÁ NOVÁ DVĚRNÍ KŘÍDLA
- DVĚRNÍ KŘÍDLA OZNAČENÉ "JE NUTNO VYBAVIT VĚT. HRÁZKOU PRO ZAJIŠTĚNÍ PROUDĚNÍ VZDUCHU
- DVĚRNÍ KŘÍDLA OZNAČENÉ "D7" JE NUTNO VYBAVIT PODELNÝM MADLEM Z DŮVODU MANIPULACE NA DVĚRNÍ KŘÍDLA OZNAČENÉ "D7" NESMÍ BYT NAMOTNOVÁN SAMOZAVÍRAČ
- SOUČÁSTÍ REKONSTRUKCE JE KOMPLETNÍ VÝMĚNA ZÁR. PŘEDMĚTŮ, DLAŽBY A OBKLAĐŮ
- VŠEČERÉ PÍSOČARY BUDOU VYBAVENÝ L. SPÍNACÍM SPLACHOVÁNÍ, KTERÝ REAGUJE NA POHYB
- REKONSTRUKCE KANALIZACE ZAČÍNÁ U PATNÍHO KOLÉNE STOUPACÍCH POTRUBÍ
- NUTNO ZAJISTIT DOSTATEČNÉ KOTVENÍ ZAŘÍZOVACÍCH PŘEDMĚTŮ DO SÁDKOKARTONOVÝCH PŘEDSTĚN
- VE VÝKRESECH PŮVODNÍHO STAVU ZNÁČÍ ŽLUTÁ BARVA BOURÁNÍ A ČERVENÁ VÝMĚNU DVĚRNÍCH KŘÍDEL

Kreslí :	Zodpovědný projektant:	Podpis:	STAR Pardubice s.r.o. Semtínská 56 533 53 Pardubice
Michal Škraňka	Ing. Zdeněk Štamberg		
Investor:	Krajský úřad Pardubického kraje		Číslo zakázky:
Místo:	Sukova 1260, Pardubice 530 02		č. kopie:
Kraj:	Pardubický		1910/2019
Akce:	„Konzervatoř Pardubice – rekonstrukce interiéru v učebnicové části“		Stupeň: DPS
			Formát: A2+
			Datum: 02/2020
			Měřítko: 1:50
Obsah:	SOCIÁLNÍ ZAŘÍZENÍ 4.NP		Část:
			č. výkresu: D.1.1