


# 6.N.P.

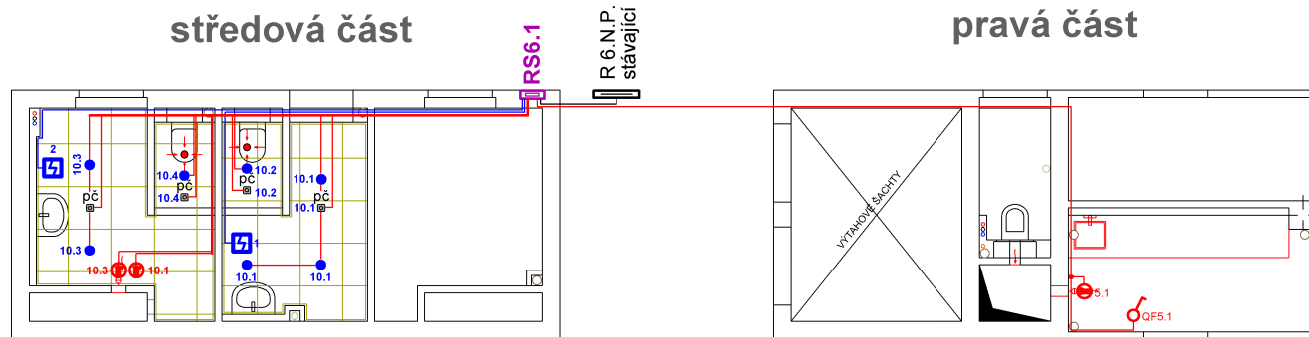

elektrický bezdotykový osoušeč rukou  
01461.W, 2050 W, m230 V



diagonální potrubní ventilátor  
ACM 125 (T)  
0,13 A, 30 W



podhledové kruhové svítidlo  
12 W, IP 44, 230 V/AC, 0,06 A, 850 lm, 4 000K  
barva svítidla bílá



nástěnná plastová rozvodnice na omítku  
COMBI - 36 N, 36 modulů, neprůhledné dveře  
barva bílá, IP 40, max. 63 A



spínač jednopólový 10 A, 250 V  
3558 - A 01340, barva bílá



PIR senzor  
rozsah detekce 360°, vzdálenost detekce 6 m  
230 V/AC, IP 20, podhledové, bílé



zdroj pro ovládání ventilů pisoárů  
dodávka zařízení ZTV

## LEGENDA

Proudová soustava : 3 + PEN stř. 50 Hz, 400 / 230 V, TN - C - S

Ochrana před nebezpečným dotykem : podle ČSN 33 2000 - 4 - 41  
automatickým odpojením od zdroje

Kreslil	Zodpovědný projektant	Podpis	STAR Pardubice s.r.o. Semtínská 56 533 53 Pardubice	
Ing. Tomáš Bárta	Ing. Tomáš Bárta			
Investor	Krajský úřad Pardubického kraje		Číslo zakázky 1910/2019 Stupeň : DPS Formát : 2 A 4 Datum : 03/2020 Měřítko : 1 : 75	Číslo kopie
Místo	Sukova 1260, Pardubice, PSČ 530 02			
Kraj	Pardubický			
Akce "Konzervatoř Pardubice rekonstrukce interiéru v učebnicové části"				
Obsah	Elektroinstalace - provozní rozvod silnoprůdu Sociální zařízení 6.N.P.		Část D.1.4.5.	Číslo výkresu D.1.4.5.8