



PŮDORYS 2.NP - NOVÝ STAV

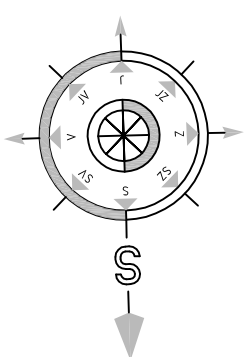

Tabulka místností		
Číslo	Jméno	Plocha [m ²]
3.1	CHODBA	22,81
3.2	CHODBA	4,62
3.3	SBOROVNA	14,11
3.4	SBOROVNA	13,28
3.5	ŠATNA	8,96
3.6	SPRCHA	2,64
3.7	WC	1,55
3.8	UČEBNA	55,25
3.9	UČEBNA	72,54
3.10	UČEBNA	56,1

Celková plocha [m²]: 251,86

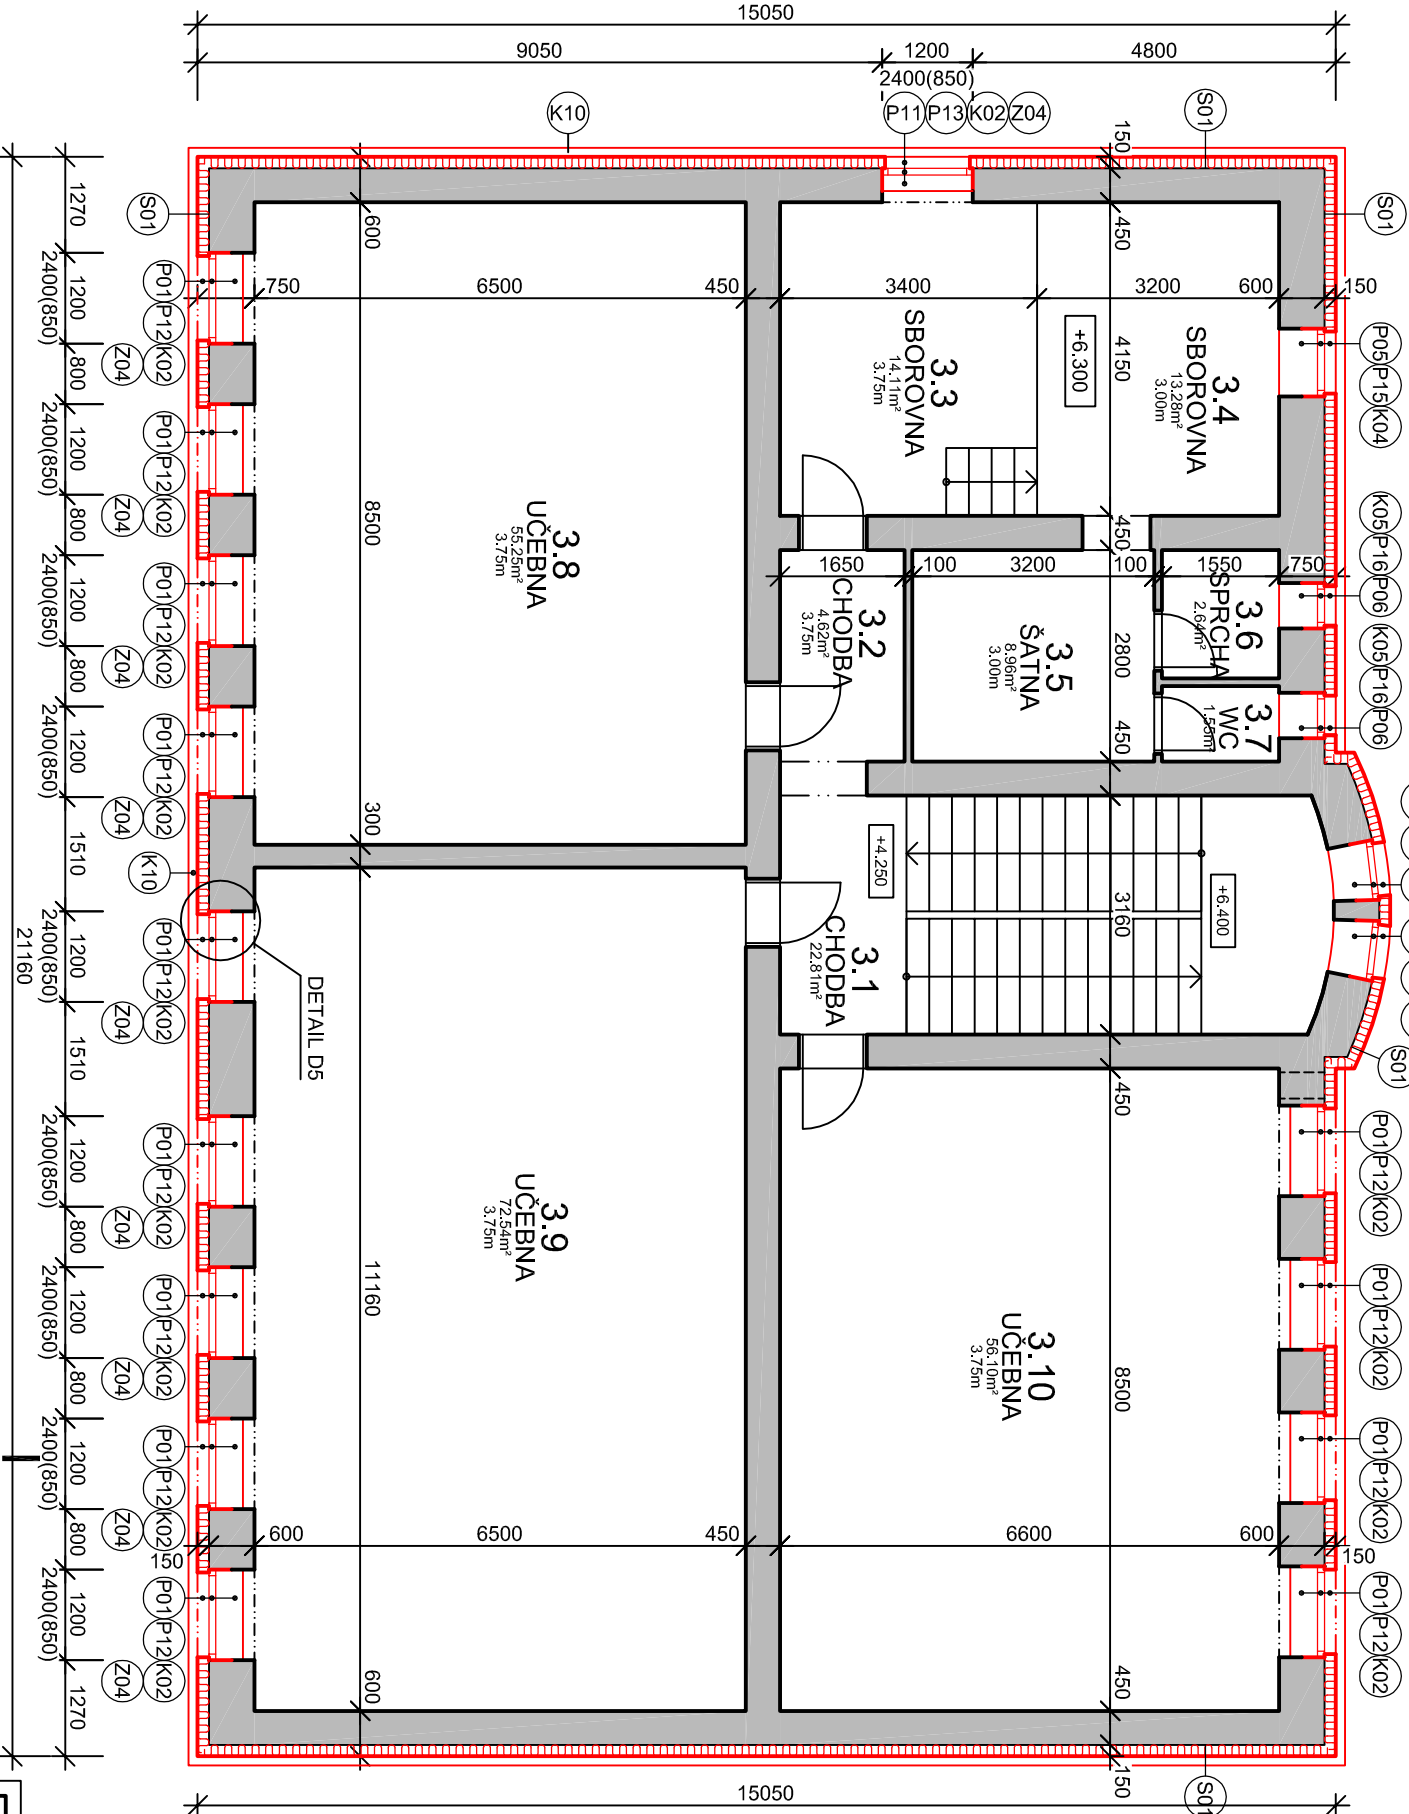

Vypracoval:	Zodpovědný projektant:	Hlavní inženýr projektu:
ING. Antonín NÁDVORNIK	ING. Jaroslav DVOŘÁK	ING. Jaroslav DVOŘÁK
Místo stavby: Richarda Kloudy 1134/4, 568 02 Svítavy		
Investor: Pardubický kraj, Komenského náměstí 125, 532 11 Pardubice		
Akce: Realizace úspor energie – SOU Svítavy, objekt Kloudy		
Objekt: SO 01 ZATEPLENÍ BUDOVY ŠKOLY		
Výkres: D.1.1 ARCHITEKTONICKO-STAVEBNÍ ŘEŠENÍ		
PŮDORYS 2.NP - NOVÝ STAV		
SINE s.r.o.		PROJEKČNÍ A INŽENYRSKÁ SPOLEČNOST
IČ: 288 14 878		IC: 288 14 878
+420 775 124 685		www.sinc.cz
Formát: 2 A4		Paré:
Datum: 12/2020		
Stupeň: DSJ		
Zak. č.: 201005		
Měřítko: 1:100		
Č.v.		D.1.1.12