



PŮDORYS PODKROVÍ

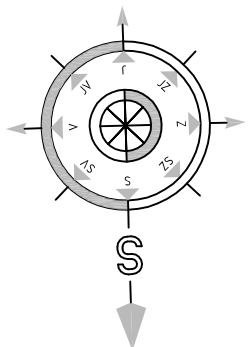

Tabulka místností		
Číslo	Jméno	Plocha [m ²]
4.1	CHODBA	6,68
4.2	UČEBNA	61,83
4.3	UKLID. MÍSTNOST	28,48
4.4	PŮDA	110,81

Celková plocha [m²]: 207,8

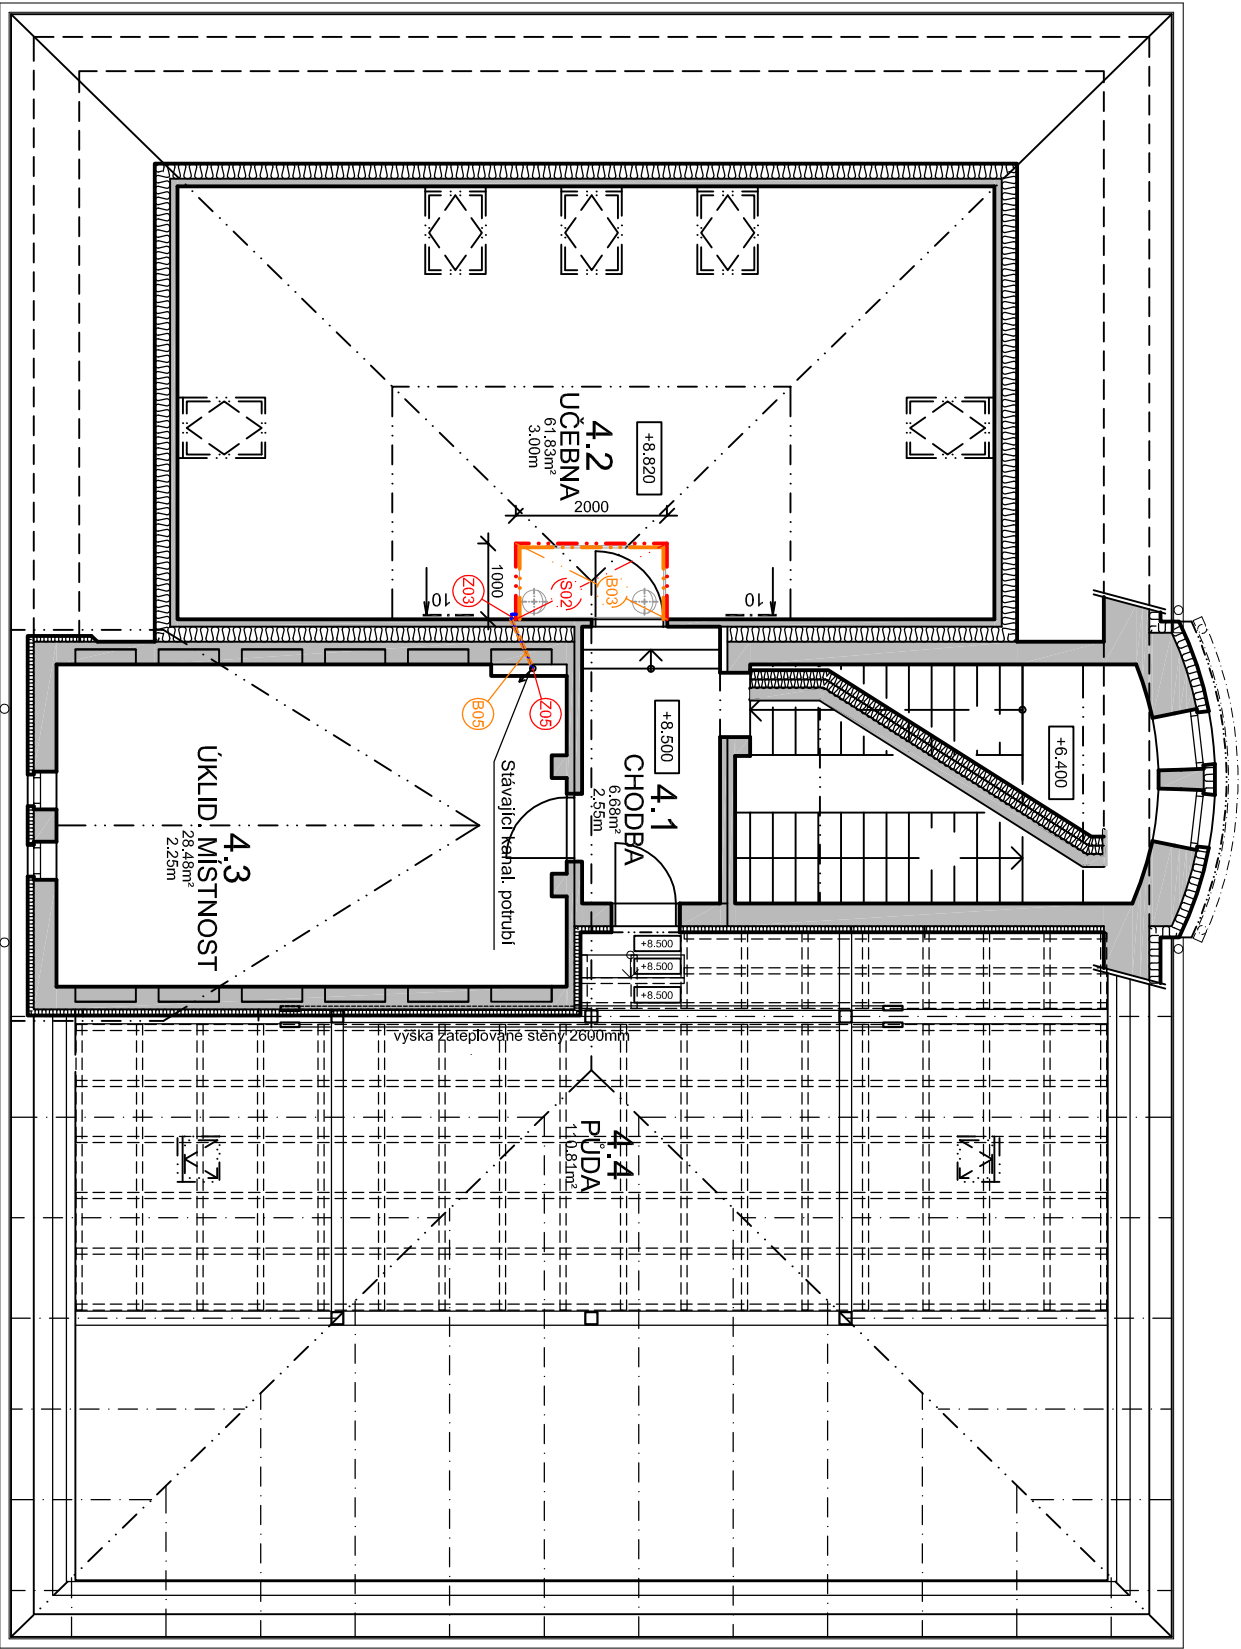

Vypracoval:	Zodpovědný projektant:	Hlavní inženýr projektu:
ING. Antonín NÁDVORNÍK	ING. Jaroslav DVOŘÁK	ING. Jaroslav DVOŘÁK
Místo stavby: Richarda Kloudy 1134/4, 568 02 Světlav		
Investor: Pardubický kraj, Komenského náměstí 125, 532 11 Pardubice		
Akce: Realizace úspor energie – SOU Světlav, objekt Kloudy		
Objekt: SO 02 NUCENÉ VĚTRÁNÍ		
Výkres: D.2.1 ARCHITEKTONICKO-STAVEBNÍ ŘEŠENÍ		
PŮDORYS PODKROVÍ		
SINE s.r.o. PROJEKČNÍ A INŽENYRSKÁ SPOLEČNOST +420 775 124 685 IČ: 288 14 878 www.sinc.cz		Formát: 2 A4 Datum: 12/2020 Stupeň: DSJ Zak. č.: 201005 Měřítko: 1:50 Č.v.: D.2.1.4