




PŮDORYS

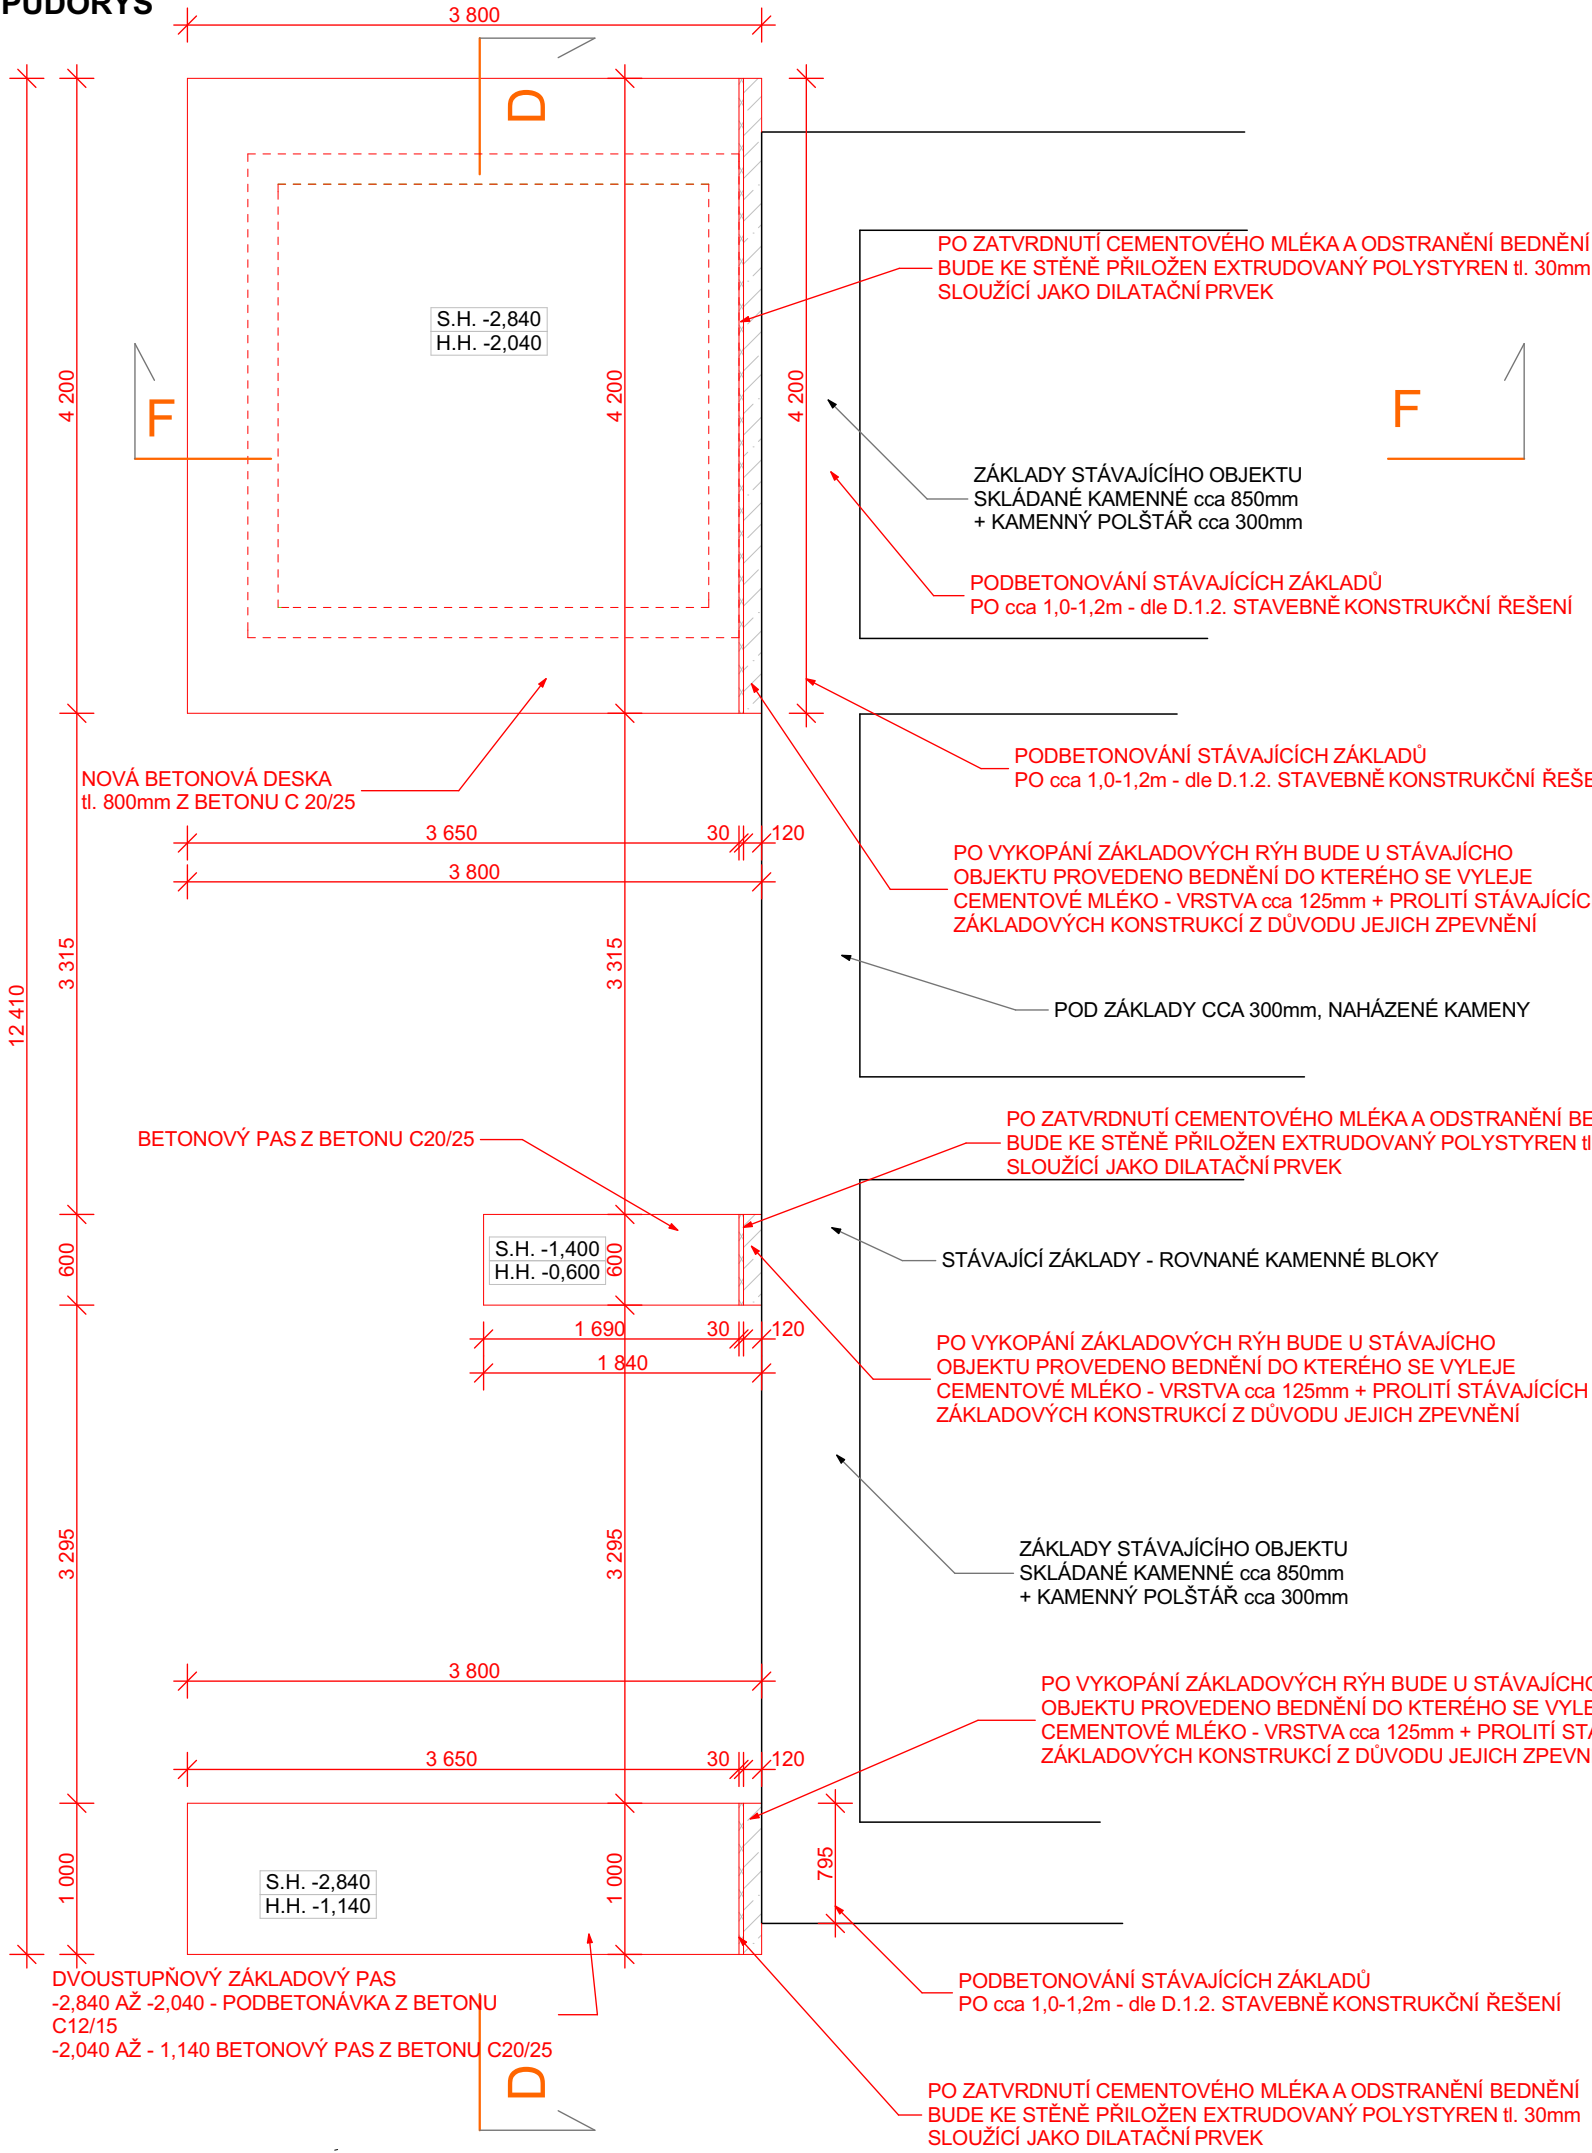

ŘEZ F-F

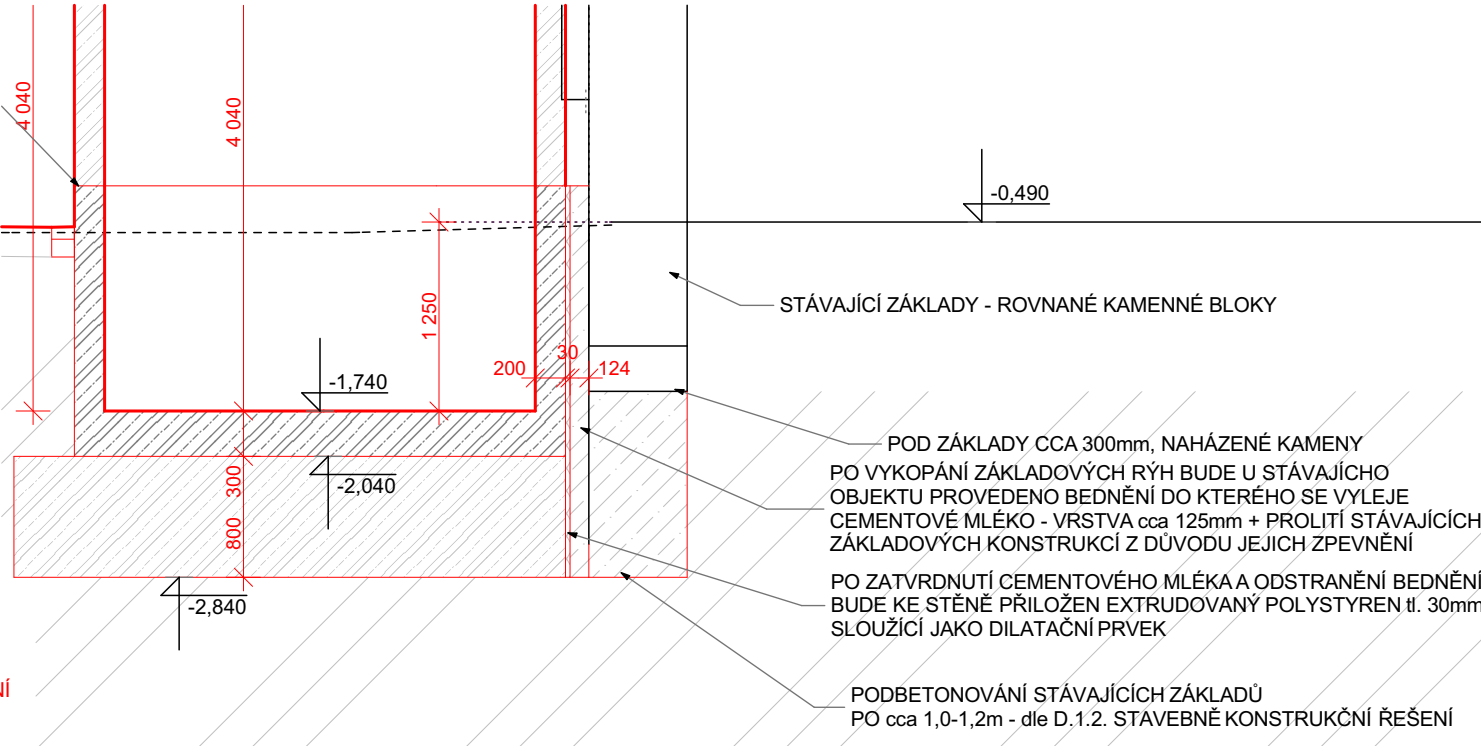

S

<div></div> <div>KIP spol. s r.o. LITOMYŠL INŽENÝRSKÁ A PROJEKTOVÁ ČINNOST TOULOVCOVO NAM. 156, 570 01 LITOMYŠL</div>		VEDOUcí ZAKÁZKY ING. PAVLA TMEJOVÁ		
		ZODP. PROJEKTANT ING. PAVLA TMEJOVÁ		
VYPRACOVAL VÁCLAV TMĚJ		MÍSTO STAVBY LITOMYŠL	DATUM 08-2020	
STUPĚŇ DOKUMENTACE PRO PROVÁDĚNÍ STAVBY			ZAK. Č. 3317- 63	
INVESTOR Pardubický kraj, Komenského náměstí 125, 532 11 Pardubice			Č.PARÉ	
STAVBA NPK, a.s., LITOMYŠLSKÁ NEMOCNICE, PAVILON (I) - ADAPTACE ČÁSTI PODKROVÍ S PŘÍSTAVBOU VÝTAHU A SCHODIŠTĚ				
VÝKRES PŮDORYS ZÁKLADŮ		MĚŘÍTKO 1:50	PROFESE D.1.1. - ARCH. STAV. ŘEŠENÍ	Č.VÝKR. D.1.1.2.