



ARCHIVNÍ MAPA K ROKU 1966 - ZDROJ WEB ČÚZK

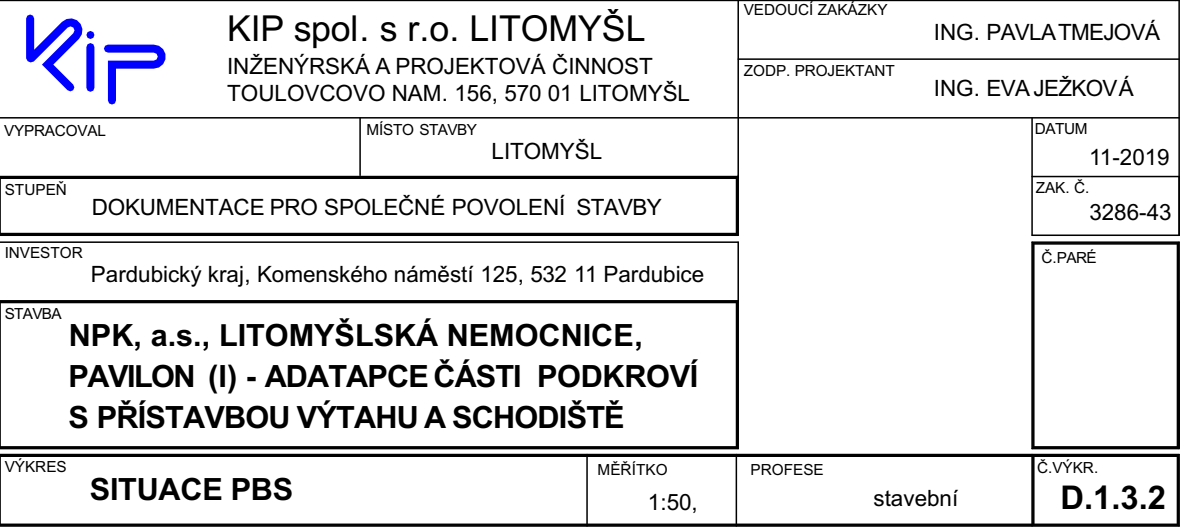


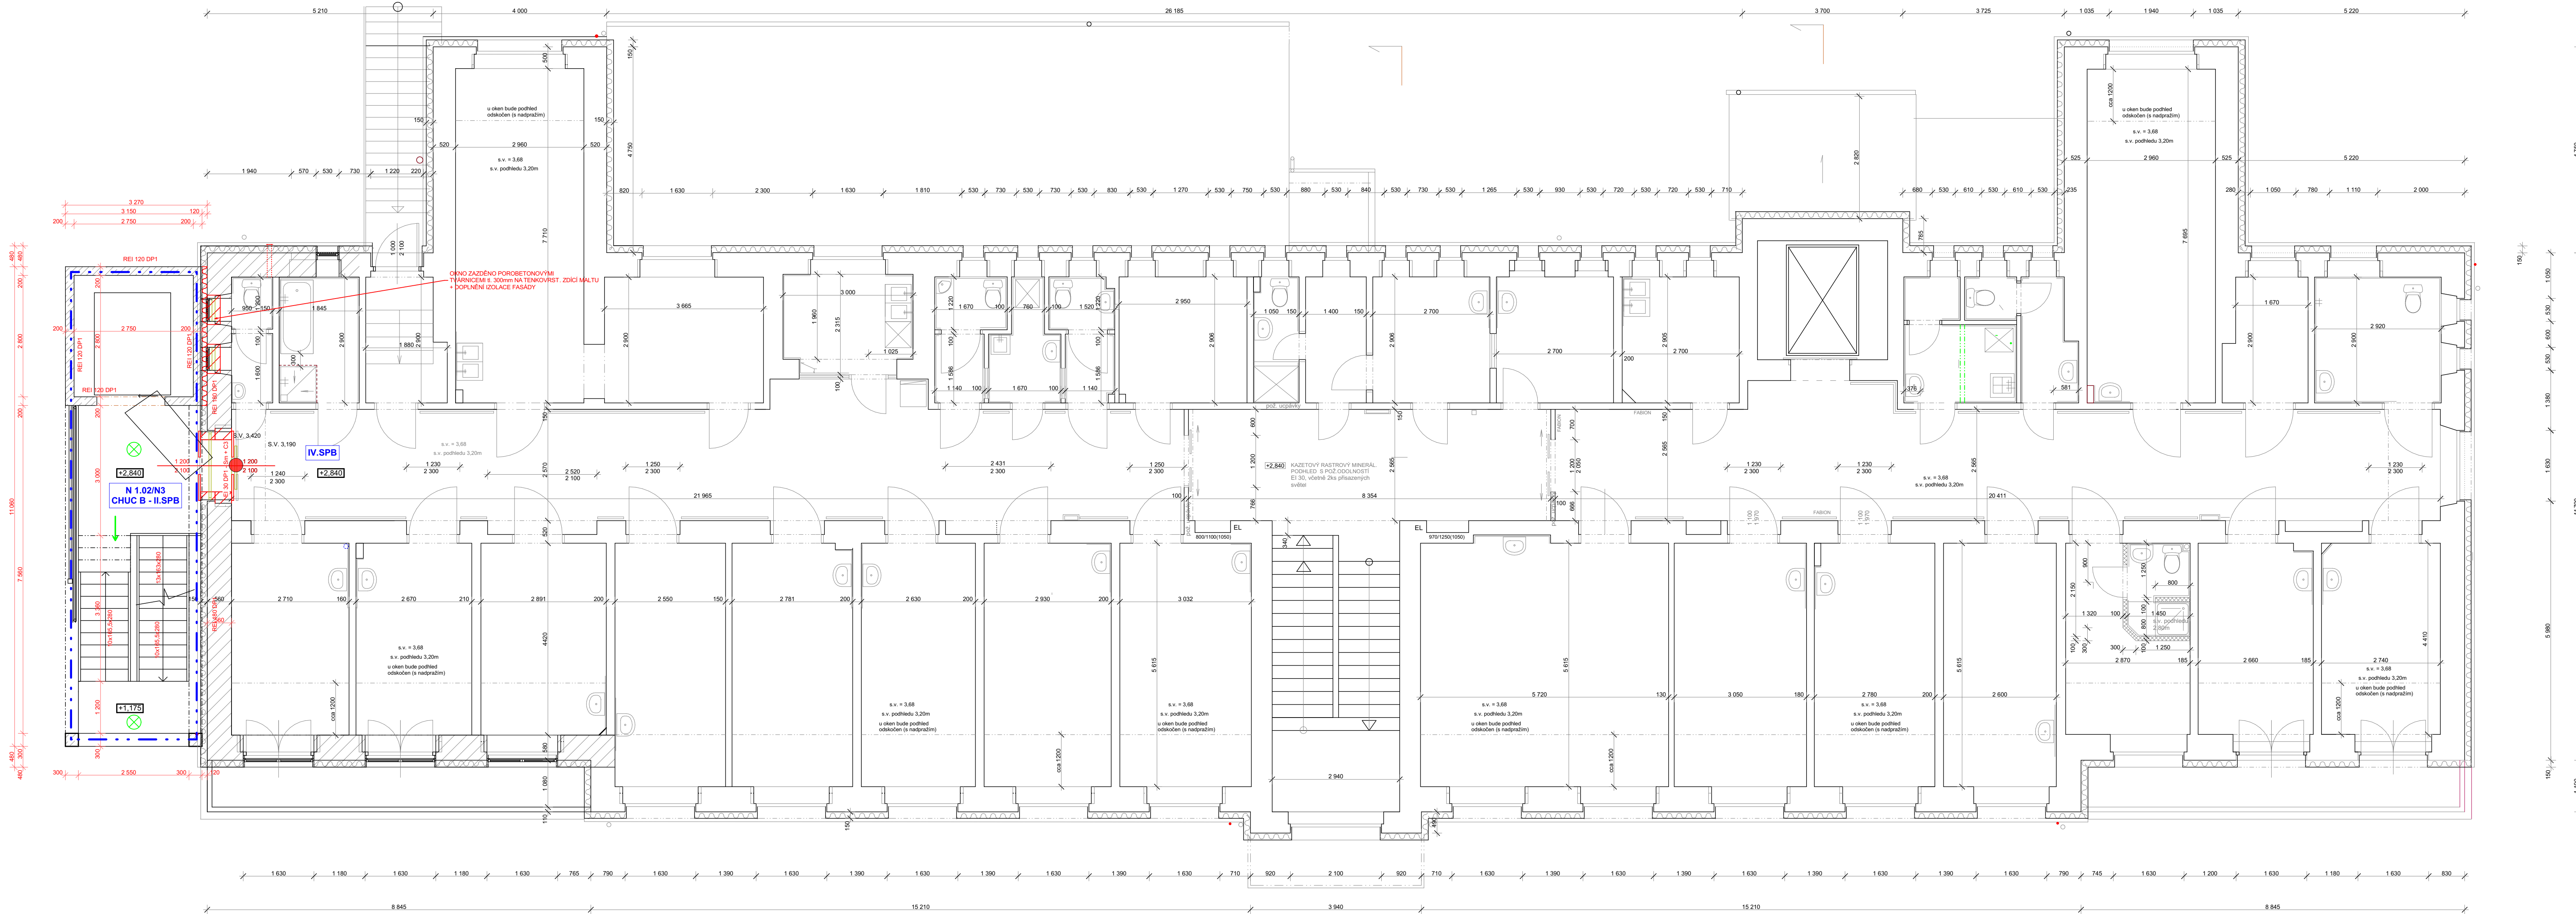


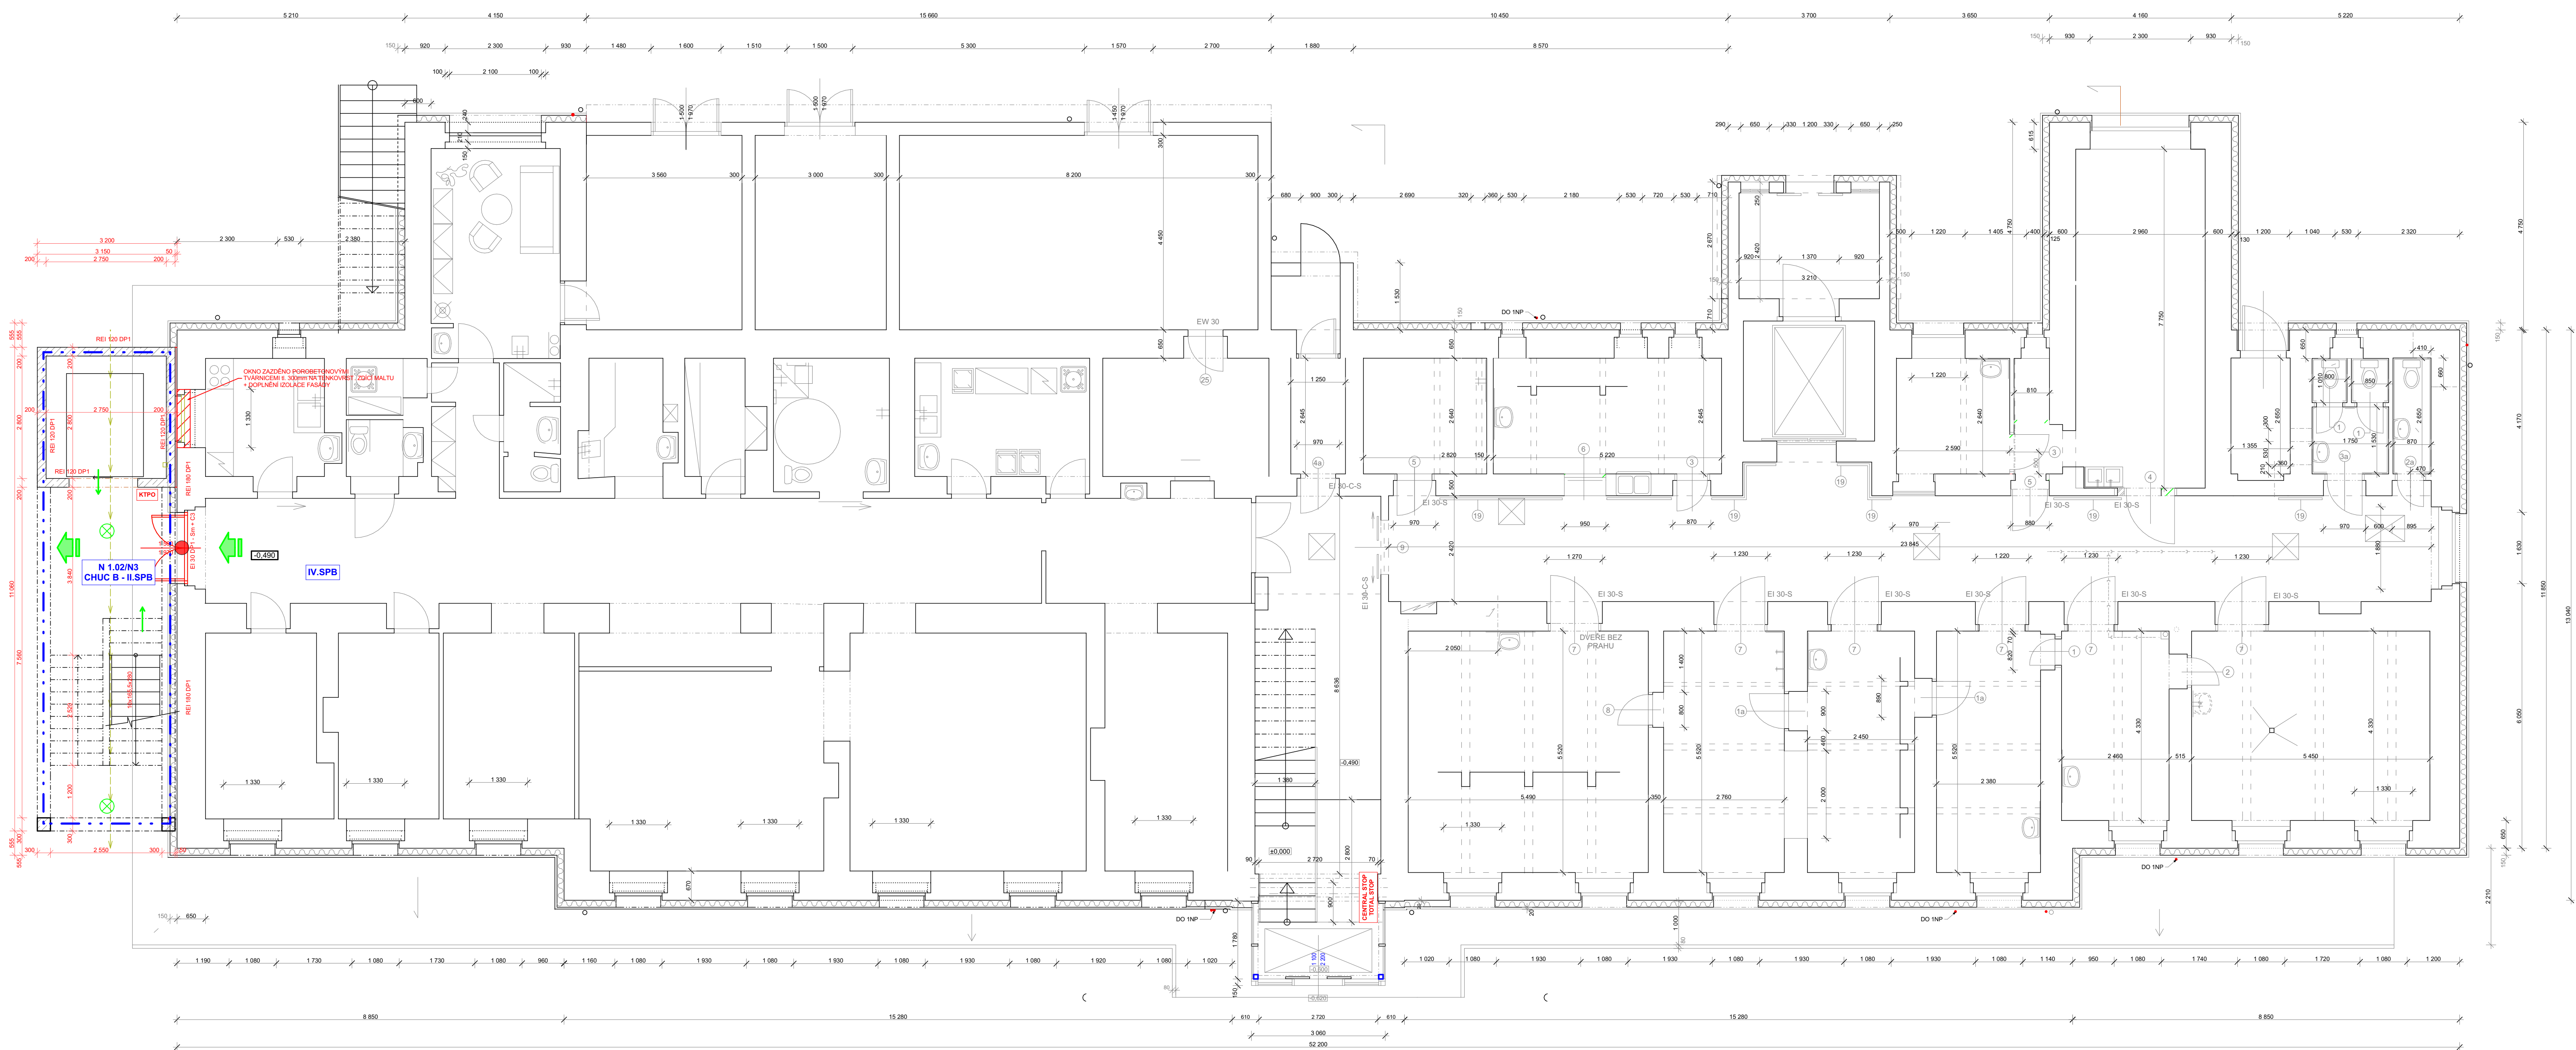

LEGENDA:  
• HROMOSVOD STÁVAJÍCÍ  
— BOUŘANÉ KONSTRUKCE  
— NOVÉ KONSTRUKCE  
— NOVÉ SDK PŘÍČKY

- — — — — HRANICE POŽÁRNÍHO ÚSEKU  
N 4.02 - III.SPB  
REI 180 DP1  
REI 30 DP3  
• POŽÁRNÍ UZÁVĚR S ODOLNOSTÍ EW 30 DP3 + C2  
• POŽÁRNÍ UZÁVĚR S ODOLNOSTÍ EI 30 DP3 S<sub>m</sub> + C3 (KOUŘOTĚSNÉ)  
⊗ NOUZOVÉ OSVĚTLENÍ  
→ SMĚR ÚNIKU OSOB  
→ NOUZOVÝ VÝCHOD  
△ PŘENOSNÝ HASÍČ PŘÍSTROJ DLE TYPU

	KIP spol. s r.o. LITOMYŠL INŽENÝRSKÁ A PROJEKTOVÁ ČINNOST TOULOVCOVO NÁM. 156, 570 01 LITOMYŠL		VEDOUcí ZÁKAZNÍK	ING. PAVLA TMEJJOVÁ
	VYPRACOVANÉ	MÍSTO STAVBY LITOMYŠL	ZODP. PROJEKTANT	ING. EVA JEŽKOVÁ
STUPEN	DOKUMENTACE PRO SPOLEČNÉ POVOLENÍ STAVBY		DATUM	11-2019
INVESTOR	Pardubický kraj, Komenského náměstí 125, 532 11 Pardubice		ZAK. Č.	3286-43
STAVBA	NPK, a.s., LITOMYŠLSKÁ NEMOCNICE, PAVILON (I) - ADAPTAČE ČÁSTI PODKROVÍ S PŘÍSTAVBOU VÝTAHU A SCHODIŠTĚ		CENY	
VÝKRES	PŮDORYS 1NP		PROFESÍ	stavěbní
	MĚŘÍTKO 1:50		ČÍSLO	D.1.3.3




LEGENDA:  
\* HROMOSVOD STÁVAJÍCÍ  
— BOURANÉ KONSTRUKCE  
— NOVÉ KONSTRUKCE  
— NOVÉ SDK PRÍČKY

- — — — —
- N 4.02 - III.SP.B
- REI 180 DP1
- REI 30 DP3
- 
- 
- ⊗
- 
- ↗
- △

HRANICE POŽÁRNÍHO ÚSEKU  
OZNAČENÍ POŽÁRNÍHO ÚSEKU S VYZNAČENÍM STUPNĚ BEZPEČNOSTI  
OZNAČENÍ POŽÁRNÍ ODOLNOSTI SVISLÉ KONSTRUKCE  
OZNAČENÍ POŽÁRNÍ ODOLNOSTI VODOROVNÉ KONSTRUKCE  
POŽÁRNÍ UZÁVĚR S ODOLNOSTÍ EW 30 DP3 + C2  
POŽÁRNÍ UZÁVĚR S ODOLNOSTÍ EI 30 DP3 S<sub>m</sub> + C3 (KOUŘOTĚSNÉ)  
NOUZOVÉ OSVĚTLENÍ  
SMĚR ÚNIKU OSOB  
NOUZOVÝ VÝCHOD  
PŘENOSNÝ HASÍČ PŘÍSTROJ DLE TYPU


<b>KIP</b> KIP spol. s r.o. LITOMYŠL INŽENÝRSKÁ A PROJEKTOVÁ ČINNOST TOULOVCOVO NÁM. 156, 570 01 LITOMYŠL		VEDOUcí ZAKÁZKY ING. PAVLATMEJOVÁ
VYPRACOVAL STUPEN INVESTOR STAVBA VÝKRES	MÍSTO STAVBY LITOMYŠL DOKUMENTACE PRO SOUČASNÉ POVOLENÍ STAVBY Pardubický kraj, Komenského náměstí 125, 532 11 Pardubice NPK, a.s., LITOMYŠLSKÁ NEMOCNICE, PAVILON (I) - ADAPTAČNÍ ČÁSTI PODKROVÍ S PŘÍSTAVBOU VÝTAHU A SCHODIŠTĚ	ZODP. PROJEKTANT ING. EVA JEŽKOVÁ DATUM 11-2019 ZAK. Č. 3286-43 Č. PRÁCE
PŮDORYS 2NP		MĚŘITKO 1:50 PROJEKCE stavební Č. VÝKRS D.1.3.4.

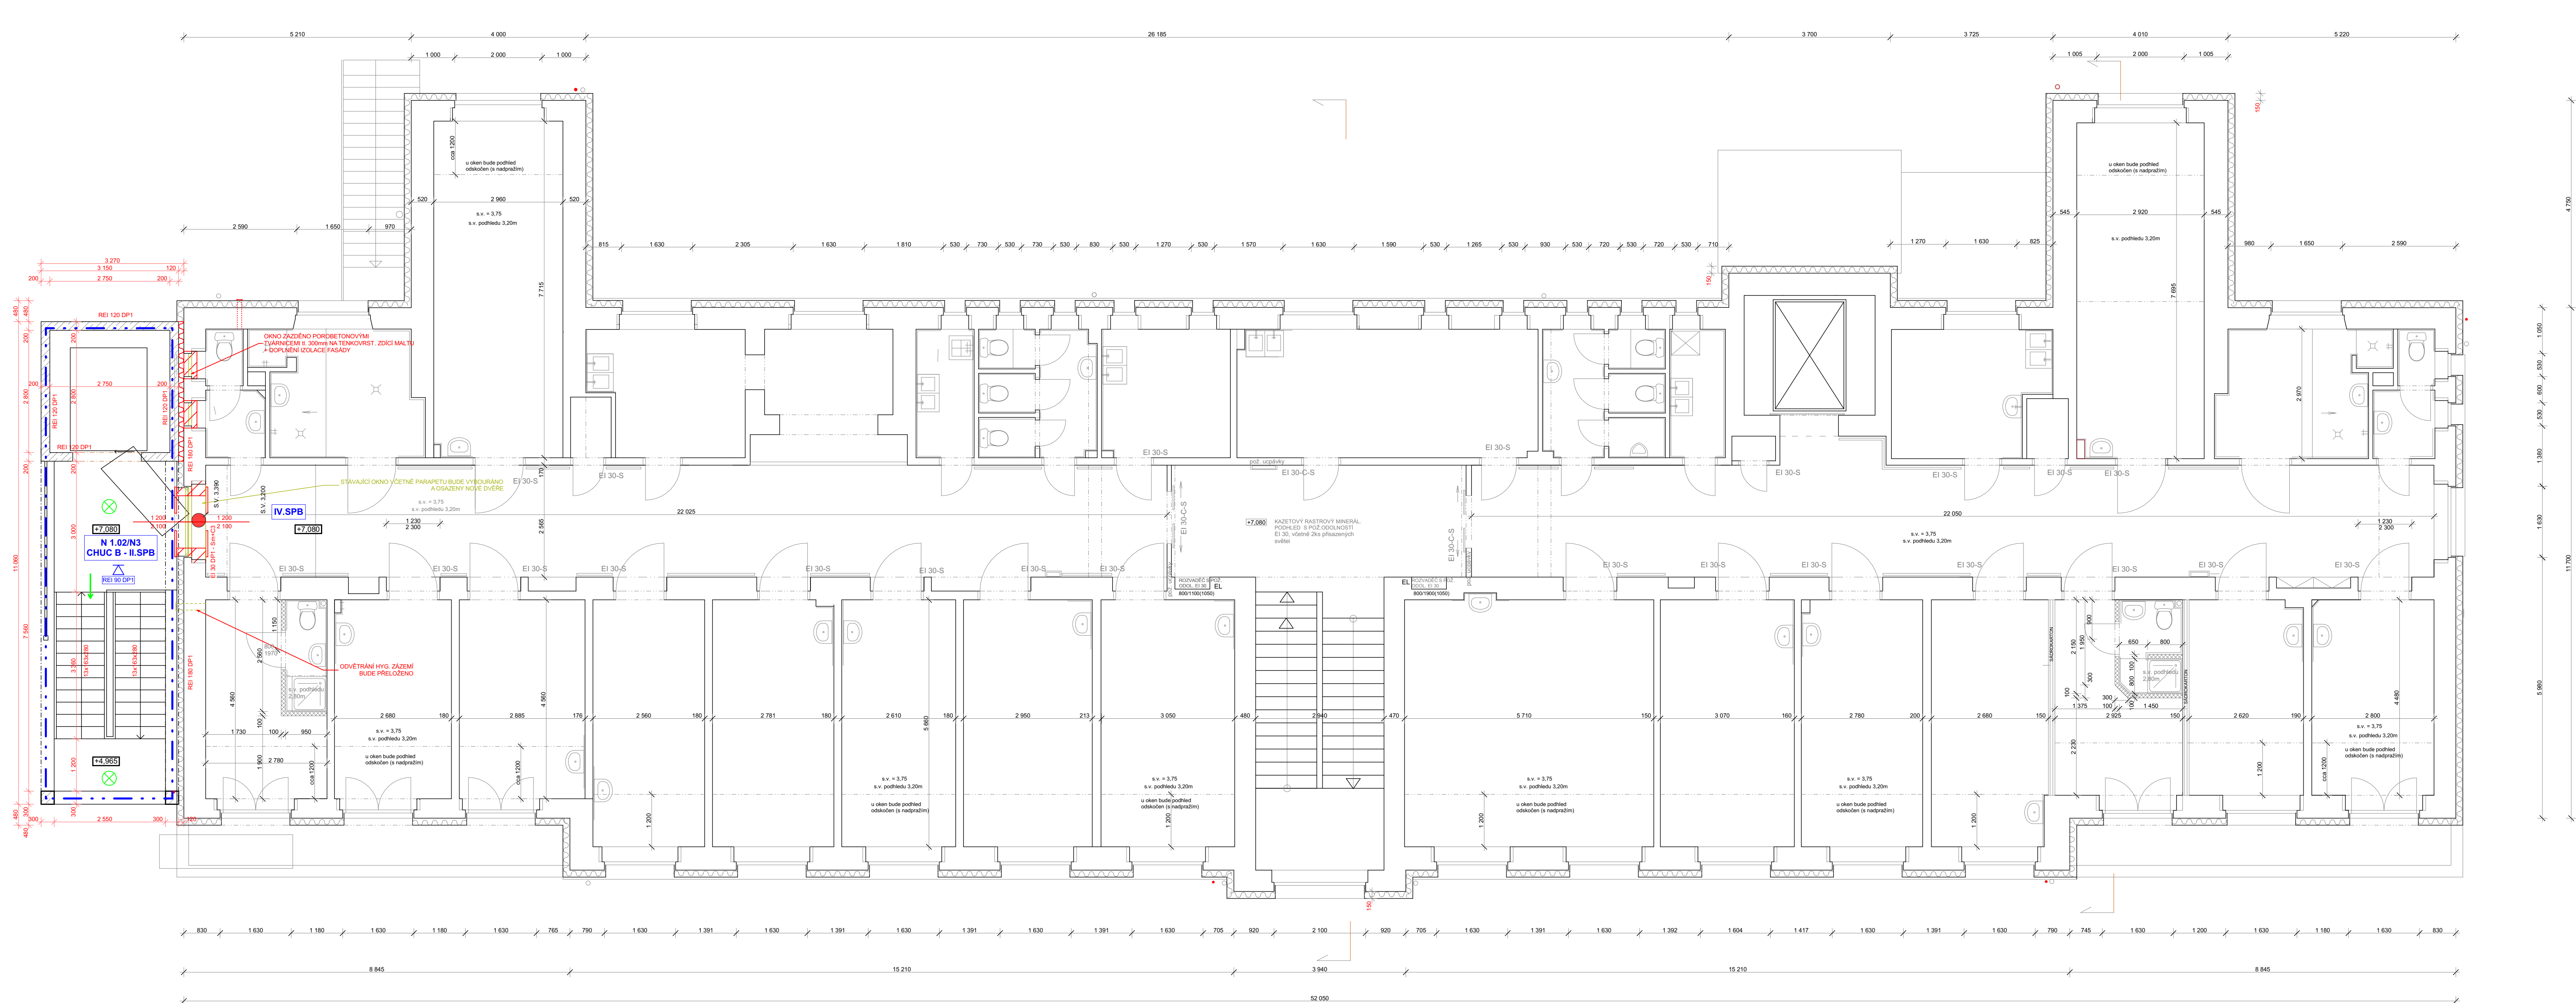


LEGENDA:  
• HROMOSVOD STÁVAJÍCÍ  
— BOURANÉ KONSTRUKCE  
— NOVÉ KONSTRUKCE  
■ NOVÉ SDK PŘÍČKY


- · — · —  
N 4.02 - III.SPB
- REI 180 DP1
- REI 30 DP3
- 
- 
- ⊗
- 
- ↗
- △

HRANICE POŽÁRNÍHO ÚSEKU  
OZNAČENÍ POŽÁRNÍHO ÚSEKU S VYZNAČENÍM STUPNÉ BEZPEČNOSTI  
OZNAČENÍ POŽÁRNÍ ODOLNOSTI SVISLÉ KONSTRUKCE  
OZNAČENÍ POŽÁRNÍ ODOLNOSTI VODOROVNÉ KONSTRUKCE  
POŽÁRNÍ UZÁVĚR S ODOLNOSTÍ EI 30 DP3 + C2  
POŽÁRNÍ UZÁVĚR S ODOLNOSTÍ EI 30 DP3 S<sub>m</sub> + C3 (KOUŘOTĚSNÉ)  
NOUZOVÉ OSVĚTLENÍ  
SMĚR ÚNIKU OSOB  
NOUZOVÝ VÝCHOD  
PŘENOSNÝ HASÍČÍ PŘÍSTROJ DLE TYPY

 KIP spol. s r.o. LITOMYŠL INŽENÝRSKÁ A PROJEKTOVÁ ČINNOST TOULOVCOVO NÁM. 156, 570 01 LITOMYŠL		VEDOUČÍ ZAKÁZKY ING. PAVLA TMEJJOVÁ
		ZODP. PROJEKTANT ING. EVA JEŽKOVÁ
VÝPRAVOVAL LITOMYŠL	MÍSTO STAVBY LITOMYŠL	DATUM 11-2019
STUPEŇ DOKUMENTACE PRO SPOLEČNÉ POVOLENÍ STAVBY		ZAK. Č. 3286-43
INVESTOR Pardubický kraj, Komenského náměstí 125, 532 11 Pardubice		C. PANE
STAVBA NPK, a.s., LITOMYŠLSKÁ NEMOCNICE, PAVILON (I) - ADAPTAČE ČÁSTI PODKROVÍ S PŘÍSTAVBOU VÝTAHU A SCHODIŠTĚ		
VÝKRES PŮDORYS 3NP	MĚŘITKO 1:50	PROJEKCE stavební
		ČÍSLO D.1.3.5.



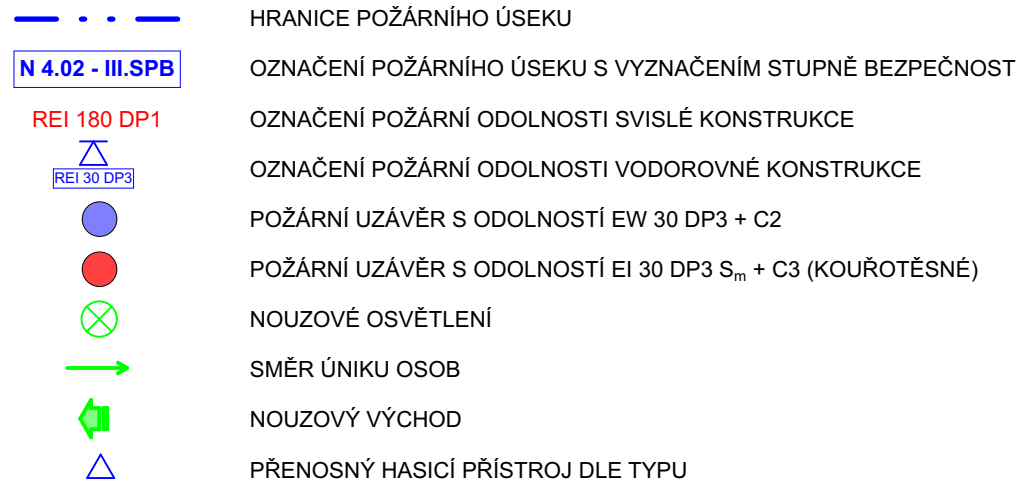

	<b>KIP spol. s r.o. LITOMÝŠL</b> INŽENÝRSKÁ A PROJEKTOVÁ ČINNOST TOULCOVČANOVA NAM. 156, 570 01 LITOMÝŠL		VEŘEJNOST ZÁKAZY	ING. PAVLA TMEJŮVÁ
	ZODP. PROJEKTANT		ING. EVA JEŽKOVÁ	
VYPRACOVAL	MÍSTO STAVBY LITOMÝŠL		DATUM 11-2019	
STUPEŇ DOKUMENTACE PRO SPOLEČNÉ POVOLENÍ STAVBY	INVESTOR Pardubický kraj, Komenského náměstí 125, 531 12 Pardubice		ZAK. Č. 3286-43	
STAVBA NPK, a.s., LITOMÝŠLSKÁ NEMOCNICE, PAVILON (I) - ADAPTAČE ČÁSTI PODKROVÍ S PŘÍSTAVBOU VÝTĚHU A SCHODIŠTĚ	PROFESE stavební		D.1.3.6	
VÝKRES PŮDORYS 4NP - NOVÝ STAV	MĚŘITKO 1:50,			