



PŮDORYS VZD 2.NP část A

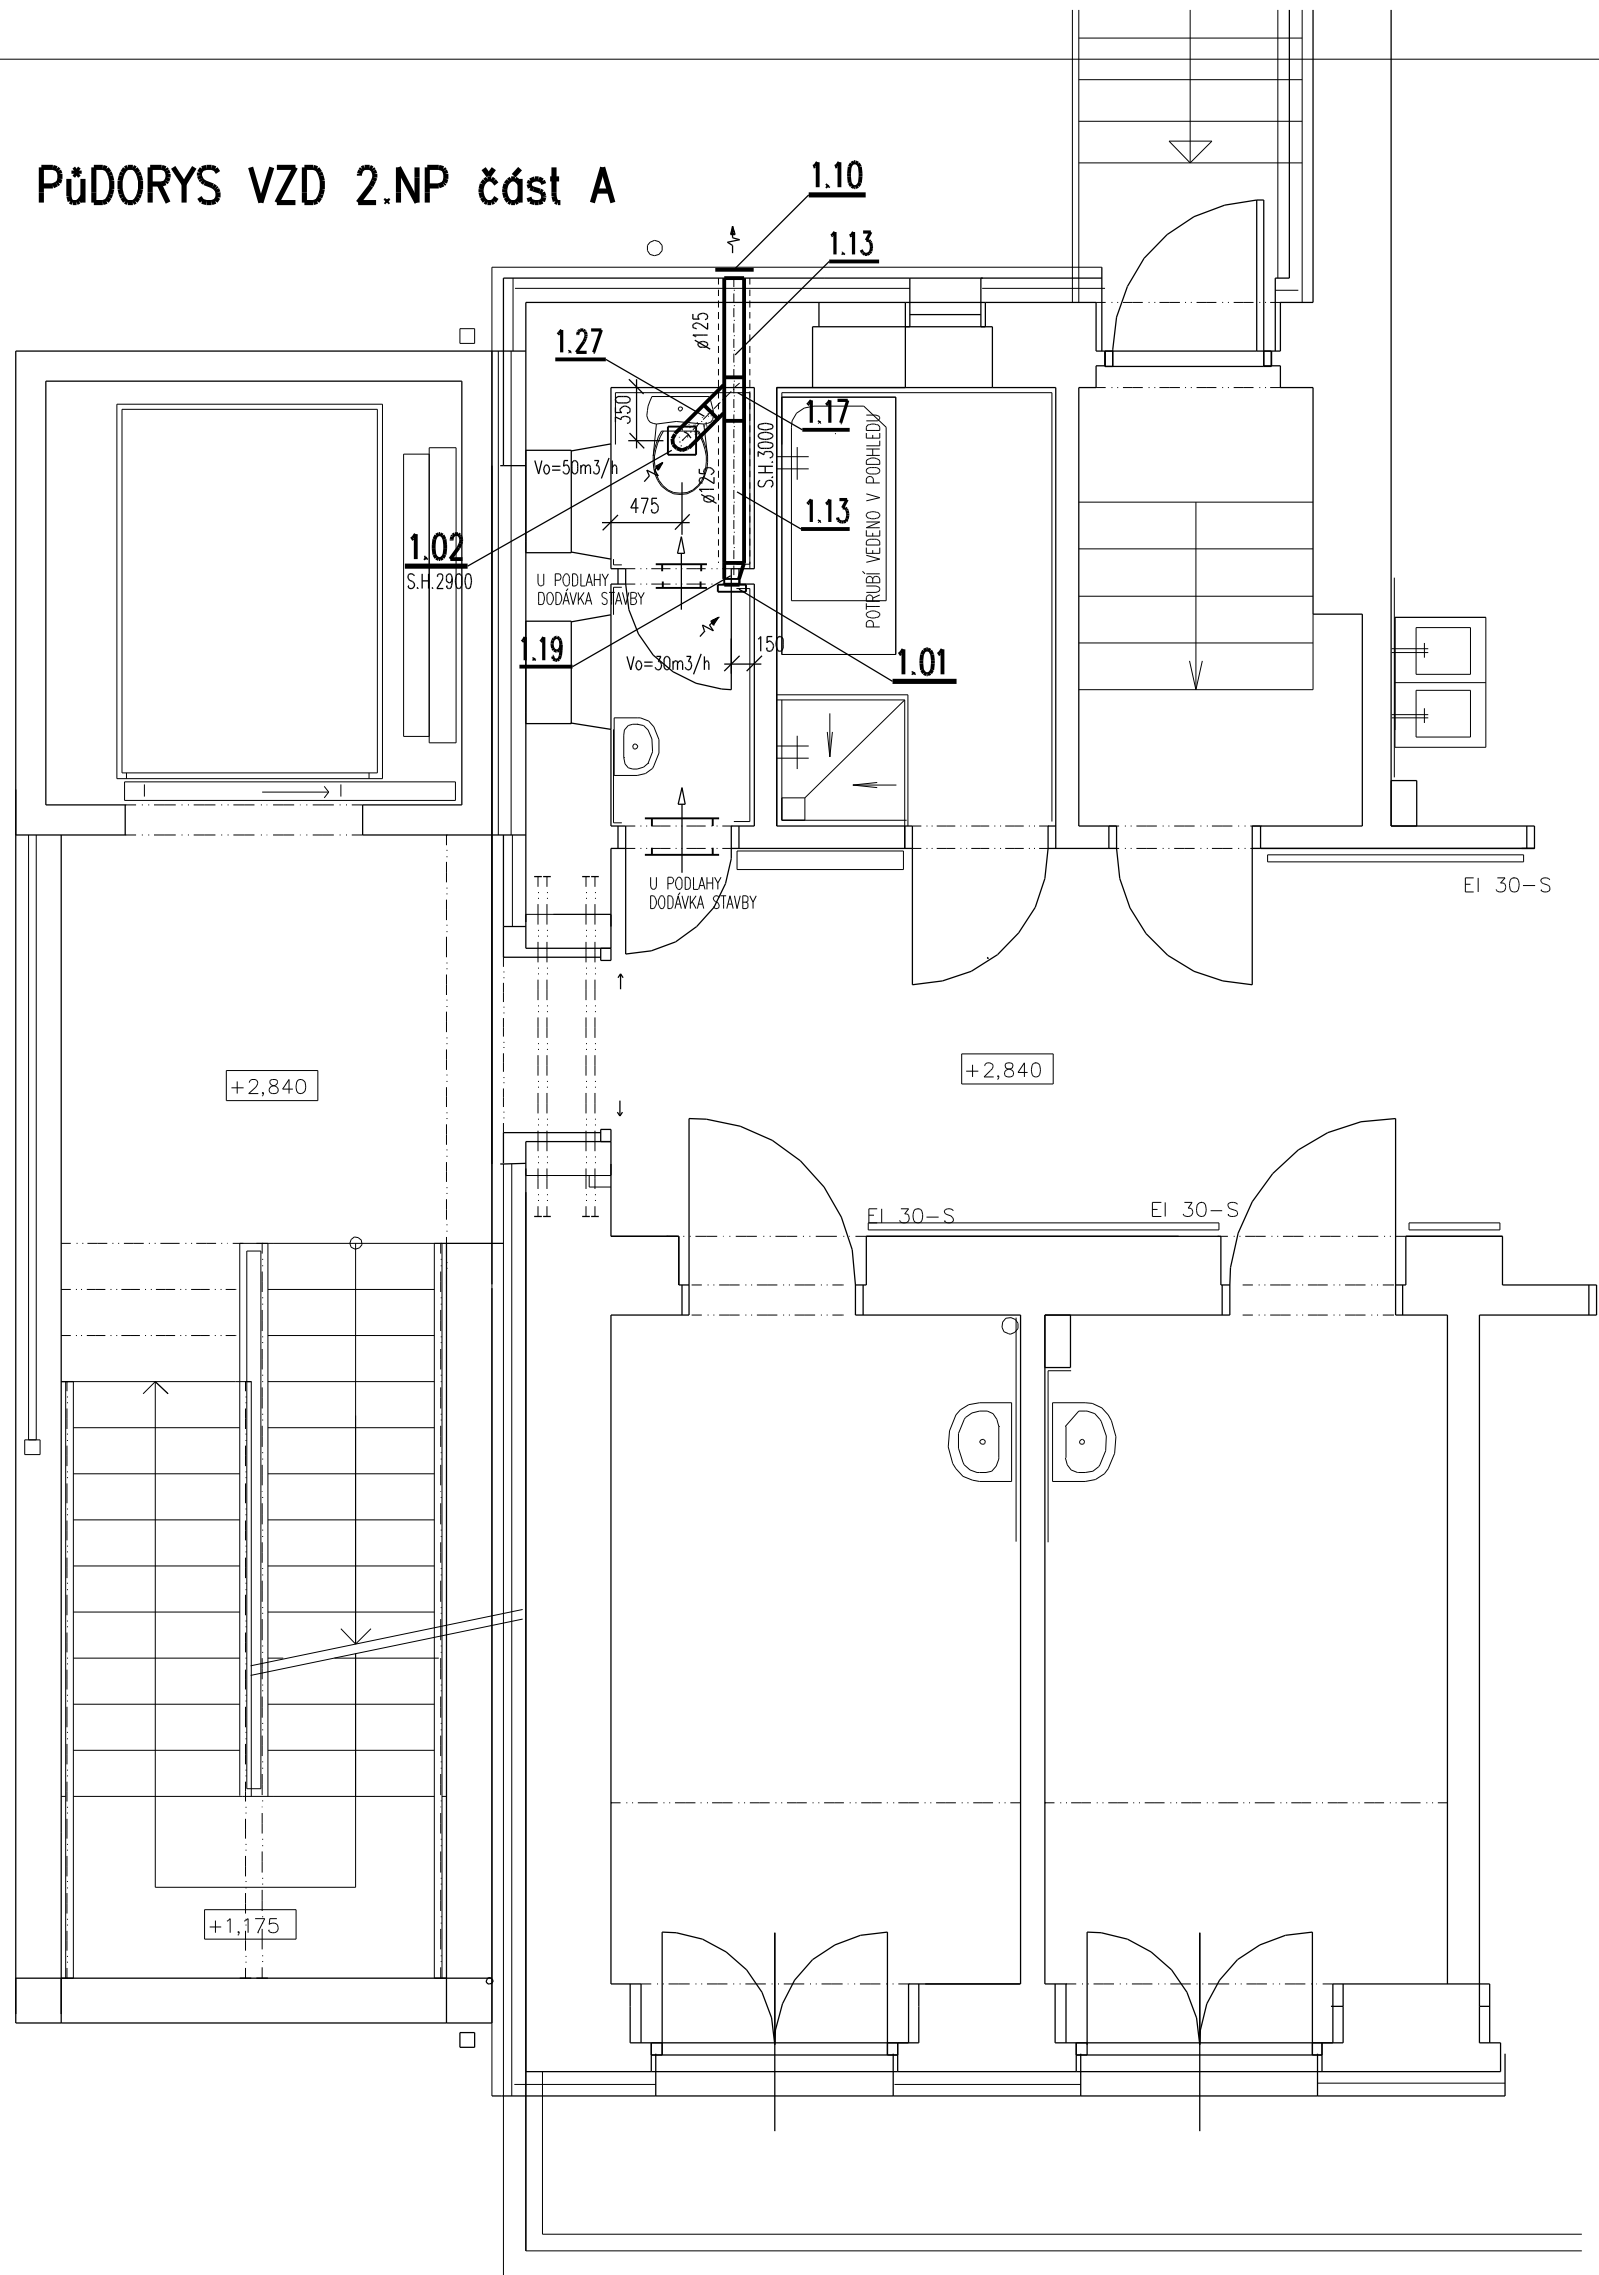


UPOZORNĚNÍ VZD

- 1) S.H. = SPODNÍ HRANA VZDUCHOTECHNICKÉHO ZAŘÍZENÍ NEBO POTRUBÍ OD PODLAHY
- 2) POTRUBÍ BUDE ZAVĚŠENO ZE STROPU A BUDE ULOŽENO PŘES GUMOVÉ PODLOŽKY
- 3) ZÁVĚSY NEBO PODPORY POTRUBÍ PROVÉST VE VZDÁLENOSTI 1,5 m DLE ZVÝKLOSTÍ MONTÁŽNÍ FIRMY (PŘESNÉ UMÍSTĚNÍ URČÍ ŠEFMONTÉR VZDUCHOTECHNIKY). MATERIÁL ODOLÁVAJÍCÍ KOROZI
- 4) OZNAČENÍ POTRUBÍ ----- ZNAČÍ POTRUBÍ S TEPELNOU a ZVUKOVOU IZOLACÍ
- 5) 600x500 NEBO $\frac{600}{500}$ NEBO prům.140 ZNAČÍ SVĚTLÉ ROZMĚRY POTRUBÍ v mm.
- 6) VÝŠKY POTRUBÍ JSOU VZTAŽENY K PODLAZE MÍSTNOSTI, KTEROU POTRUBÍ PROCHÁZÍ.
- 7) PROSTUPY PRO POTRUBÍ STŘECHOU PROVEDE STAVBA !!
PŘÍPADNÉ NEJASNOSTI JE NUTNO PŘED PROVEDENÍM KONZULTOVAT S PROJEKTANTEM.
- 8) PROSTUPY POTRUBÍ VZD STŘECHOU BUDE PROVEDENO S TRVALE VZDUCHOTĚSNÝM NAPOJENÍM POTRUBÍ POMOCÍ K TOMU PŘÍSLUŠNÝCH SYSTÉMOVÝCH PÁSEK NALEPENÝCH NA PLECHOVÉ POTRUBÍ !!
- 9) NEDÍLNOU SOUČÁSTÍ TÉTO VÝKRESOVÉ DOKUMENTACE JE TECHNICKÁ ZPRÁVA A TECH.SPECIFIKACE TOHOTO PROJEKTU !!
- 10) PŘED MONTÁŽÍ i v PRUBĚHU MONTÁŽE JE NUTNÁ KOORDINACE S PROFESEMI ZDRAVOTNÍ INSTALACE VYTÁPĚNÍ, ELEKTRO, SLABOPROUD, TECHNOLOGIE, STAVBA.

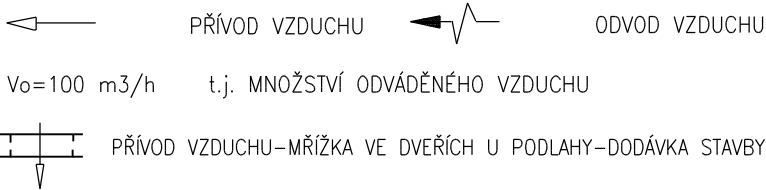


SITUACE ŘEŠENÍ VZD 2.NP

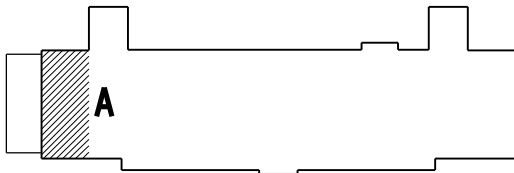

PŘESNÝ TECHNICKÝ POPIS JEDNOTLIVÝCH VZDUCHOTECHNICKÝCH ZAŘÍZENÍ, POTRUBÍ A TEPELNÝCH IZOLACÍ VIZ TECHNICKÁ SPECIFIKACE VZDUCHOTECHNIKY !!!

POZNÁMKA

PŘI PROVÁDĚNÍ JE NUTNO POSTUPOVAT DLE PLATNÝCH ČSN A TECHNOLOGICKÝCH PRAVIDEL S OHLEDEM NA VŠECHNY PLATNÉ PŘEDPISY BOZP.
POKUD DOJDE PŘI PROVÁDĚNÍ K NEJASNOSTEM NEBO NEPŘEDVÍDANÝM OKOLNOSTEM JE NUTNO NEPRODLENĚ INFORMOVAT PROJEKTANTA A UPŘESNIT DALŠÍ POSTUP PRACÍ.

<div> KIP spol. s r.o. LITOMYŠL IČO 15036499 INŽENÝRSKÁ A PROJEKTOVÁ ČINNOST TOULOVCOVO NÁM.156,570 01 LITOMYŠL</div>		VEDOUCÍ ZAKÁZKY ing. PAVLA TMEJOVÁ	
		ZODP.PROJEKTANT PROFESE ing. LIBOR SAUER	
MÍSTO STAVBY LITOMYŠL	VYPRACOVAL ing. LIBOR SAUER		DATUM 08/2020
STUPĚŇ DOKUMENTACE PRO PROVÁDĚNÍ STAVBY			ZAK.Č. 3317-63
INVESTOR PARDUBICKÝ KRAJ, KOMENSKÉHO NÁM.125, PARDUBICE 532 11			Č.PARÉ
STAVBA NEMOCNICE PARDUBICKÉHO KRAJE a.s., LITOMYŠLSKÁ NEMOCNICE PAVILON (I)-ADAPTACE ČÁSTI PODKROVÍ S PŘÍSTAVBOU VÝTAHU A SCHODIŠTĚ			
VÝKRES PUDORYS VZD části 2.NP +2,840m	MĚŘÍTKO 1:50	PROFESE D.1.4.4 VZDUCHOTECHNIKA	Č.VÝKR. D.1.4.4-3