


ŘEZ E - E

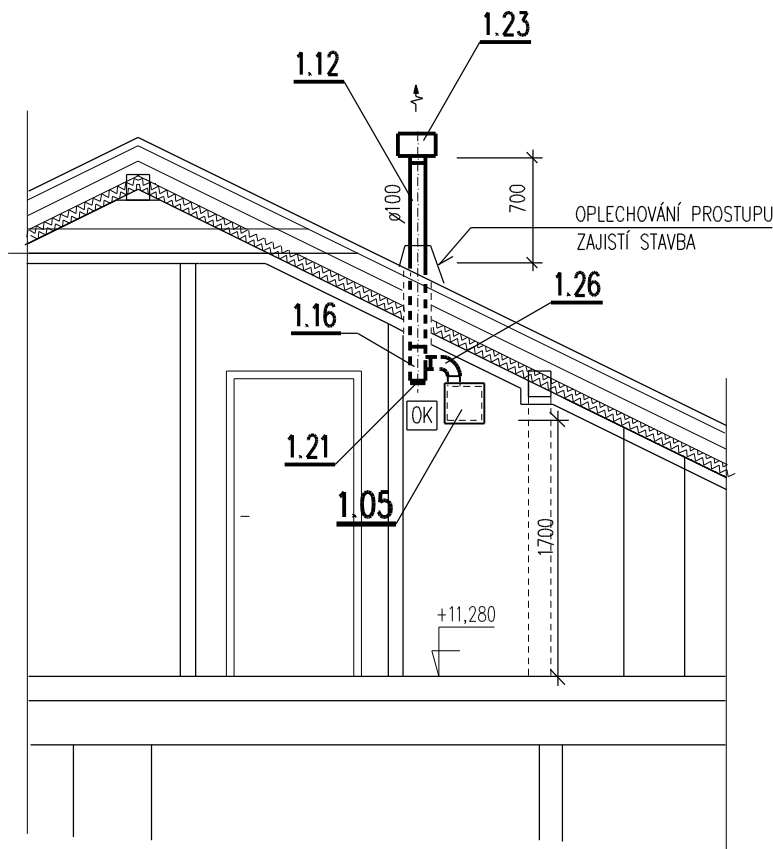

UPOZORNĚNÍ VZD


- 1) S.H. = SPODNÍ HRANA VZDUCHOTECHNICKÉHO ZAŘÍZENÍ NEBO POTRUBÍ OD PODLAHY
- 2) POTRUBÍ BUDE ZAVĚŠENO ZE STROPU A BUDE ULOŽENO PŘES GUMOVÉ PODLOŽKY
- 3) ZÁVĚSY NEBO PODPORY POTRUBÍ PROVÉST VE VZDÁLENOSTI 1,5 m DLE ZVÝKLOSTÍ MONTÁŽNÍ FIRMY (PŘESNÉ UMÍSTĚNÍ URČÍ ŠEFMONTÉR VZDUCHOTECHNIKY). MATERIÁL ODOLÁVAJÍCÍ KOROZI
- 4) OZNAČENÍ POTRUBÍ ----- ZNAČÍ POTRUBÍ S TEPELNOU a ZVUKOVOU IZOLACI
- 5) 600x500 NEBO 600/500 NEBO prům.140 ZNAČÍ SVĚTLÉ ROZMĚRY POTRUBÍ v mm.
- 6) VÝŠKY POTRUBÍ JSOU VZTAŽENY K PODLAŽE MÍSTNOSTI, KTEROU POTRUBÍ PROCHÁZÍ
- 7) PROSTUPY PRO POTRUBÍ STŘECHOU PROVEDE STAVBA !!  
PŘÍPADNÉ NEJASNOSTI JE NUTNO PŘED PROVEDENÍM KONZULTOVAT S PROJEKTANTEM.
- 8) PROSTUPY POTRUBÍ VZD STŘECHOU BUDE PROVEDENO S TRVALE VZDUCHOTĚSNÝM NÁPOJENÍM POTRUBÍ POMOCÍ K TOMU PŘÍSLUŠNÝCH SYSTÉMOVÝCH PÁSEK NALEPENÝCH NA PLECHOVÉ POTRUBÍ !!
- 9) NEDÍLNOU SOUČÁSTÍ TĚTO VÝKRESOVÉ DOKUMENTACE JE TECHNICKÁ ZPRÁVA A TECH.SPECIFIKACE TOHOTO PROJEKTU !!
- 10) PŘED MONTÁŽÍ i v PRUBĚHU MONTÁŽE JE NUTNÁ KOORDINACE S PROFESÍMI ZDRAVOTNÍ INSTALACE VYTÁPĚNÍ, ELEKTRO, SLABOPROUD, TECHNOLOGIE, STAVBA.

← PŘÍVOD VZDUCHU → ODVOD VZDUCHU

Vo=100 m3/h t.j. MNOŽSTVÍ ODVÁDĚNÉHO VZDUCHU

← PŘÍVOD VZDUCHU-MŘÍŽKA VE DVEŘÍCH U PODLAHY-DODÁVKA STAVBY

SITUACE ŘEŠENÍ VZD 4.NP

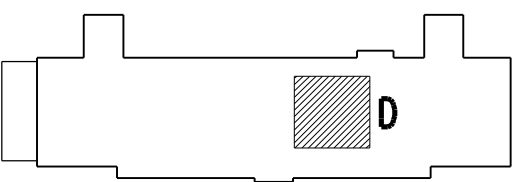

PŘESNÝ TECHNICKÝ POPIS JEDNOTLIVÝCH VZDUCHOTECHNICKÝCH ZAŘÍZENÍ, POTRUBÍ A TEPELNÝCH IZOLACÍ VIZ TECHNICKÁ SPECIFIKACE VZDUCHOTECHNIKY !!!

POZNÁMKA

PŘI PROVÁDĚNÍ JE NUTNO POSTUPOVAT DLE PLATNÝCH ČSN A TECHNOLOGICKÝCH PRAVIDEL S OHLEDEM NA VŠECHNY PLATNÉ PŘEDPISY BOZP.

POKUD DOJDE PŘI PROVÁDĚNÍ K NEJASNOSTEM NEBO NEPŘEDVÍDANÝM OKOLNOSTEM JE NUTNO NEPRODLENĚ INFORMOVAT PROJEKTANTA A UPŘESNIT DALŠÍ POSTUP PRACÍ.

<b>KIP spol. s r.o. LITOMYŠL</b> IČO 15036499 INŽENÝRSKÁ A PROJEKTOVÁ ČINNOST TOULOVCOVO NÁM.156,570 01 LITOMYŠL		VEDOUcí ZAKÁZKY ing. PAVLA TMEJOVÁ
MÍSTO STAVBY LITOMYŠL		PROJEKTANT ing. LIBOR SAUER
STUPĚŇ DOKUMENTACE PRO PROVÁDĚNÍ STAVBY		DATUM 08/2020
INVESTOR PARDUBICKÝ KRAJ, KOMENSKÉHO NÁM.125, PARDUBICE 532 11		ZAK.C. 3317-63
STAVBA NEMOCNICE PARDUBICKÉHO KRAJE a.s., LITOMYŠLSKÁ NEMOCNICE PAVILON (I)-ADAPTACE ČÁSTI PODKROVÍ S PŘÍSTAVBOU VÝTAHU A SCHODIŠTĚ		Č.PARÉ
VÝKRES PUDORYS VZD část 4.NP +11,280m, ŘEZ E-E	MĚŘÍTKO 1:50	PROFESE D.1.4.4 VZDUCHOTECHNIKA
		Č.VÝKR. D.1.4.4-6