

Legenda zařizovacích předmětů

1	WC	ZÁVĚSNÝ KERAMICKÝ KLOZET S HLUBOKÝM SPLACHOVÁNÍM, BARVA BILÁ, MONTÁŽNÍ PRVEK GEBERIT SE SPLACHOVACÍ NÁDRŽKOU, TYP DUOFIX, PŘIPOJENÍ S INTEGROVANÝM ROHOVÝM VENTILEM, OVLÁDACÍ TLAČÍTKO, MATNÝ CHROM, TERMOPLASTICKÉ SEDÁTKO SOFT-CLOSE
2	WC BEZBARIÉROVÉ	ZÁVĚSNÝ KERAMICKÝ KLOZET S HLUBOKÝM SPLACHOVÁNÍM, PRO TĚLESNÉ POSTIŽENÉ, BARVA BILÁ, MONTÁŽNÍ PRVEK GEBERIT SE SPLACHOVACÍ NÁDRŽKOU, TYP DUOFIX, PŘIPOJENÍ S INTEGROVANÝM ROHOVÝM VENTILEM, OVLÁDACÍ TLAČÍTKO, PRO DVOUOSINNE SPLACHOVÁNÍ, MATNÝ CHROM, TERMOPLASTICKÉ SEDÁTKO SOFT-CLOSE, PEVNÉ A SKLOPNÉ MADLO
3	SPRCHA	OBDELNÍKOVÝ TVAR, ROZMĚR 130x80 cm, VPUŠT SE ZÁPACHOVOU UZÁVĚRKOU, SKLENĚNÁ SPRCHOVÁ ZASTĚNA, NÁSTĚNNÁ PÁKOVÁ BATERIE SPRCHOVÁ, RUČNÍ SPRCHA, HADICE, DRŽÁK SPRCHY
4	SPRCHA BEZBARIÉROVÁ	DÍLAŽDNÝ SPRCHOVÝ KOUT ČTVERCOVÉHO TVARU, ROZMĚR 90x90 cm, PODLAHOVÁ VPUŠT SE ZÁPACHOVOU UZÁVĚRKOU, NÁSTĚNNÁ PÁKOVÁ BATERIE SPRCHOVÁ, RUČNÍ SPRCHA, HADICE, DRŽÁK SPRCHY, SKLOPNÉ SEDÁTKO, SVISLÉ A VODOROVNÉ MADLO
5	UMÝVADLO	ZÁVĚSNÉ KERAMICKÉ UMÝVADLO S OTVOREM PRO STOJÁNKOVOU BATERII, BARVA BILÁ, ROZMĚR 55x45 cm, ZÁPACHOVÁ UZÁVĚRKA, 2x ROHOVÝ VENTIL S FILTREM, BATERIE AUTOMATICKÁ SENZOROVÁ, MONTÁŽNÍ SOUPRAVA PRO UCHYCENÍ DO ZDIVA
6	UMÝVADLO	ZÁVĚSNÉ KERAMICKÉ UMÝVADLO S OTVOREM PRO STOJÁNKOVOU BATERII, BARVA BILÁ, ROZMĚR 40x30 cm, ZÁPACHOVÁ UZÁVĚRKA, 2x ROHOVÝ VENTIL S FILTREM, BATERIE AUTOMATICKÁ SENZOROVÁ, MONTÁŽNÍ SOUPRAVA PRO UCHYCENÍ DO ZDIVA
7	UMÝVADLO BEZBARIÉROVÉ	ZÁVĚSNÉ ERGONOMICKÉ KERAMICKÉ UMÝVADLO S OTVOREM PRO STOJÁNKOVOU BATERII, BARVA BILÁ, ROZMĚR 60x45 cm, ZÁPACHOVÁ UZÁVĚRKA, 2x ROHOVÝ VENTIL S FILTREM, BATERIE AUTOMATICKÁ SENZOROVÁ, MONTÁŽNÍ SOUPRAVA PRO UCHYCENÍ DO ZDIVA
8	VÝLEVKA	NÁSTĚNNÁ NEREZOVÁ VÝLEVKA, ROZMĚR 40x55x30 cm, SE SKLOPNOU PLASTOVOU MŘÍŽÍ, VODOROVNÝ ODPAD, NÁSTĚNNÁ PÁKOVÁ BATERIE S DLOUHÝM RAMINKEM
9	PRAČKA	PODOMITKOVÁ ZÁPACHOVÁ UZÁVĚRKA PRO PRAČKU SE ZPĚTNÝM UZÁVĚREM A KRYCÍ DESKOU Z NEZER OCELI, 1x ROHOVÝ VENTIL S FILTREM SDRUŽENÝ POD OMITKOU
10	MÝČKA	PODOMITKOVÁ ZÁPACHOVÁ UZÁVĚRKA PRO MÝČKU SE ZPĚTNÝM UZÁVĚREM A KRYCÍ DESKOU Z NEZER OCELI, 1x ROHOVÝ VENTIL S FILTREM SDRUŽENÝ POD OMITKOU
11	SUŠIČKA	PODOMITKOVÁ ZÁPACHOVÁ UZÁVĚRKA PRO PRAČKU SE ZPĚTNÝM UZÁVĚREM A KRYCÍ DESKOU Z NEZER OCELI
12	DEZINFEKČNÍ AUTOMAT NA PODLOŽNÍ MÍSY	PODOMITKOVÁ ZÁPACHOVÁ UZÁVĚRKA PRO MÝČKU SE ZPĚTNÝM UZÁVĚREM A KRYCÍ DESKOU Z NEZER OCELI, 1x ROHOVÝ VENTIL S FILTREM SDRUŽENÝ POD OMITKOU
13	PODLAHOVÁ VPUŠT	PODLAHOVÁ VPUŠT DN50 S VODOROVNÝM ODTOKEM A ZÁPACHOVOU UZÁVĚRKOU
14	JEDNODŘEZ	NEREZOVÝ JEDNODŘEZ S ODKAPÁVACÍ PLOCHOU PRO INSTALACI DO KUCHYŘSKÉ LINKY, ZÁPACHOVÁ UZÁVĚRKA, 2x ROHOVÝ VENTIL S FILTREM, STOJÁNKOVÁ PÁKOVÁ BATERIE S DLOUHÝM RAMINKEM
15	DŘEZ	NEREZOVÝ JEDNODŘEZ PRO MONTÁŽ NA STĚNU, ZÁPACHOVÁ UZÁVĚRKA, 2x ROHOVÝ VENTIL S FILTREM, STOJÁNKOVÁ PÁKOVÁ BATERIE S DLOUHÝM RAMINKEM
16	UMÝVADLO	UMÝVADLO ZABUDOVANÉ VE SKŘÍŇCE S OTVOREM PRO STOJÁNKOVOU BATERII, BARVA BILÁ, ROZMĚR 60x45 cm, ZÁPACHOVÁ UZÁVĚRKA, 2x ROHOVÝ VENTIL S FILTREM, BATERIE AUTOMATICKÁ SENZOROVÁ, MONTÁŽNÍ SOUPRAVA PRO UCHYCENÍ DO ZDIVA

Legenda značení


- KANALIZACE PŘIPOJOVACÍ, POTRUBÍ Z PP HT
- KANALIZACE KONDENZÁTU, POTRUBÍ Z PP HT
- KANALIZACE SPLAŠKOVÁ, POTRUBÍ Z PP HT
- STOUPACÍ POTRUBÍ SPLAŠKOVÉ KANALIZACE Z PP HT
- STOUPACÍ POTRUBÍ PRO ODVOD KONDENZÁTU, POTRUBÍ Z PP HT

Poznámka

- PŘIPOJOVACÍ A STOUPACÍ KANALIZAČNÍ POTRUBÍ BUDE PŘEVEDENO Z PP HT, VE VÝKRESE JE ZNAČEN VNĚJŠÍ PRŮMĚR POTRUBÍ
- PŘIPOJOVACÍ POTRUBÍ BUDE PŘEVEDENO V MIN. SPÁDU 2%
- SVODNÉ POTRUBÍ SPLAŠKOVÉ KANALIZACE BUDE PŘEVEDENO V MIN. SPÁDU 2%
- VEŠKERÉ STOUPACÍ POTRUBÍ KANALIZACE BUDE ODVĚTRÁNO NAD STŘECHU A UKONČENO VĚTRACÍ HLAVICÍ
- USPOŘÁDÁNÍ ROZVODŮ JE NUTNÉ UPŘESNIT PŘI PROVÁDĚNÍ STAVBY A KOORDINOVAT S OSTATNÍMI PROFESEMI
- MONTÁŽE JE NUTNO PROVÁDĚT DLE MONTÁŽNÍCH PŘEDPISŮ JEDNOTLIVÝCH VÝROBČŮ A MATERIÁLŮ, PROVÁDĚCÍCH PŘEDPISŮ, PLATNÝCH NOREM A VÝHLÁŠEK
- V M.Č. 1.07 BUDE PŘÍPRAVA PRO UMÝVADLO, VANU, SPRCHU A WC

Rozměry potrubí

PP HT	NEJVĚTŠÍ VNĚJŠÍ PRŮMĚR TRUBKY	TLOUŠTKA STĚNY TRUBKY	HLOUBKA HRDLA
DN	MM	MM	MM
50	63	1,8	56
75	88	1,9	61
110	125	2,7	76
125	143	3,1	82
160	181	3,9	100

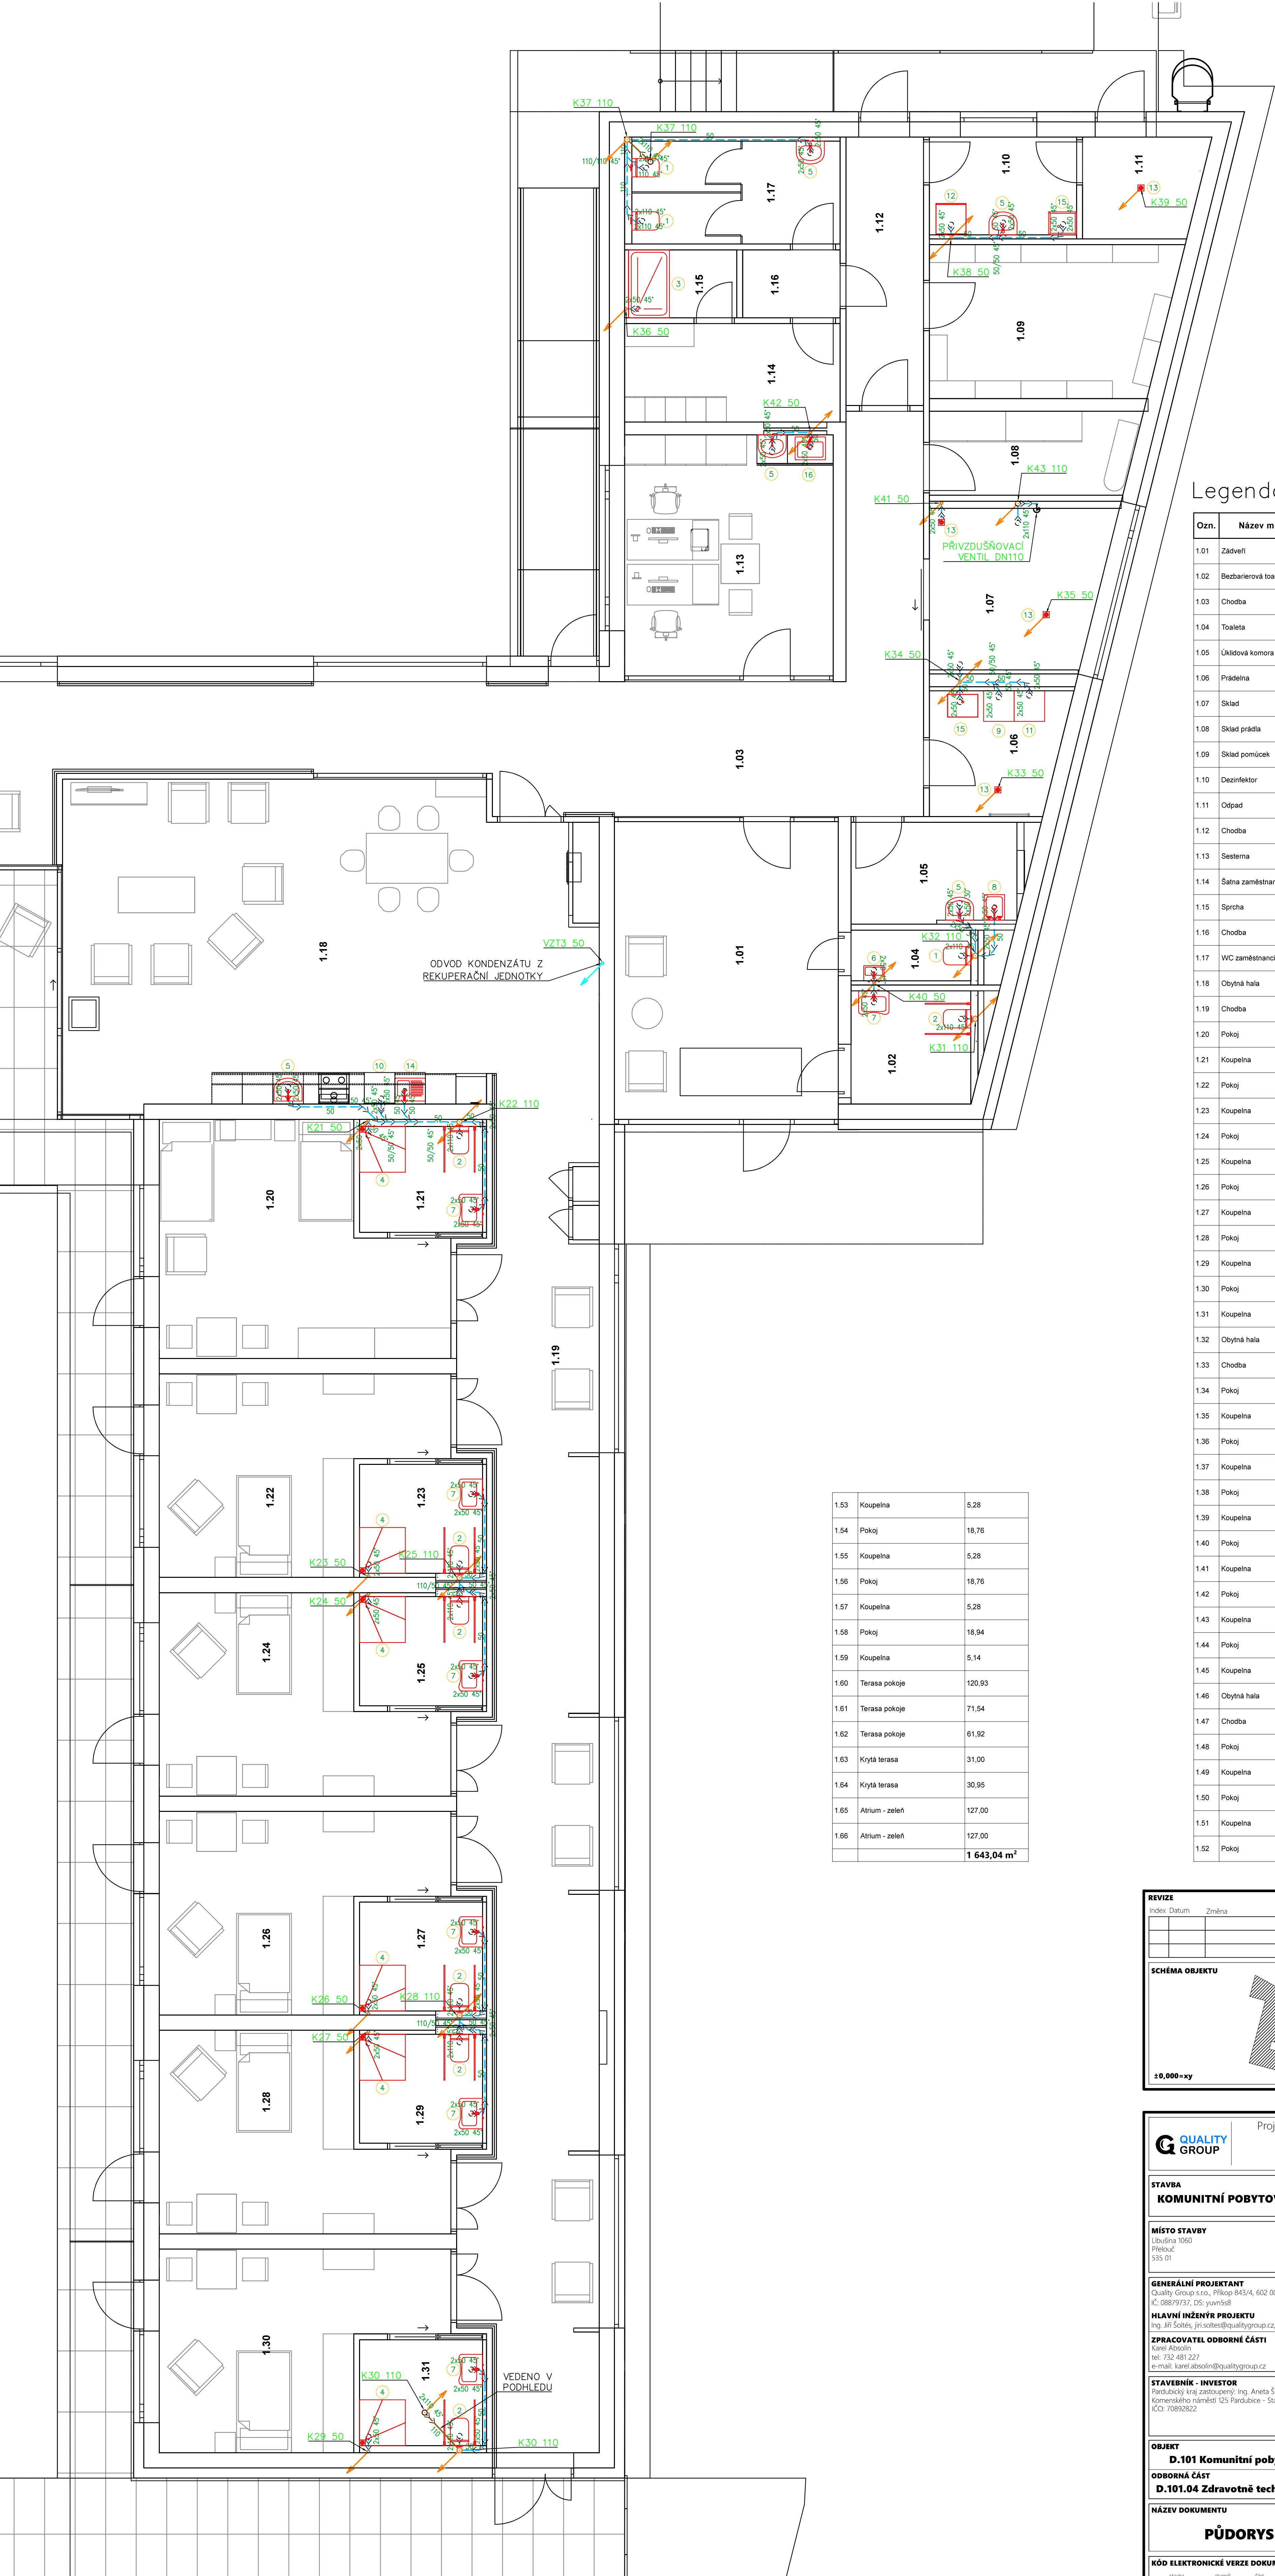

Legenda místností 1.NP

Ozn.	Název místnosti	Plocha (m²)
1.01	Zádvěstí	25,73
1.02	Bezbariérová toaleta	5,24
1.03	Chodba	111,45
1.04	Toaleta	2,36
1.05	Úklidová komora	6,40
1.06	Prádelna	6,26
1.07	Sklad	10,77
1.08	Sklad prádla	6,61
1.09	Sklad pomůcek	14,06
1.10	Dezinfektor	5,56
1.11	Odpad	4,88
1.12	Chodba	8,33
1.13	Sesterna	19,41
1.14	Šatna zaměstnanci	8,19
1.15	Sprcha	2,84
1.16	Chodba	2,56
1.17	WC zaměstnanci	8,27
1.18	Obytná hala	54,11
1.19	Chodba	72,49
1.20	Pokoj	22,77
1.21	Koupelna	5,14
1.22	Pokoj	18,76
1.23	Koupelna	5,28
1.24	Pokoj	18,76
1.25	Koupelna	5,28
1.26	Pokoj	18,76
1.27	Koupelna	5,28
1.28	Pokoj	18,76
1.29	Koupelna	5,28
1.30	Pokoj	18,76
1.31	Koupelna	5,14
1.32	Obytná hala	54,10
1.33	Chodba	72,53
1.34	Pokoj	22,77
1.35	Koupelna	5,14
1.36	Pokoj	18,76
1.37	Koupelna	5,28
1.38	Pokoj	18,76
1.39	Koupelna	5,28
1.40	Pokoj	18,76
1.41	Koupelna	5,28
1.42	Pokoj	18,76
1.43	Koupelna	5,28
1.44	Pokoj	18,76
1.45	Koupelna	5,14
1.46	Obytná hala	53,98
1.47	Chodba	72,48
1.48	Pokoj	22,77
1.49	Koupelna	5,14
1.50	Pokoj	18,76
1.51	Koupelna	5,28
1.52	Pokoj	18,76

1.53	Koupelna	5,28
1.54	Pokoj	18,76
1.55	Koupelna	5,28
1.56	Pokoj	18,76
1.57	Koupelna	5,28
1.58	Pokoj	18,94
1.59	Koupelna	5,14
1.60	Terasa pokoje	120,93
1.61	Terasa pokoje	71,54
1.62	Terasa pokoje	61,92
1.63	Krytá terasa	31,00
1.64	Krytá terasa	30,95
1.65	Atrium - zeleň	127,00
1.66	Atrium - zeleň	127,00
		1 643,04 m²

REVIZE

Index Datum Změna Jméno

SCHEMA OBJEKTU

±0,000=xy

ORIENTACE SCHÉMATU

Projekty | Realizace | Projektový management
info@qualitygroup.cz | www.qualitygroup.cz
STAVTE CHYTŘE

STAVBA

KOMUNITNÍ POBYTOVÉ SLUŽBY PRO SENIORY PŘELOUC

MÍSTO STAVBY

Libušina 1060
Přelouč
539 01

KÚ: Přelouč
OKRES: Pardubice
KRAJ: Pardubický

GENERÁLNÍ PROJEKTANT

Quality Group s.r.o., Příkop 843/4, 602 00 Brno
IČ: 08879377, DIČ: sj401658

AUTORIZACE

HLAVNÍ INŽENÝR PROJEKTU

Ing. Jiří Štěpán, jiri.stepan@qualitygroup.cz, tel.: 736 105 226

ZPRACOVATEL ODBORNÉ ČÁSTI

Karel Abzolin
tel.: 732 481 227
e-mail: karel.abzolin@qualitygroup.cz

STAVEBNÍK - INVESTOR

Pardubický kraj zastupovaný: Ing. Aneta Šiklová
Komenského náměstí 125 Pardubice - Štátní Město 530 02
IČO: 70892822

Č. SMLOUVY INVESTORA
P-22-017-000

Č. SMLOUVY PROJEKTANTA

OBJEKT

D.101 Komunitní pobytové služby

DATUM
01/2024

PARÉ

ODBOBNÁ ČÁST

D.101.04 Zdravotně technické instalace

MĚŘÍTKO
1:50

NÁZEV DOKUMENTU

PŮDORYS 1.NP ČÁST 3/3 - SK

KÓD ELEKTRONICKÉ VERZE DOKUMENTU

tabulka skupin Zást výhled profilu název dokumentu revize

KPS	DP5	D.101.04	14	ZTI	Půdorys 1.NP 3/3-SK	00
-----	-----	----------	----	-----	---------------------	----