

Legenda zařizovacích předmětů

1	WC	ZÁVĚSNÝ KERAMICKÝ KLOZET S HLUBOKÝM SPLACHOVÁNÍM, BARVA BILÁ, MONTÁŽNÍ PRVEK GEBERIT SE SPLACHOVACÍ NÁDRŽKOU, TYP DUOFIX, PŘIPOJENÍ S INTEGROVANÝM ROHOVÝM VENTILEM, OVLÁDACÍ TLAČÍTKO, MATNÝ CHROM, TERMOPLASTICKÉ SEDÁTKO SOFT-CLOSE
2	WC BEZBARIEROVÉ	ZÁVĚSNÝ KERAMICKÝ KLOZET S HLUBOKÝM SPLACHOVÁNÍM, PRO TĚLESNÉ POSTIŽENÉ, BARVA BILÁ, MONTÁŽNÍ PRVEK GEBERIT SE SPLACHOVACÍ NÁDRŽKOU, TYP DUOFIX, PŘIPOJENÍ S INTEGROVANÝM ROHOVÝM VENTILEM, OVLÁDACÍ TLAČÍTKO, PRO DVOJČINNÉ SPLACHOVÁNÍ, MATNÝ CHROM, TERMOPLASTICKÉ SEDÁTKO SOFT-CLOSE, PEVNÉ A SKLOPNÉ MADLO
3	SPRCHA	OBDELNIKOVÝ TVAR, ROZMĚR 130x80 cm, VPUŠT SE ZÁPACHOVOU UZÁVĚRKOU, SKLENĚNÁ SPRCHOVÁ ZASTĚNA, NÁSTĚNNÁ PÁKOVÁ BATERIE SPRCHOVÁ, RUČNÍ SPRCHA, HADICE, DRŽÁK SPRCHY
4	SPRCHA BEZBARIEROVÁ	DLÁŽĚNÝ SPRCHOVÝ KOUT ČTVERCOVÉHO TVARU, ROZMĚR 90x90 cm, PODLAHOVÁ VPUŠT SE ZÁPACHOVOU UZÁVĚRKOU, NÁSTĚNNÁ PÁKOVÁ BATERIE SPRCHOVÁ, RUČNÍ SPRCHA, HADICE, DRŽÁK SPRCHY, SKLOPNÉ SEDÁTKO, SVISLE A VODOROVNÉ MADLO
5	UMYVADLO	ZÁVĚSNÉ KERAMICKÉ UMYVADLO S OTVOREM PRO STOJÁNKOVOU BATERII, BARVA BILÁ, ROZMĚR 55x45 cm, ZÁPACHOVÁ UZÁVĚRKA, 2x ROHOVÝ VENTIL S FILTREM, BATERIE AUTOMATICKÁ SENZOROVÁ, MONTÁŽNÍ SOUPRAVA PRO UCHYČENÍ DO ZDIVA
6	UMYVADLO	ZÁVĚSNÉ KERAMICKÉ UMYVADLO S OTVOREM PRO STOJÁNKOVOU BATERII, BARVA BILÁ, ROZMĚR 40x30 cm, ZÁPACHOVÁ UZÁVĚRKA, 2x ROHOVÝ VENTIL S FILTREM, BATERIE AUTOMATICKÁ SENZOROVÁ, MONTÁŽNÍ SOUPRAVA PRO UCHYČENÍ DO ZDIVA
7	UMYVADLO BEZBARIEROVÉ	ZÁVĚSNÉ ERGONOMICKÉ KERAMICKÉ UMYVADLO S OTVOREM PRO STOJÁNKOVOU BATERII, BARVA BILÁ, ROZMĚR 60x45 cm, ZÁPACHOVÁ UZÁVĚRKA, 2x ROHOVÝ VENTIL S FILTREM, BATERIE AUTOMATICKÁ SENZOROVÁ, MONTÁŽNÍ SOUPRAVA PRO UCHYČENÍ DO ZDIVA
8	VÝLEVKVA	NÁSTĚNNÁ NEREZOVÁ VÝLEVKVA, ROZMĚR 40x55x30 cm, SE SKLOPNOU PLASTOVOU MRŽÍ, VODOROVNÝ ODPAD, NÁSTĚNNÁ PÁKOVÁ BATERIE S DLOUHÝM RAMÍNKEM
9	PRAČKA	PODOMÍTKOVÁ ZÁPACHOVÁ UZÁVĚRKA PRO PRAČKU SE ZPĚTNÝM UZÁVĚREM A KRYCÍ DESKOU Z NEZER OCELI, 1x ROHOVÝ VENTIL S FILTREM SDRUŽENÝ POD OMÍTKOU
10	MYČKA	PODOMÍTKOVÁ ZÁPACHOVÁ UZÁVĚRKA PRO MYČKU SE ZPĚTNÝM UZÁVĚREM A KRYCÍ DESKOU Z NEZER OCELI, 1x ROHOVÝ VENTIL S FILTREM SDRUŽENÝ POD OMÍTKOU
11	SUŠIČKA	PODOMÍTKOVÁ ZÁPACHOVÁ UZÁVĚRKA PRO PRAČKU SE ZPĚTNÝM UZÁVĚREM A KRYCÍ DESKOU Z NEZER OCELI
12	DEZINFEKČNÍ AUTOMAT NA PODLOŽNÍ MÍSY	PODOMÍTKOVÁ ZÁPACHOVÁ UZÁVĚRKA PRO MYČKU SE ZPĚTNÝM UZÁVĚREM A KRYCÍ DESKOU Z NEZER OCELI, 1x ROHOVÝ VENTIL S FILTREM SDRUŽENÝ POD OMÍTKOU
13	PODLAHOVÁ VPUŠT	PODLAHOVÁ VPUŠT DN50 S VODOROVNÝM ODTOKEM A ZÁPACHOVOU UZÁVĚRKOU
14	JEDNODŘEZ	NEREZOVÝ JEDNODŘEZ S ODKAPÁVACÍ PLOCHOU PRO INSTALACI DO KUCHYŇSKÉ LINKY, ZÁPACHOVÁ UZÁVĚRKA, 2x ROHOVÝ VENTIL S FILTREM, STOJÁNKOVÁ PÁKOVÁ BATERIE S DLOUHÝM RAMÍNKEM
15	DŘEZ	NEREZOVÝ JEDNODŘEZ PRO MONTÁŽ NA STĚNU, ZÁPACHOVÁ UZÁVĚRKA, 2x ROHOVÝ VENTIL S FILTREM, STOJÁNKOVÁ PÁKOVÁ BATERIE S DLOUHÝM RAMÍNKEM
16	UMYVADLO	UMYVADLO ZABUDOVANÉ VE SKŘÍŇCE S OTVOREM PRO STOJÁNKOVOU BATERII, BARVA BILÁ, ROZMĚR 60x45 cm, ZÁPACHOVÁ UZÁVĚRKA, 2x ROHOVÝ VENTIL S FILTREM, BATERIE AUTOMATICKÁ SENZOROVÁ, MONTÁŽNÍ SOUPRAVA PRO UCHYČENÍ DO ZDIVA

Rozměry potrubí a izolace

PPR CLASSIC SDR 6 (PN20)	VNĚJŠÍ PRŮMĚR TRUBKY	TLOUŠTKA STĚNY TRUBKY	VNITŘNÍ PRŮMĚR TRUBKY	MIN. TL. IZOLACE PŘI VEDENÍ POTRUBÍ VOLNĚ A VE ŽLABU	MIN. TL. IZOLACE PŘI VEDENÍ VE ZDI PRŮCHODECH, PŘI KŘIŽENÍ POTRUBÍ...
ROZMĚR	MM	MM	MM	MM	MM
20x3,4	20	3,4	13,2	20	10
25x4,2	25	4,2	16,6	20	10
32x5,4	32	5,4	21,2	30	15
40x6,7	40	6,7	26,6	30	15
50x8,3	50	8,3	33,4	30	15

Rozměry potrubí a izolace


PPR CLASSIC SDR 7,4 (PN16)	VNĚJŠÍ PRŮMĚR TRUBKY	TLOUŠTKA STĚNY TRUBKY	VNITŘNÍ PRŮMĚR TRUBKY	MIN. TL. IZOLACE PŘI VEDENÍ POTRUBÍ VOLNĚ A VE ŽLABU	MIN. TL. IZOLACE PŘI VEDENÍ VE ZDI PRŮCHODECH, PŘI KŘIŽENÍ POTRUBÍ...
ROZMĚR	MM	MM	MM	MM	MM
20x2,8	20	2,8	14,4	20	10
25x3,5	25	3,5	18,0	20	10
32x4,4	32	4,4	23,2	30	15
40x5,5	40	5,5	29,0	30	15
50x6,9	50	6,9	36,2	40	20

Poznámka

- ZNAČENÍ VODOVODNÍHO POTRUBÍ VE VÝKRESE: VNĚJŠÍ PRŮMĚR x TLOUŠTKA STĚNY POTRUBÍ
 - USPOŘÁDÁNÍ ROZVODŮ JE NUTNÉ UPŘESNIT PŘI PROVÁDĚNÍ STAVBY A KOORDINOVAT S OSTATNÍMI PROFESEMI
 - VEŠKERÉ POTRUBÍ TEPLÉ A STUDENÉ VODY BUDE IZOLOVÁNO NÁVLEKOVOU IZOLOACÍ
 - MONTÁŽE JE NUTNO PROVÁDĚT DLE MONTÁŽNÍCH PŘEDPISŮ JEDNOTLIVÝCH VÝROBCŮ A MATERIÁLŮ, PROVÁDĚCÍCH PŘEDPISŮ, PLATNÝCH NOREM A VÝHLÁŠEK
 - POTRUBÍ NA CHODBÁCH BUDE VEDENO NAD PODHLEDEM
 - V M.Č. 1.07 BUDE PŘÍPRAVA PRO UMYVADLO, VANU, SPRCHU A WC
- Legenda značení
- STUDENÁ VODA, POTRUBÍ Z PPR PN16 VČ. NÁVLEKOVÉ IZOLOACE
 - TEPLÁ VODA, POTRUBÍ Z PPR PN20 VČ. NÁVLEKOVÉ IZOLOACE
 - CÍRKULACE, POTRUBÍ Z PPR PN20 VČ. NÁVLEKOVÉ IZOLOACE
 - POŽÁRNÍ VODA, POTRUBÍ Z OCELI
 - DEŠŤOVÁ VODA PRO ZALÉVÁNÍ ZELENĚ, POTRUBÍ Z PE
 - STOUPAČÍ POTRUBÍ TEPLÉ, STUDENÁ VODY A CÍRKULACE, POTRUBÍ Z PPR PN20 VČ. NÁVLEKOVÉ IZOLOACE
 - KULOVÝ KOHOUT S VYPOUŠTĚNÍM (KKV)
 - VENTIL VYVAŽOVACÍ CÍRKULAČNÍ (VV)
 - REVIZNÍ DVÍŘKA DO SÁDROKARTONU – ROZMĚR 30x30 cm
 - POUŽITÍ PROTIPOŽÁRNÍ ČI DO VLHKÉHO PROSTŘEDÍ DLE NORMY ČSN EN 520
 - POŽÁRNÍ HYDRANT – HADICOVÝ SYSTÉM S VÝTOKEM Q=0,3 l/s S TVAROVÉ ŠTÁLOU HADICÍ DÉLKY 30 m – DOSTŘÍKOVÁ VZDÁLENOST 10 m
 - JMENOVITÁ SVĚTLOST 19 mm, POZICE HYDRANTŮ VE VÝŠCE 1,1–1,3 m NAD PODLAHOU

Legenda místností 1.NP

Ozn.	Název místnosti	Plocha (m²)
1.01	Zadveří	25,73
1.02	Bezbarierová toaleta	5,24
1.03	Chodba	111,45
1.04	Toaleta	2,36
1.05	Úklidová komora	6,40
1.06	Prádelna	6,26
1.07	Sklad	10,77
1.08	Sklad prádla	6,61
1.09	Sklad pomůcek	14,06
1.10	Dezinfektor	5,56
1.11	Odpad	4,88
1.12	Chodba	8,33
1.13	Sesterna	19,41
1.14	Šatna zaměstnanci	8,19
1.15	Sprcha	2,84
1.16	Chodba	2,56
1.17	WC zaměstnanci	8,27
1.18	Obytná hala	54,11
1.19	Chodba	72,49
1.20	Pokoj	22,77
1.21	Koupelna	5,14
1.22	Pokoj	18,76
1.23	Koupelna	5,28
1.24	Pokoj	18,76
1.25	Koupelna	5,28
1.26	Pokoj	18,76
1.27	Koupelna	5,28
1.28	Pokoj	18,76
1.29	Koupelna	5,28
1.30	Pokoj	18,76
1.31	Koupelna	5,14
1.32	Obytná hala	54,10
1.33	Chodba	72,53
1.34	Pokoj	22,77
1.35	Koupelna	5,14
1.36	Pokoj	18,76
1.37	Koupelna	5,28
1.38	Pokoj	18,76
1.39	Koupelna	5,28
1.40	Pokoj	18,76
1.41	Koupelna	5,28
1.42	Pokoj	18,76
1.43	Koupelna	5,28
1.44	Pokoj	18,76
1.45	Koupelna	5,14
1.46	Obytná hala	53,98
1.47	Chodba	72,48
1.48	Pokoj	22,77
1.49	Koupelna	5,14
1.50	Pokoj	18,76
1.51	Koupelna	5,28
1.52	Pokoj	18,76
1.53	Koupelna	5,28
1.54	Pokoj	18,76
1.55	Koupelna	5,28
1.56	Pokoj	18,76
1.57	Koupelna	5,28
1.58	Pokoj	18,94
1.59	Koupelna	5,14
1.60	Terasa pokoje	120,93
1.61	Terasa pokoje	71,54
1.62	Terasa pokoje	61,92
1.63	Krytá terasa	31,00
1.64	Krytá terasa	30,95
1.65	Atrium - zelen	127,00
1.66	Atrium - zelen	127,00
		1 643,04 m²

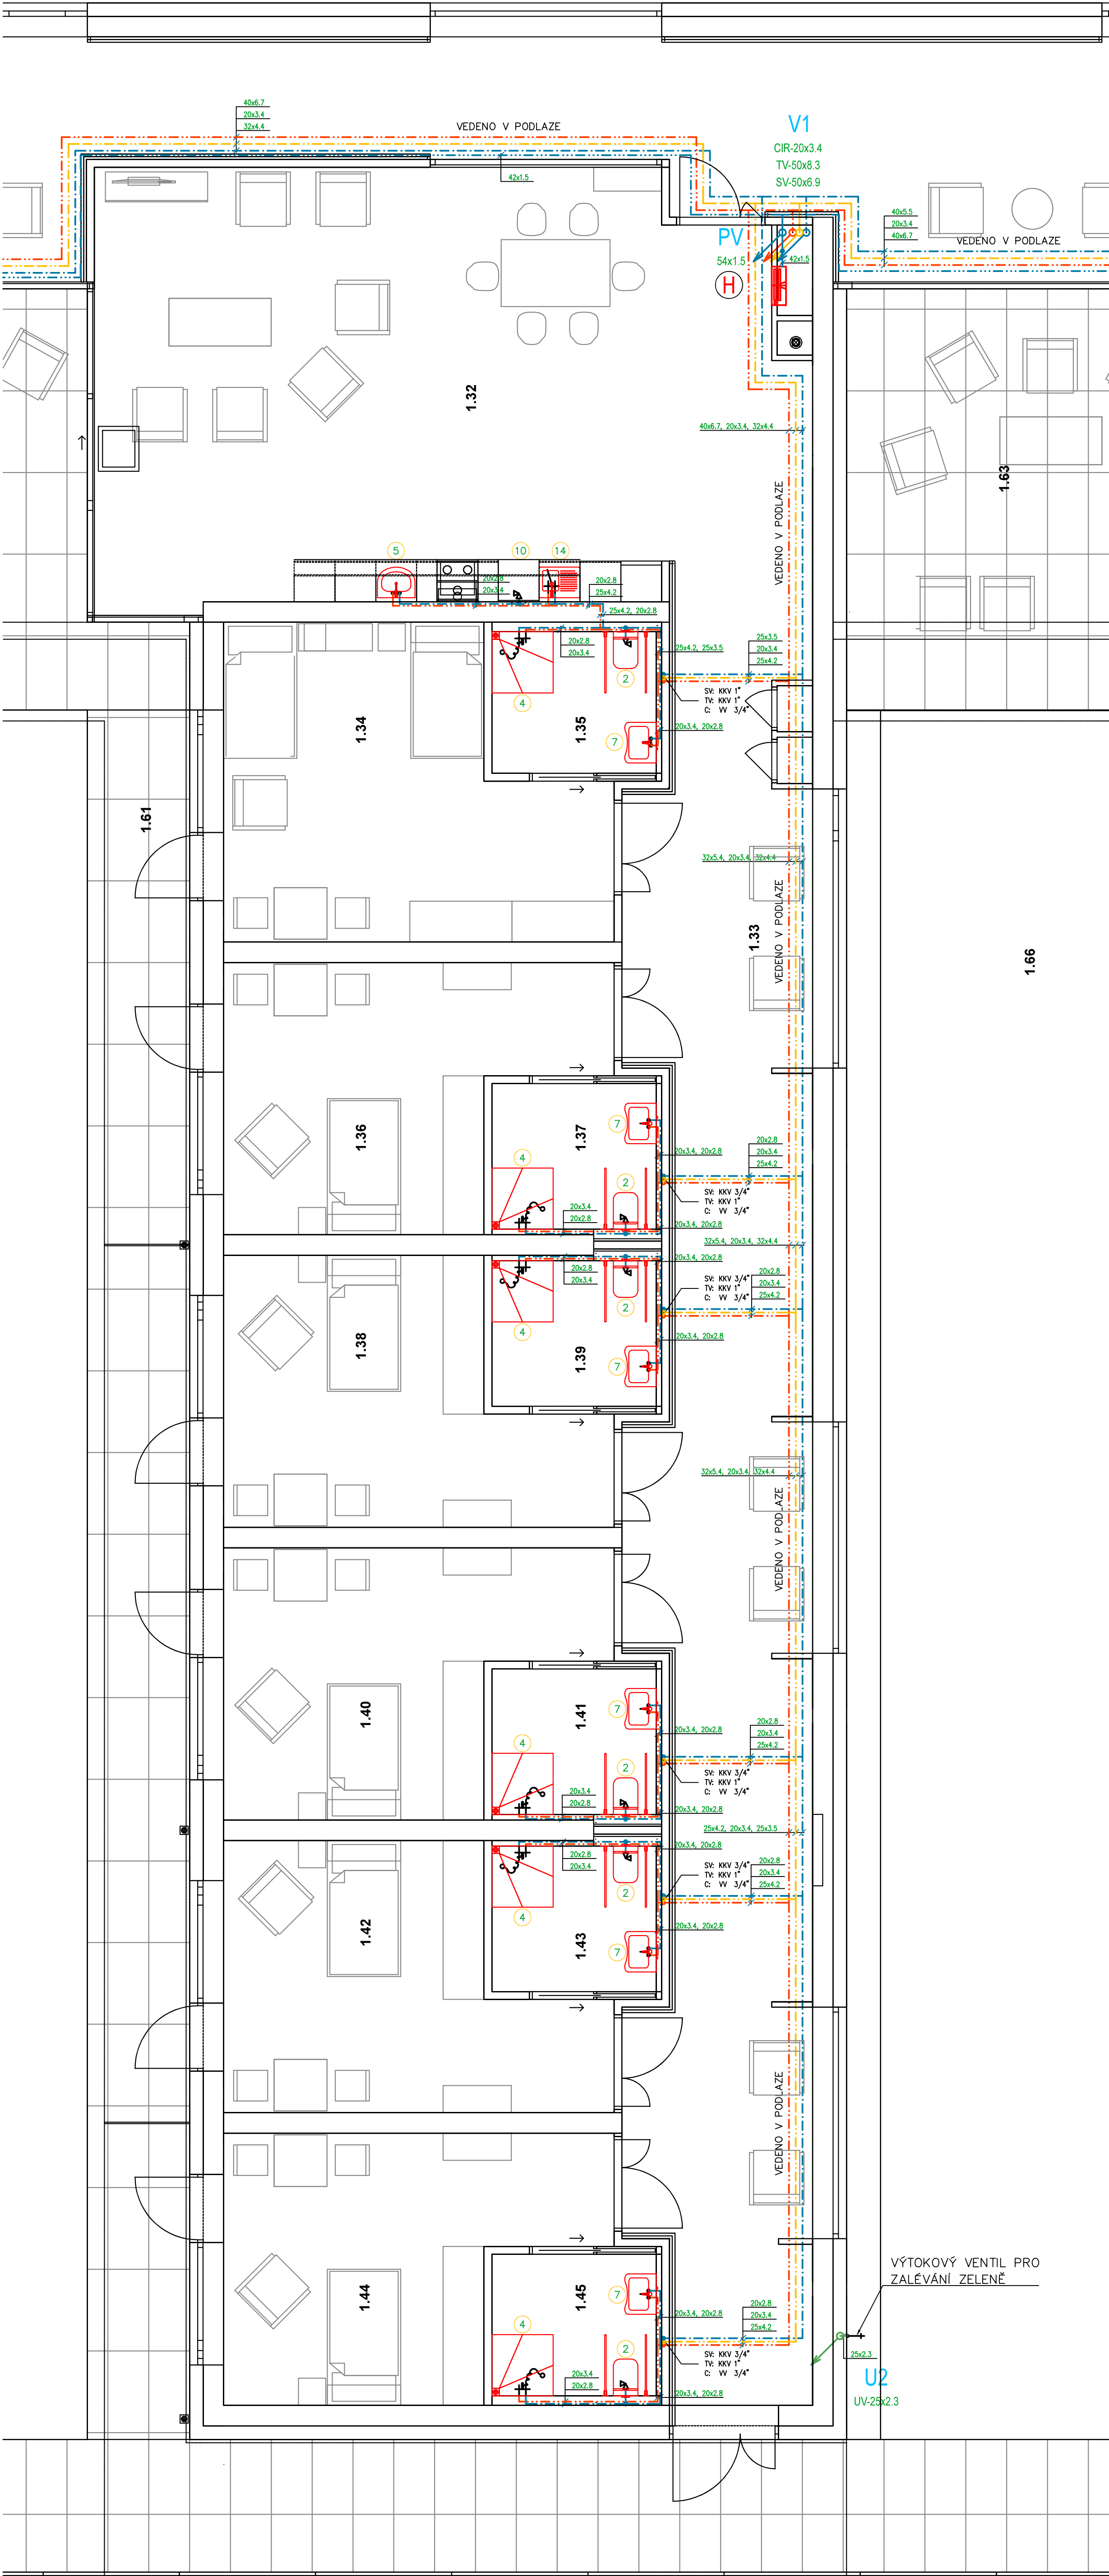

REVIZE

Index	Datum	Změna	Jméno

SCHEMA OBJEKTU

ORIENTACE SCHÉMATU

±0,000=xy

Projekt | Realizace | Projektový management
info@qualitygroup.cz | www.qualitygroup.cz
STAVTE CHYTRĚ

STAVBA

KOMUNITNÍ POBYTOVÉ SLUŽBY PRO SENIORY PŘELOUČ

MÍSTO STAVBY

Libušina 1060
Přelouč
535 01

K.Ú.: Přelouč
OKRES: Pardubice
KRAJ: Pardubický

GENERÁLNÍ PROJEKTANT

Quality Group s.r.o., Pilskop 843/4, 602 00 Brno
IČ: 08870937, DIČ: yv991614

AUTORIZACE

HLAVNÍ INŽENÝR PROJEKTU

Ing. Jiří Šoltes, jiri.soltes@qualitygroup.cz, tel.: 736 105 226
e-mail: karel.absozin@qualitygroup.cz

ZPRACOVATEL ODBORNÉ ČÁSTI

Karel Absozin
tel.: 732 481 227
e-mail: karel.absozin@qualitygroup.cz

STAVEBNÍK - INVESTOR

Pardubický kraj zastoupený: Ing. Aneta Šiková
Komenského náměstí 125 Pardubice - Staré Město 530 02
IČO: 70802822

Č. SMLOUVY INVESTORA

P-22-017-000

OBJEKT

D.101 Komunitní pobytové služby

DATUM

01/2024

PARÉ

ODBOBNÁ ČÁST

D.101.04 Zdravotně technické instalace

MĚŘÍTKO

1:50

NÁZEV DOKUMENTU

PŮDORYS 1.NP ČÁST 2/3 - VODOINSTALACE

KÓD ELEKTRONICKÉ VERZE DOKUMENTU

stavba	návrh	část	výkres	profese	název dokumentu	revize
KPS	DPS	D.101.04	05	ZTI	Půdorys 1.NP 2/3-V	00